


千葉市斎場消防設備修繕

図面番号	名 称	縮 尺
E-00	図面リスト	N. S
E-01	配置図	N. S
E-02	既存参考図 自動火災報知設備 凡例・注記・系統図・連動表	N. S
E-03	自動火災報知設備 地下 1 階・待合棟平面図 事務室総合盤図	N. S
E-04	自動火災報知設備 1 階平面図	N. S
E-05	自動火災報知設備 2 階平面図	N. S
E-06	自動火災報知設備 屋上階平面図	N. S
E-07	自動火災報知設備 駐車場棟平面図	N. S

修繕場所
千葉市斎場（式場棟 火葬棟 待合棟 駐車場棟）
住所
千葉市緑区平山町1762番地2

- 特記事項
1. 施工にあたっては、十分な安全対策を施し、工程・工法及び安全対策等を説明し、施設管理者に十分な周知の上、了解を得てから実施すること。
 2. 施工にあたっては、発注者及び施設管理者と十分協議のうえ、施設運営に支障のないよう行うこと。
 3. 本修繕に関わる関係諸官庁への手続きは請負業者にて代行し、それに係る費用は全て受注者の負担とする。
 4. 本修繕は有資格者にて施工すること。
 5. 撤去品の処分も今回修繕に含む。処分にかかる費用は全て受注者の負担とする。
 6. 配線・配管は全て既設再使用とすること。
 7. 修繕完了後には必要な試験を行うこと。

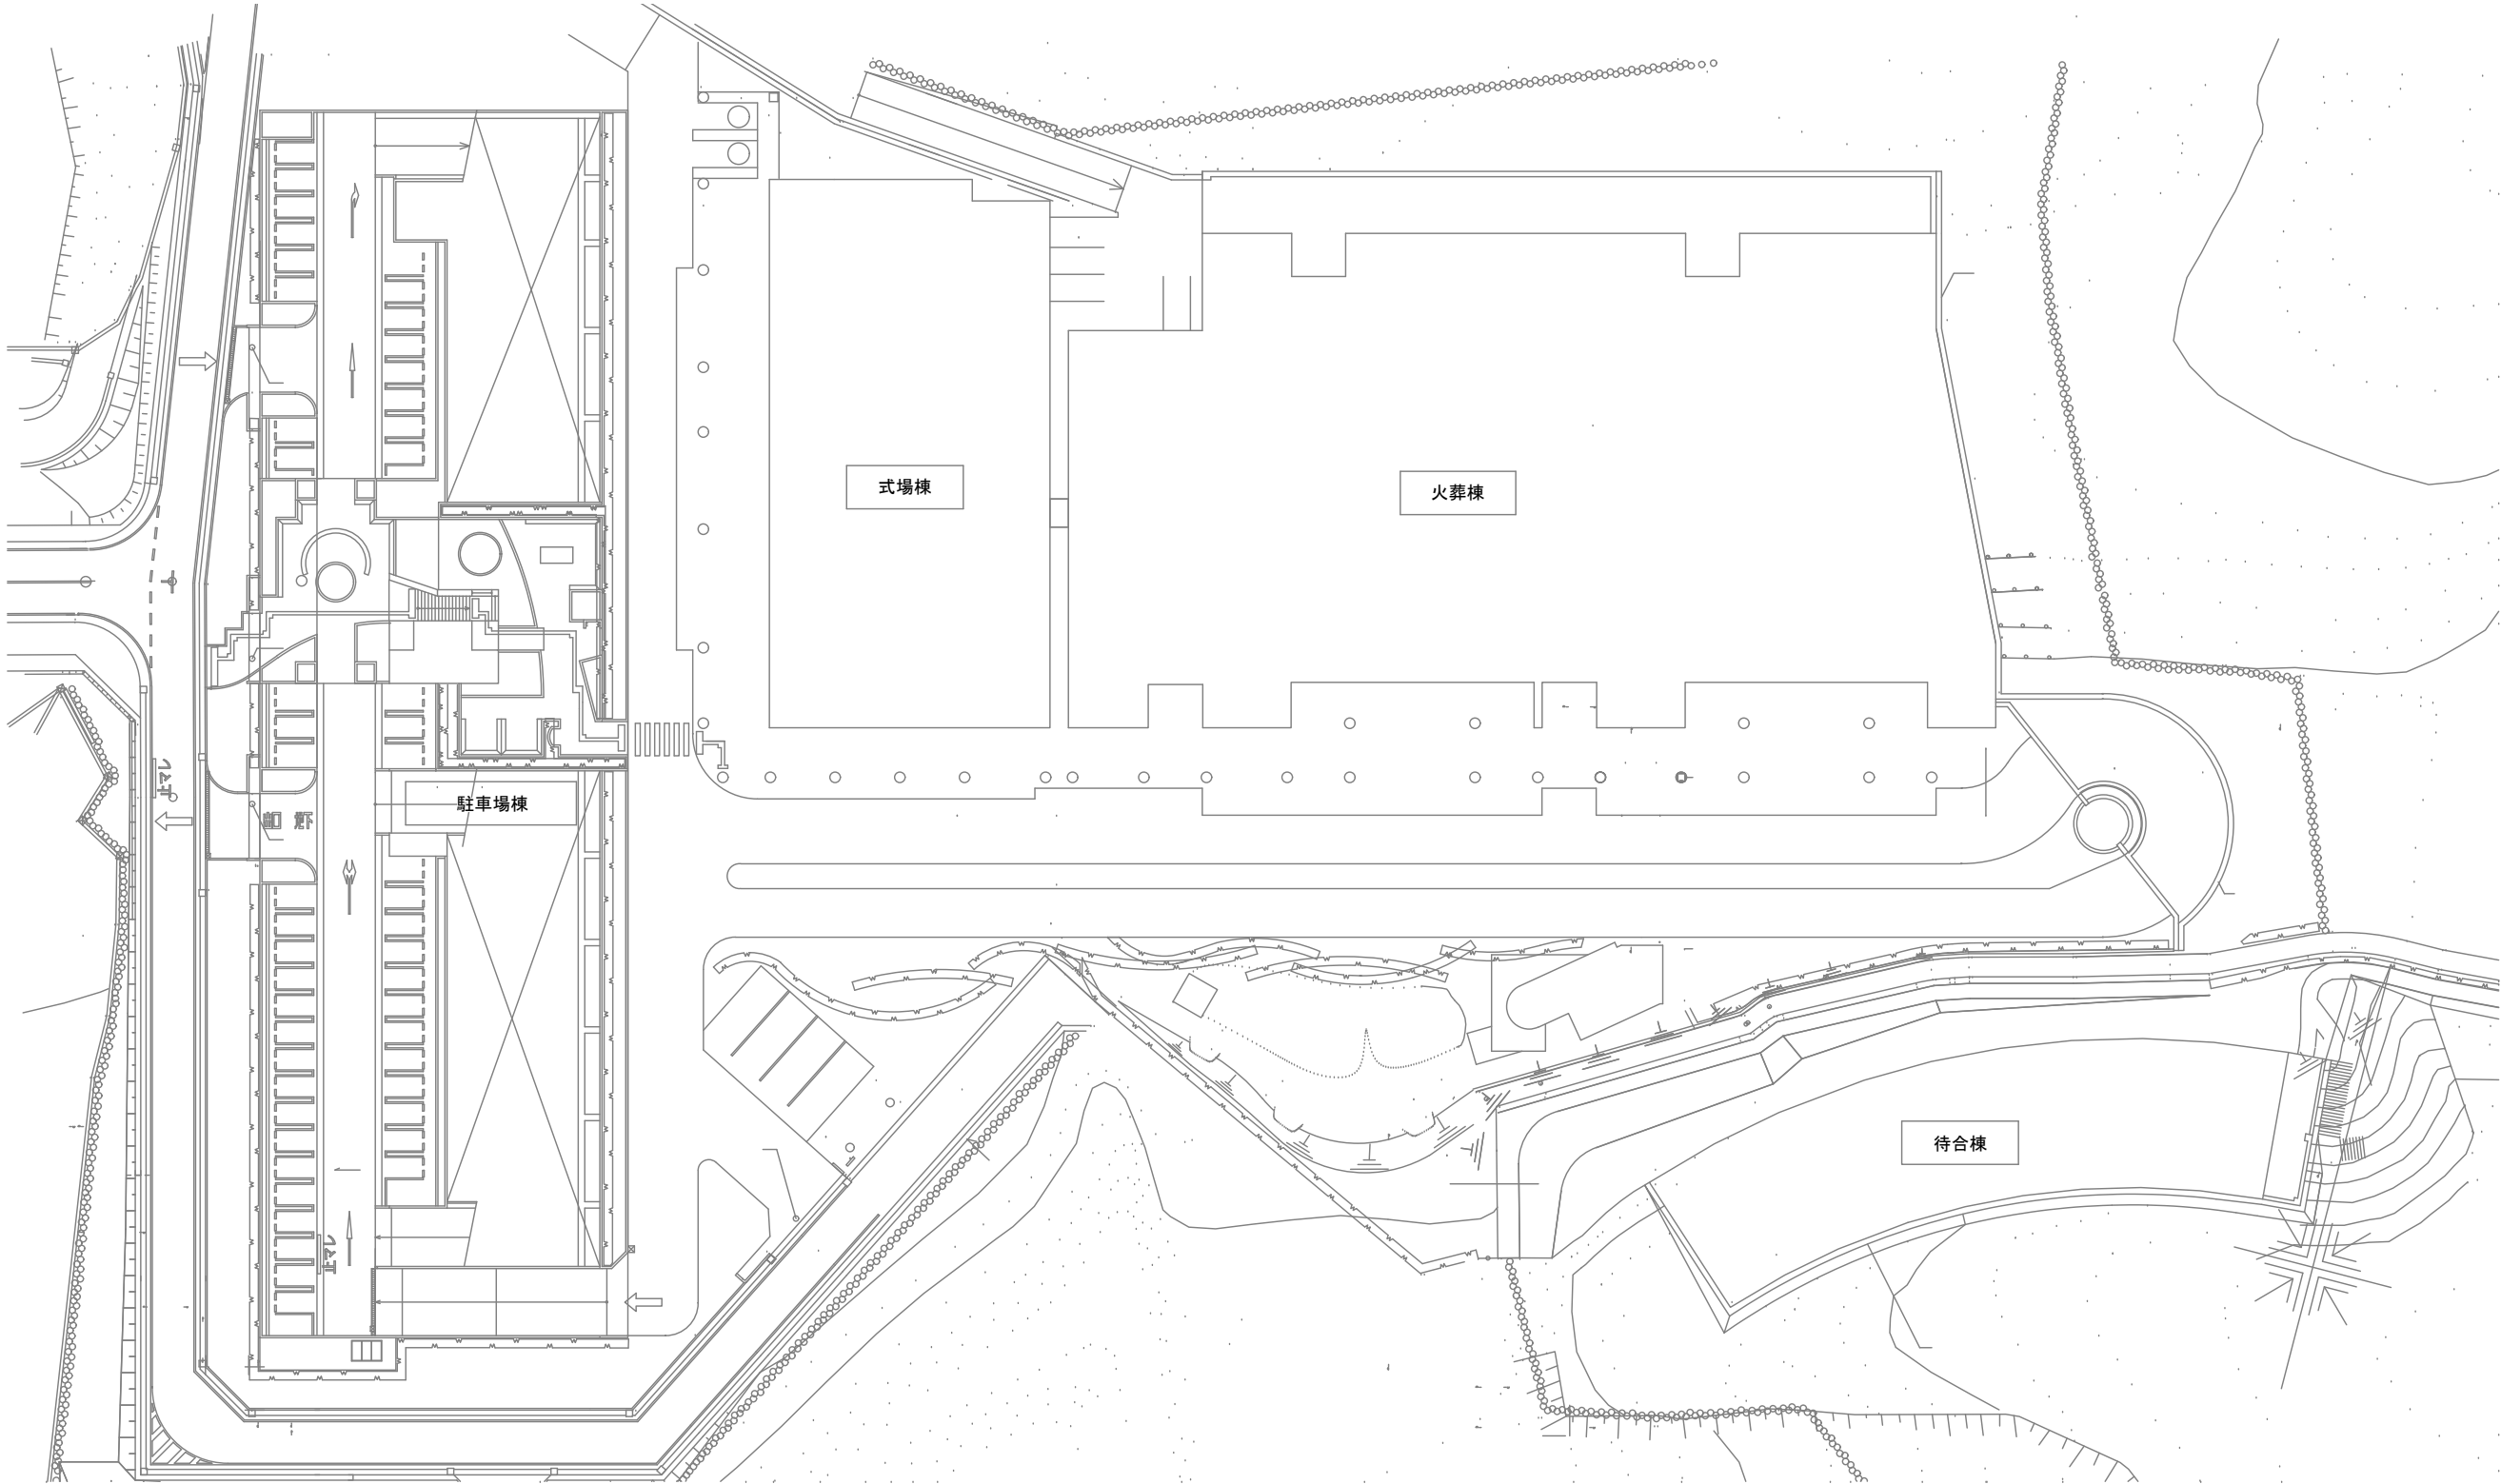


(注 2)	
1. 受信機仕様	
1) 構造 G R 型、堅型型、箱型式、予備電源内蔵	
2) 電源: AC100V、50/60Hz	
3) アドレシス: 510 アドレシス、伝送系統数: 2 系統	
4) 自動受信機動作付	
5) 主音源: 音声警報及びノイズ	
6) 表示方式: デジタル表示 (火災、ガス、漏れ、警 2 種)	
L C D 表示 (タッチパネル式)	
・火災、端差検知、ガス漏れ警報表示 各 2 種	
・文字種: 漢字/英/数/カナ	
・ガイダンス表示	
・故障メッセージ表示	
7) 操作方式: タッチパネル式	
8) 漢字/フリガナ内蔵	
9) アラーム音と消声モーター機能付 (現在表示及び消声付 2 秒)	
10) 火災緊急動作付	
11) その他機能:	
・ A 1 機能	
・一括 1 機能 (消音器付 10 種)	
12) 移相信号: シリアルコード	・表示機能付情報 RS485X1 系統
地点情報	・地区別 16 点
・各種代表	
13) その他付属機器:	
・防火防雨警報機用電源 (DC24V、出力 4 A)	
14) 印刷内訳	
・火災表示	4.5 L
・自動受信機動作付感知時表示	1.25 L
・アドレスザブル表示時表示	2.2 L
・消音火災発生表示	1.1 L
・消火栓の動作表示 (※)	3 L
・消火栓の故障表示 (※)	3 L
・消火栓の漏水検知表示 (※)	3 L
・N 2 消火	5 L
・防火戸、シャッター閉鎖表示	4.2 L
・盗火警報下表示	6 L
・排煙二重検知表示	1.5 L
・排煙機能検知表示	1 L
・排煙警報検知表示	1 L
計	27.2 L
15) 諸表示部: (8 L 標準装備)	
16) 移相信号内訳:	
・非事故消火設備番号付情報 (無電圧、α 検点)	
・地区別 (18 L)	
・火災種類表示 (1 L)	
17) 表示: QH D: 煙火漏れ火検知セン	F: 消火栓火検知
H D: 煙火、消火栓火検知	
2. 表示機能仕様	
1) 警報内容: 主音源・予備電源内蔵	
2) 表示方式	
液晶表示 - 表示内訳は受信機警報メッセージ表示と同一	
3. 中継器設置仕様	
1) 複合 G R 型、堅型型または箱型	
2) 処理内容: 中継器動作表示情報	

[illegible]

防火防煙排煙運動装置				
項目 階層	出入口 の位置 (設備)	防火戸・シャッター (設備)	煙口型 (No.)	
駐車場 B1F	1	1		
	2	2		
	3	3		
	4	4		
	5	1		
	6	2		
	7	1 (式機B1F)		
1F	1	1		
式場 B1F	1	1		
	2	2、3		
	3	2		
	1	1		
	2	1、2、3		
	3	2		
	4	3		
	5	2、4		
	6	4、5		
	7	5、6、7		
	8	6		
	9	8、9		
	10	9		
	11	10		
	12	10、11、12		
	13	11		
	14	12		
	15	7、13		
	16	13、1 (式機1F)		

項目 階層	出入口 の位置 (設備)	防火戸・シャッター (設備)	煙口型 (No.)	
式場 2F	1	1		
	2	1、2		
	3	2		
	4	3		
	5	2		
	6	4、5、6		
	7	5		
	8	7		
	9	8		
	10	8、9、10		
大昇降機 1F	11	12		
	12	10		
	13	6、11 (式機2F)		
	14	11、1 (式機2F)		
	1	1		
	2	2		
	3	3		
	4	4		
	5	5		
	6	6		
	7	7		
	8	8		
	9	3		
	10	7		

項目 階層	出入口 の位置 (設備)	防火戸・シャッター (設備)	煙口型 (No.)	
大昇降機 2F	1	1		
	2	3		
	3	2		
	4		1	
	5	4、5	1	
	6	4		
	7	5	1	
	8	5		

 

修繕概要

老朽化した消防設備の更新を行う。

GR型受信機 510AD相当 壁掛型 1台

受信機扉改造 一式

メッセージ表示器 R17~26対応相当 2台

中継器 防排煙用 普通型 1台

中継器 防排煙用 無電圧出力型 1台

発信機 P型1級 R型用 屋内埋込型 21台

発信機 P型1級 R型用 屋外埋込型 7台

発信機用アダプタプレート 屋内用 21台

発信機用アダプタプレート 屋外用 7台

表示灯 薄型 屋内用 21台

表示灯 薄型 屋外用 7台


差動式スポット型感知器 2種 8個

感知器用中継器 FRRJ008-M-F相当 2個

消火水槽用ボールタップ 13A単式 1個

光電式アナログ式スポット型感知器 FDKJ051R-D-X相当 2個

光電式スポット型感知器2種 FDKJ256N-D相当 2個

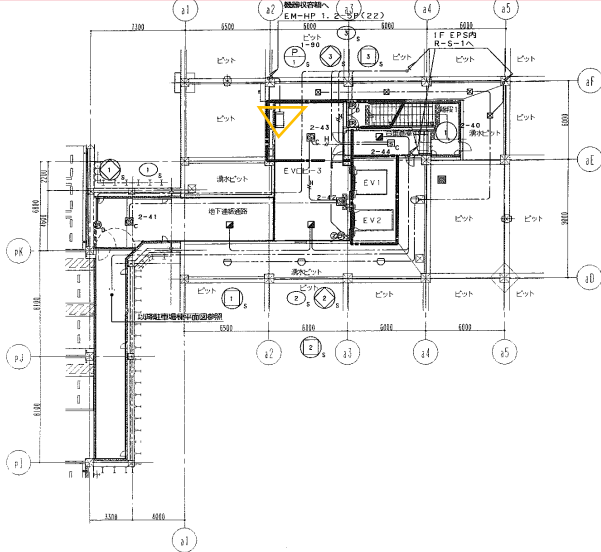


改修対象

○：光電式スポット型感知器

▽：発信機・発信機用アダプタプレート・表示灯（屋内）

▽：発信機・発信機用アダプタプレート・表示灯（屋外）

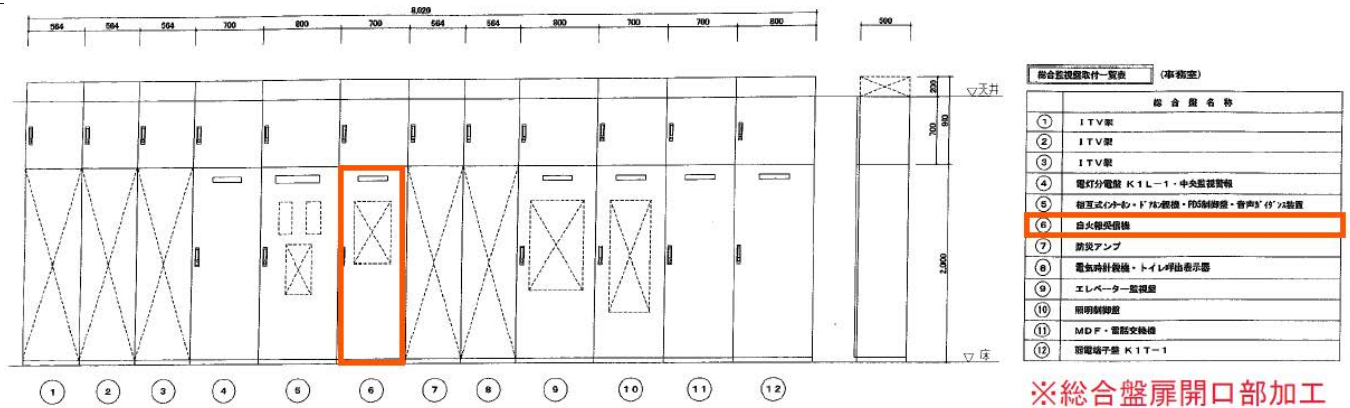

※総合盤扉開口部加工



千葉市保健福祉局医療衛生部生活衛生課

修繕名称

千葉市斎場消防設備修繕

図面名

自動火災報知設備 地下1階・待合棟平面図
事務室総合盤図


縮尺

N.S

図面番号

E-03

特記事項 感知器及び中継器の更新時は足場を使用すること（天井高3.6m）

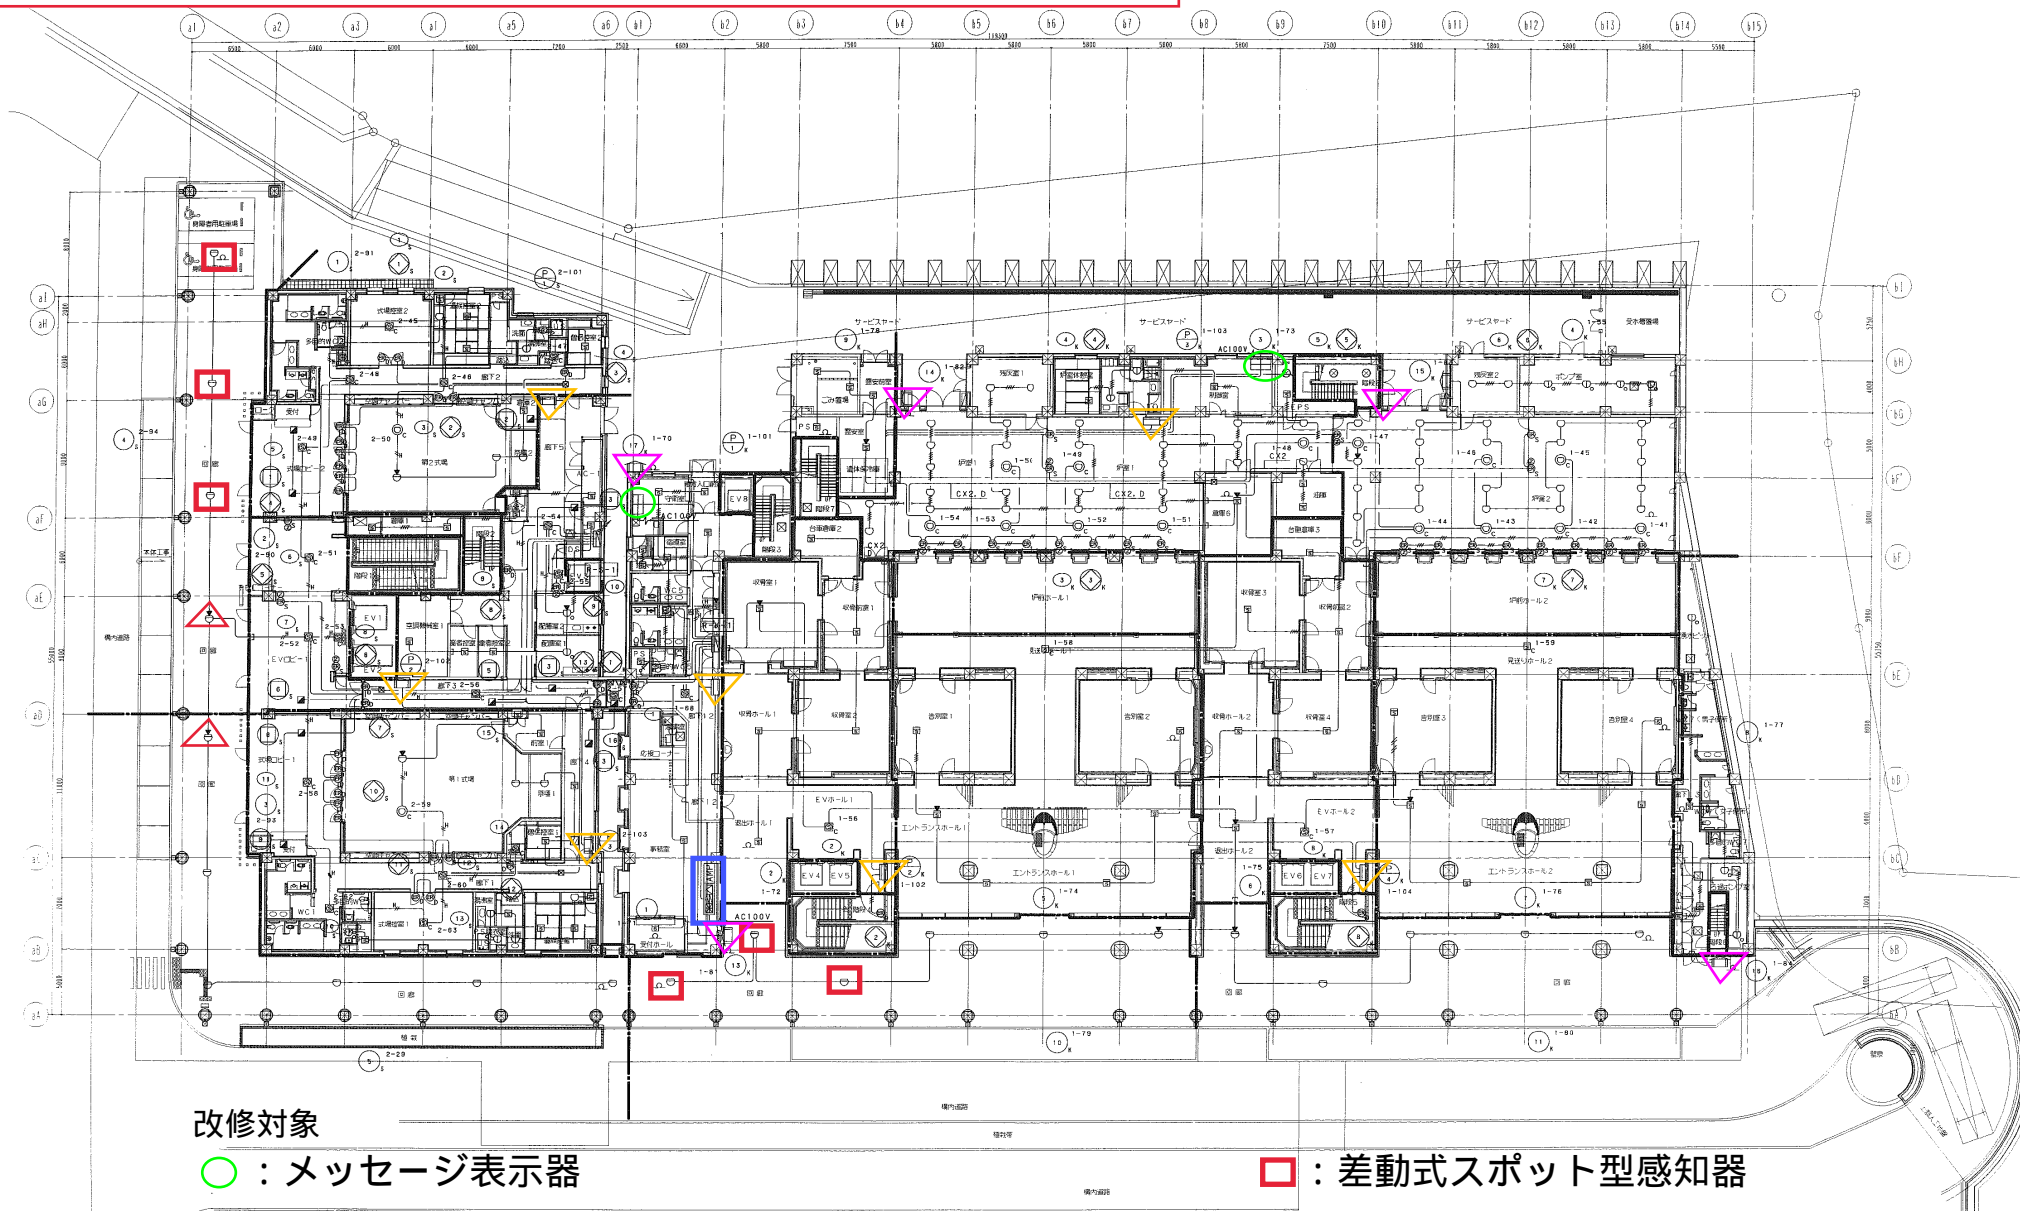

改修対象

○：メッセージ表示器

▽：発信機・発信機用アダプタプレート・表示灯（屋内）

▽：発信機・発信機用アダプタプレート・表示灯（屋外）

□：差動式スポット型感知器

△：差動式スポット型感知器及び中継器

□ : GR型受信機 510AD 壁掛け型 (扉含む)

千葉市保健福祉局医療衛生部生活衛生課

修繕名称
千葉市斎場消防設備修繕


図面名 自動火災報知設備 1階平面図

縮尺

N.S

図面番号

E-04

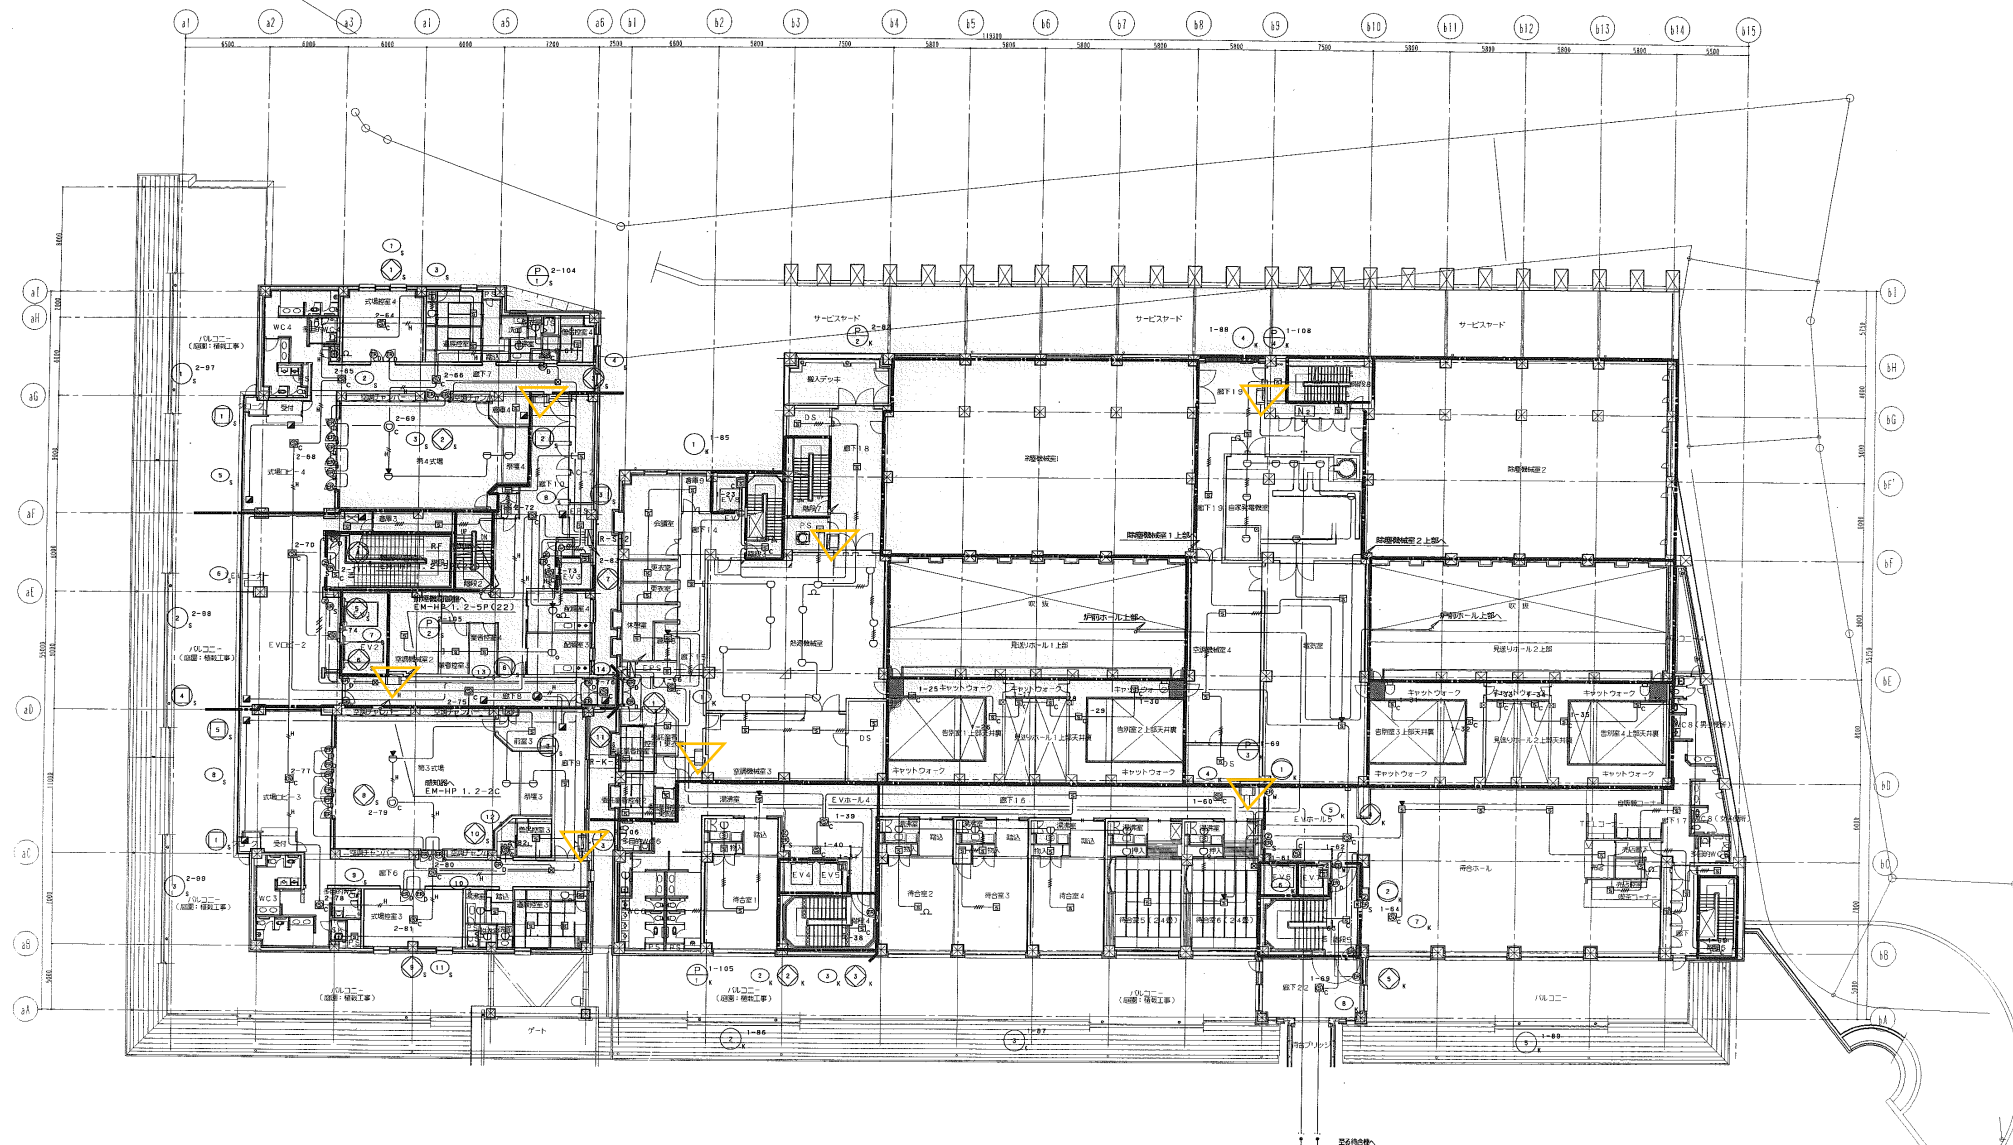

改修対象

▽：発信機・発信機用アダプタプレート・表示灯（屋内）

特記事項 感知器更新時は足場を使用すること（天井高9.8m）



改修対象

○：光電式アナログ式スポット型感知器

▽：発信機・発信機用アダプタプレート・表示灯（屋内）

特記事項記載順に示す

改修対象

▽ : 発信機・発信機用アダプタプレート・表示灯（屋内）

▽ : 発信機・発信機用アダプタプレート・表示灯（屋外）

○ : 消化水槽用ボールタップ

千葉市保健福祉局医療衛生部生活衛生課

修繕名称
千葉市斎場消防設備修繕

図面名
自動火災報知設備 駐車場棟平面図

縮尺

N.S

図面
番号

E-07