



別紙 1 - 5 図面：中央雨水ポンプ場

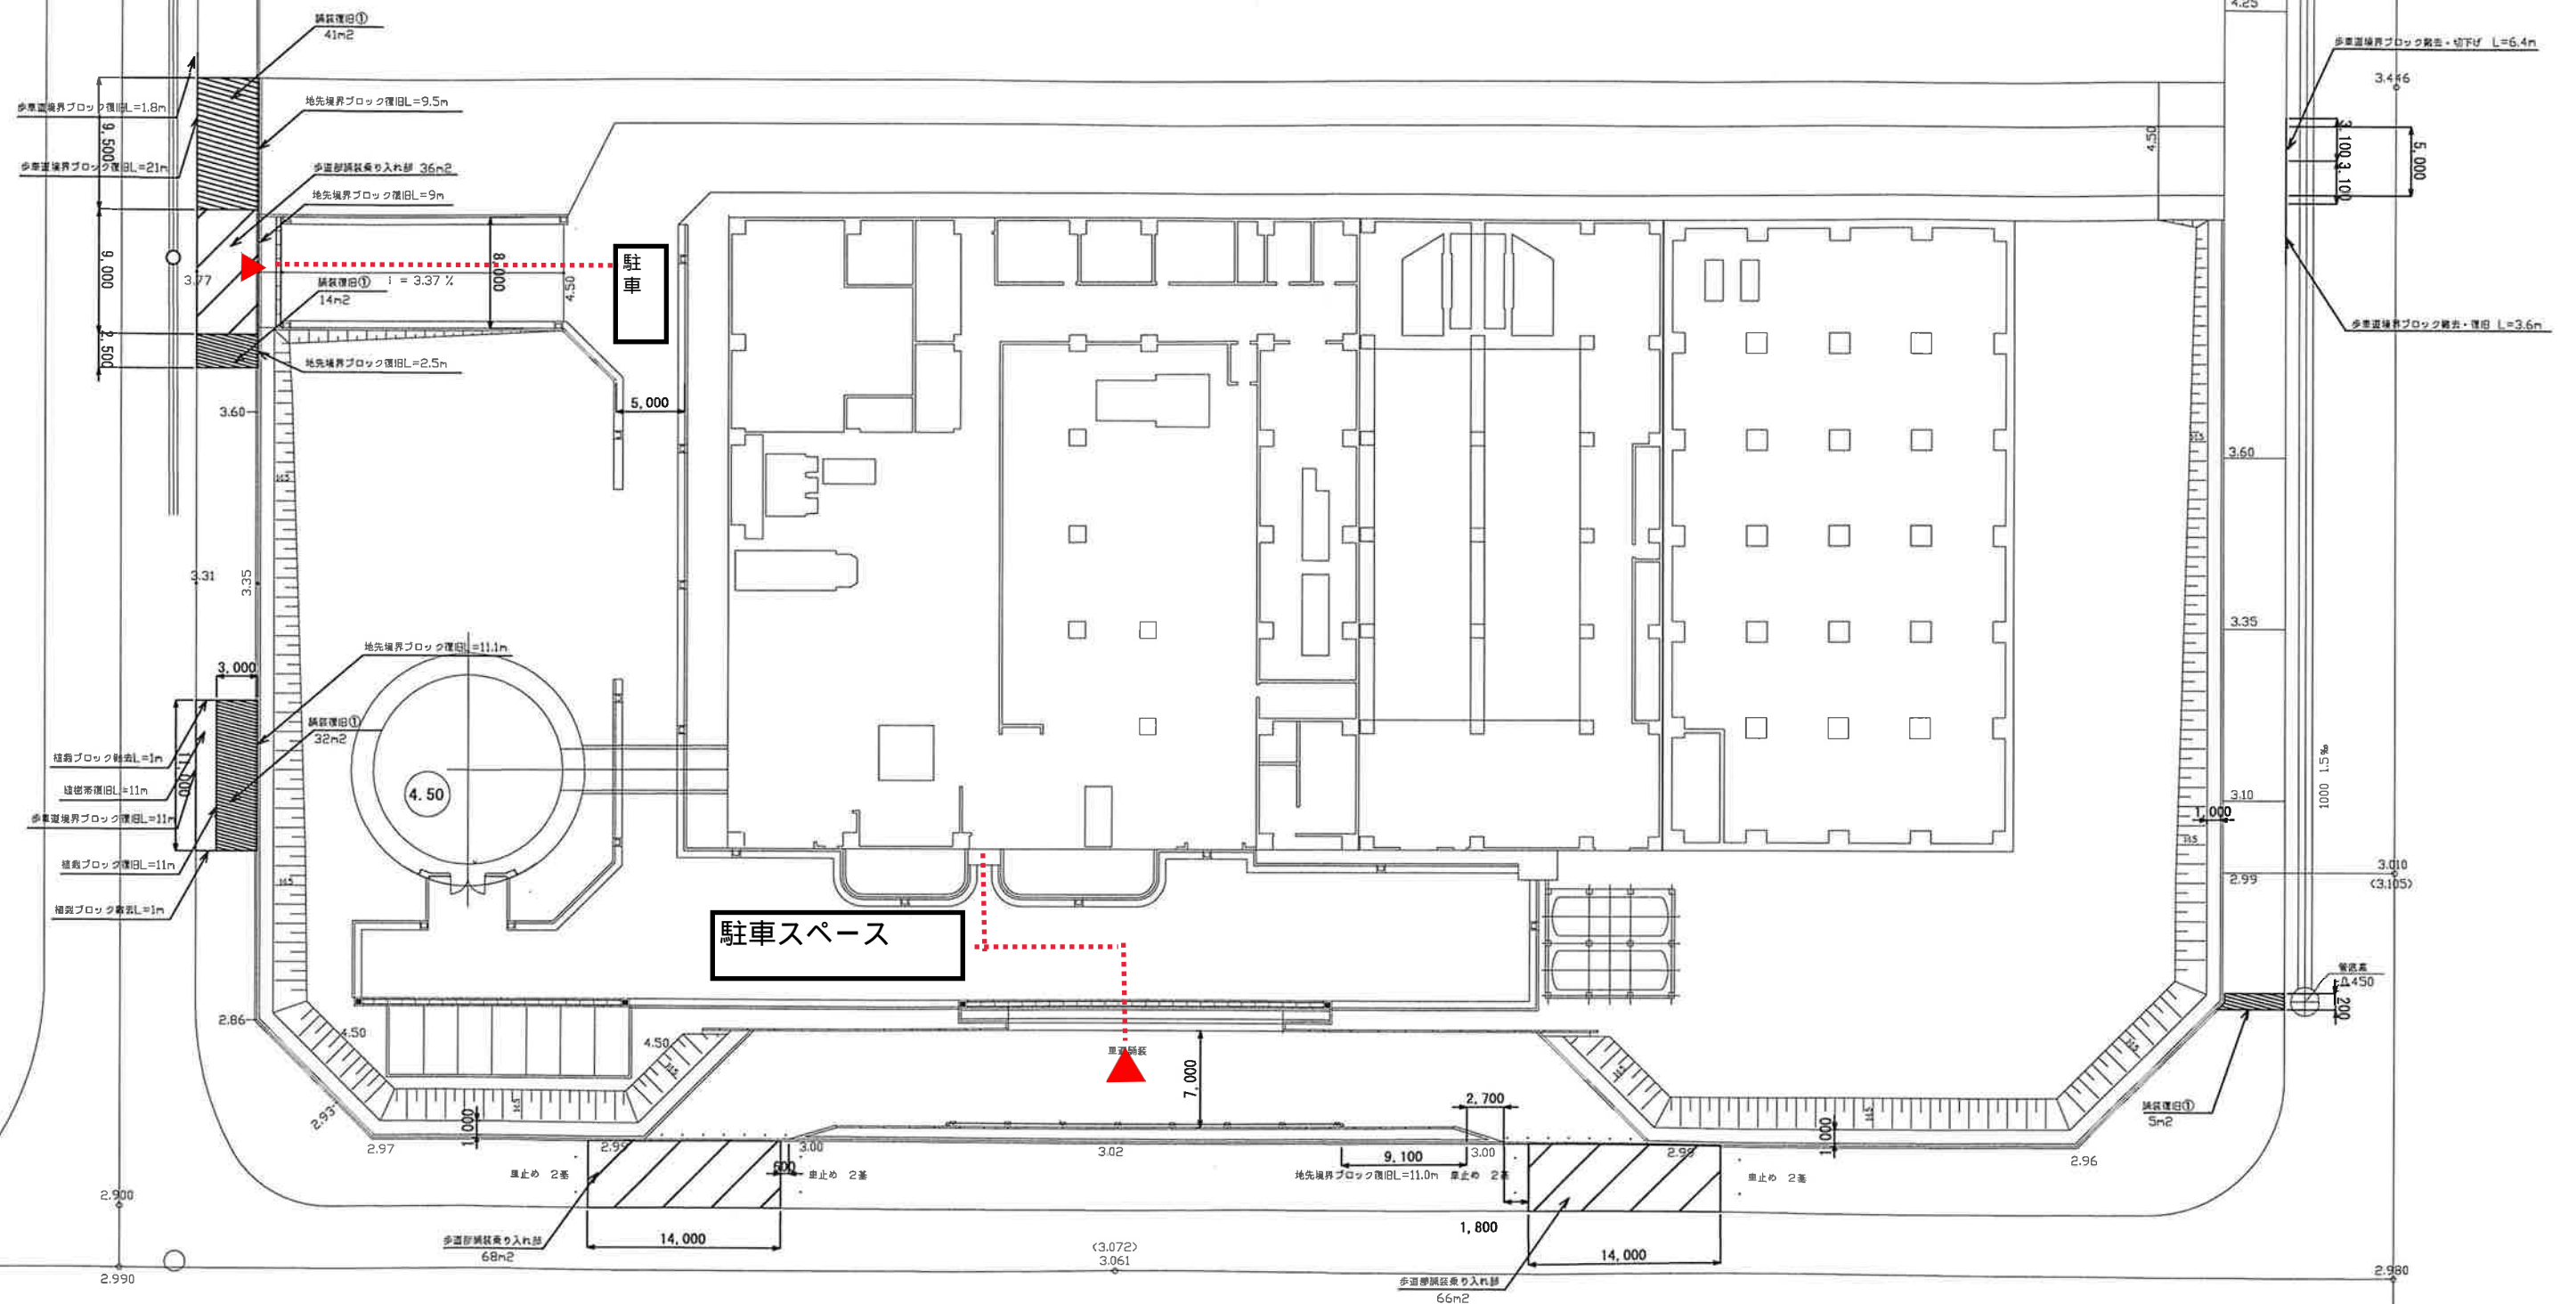

..... 動線
▲ 出入口

完 成 圖

工事名	中央雨水ポンプ場増内整備工事その2						
工事箇所	千葉市中央区中央港1丁目211番地内外						
図面名称	歩道部復旧平面図					縮	1 / 250
						尺	
作成年月日	平成	年	月	図面番号			
課長	補佐	係長	審査	設計	製図	8 / 9	
鵜 沢 建 設 株 式 会 社							

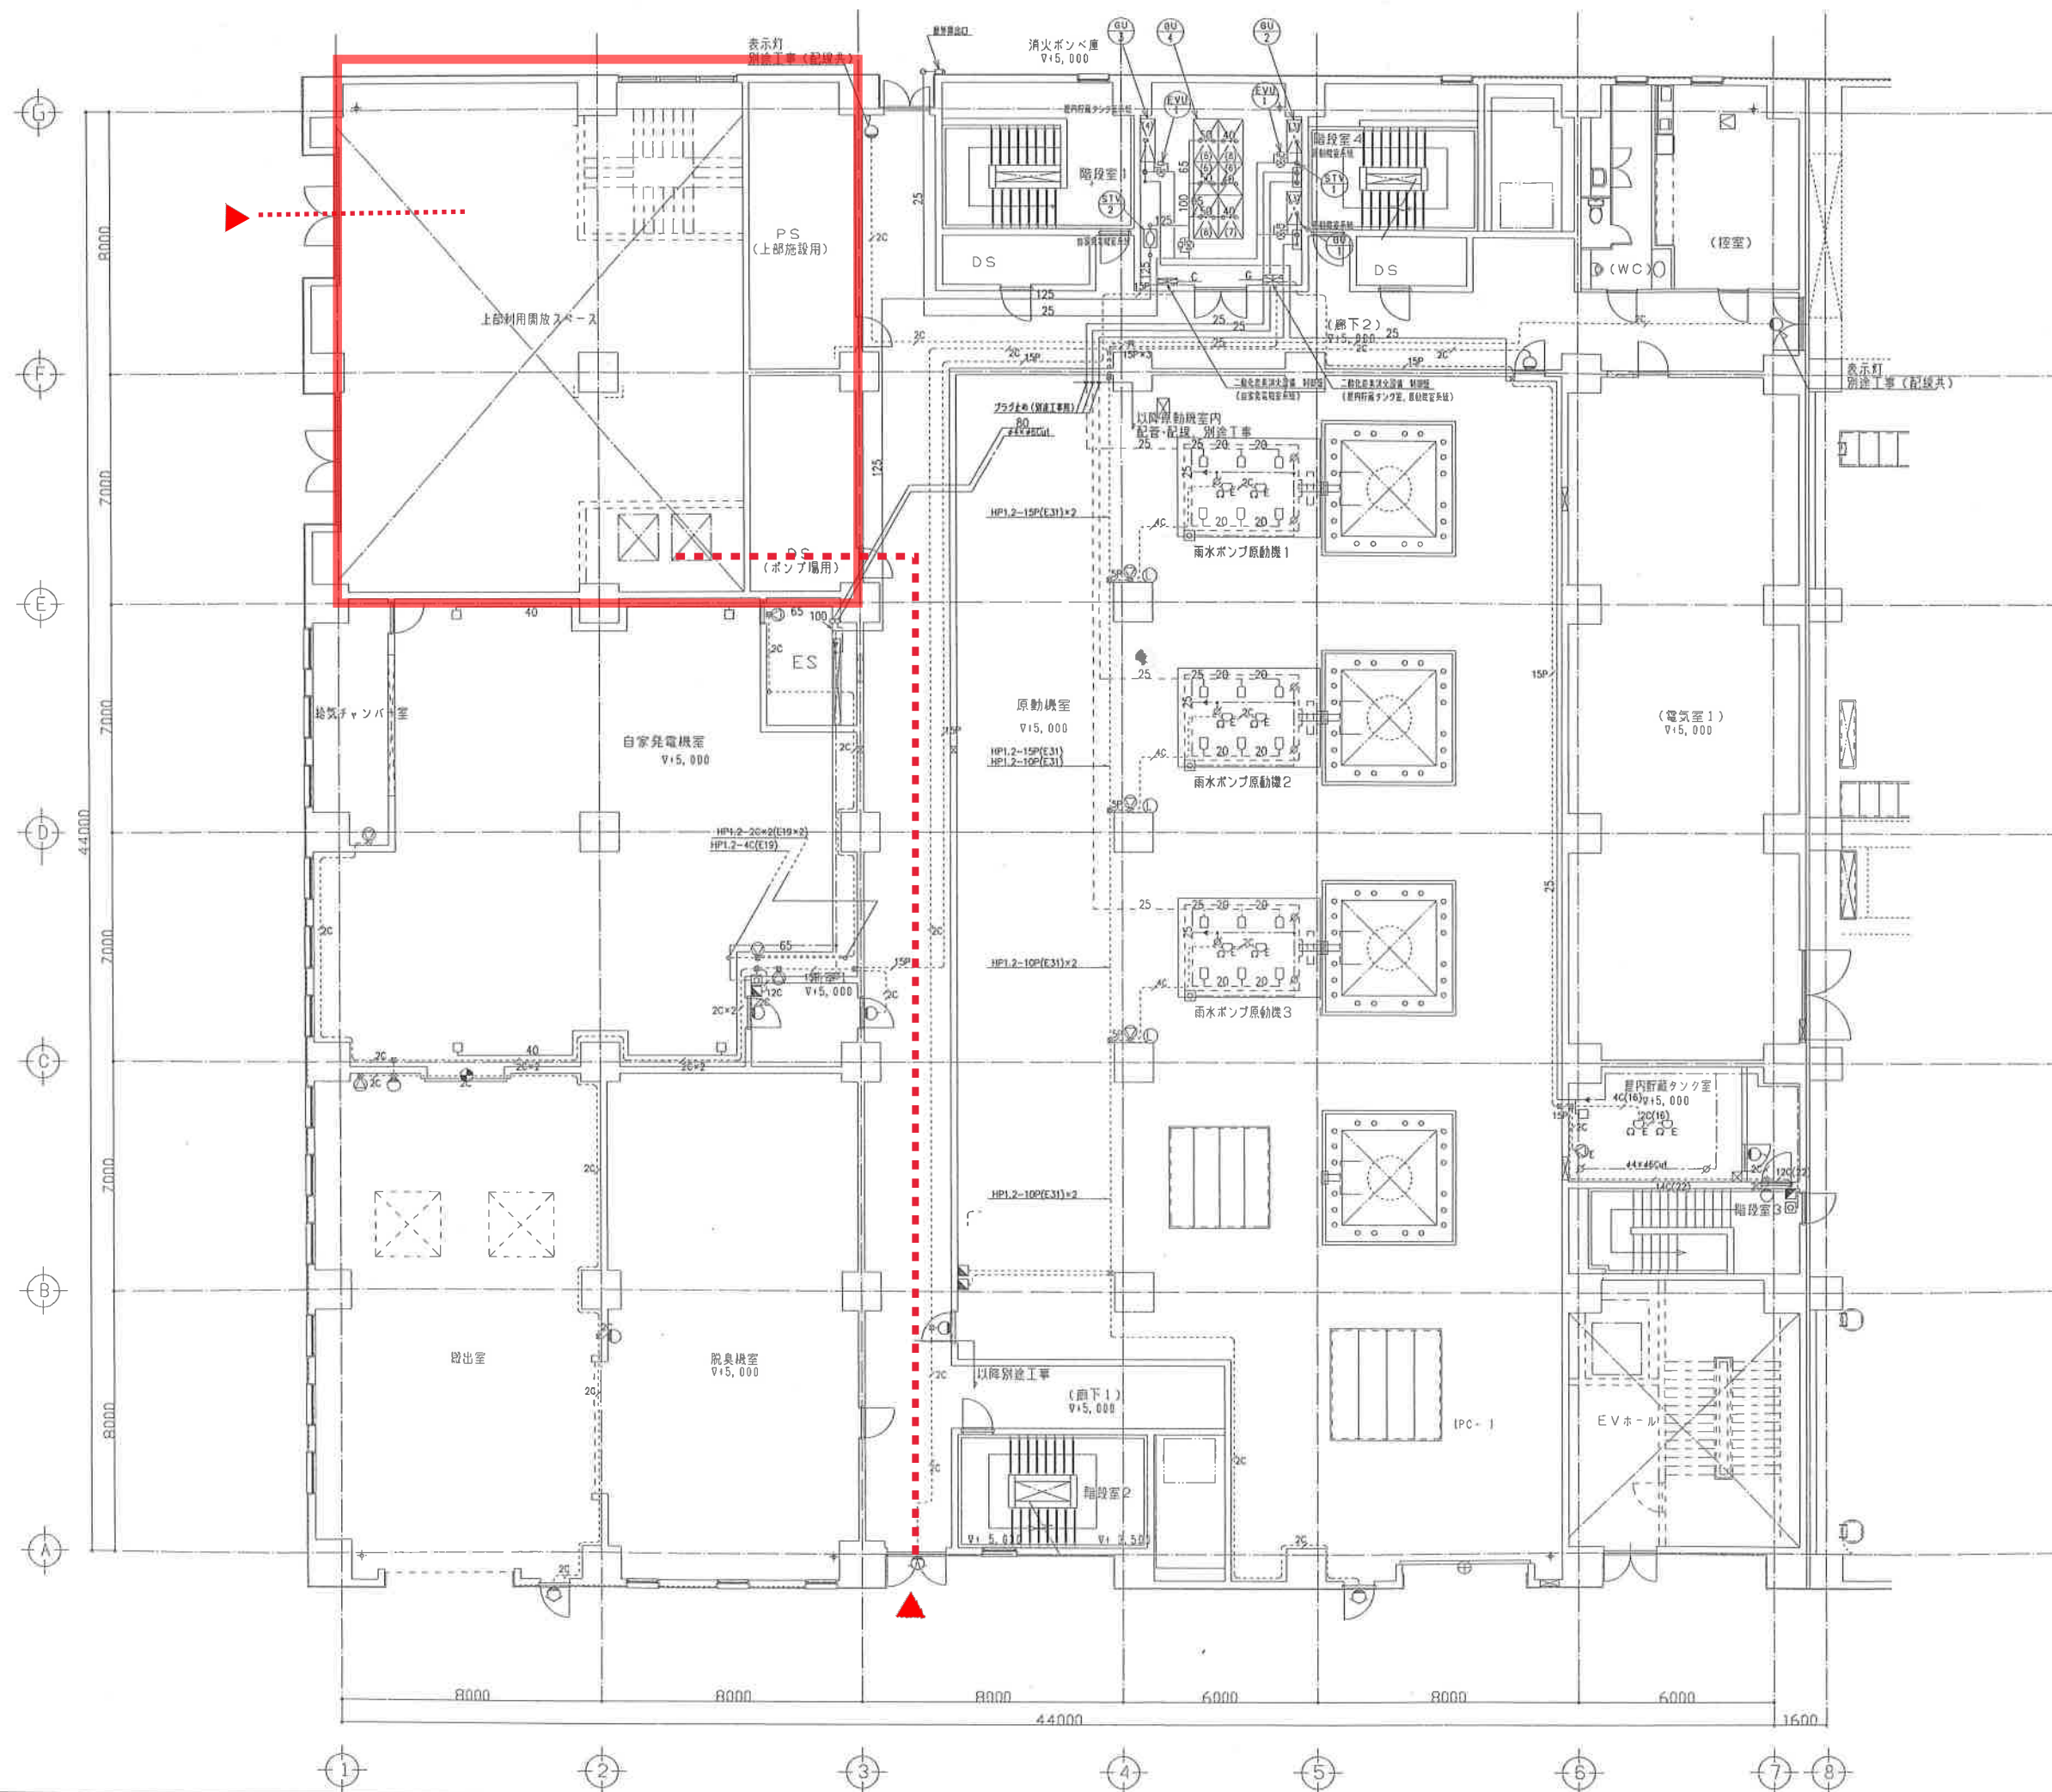

完成図					
工事名	中央雨水ポンプ場建設工事				
工事箇所	千葉市中央区中央池 1 丁目地内				
図面名称	特殊消防設備 ポンプ棟 1 階平面図			縮尺	1 / 100
作成年月日	平成	年	月	図面番号	
課長	補佐	係長	審査	設計	製図
AM-28					
千葉市下水道局建設部下水道施設建設課					