

種類	1階																				屋外						1-2階				2階																計	
	事務室・電気室		トイレ4か所		廊下・ロビー・ラウンジ		生活・健康相談室		通いの場		集会室・ステージ控室		浴室・脱衣室		給湯室・倉庫		用務員室・和室		機械室・EV機械室		玄関・風除室		ゲートボール場		正面玄関脇 ゲートボール場脇		通用口		階段・階段下		廊下		教養娯楽室		研修室・作業室		図書室		トイレ・給湯室		茶室		倉庫					
	旧	LED	旧	LED	旧	LED	旧	LED	旧	LED	旧	LED	旧	LED	旧	LED	旧	LED	旧	LED	旧	LED	旧	LED	旧	LED	旧	LED	旧	LED	旧	LED	旧	LED	旧	LED	旧	LED	旧	LED	旧	LED	旧	LED	旧	LED		
直管蛍光灯 40型		10				16	2	2		12	11	20	8		4		1		5								2			4	14			23		4				4			51	91				
直管蛍光灯 20型			6															1						1		1									5							14	0					
ダウンライト						12																						2															0	14				
高天井用																					8																						0	8				
ボールライト																							2																				2	0				
丸形30型																	1			5						4																	10	0				
丸形32型																																						1						1	0			
	0	10	6	0	0	28	2	2	0	12	11	20	8	0	4	0	2	0	6	0	5	0	0	8	2	0	1	0	7	0	0	6	14	0	0	23	0	4	5	0	1	0	4	0	78	113		

うち4本防水型

防水型

玄関30型

ボールライト

階段30型






240	5,000	11,550	5,000	12,330	5,000	240
2,800	2,510	5,400	3,110	1,400	1,810	5,000

240	8,500	15,300	42,980	6,800	6,800	240
240	3,240	3,320	7,280	6,800	6,580	240

240	5,550	5,000	23,830	5,000	5,000	240
-----	-------	-------	--------	-------	-------	-----

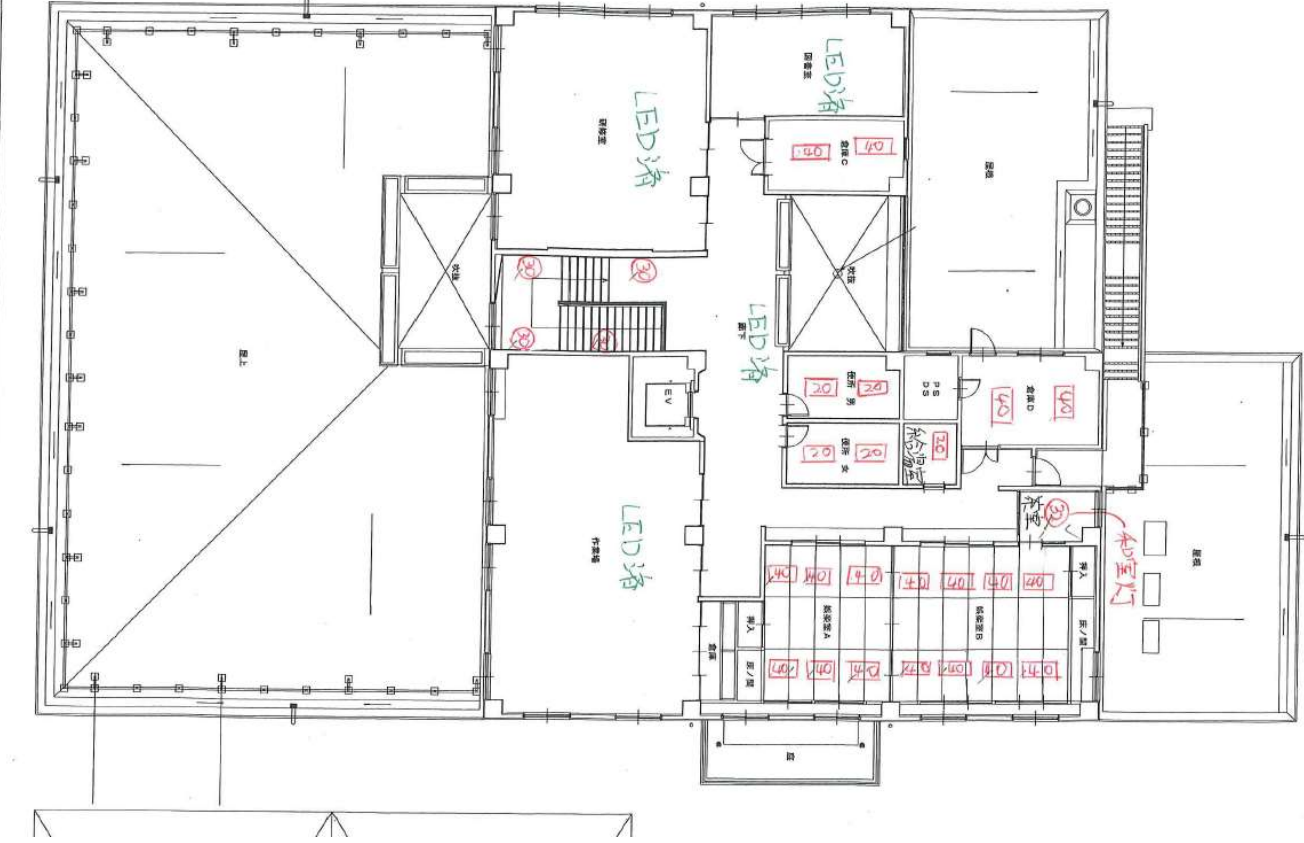

千葉市都市局建築部建築設備課


工事名称

千葉市稲毛いきいきプラザ電気設備改修工事


設計者

設計年月日
平成2

設計年月日	平成 年 月 日	完成年月日	平成 年 月 日	図名	案内図・配置図	縮尺	縮尺 S=1/2500・150(A) S=1/5000・300(A3)	図章
設計者		設計者		図章				

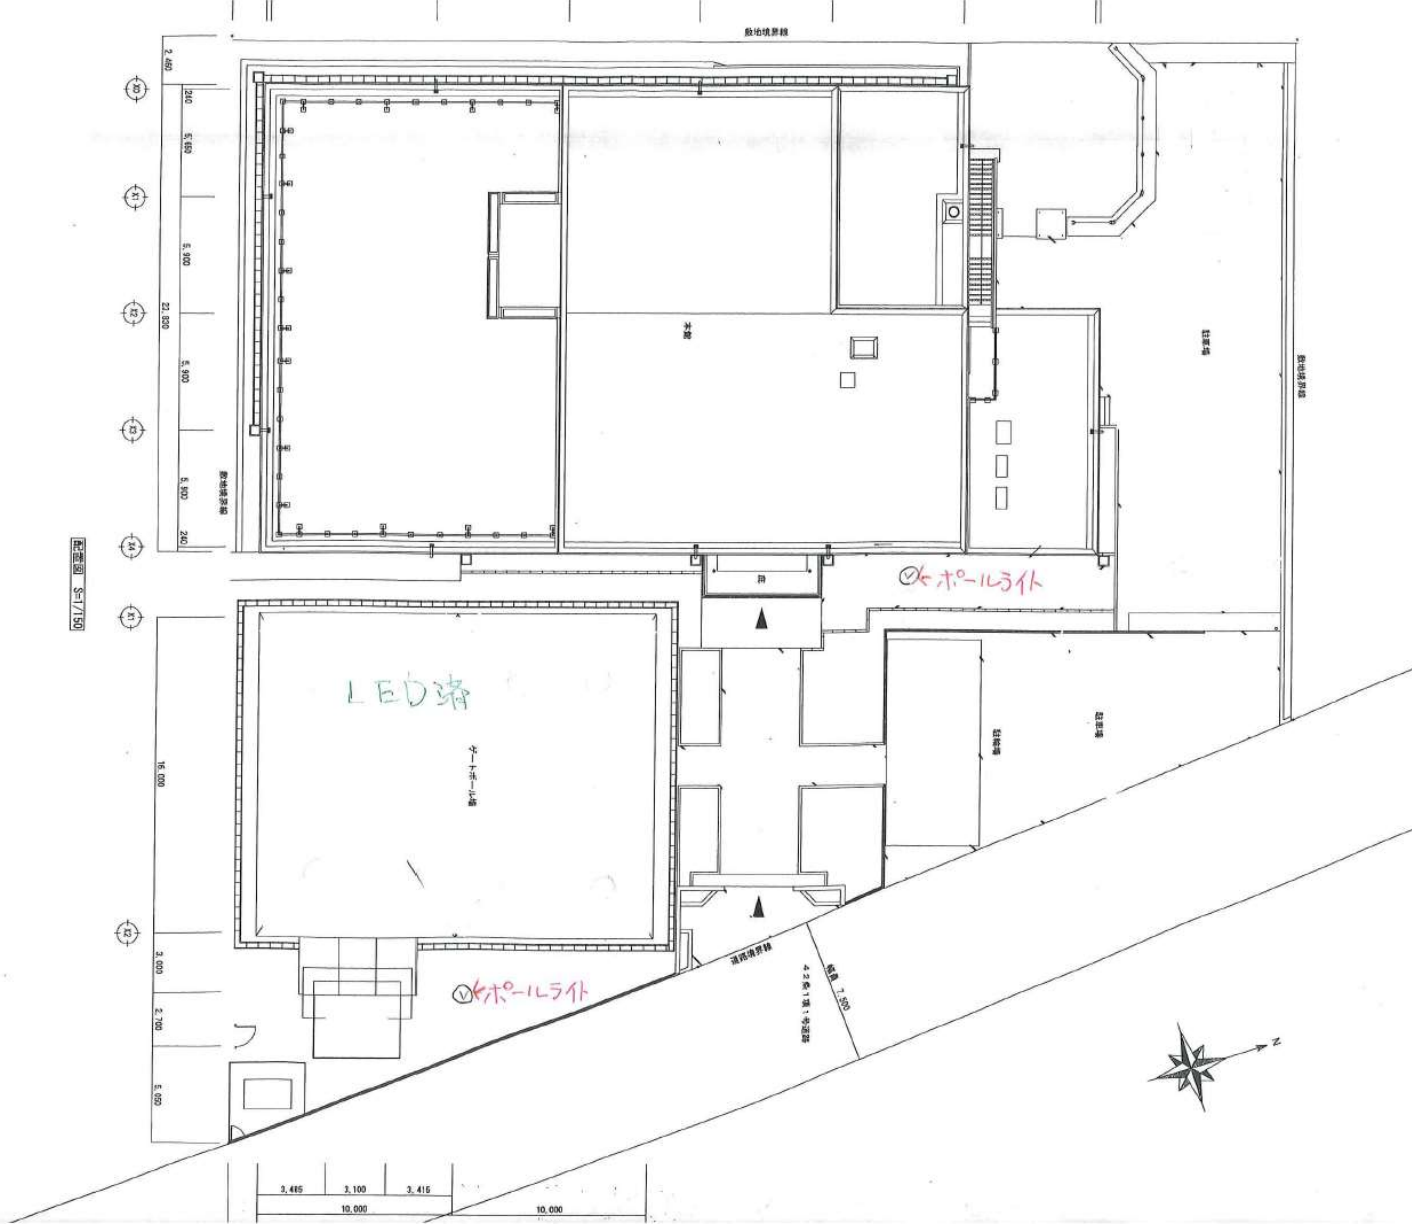

照明器具配置											
A FLR40W-1 45台	G FLR40W-1~2連 12台	M FL20W-2 2台	S FCL30W-2 GL 1台	Y IL60W ハンダック 7台	ハ FL40W-2 (計10台)	ニ IL60W-6 1台					
① FSS1-401RH 有電灯	② FSS4-401RH 有電灯	③ FBS5-202 GH 有電灯	④ FCL30W-2 GL 有電灯	⑤ IL60W ハンダック 有電灯	⑥ SHLFSF10-402 GL 有電灯	⑦ IL60W-6 有電灯					
使用 集合室 階段 玄関 場所 集合室 A, B	使用 階段 玄関 廊下等 場所 集合室 A, B	使用 廊下等 場所 集合室 A, B	使用 廊下等 場所 集合室 A, B	使用 玄関 廊下等 場所 集合室 A, B	使用 廊下A, 玄関 場所 集合室 A, B	使用 廊下B, 玄関 場所 集合室 A, B					
B FL20W-1 6台	H FL20W-1 3台	N FL15W-1 GL 3台	T FCL32W-1 GL 1台	Z IL40W 3台	ハ FL35W-1 GL (計10台)	ニ FL35W-1 GL 2台					
① FSS1-201GH 有電灯	② FSS4-201GH 有電灯	③ FBS4-201GH 有電灯	④ FCL32W-1 GL 有電灯	⑤ ISC2-40 有電灯	⑥ SHLFSF10-402 GL 有電灯	⑦ IL35W-1 GL 有電灯					
使用 集合室, V.C.C. 等 場所 集合室 A, B	使用 EV 階段等 階段下等 場所 集合室 A, B	使用 廊下等 場所 集合室 A, B	使用 水屋 場所 集合室 A, B	使用 玄関 廊下等 (共5台) 場所 集合室 A, B	使用 廊下A, 玄関 場所 集合室 A, B	使用 廊下B, 玄関 場所 集合室 A, B					
FL40W-1 有電灯	FL20W-1 GL 10台	D FL10W-1 GL 7台	U IL40W 1台	I IL20W 24台	ト FL20W-1 (計10台)	ニ FL20W-1 3台					
① FSS1-401RH 有電灯	② FSS4-401RH 有電灯	③ FBS3-401RH 有電灯	④ FCL30W-1 GL 有電灯	⑤ KIJRS2-20 有電灯	⑥ SHLFSF10-201 GL 有電灯	⑦ IL20W-1 有電灯					
使用 廊下等 場所 集合室 A, B	使用 1階 廊下等 (共5台) 階段下等 場所 集合室 A, B	使用 1階 廊下等 (共5台) 階段下等 場所 集合室 A, B	使用 水屋 場所 集合室 A, B	使用 玄関 廊下等 (共5台) 場所 集合室 A, B	使用 集合室 場所 集合室 A, B	使用 集合室 場所 集合室 A, B					
D FL20W-1 有電灯	J FLR40W-2 13台	P FLR40W-1 3台	V IL100W ハンダック 29台	ロ IL40W 8台	チ FL20W-1 GL (計10台)	ニ FL20W-1 3台					
① FSS1-401RH 有電灯	② FSS4-401RH 有電灯	③ FBS3-401RH 有電灯	④ FCL30W-1 GL 有電灯	⑤ KIJRS2-40 有電灯	⑥ SHLFSF10-402 GL 有電灯	⑦ IL20W-1 有電灯					
使用 廊下等 場所 集合室 A, B	使用 スペース 廊下等 場所 集合室 A, B	使用 階段等 場所 集合室 A, B	使用 廊下A, V.C.C. 等 場所 集合室 A, B	使用 集合室 廊下等 (共5台) 場所 集合室 A, B	使用 廊下A, 玄関 場所 集合室 A, B	使用 廊下B, 玄関 場所 集合室 A, B					
FLR40W-2 18台	K FLR40W-2~2連 2台	Q FLR40W-1 2台	W IL60W ハンダック 33台	ハ FCL30W-1 GL 4台	ニ FL20W-1 3台	ニ FL20W-1 3台					
① FSS4-402RH 有電灯	② FRS3-402RH 有電灯	③ FPR1-401RH 有電灯	④ IL60W ハンダック 有電灯	⑤ FCL30W-1 GL 有電灯	⑥ SHLFSF10-101 GL 有電灯	⑦ IL20W-1 有電灯					
使用 廊下等 場所 集合室 A, B	使用 廊下等 場所 集合室 A, B	使用 廊下等 場所 集合室 A, B	使用 廊下A, V.C.C. 等 場所 集合室 A, B	使用 集合室 廊下等 (共5台) 場所 集合室 A, B	使用 廊下A, 玄関 場所 集合室 A, B	使用 廊下B, 玄関 場所 集合室 A, B					
FLR40W-1 11台	L FLR40W-1 RH 有電灯 7台	R FCL30W-1 GL 2台	X IL60W 7台	ニ FL40W-2 (計10台)	ニ FL40W-2 2台	ニ FL40W-2 2台					
① FSS4-401RH 有電灯	② FSS4-401RH 有電灯	③ FCL30W-1 GL 有電灯	④ IL60W 有電灯	⑤ SHLFSF11-402 GL 有電灯	⑥ IL150W ハンダック 有電灯	⑦ IL150W ハンダック 有電灯					
使用 廊下等 場所 集合室 A, B	使用 廊下等 場所 集合室 A, B	使用 廊下A 場所 集合室 A, B	使用 集合室 場所 集合室 A, B	使用 2階 廊下 (階段) 場所 集合室 A, B	使用 スペース 場所 集合室 A, B	使用 スペース 場所 集合室 A, B					

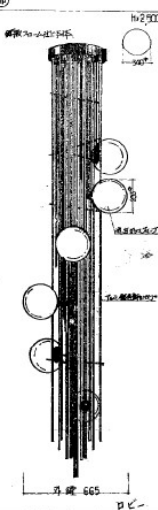

- 特記事項
- ① 官公庁指定の建築基準法に準拠して設置する(官公庁)
 - ② 一般の建築基準法に準拠して設置する(一般)
 - ③ 照明器具は、全 100V
 - ④ 照明器具は、1車体専用
- (注) 連絡先は、1車体専用

千歳市 千歳市 千歳市 千歳市 千歳市 千歳市	千歳市 千歳市 千歳市 千歳市 千歳市 千歳市	千歳市 千歳市 千歳市 千歳市 千歳市 千歳市	千歳市 千歳市 千歳市 千歳市 千歳市 千歳市	千歳市 千歳市 千歳市 千歳市 千歳市 千歳市	千歳市 千歳市 千歳市 千歳市 千歳市 千歳市
-------------------------	-------------------------	-------------------------	-------------------------	-------------------------	-------------------------

工事名称	細毛いさいきくプラザ浴室・脱衣室改修電気設備工事
工事場所	千葉市都心区細毛毛6丁目1番1号
工事概要	本工事は、脱衣室(男女各1室)、浴室(男女各1室)の改修に伴う電気設備工事。
施工基準	図面及び特記仕様書に記載されていない事項は下記による。 建設大臣官庁官庁省標準仕様書 1. 電気設備工事共通仕様書(平成9年度) 2. 電気設備工事標準図(平成9年度)
特記事項	1. 使用機材等は千葉市都市局建築部(設備工務)材料指定名簿(平成11年度)による。 2. 工事現場に際して、要員等と十分な打合わせを行う。 尚、契約後7日以内に施工計画書提出すること。 3. 既設配線・配管等を使用するので、撤去時には先行・養生に十分注意すること。 4. 照明器具撤去時及びPCBの取外し撤去時、PCBが落ちる場合は、リストの1、及び受取場所等指定を記載し撤去すること。

A FL40×1 増込SUS 板状室(男女) 4台 	E FL40×2 SUS アクリルカバー付 箱室(男女) 4台 	C JL40×1ブラケット 便所(男女) 2 
--	--	---

内容	単位	時間	曜日	場所	備考
1.1.1	1	10:00~11:00	月	1号館	
11.2.2	1	10:00~11:00	火	1号館	
11.2.3	1	10:00~11:00	水	1号館	
11.2.4	1	10:00~11:00	木	1号館	
11.2.5	1	10:00~11:00	金	1号館	
11.2.6	1	10:00~11:00	土	1号館	
11.2.7	1	10:00~11:00	日	1号館	
11.2.8	1	10:00~11:00	月	1号館	
11.2.9	1	10:00~11:00	火	1号館	
11.2.10	1	10:00~11:00	水	1号館	
11.2.11	1	10:00~11:00	木	1号館	
11.2.12	1	10:00~11:00	金	1号館	
11.2.13	1	10:00~11:00	土	1号館	
11.2.14	1	10:00~11:00	日	1号館	
11.2.15	1	10:00~11:00	月	1号館	
11.2.16	1	10:00~11:00	火	1号館	
11.2.17	1	10:00~11:00	水	1号館	
11.2.18	1	10:00~11:00	木	1号館	
11.2.19	1	10:00~11:00	金	1号館	
11.2.20	1	10:00~11:00	土	1号館	
11.2.21	1	10:00~11:00	日	1号館	
11.2.22	1	10:00~11:00	月	1号館	
11.2.23	1	10:00~11:00	火	1号館	
11.2.24	1	10:00~11:00	水	1号館	
11.2.25	1	10:00~11:00	木	1号館	
11.2.26	1	10:00~11:00	金	1号館	
11.2.27	1	10:00~11:00	土	1号館	
11.2.28	1	10:00~11:00	日	1号館	
11.2.29	1	10:00~11:00	月	1号館	
11.2.30	1	10:00~11:00	火	1号館	
11.3.1	1	10:00~11:00	水	1号館	
11.3.2	1	10:00~11:00	木	1号館	
11.3.3	1	10:00~11:00	金	1号館	
11.3.4	1	10:00~11:00	土	1号館	
11.3.5	1	10:00~11:00	日	1号館	
11.3.6	1	10:00~11:00	月	1号館	
11.3.7	1	10:00~11:00	火	1号館	
11.3.8	1	10:00~11:00	水	1号館	
11.3.9	1	10:00~11:00	木	1号館	
11.3.10	1	10:00~11:00	金	1号館	
11.3.11	1	10:00~11:00	土	1号館	
11.3.12	1	10:00~11:00	日	1号館	
11.3.13	1	10:00~11:00	月	1号館	
11.3.14	1	10:00~11:00	火	1号館	
11.3.15	1	10:00~11:00	水	1号館	
11.3.16	1	10:00~11:00	木	1号館	
11.3.17	1	10:00~11:00	金	1号館	
11.3.18	1	10:00~11:00	土	1号館	
11.3.19	1	10:00~11:00	日	1号館	
11.3.20	1	10:00~11:00	月	1号館	
11.3.21	1	10:00~11:00	火	1号館	
11.3.22	1	10:00~11:00	水	1号館	
11.3.23	1	10:00~11:00	木	1号館	
11.3.24	1	10:00~11:00	金	1号館	
11.3.25	1	10:00~11:00	土	1号館	
11.3.26	1	10:00~11:00	日	1号館	
11.3.27	1	10:00~11:00	月	1号館	
11.3.28	1	10:00~11:00	火	1号館	
11.3.29	1	10:00~11:00	水	1号館	
11.3.30	1	10:00~11:00	木	1号館	
11.3.31	1	10:00~11:00	金	1号館	
11.4.1	1	10:00~11:00	土	1号館	
11.4.2	1				

千華市都市局建築部電気設備課	工事名称 稲毛いきいきプラザ浴室・脱衣室改修電気設備工事	新設年月日 平成 11 年 10 月	図面名 特記仕様書、主幹電灯分電盤 照度器具参考図面、機具品リスト 機具品取扱い	縮尺	図面番号 3-2	核 印	承認 主任 主幹 機具 主査 検査 監査
----------------	---------------------------------	-----------------------	---	----	-------------	--------	--