







 






マーク等		1階														地下		1-2階		2階														計			
		事務室		トイレカ所		廊下・ロビー		生活・健康相談室・控室		エレベーター機械室		デイ		入口2カ所		機械室等		階段		廊下		教養娯楽室		シャワー室		旧生きがい研修室		トイレ・給湯室		集会室		付帯作業室				いこい機能訓練室	
		旧	LED	旧	LED	旧	LED	旧	LED	旧	LED	旧	LED	旧	LED	旧	LED	旧	LED	旧	LED	旧	LED	旧	LED	旧	LED	旧	LED	旧	LED	旧	LED			旧	LED
	40型2本	6	6			2		3	3			30	8			32										16				3		16		14		122	17
	40型1本			1								3																						4	0		
	52型1本									2																								2	0		
	ツイン蛍光灯 36型4本			2		14	25													3	10													19	35		
	20型蛍光灯 4本							2				1																						3	0		
	電球型 蛍光灯 1個			11		3								16						2	5	14				7								58	0		
	ハロゲン ランプ																											9						9	0		
	丸形蛍光灯 1本					11														2						2		24						39	0		
	20型蛍光灯 5本																					8												8	0		
	20型1本			8												1								4		4								17	0		
	20型2本															3																		3	0		
特殊蛍光灯（写真参考）																		6																6	0		



-  基本和型 (20型) (LED)
-  基本少灯型 4本 (旧型)
-  床环型? 筒灯
-  O型 10型 20型 1A
-  20型 4本 (2階 会議室 教養室)



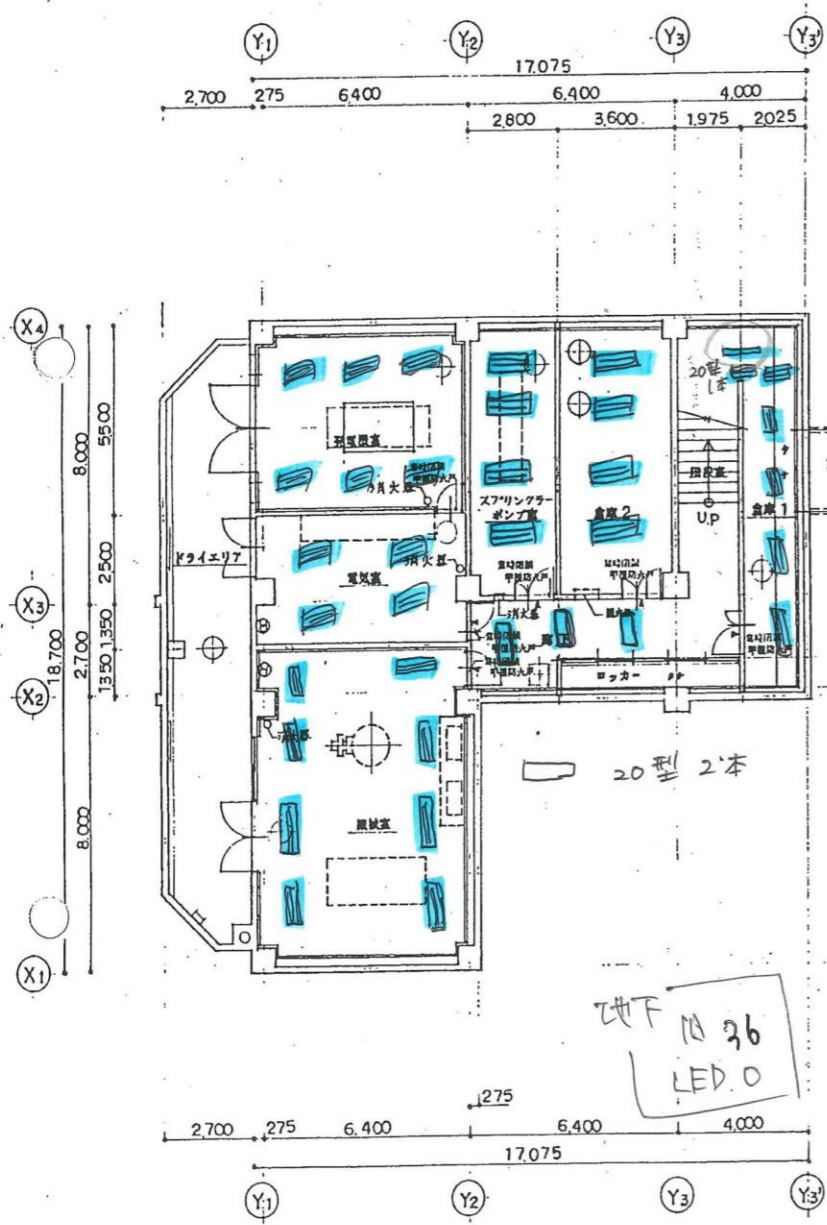
B1階平面図 Scale:1/100
凡例 240.73 m²
⊕: マンホールイモリ蓋600*を示す

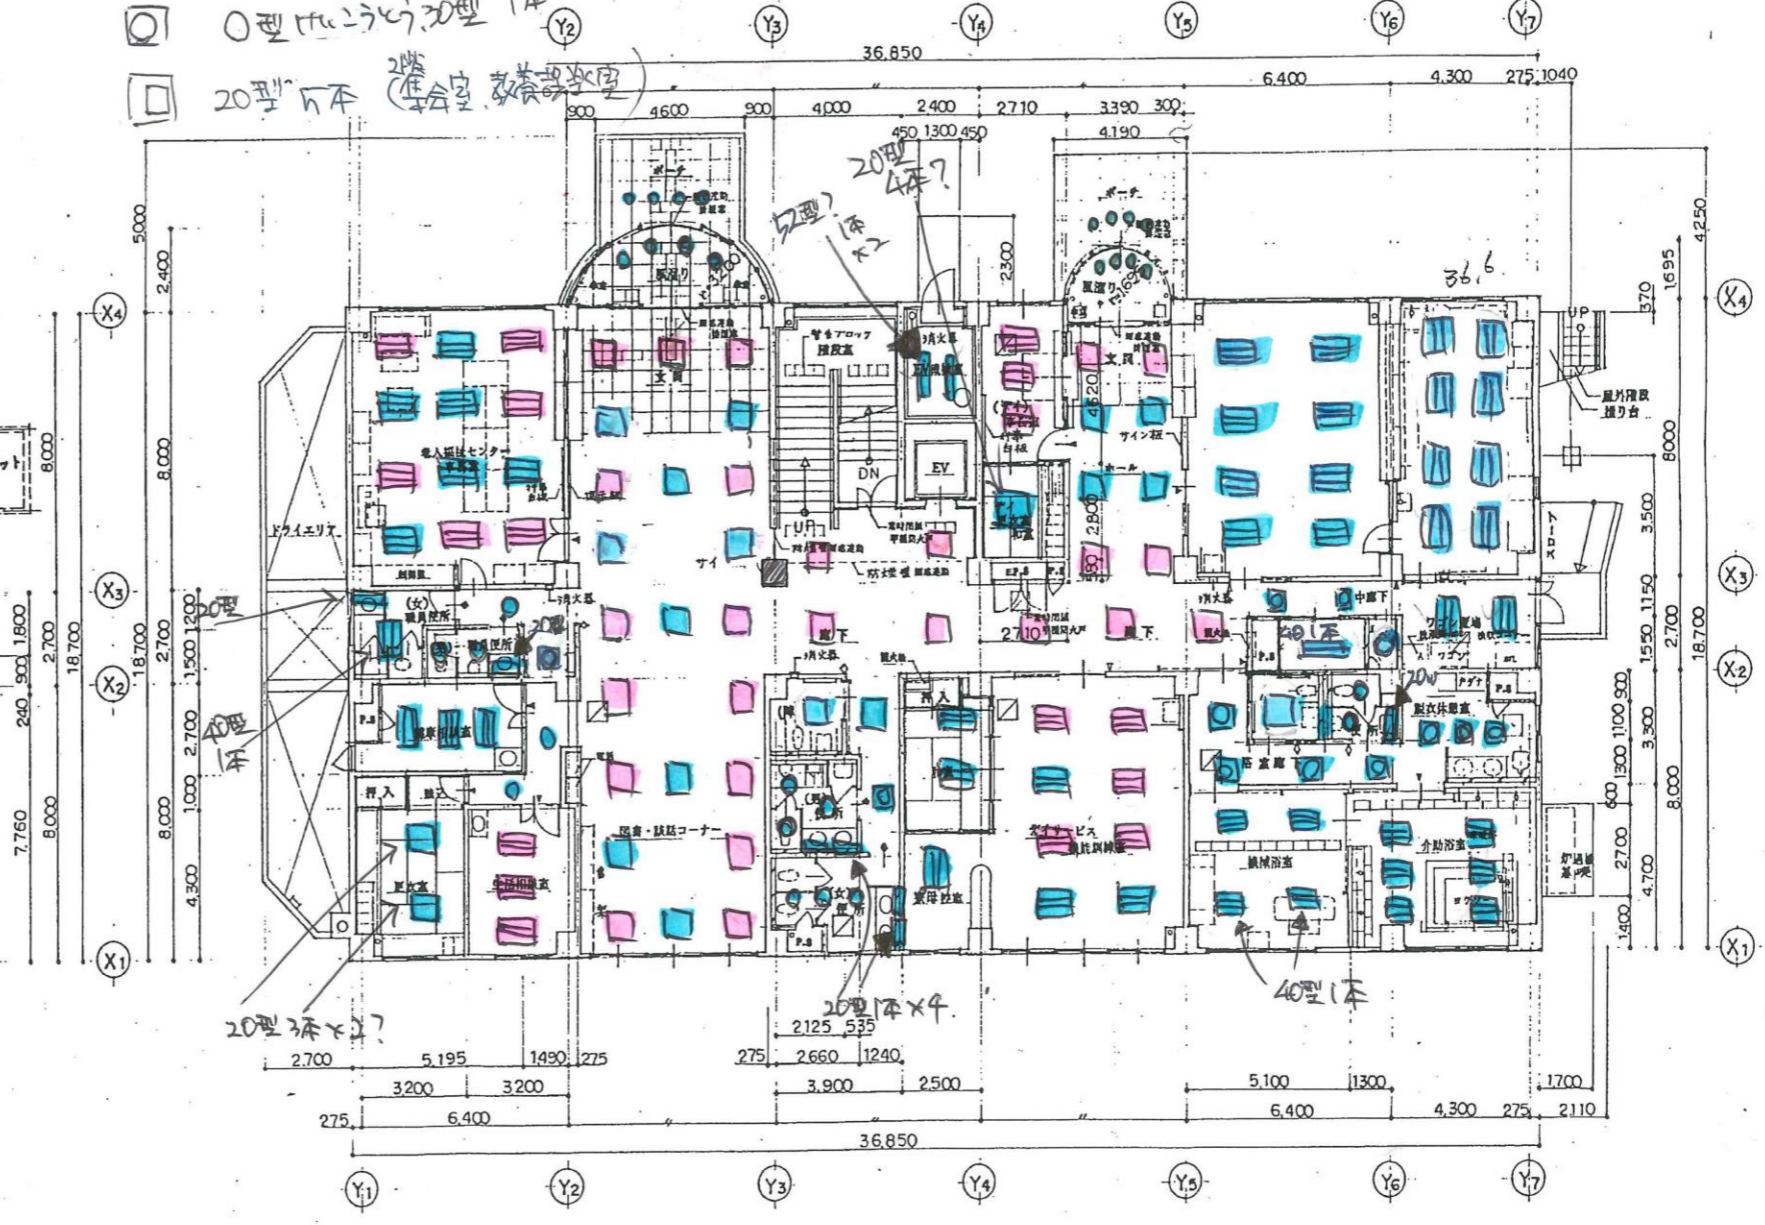

1階平面図 Scale:1/100
凡例 704.62 m²

117
LED 42

千葉市建設局建築部 営繕課	工事名称 仮称中央区老人福祉センター デイサービスセンター新築工事	設計年月日 平成 7 年 11 月 日	図面名称 B1階・1階平面図	縮尺 Scale:1/100	図面番号 10	棟印	設計者 株式会社 森野建設設計事務所 住所・氏名 一級建築士事務所 千葉県知事登録第648号 一級建築士登録 第26707号 森野 貴
---------------	---	------------------------	-------------------	-------------------	------------	----	---

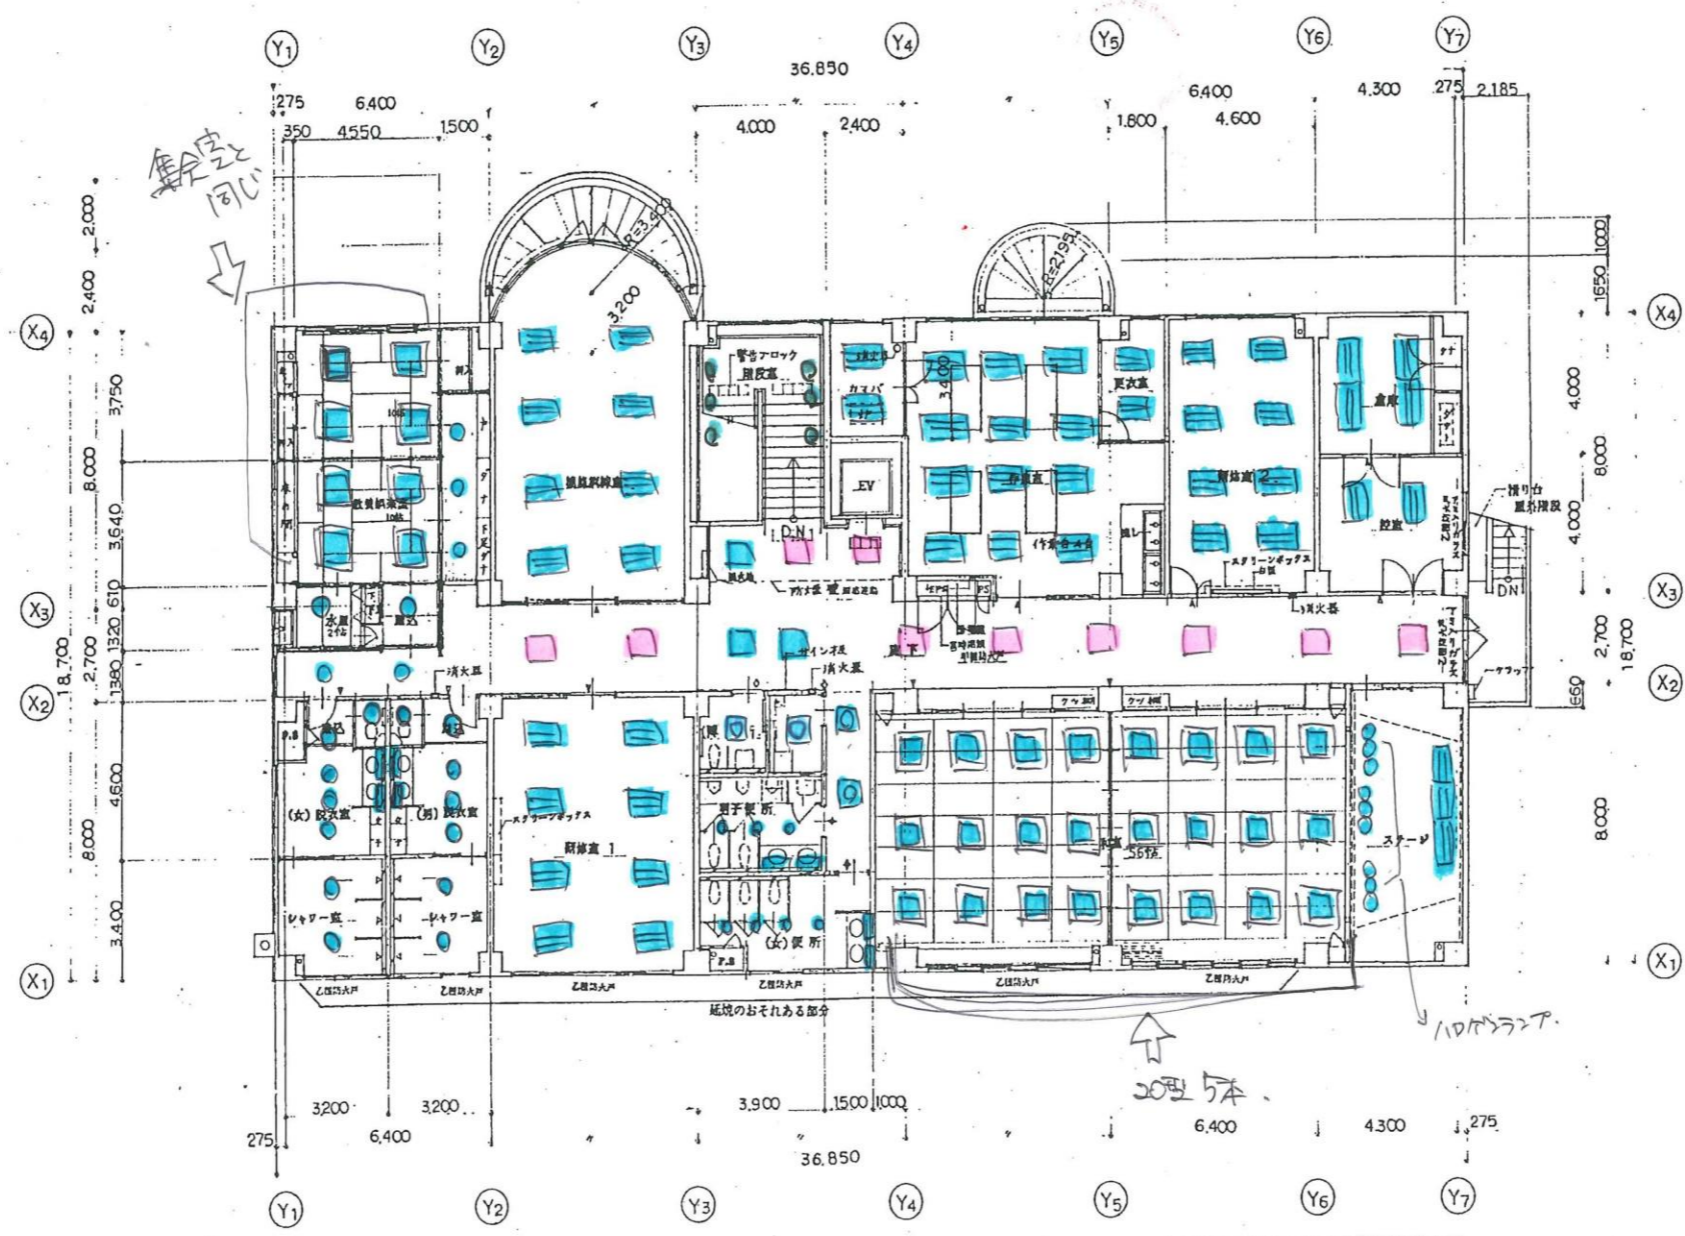

2階
全 139
LED
10

2階平面図
縮尺 1/100
床面積 700.11 m²

- 凡例
- 直名札 突出タイプ
 - 直名札 平付タイプ
 - ヒートグラフィック 突出タイプ
 - ヒートグラフィック 平付タイプ

千葉市建設局建築部 営繕課	工事名称 仮称中央区老人福祉センター・ デイサービスセンター新築 工事	設計年月日 平成 7 年 11 月 日	図面名 2階平面図	縮尺 1/100	枚数 11	作成者 [Signature]	確認者 [Signature]	設計者 株式会社 泉野建築設計事務所 住所・氏名 千葉県知事登録第849号 一級建築士登録 第28707号 泉野 真
---------------	---	------------------------	--------------	-------------	----------	--------------------	--------------------	--

A	HF32WX2 △ FRS15L3V2-322	HT1 B	HF32WX2 △ FRS15-322	HT1 C	FL40WX2 △ FSS4-402	SUH D	FL40WX2 (WP) SUS △ FSS4-MPA-402	SUH E	FL40WX1 △ FSS4-401 △ FL20WX1 △ FSS4-201	UH F	FL40WX1 (WP) SUS △ FSS4MPA-401	UH G	MFL36WX3 △ FSS4MPA-401	EH1	
H	PCL40I32W △ FRE2-401-301	GU J	PCL30WX1 △ FRE2-301	GU I	FL20WX2 △ FRS2-202	GU K	FL20WX1 (WP) △ FDF2RP-201	GU L	FL15WX1 △ FRS2-201	GU M	FL20WX1 △ FRS2-201	GU N	FDL16WX1 △ FRS2-201	EL	
D	FDL18WX1 △ FRS11-D181	EU P	IL60WX1 △ FRS8S-K60	Q	FL20WX3 △ FRS3A-203	GU R	FL20WX5 △ FRS3A-203	GH S	FDL13WX1 (WP) △ FRS3A-203	EU I	FDL27WX1 (WP) △ FRS3A-203	EU U	IL100WX1 △ FRS3A-203		
V	FL40WX2 (バッテリー付) △ K1-FSS4-402	SUH W	FL40WX1 (バッテリー付) △ K1-FSS4-401	UH X	FL20WX2 (バッテリー付) △ K1-FRS2-202	GU Y	FL20WX1 (バッテリー付) △ K1-FRS2-201	GU Z	FDL13WX1 △ K1-FRS2-201	EU V	FDL27WX1 (WP) △ K1-FRS2-201	EU Y	HL100WX2 (WP) △ K1-FRS2-201	EL	
a	IL10, 8V, 30WX1 感天井 △ FRS11-D181	b	IL10, 8V, 30WX1	c	高輝度投光灯 (大型) 片番	d	高輝度投光灯 (中型) 片番, 方向表示有	e	高輝度投光灯 (中型) 片番, 方向表示有	f	地下誘導投光灯 (中型) △ ST1-FDC10-101				

千葉市建設局建築部電気設備課
 工事名: 成徳中央区老人福祉センター・ダイワサービスセンター新築電気設備工事
 設計者: 田中啓司
 図面番号: E-11
 発行日: 2014.07.10