






千葉市都市局建築部営繕課		工事名称	千葉市若葉いきいきプラザ 新築工事	設計年月日	平成 11 年 3 月	図面名	1階平面図	縮尺	5:1:100	図番	A-13	検印	監印	主印	本印	検査印	設計者	株式会社 創設計画 市川 隆司	住所	氏名 1 級建築士 豊田 大 第 200682 号
--------------	--	------	-------------------	-------	-------------	-----	-------	----	---------	----	------	----	----	----	----	-----	-----	-----------------	----	---------------------------

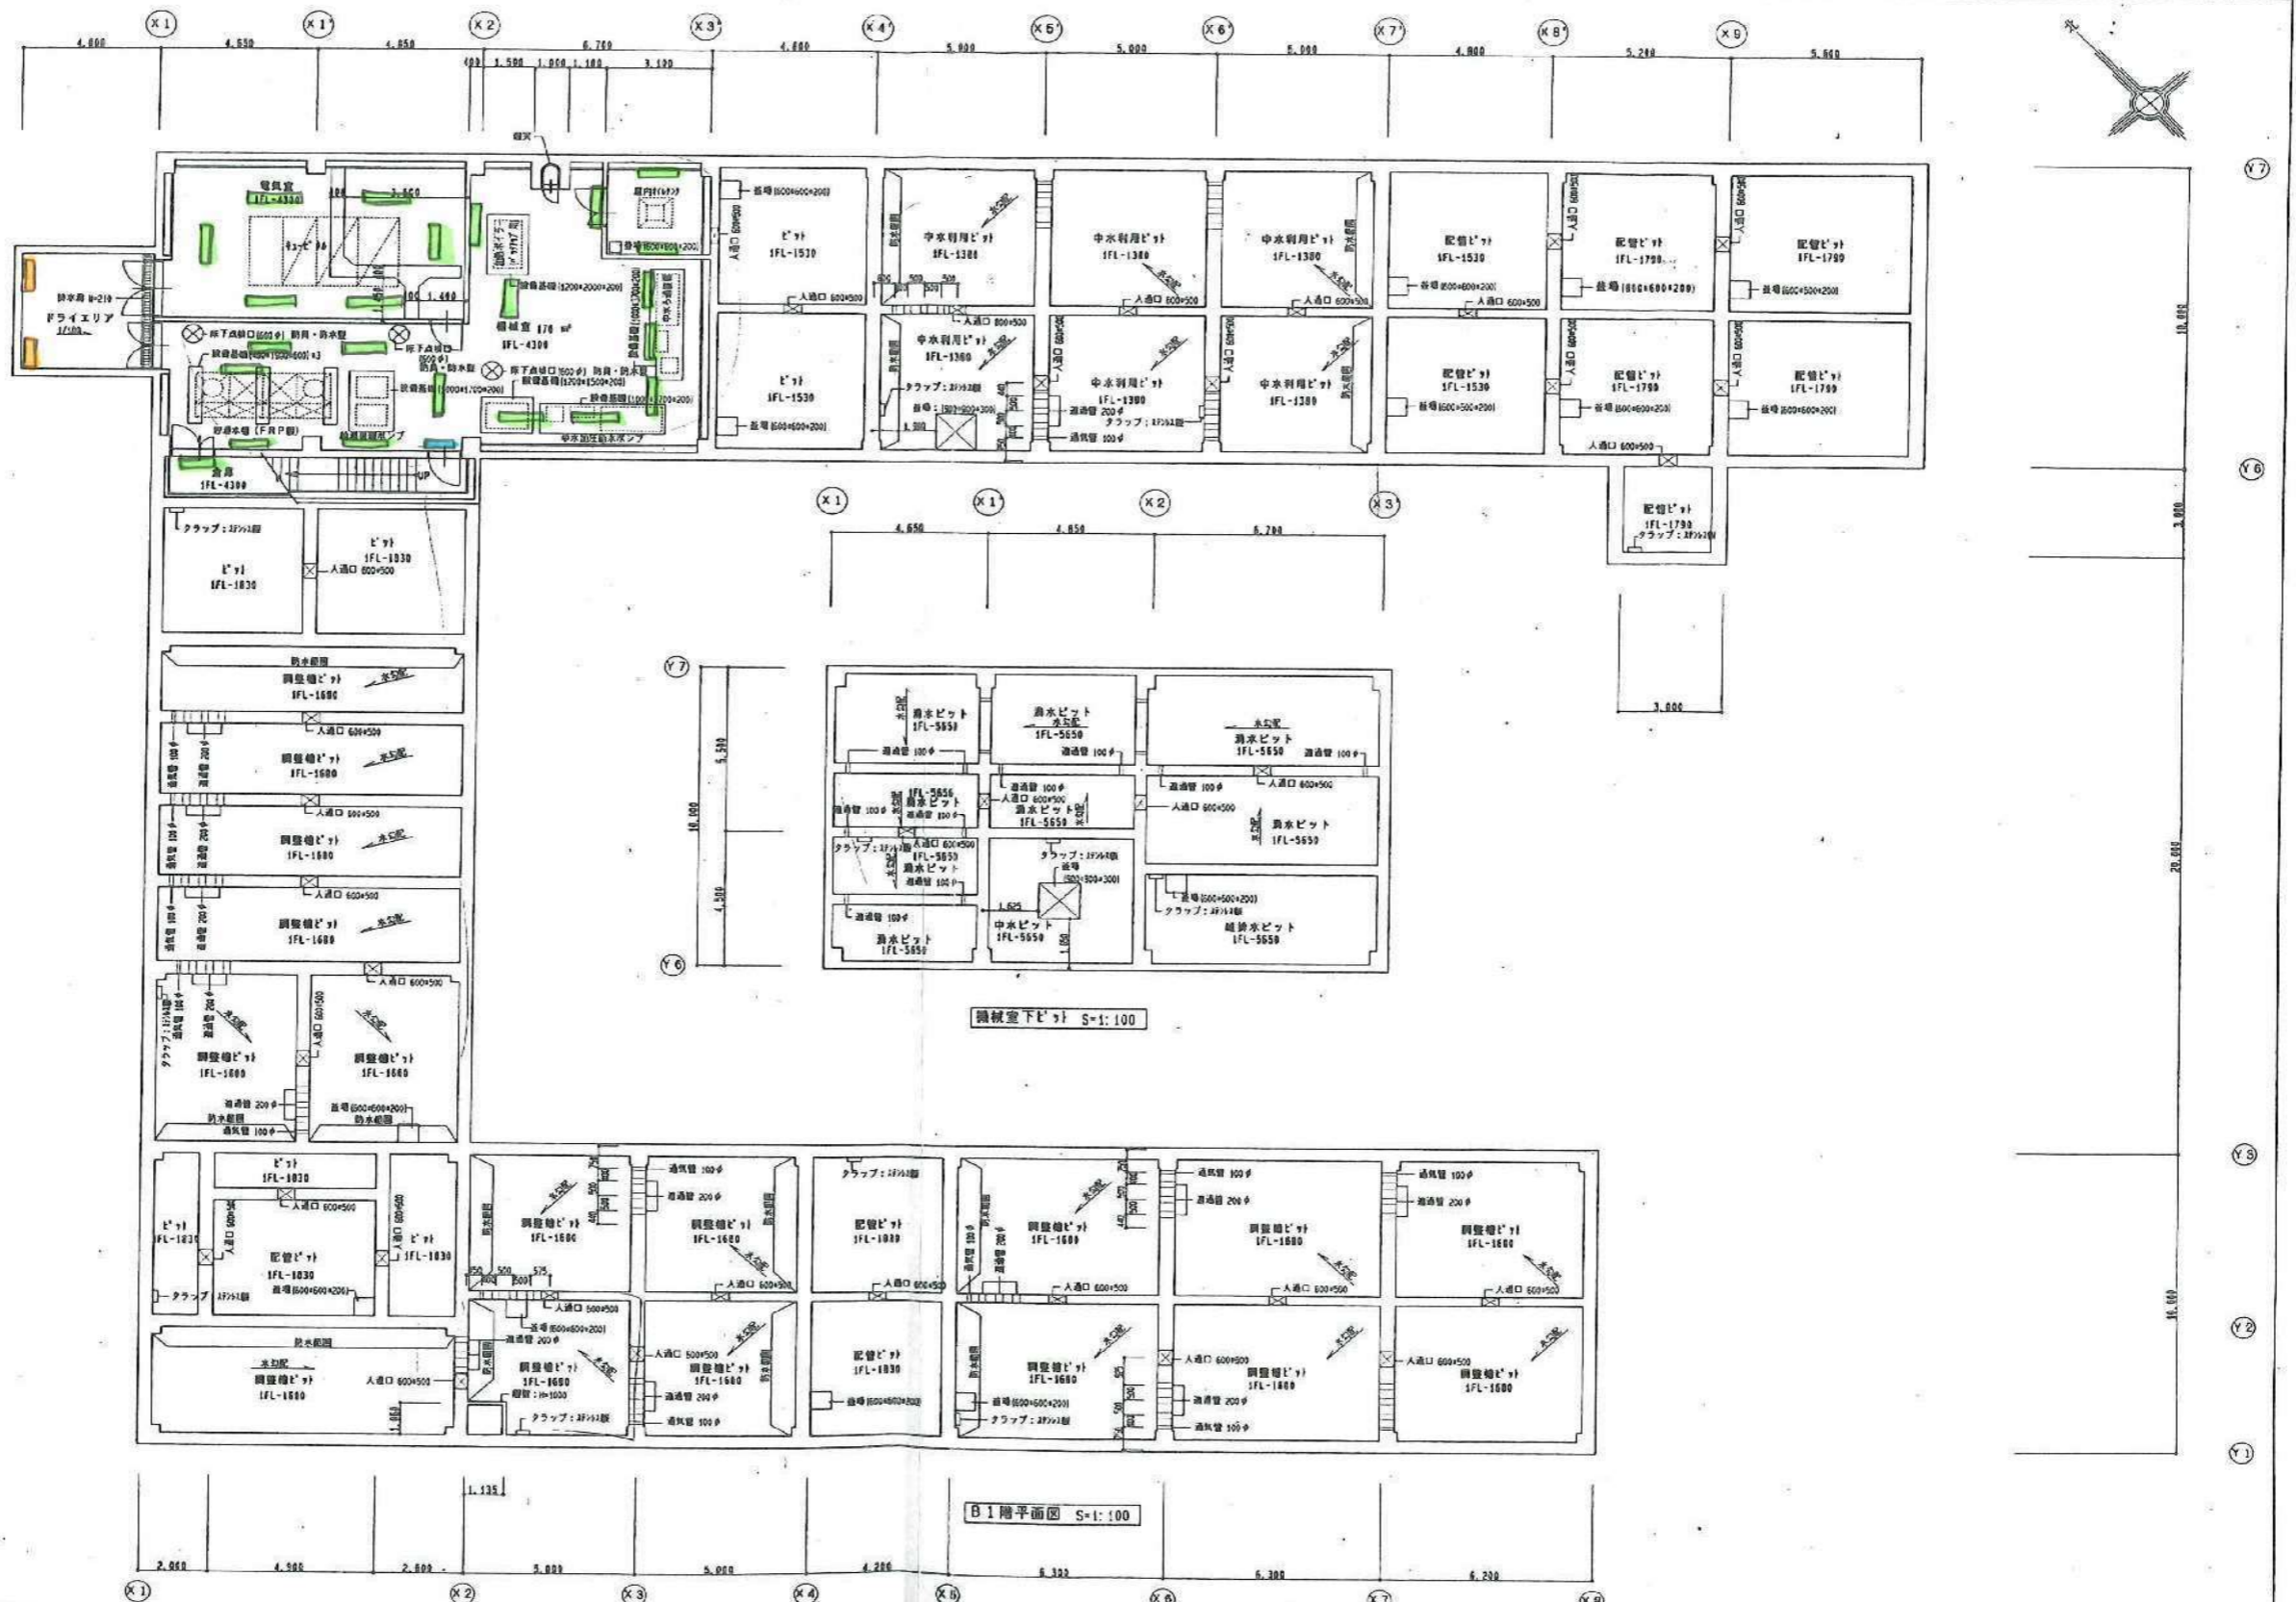

千葉市都市局建築部営繕課


工事名称  
千葉市若葉いきいきプラザ 新築工事

設計年月日 平成 11 年 5 月 0 日  
B1階平面図



縮尺 S=1:100  
A-12

設計者 株式会社 創設計 市川 隆司  
住所 氏名 1級建築士登録(大臣) 第200882号  
印


A1	FHF32X2	下面開放	FR819-322 PH	B1	FHF32X2	ルーバー	FR815L3V3-322	C1	FHF32X1	富士型	F889-322 PH	D1	FHF32X2	埋込SUS	E1	FHF32X2	笠付SUS	F82MPA-322	F1	FHF32X1	片反射SUS			
A2	FHF32X1	下面開放	FR819-321 PH	B2	FHF32X1	ルーバー	FR815L3V3-321	C2	FL 20X2	富士型	F886-202	D2	FHF32X1	埋込SUS	E2	FHF32X1	笠付SUS	F82MPA-321						
A3	FHF20X2	下面開放	FR92-202 GH																					
A4	FHF20X2	下面開放	KI-FR92-202 GH																					
	A1X4台 A2X4台 A3X4台				B1X6台				C1X30台 C2X1台			D1X4台		E1X2台 E2X8台		F1X5台								
G1	FL20X1	ブラケット	FR2MP-201 OL	H1	FHF32X1	ミラー灯	PH	I1	FML18X1	ポーチ灯		J1	FHF32X2	笠付	F8R2-322	K1	FPL55X3	ルーバー		L1	FPL55X4	埋込和風		
				H2	FL20X1	ミラー灯	OL	I2	FCL30X1	ブロッホ防護型						K2	FPL36X2	ルーバー						
	O1X4				H1X2台 H2X5台				I1X1台 I2X1台			J1X4		K1X24台 K2X15台		L1X2台								
M1	FHT24X1	ダウンライト		N1	IL60X1	ダウンライト	IR87-K80	O1	FHF32X1	浴室用防護型		P1	JDR90X1	スポット		Q1	FL15X1	棚灯		R1	FHF32X1	笠付		
M2	FHT13X1	ダウンライト																		R2	FL20X1	笠付		
	M1X7台 M2X1台				N1X12台				O1X4台			P1X6台		Q1X1台		R1X2台								
S1	FHF32X2	階段誘導灯 笠付		T1	FL40X2	笠付防雨BT付	SUS	U1	JE30X1	ダウンライト	K1-IR82-J00	V1	FL10X1	逃難誘導灯	BT1-FBF10-101	W1	FL20X1	階段誘導灯	BT1-FBF10-101	X1	20A型	逃難口誘導灯	SH1-FBF20PF-20A	
								U2	JE13X1	ダウンライト 非常灯											X2	20B型	逃難口誘導灯	SH1-FBF20-20B
	S1X2台				T1X4台				U1X17台 U2X21台					W1X2台		X1X20台 X2X7台								
Y1	20A型	逃難口誘導灯	BT1-FBF23P-20A	Z1	FL20X2	逃難口誘導灯	SH1-FBF10-201		B	BHF500X1	パラスレス水銀灯		D	FL10W-1										
Y2	20A型	逃難口誘導灯	BT1-FBF23P-20A																					
	Y1X4台 Y2X3台				Z1X1台				BX4台			DX2台												

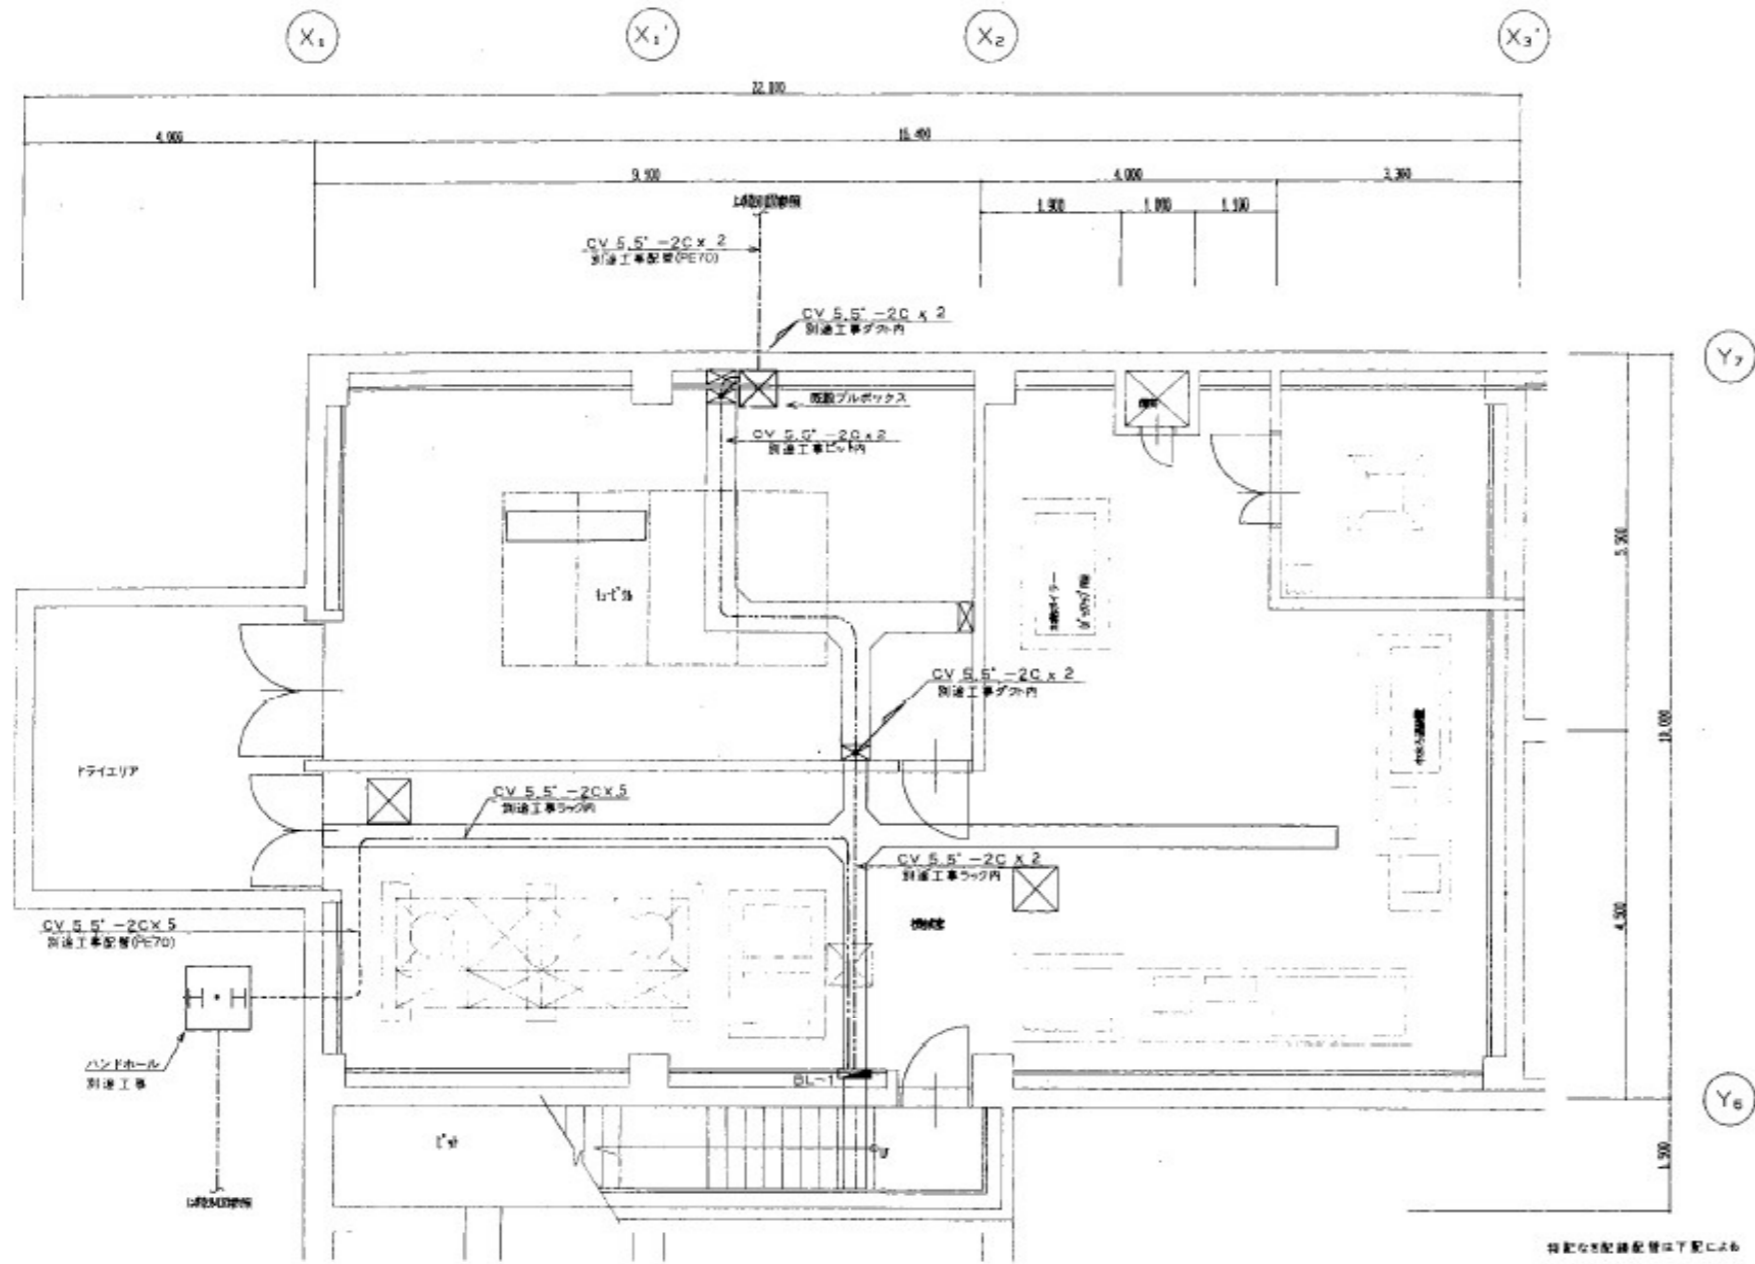


指定の記号は以下に示す  
 虚線記号(別添工事)  
 実線記号  
 点線記号  
 点線記号  
 点線記号  
 点線記号

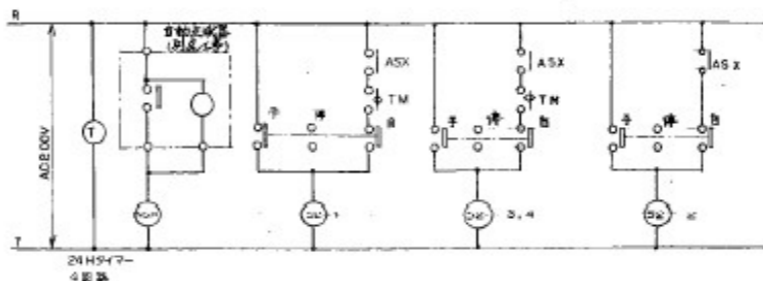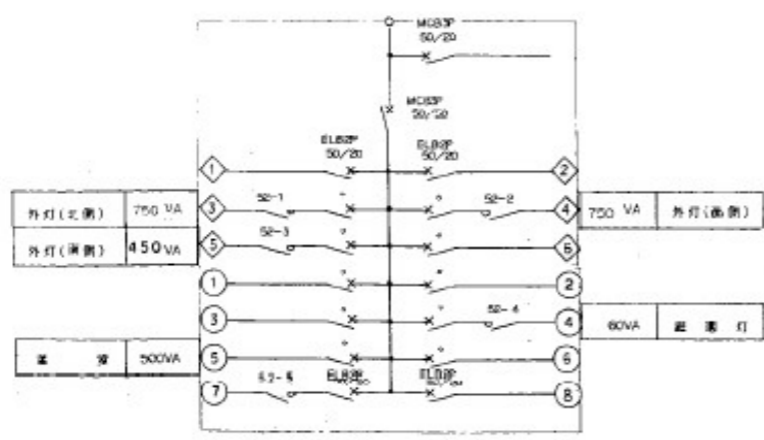

外灯要図(単位)

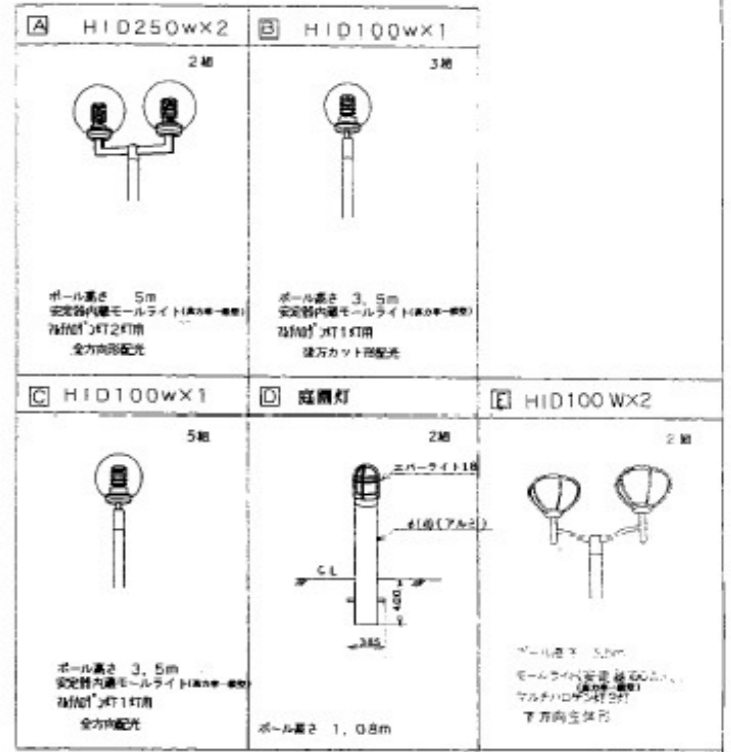

ポール詳細図

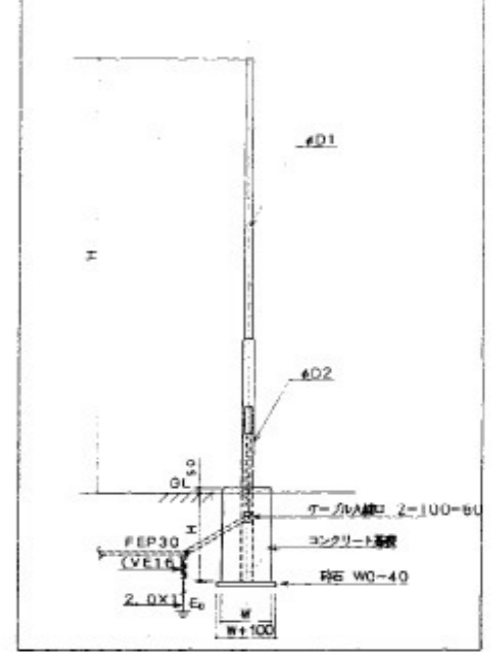

器具記号	ポール仕様 (φ*)		コンクリート基礎 (φ*)	
	H[m]	D1[m]	D2[m]	厚 [mm]
A	5.0	114	139	1300 600
B	3.5	89	114	900 500
C	3.5	89	114	900 500
D	1.08	89	114	600 300
E	3.5	89	114	1300 600

BL-1(別添工事) 自動点滅器は別添工事とする。

自動点滅器制御回路図 (別添工事)

千葉市都市局建築部 設備課 建築  
 工事名称 千葉市若葉いせいプラザ外灯設備工事  
 設計年月日 平成 年 月 日  
 図面 地下平面図  
 縮尺 S=1:50  
 図番 E-3  
 検閲者 全務 生野 理生 保良 保良  
 設計者 株式会社 創設計 川崎 隆司  
 住所 氏名 1級建築士登録(次) 第00882号 印