



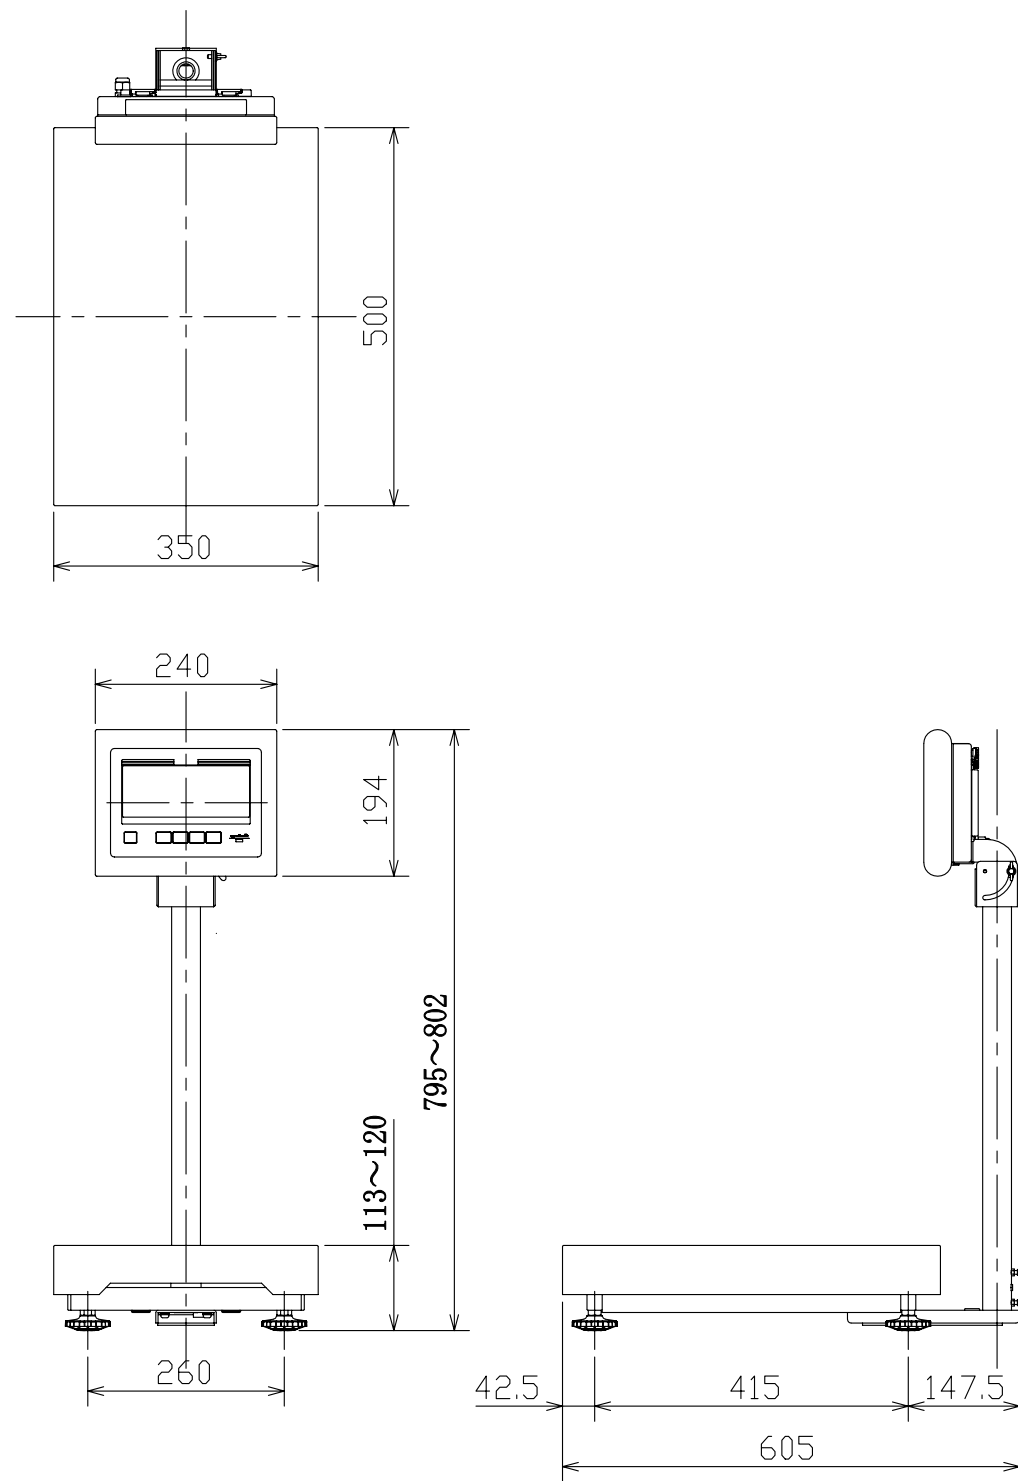



仕様			
品番	DP-6701K-32	DP-6701K-60	DP-6701K-150
検定	検定品（日本国計量法新検測）		
秤量	32kg	60kg	150kg
目量	0.01kg	0.02kg	0.05kg
最大風袋引き量	32kg	60kg	150kg
載台寸法	350(W)×500(D)mm		
材質	ステンレス製		
防水性	IP65準拠		
製品質量	約13kg		
電源	”単一乾電池×4本（付属）、 専用ACアダプター（オプション）”		
電池寿命	連続約3000時間（アルカリ乾電池使用時）		
定格電圧	DC 6V		
消費電力	0.03W		
文字寸法	LCD表示：23.5(W)×45(H)mm		
使用温度範囲	10℃ ～ +40℃		
使用湿度範囲	30% ～ 85% R.H.（結露無きこと）		
機能	零点リセット、ワンタッチ風袋引き機能、プリセット風袋引き機能、自動風袋引き機能、オートオフ機能、マルチファンクション機能（定量計量機能、チェッカ機能、ランク選別機能、計数機能）		
オプション	専用ACアダプターユニット、Bluetooth通信ユニット、Bluetooth無線プリンタ、US Bメモリ、音声ランク出力ユニット		

※電池寿命はメーカー型式や保存状態、使用環境により異なります。
※ACアダプタ使用時は、非防水になります。



	物件名称 千葉市立仁戸名小学校 大規模改造実施設計業務委託	品名 デジタル台秤	W 350	D 605	H 795	図番 A1
		型式 DP-6701K	セクション <A：検収室/下処理室>	縮尺 1/10	台数 1	

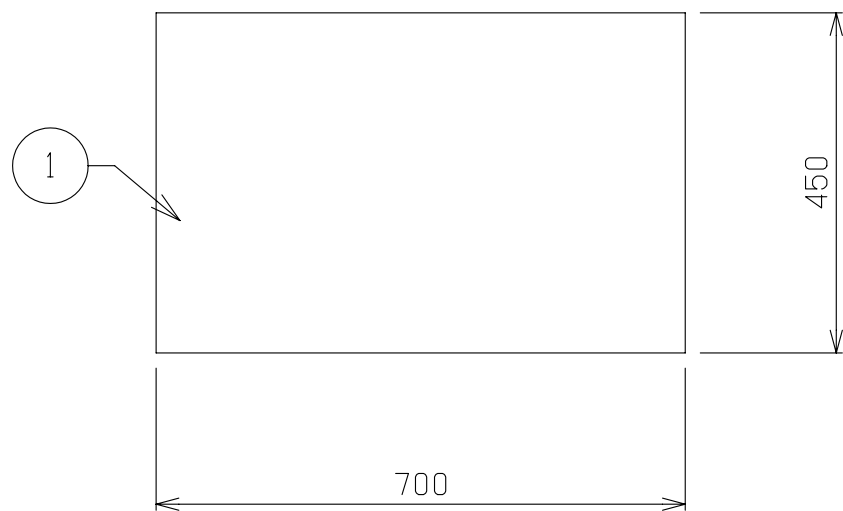


No	品 名	仕 様
1	甲板	SUS430 t1.2 No.4
2	脚材	SUS430 φ38 パイプ
3	補強材	SUS430 t1.2 □32×16 パイプ
4	キャスター	4インチウレタン製 自在式 対角ストッパー2ヶ付

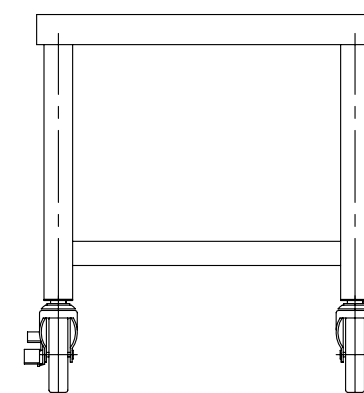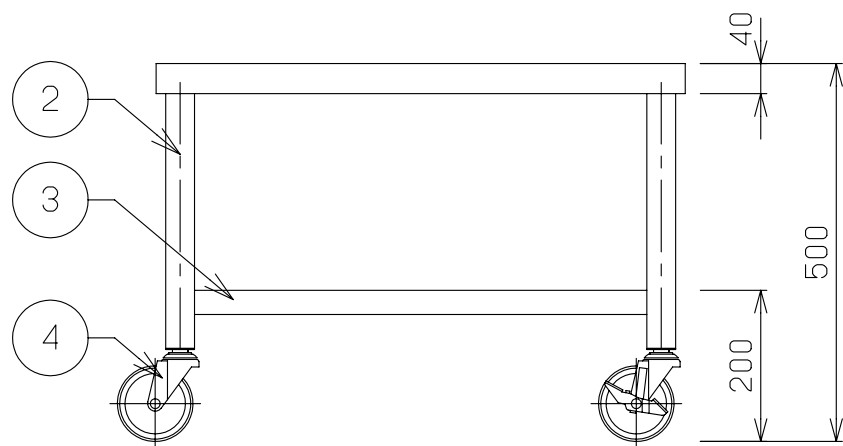


	物件名称 千葉市立仁戸名小学校 大規模改造実施設計業務委託	品名 秤台	W 700	D 450	H 500	図番 A2
		型式	セクション <A：検収室／下処理室>		縮尺 1／10	台数 1

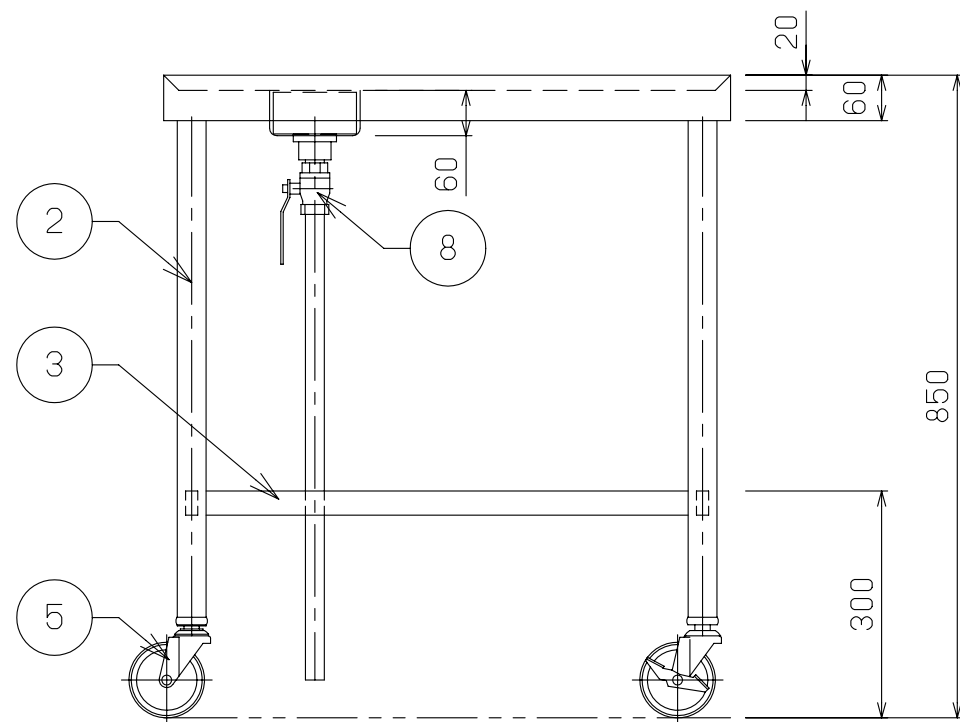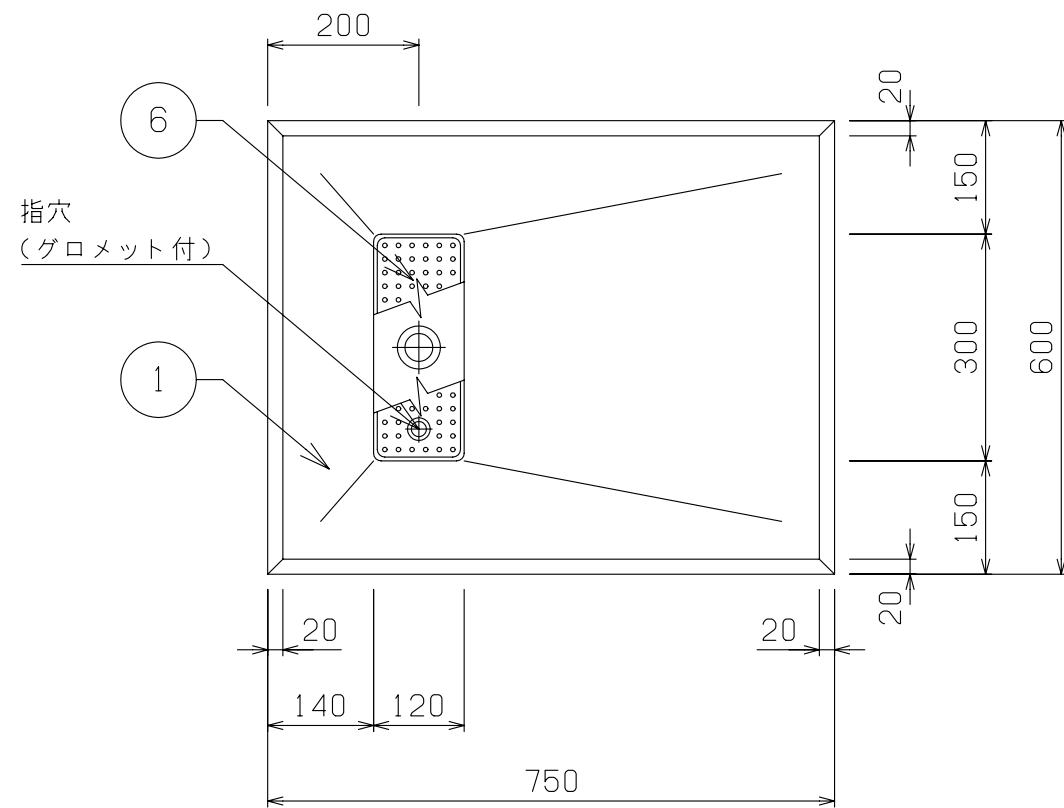

No	品 名	仕 様
1	水切甲板	SUS430 t1.5 No.4
2	脚材	SUS430 t1.2 φ38 パイプ
3	補強材	SUS430 t1.2 □32×16 パイプ
4	パイプ受アングル	SUS430 40×40×L3
5	キャスター	4インチウレタン製 自在式 対角ストッパー2ヶ付
6	水切ストレーナー	SUS430 t0.8 パンチング
7	排水金具	真鍮クロームメッキ 目皿付 25A
8	排水バルブ	25A ボールバルブ
9	排水管	25A 塩ビ管

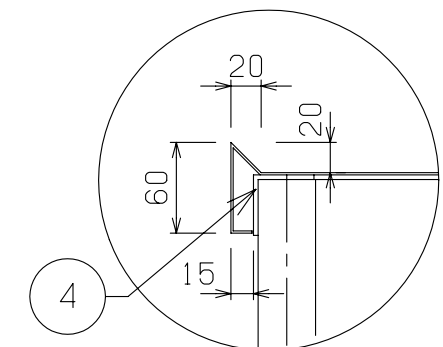

A部詳細


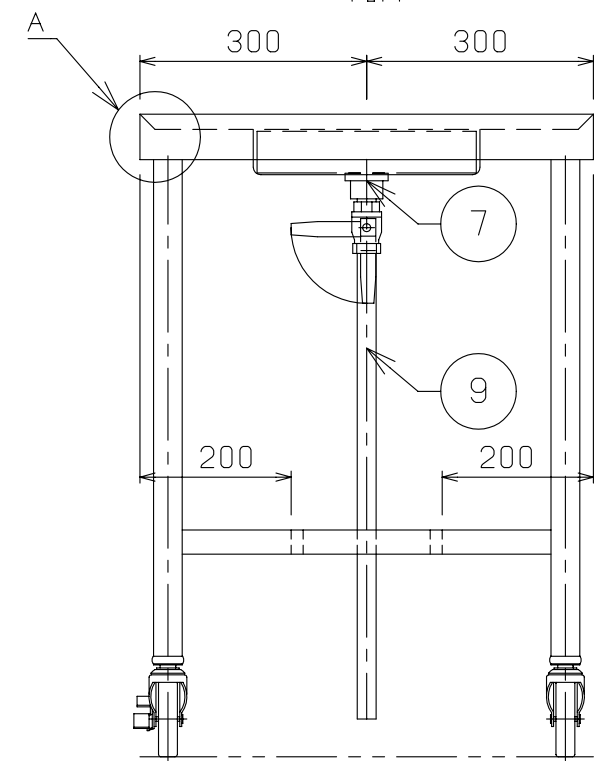


物件名称	千葉市立仁戸名小学校 大規模改造実施設計業務委託	品名	移動台		W	750	D	600	H	850	図番
		型式	DTM-76		セクション	<A:検収室/下処理室>		縮尺	1/10	台数	1


製品名	ホシザキ業務用冷凍冷蔵庫
形名	HRF-150B
電源	単相100V 50/60Hz 容量1.03kVA(10.3A)
電流	運転電流 5.3/5.2A 電動機定格電流 3.3/3.2A 始動電流 15/15A
消費電力	電動機定格消費電力 245/250W(力率74/78%) 電熱装置定格消費電力 749W 冷却時消費電力 443/448W 霜取時消費電力 758/757W
放熱量	580/590W
電源コード	2.3m(L形プラグ付)
定格内容積	総内容積1276L(冷蔵室976L、冷凍室300L)
外形寸法	幅1500×奥行800×高さ1910(～1940)mm
内形寸法	冷蔵室：幅673×奥行608×高さ716mm 幅1396×奥行648×高さ682mm 冷凍室：幅673×奥行648×高さ666mm
外装	ステンレス鋼板、垂鉛鋼板(後板、底板) 多層クリアコートステンレス鋼板(フロントパネル・扉)
内装	ステンレス鋼板、ABS樹脂
断熱材	硬質ポリウレタン一体発泡
冷却方式	強制対流式
除霜方式	冷蔵室：ヒータ式、オフサイクル式自動選択 冷凍室：ヒータ式
圧縮機	冷蔵室：全密閉形 出力130W(一定速) 冷凍室：全密閉形 出力190W(インバータ)
凝縮器	フィン&チューブ形 強制空冷式
冷却器	フィン&チューブ形
冷媒	R600a
庫内温度制御	冷蔵室：マイコン制御(デジタル温度表示)－6～12℃調節可能 冷凍室：マイコン制御(デジタル温度表示)－25～－7℃調節可能
除霜制御	マイコン制御
電気回路保護	アース線
冷媒回路保護	冷蔵室：モータプロテクタによる圧縮機停止(自動復帰) 冷凍室：過負荷保護制御による圧縮機停止(自動復帰)
脚	樹脂製90～120mm調整可能
棚	棚網(5枚)+スノコ(3枚)
製品質量	170kg (梱包時 177kg)
梱包	簡易ダンボール梱包 幅1570×奥行890×高さ1980mm
付属品	エバドレン蒸発装置、ドレンジョイント一式、ドレンホース2本
使用条件	周囲温度5～35℃ 電圧変動：定格電圧の±10%以内

＊仕様・外観につきましては、改良のため予告なく変更することがあります。

- 設置条件について
場所、給排水、電源等は取扱説明書・据付工事説明書に従って正しく行ってください。
また、本体設置スペースは、設置条件により若干異なることがありますので、10mm程度余裕をとってください。
(給排気スペース・配管スペース等は本体設置スペースとは別に確保が必要です。)
- 放熱量は、周囲温度30℃における最終到達温度の時の値です。
- この製品には漏電遮断器が付いていません。
「電気設備に関する技術基準」、「内線規定」にしたがった高調波対応形の過負荷保護付漏電遮断器を付設し、電源容量は仕様欄に記載してある値に適合した専用電源を使用してください。
過負荷保護付漏電遮断器の仕様は、定格感度電流15mA、定格不動作電流7.5mA、動作時間0.1秒以内。
- 元ブレーカー容量は15A 125Vです。
- 仕様欄記載の電流値及び消費電力等の仕様値は参考値です。
性能試験の結果により、仕様値を変更する場合があります。
- 製品コード：R850-M008



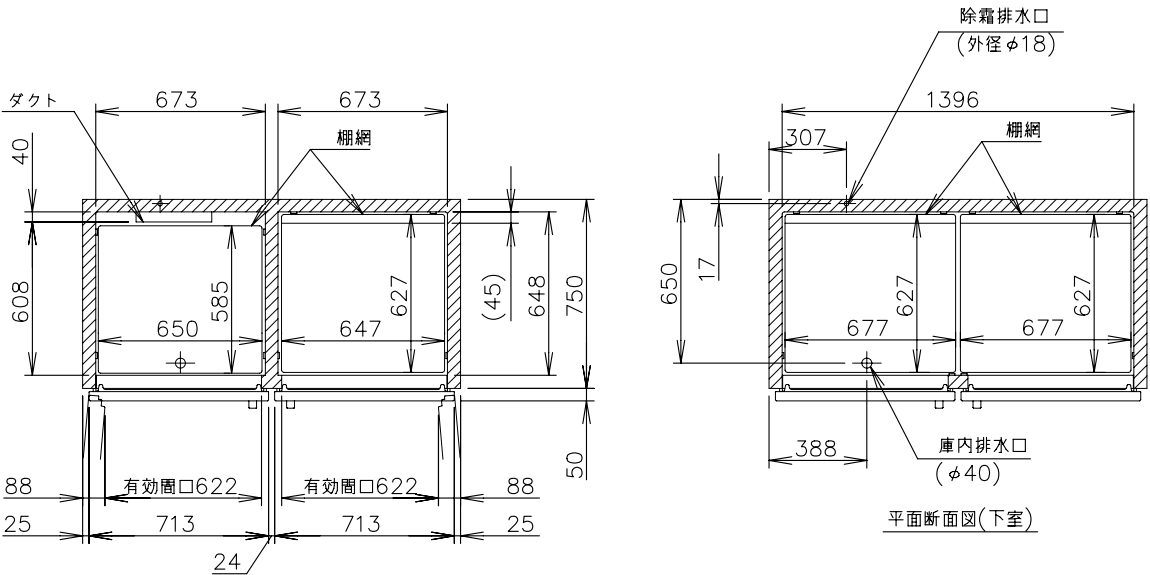
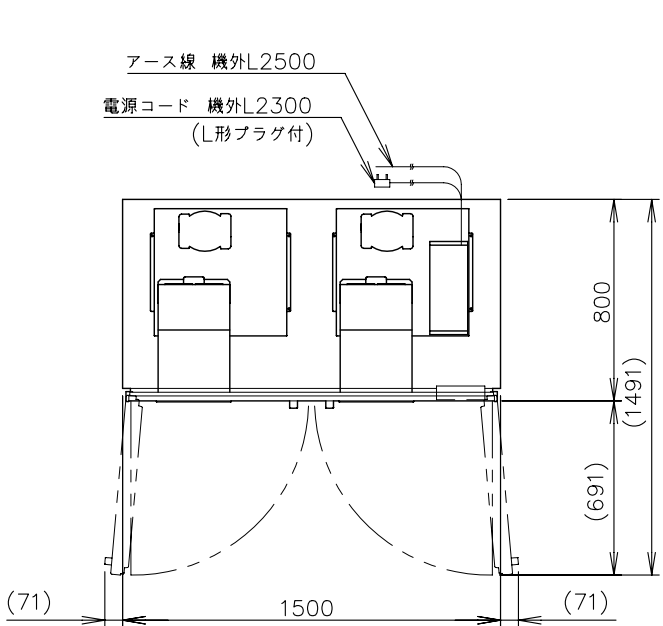







平面断面図(上室)

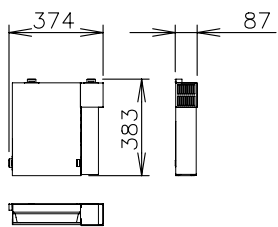

外形寸法	幅374×奥行383×高さ87mm
材質	ステンレス鋼板
貯水量	3L
ヒータ容量	150W
製品質量	3.6kg

エバドレン蒸発装置

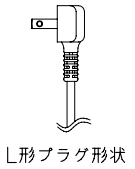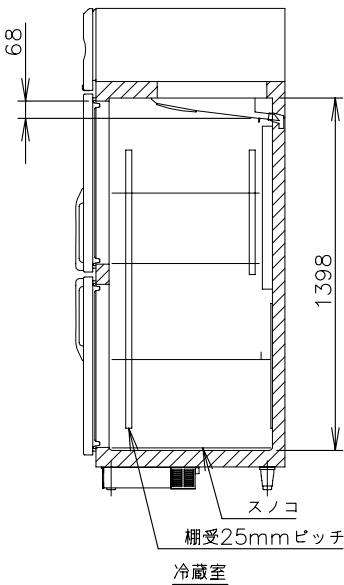
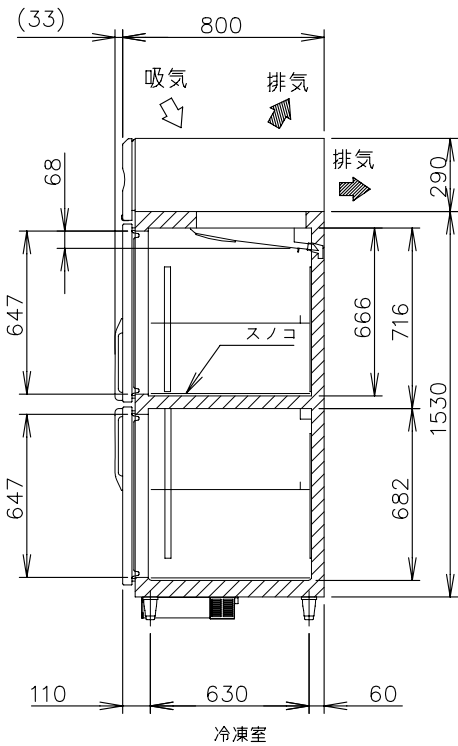
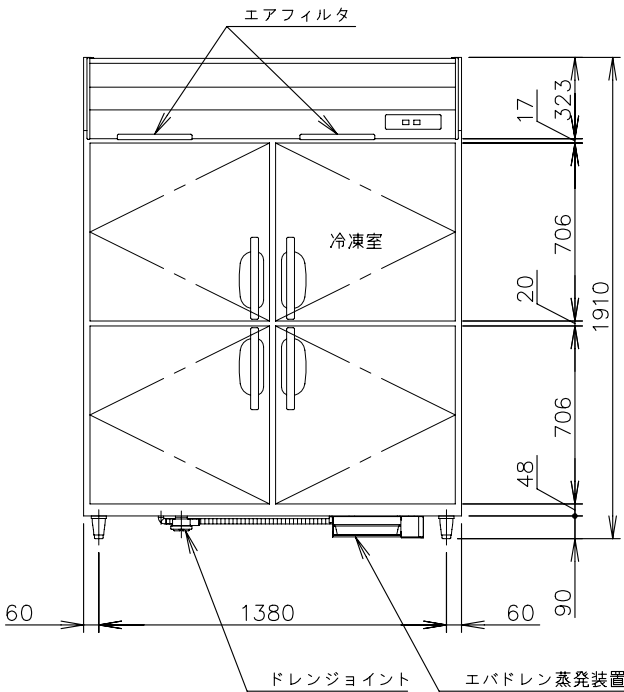


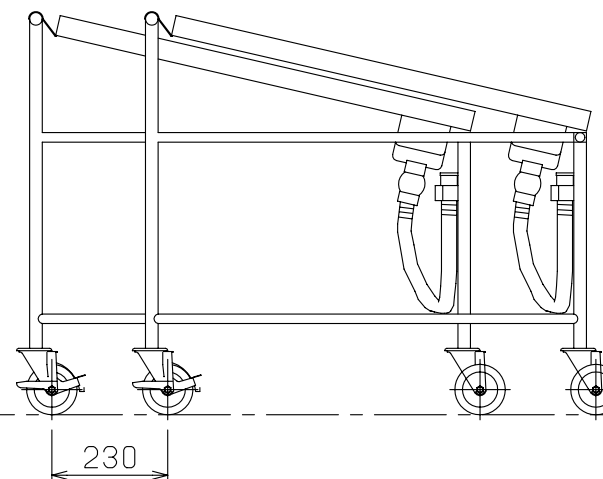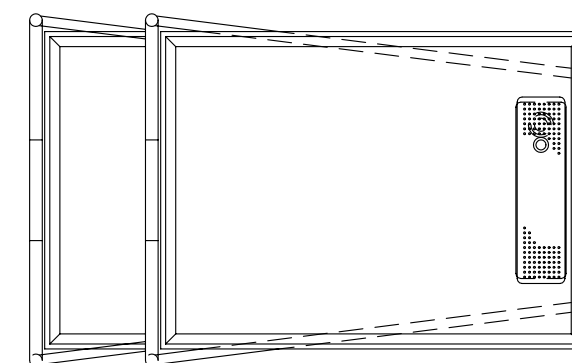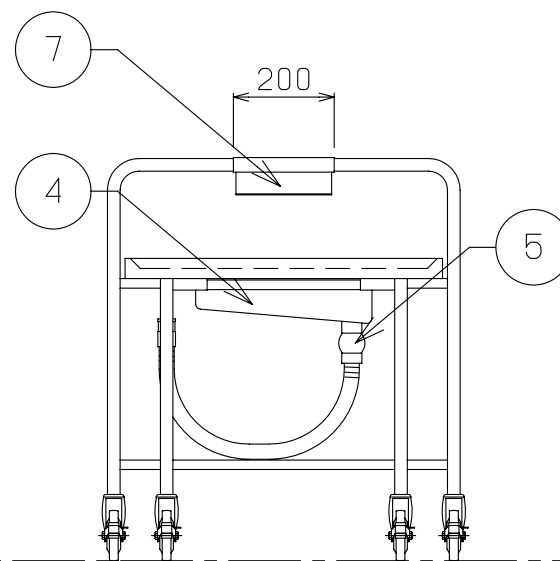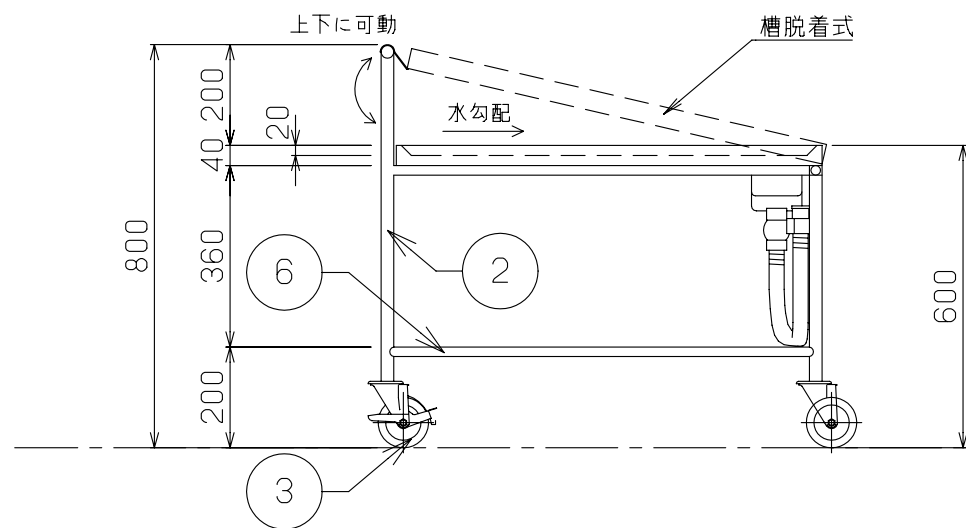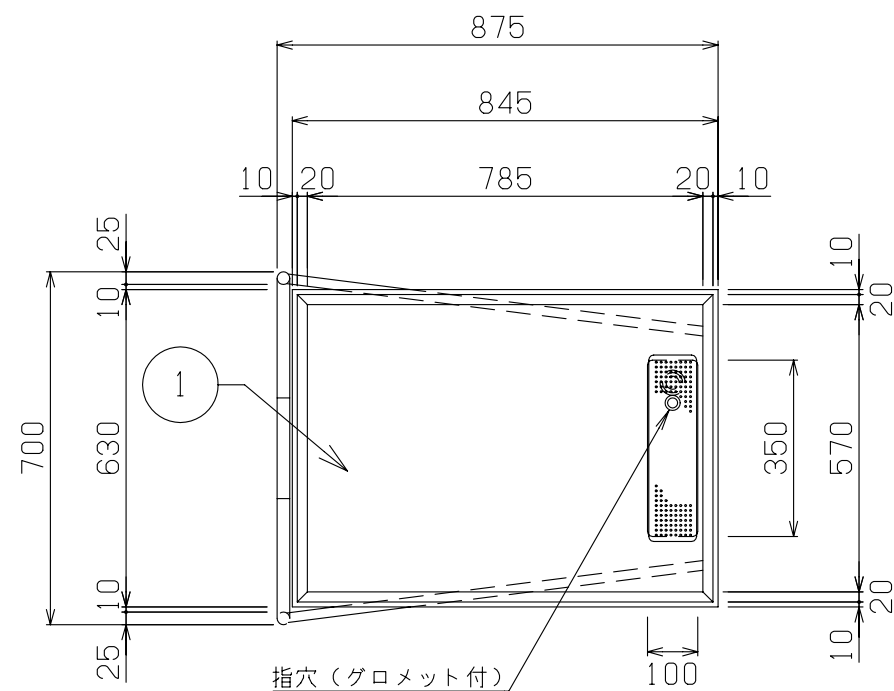

No	品 名	仕 様
1	水切甲板	SUS430 t1.2 No.4
2	脚材	SUS430 φ25 パイプ
3	キャスター	4インチウレタン製 自在式 ストッパー2ヶ付
4	排水金具	真鍮クロームメッキ 目皿付 25A ジャバラホース・引っ掛けフック付
5	排水バルブ	25A ボールバルブ
6	補強パイプ	SUS430 φ19 パイプ
7	フック	SUS430

- ・フレームと槽部が脱着出来る事
- ・保管時に積み重ね（スタッキング）収納が出来る事

物件名称	千葉県立仁戸名小学校 大規模改造実施設計業務委託	品名	コンパクト収納カート	W	875	D	700	H	800	図番	A5
		型式	VGC-87	セクション	<A：検収室/下処理室>		縮尺	1/15	台数	2	

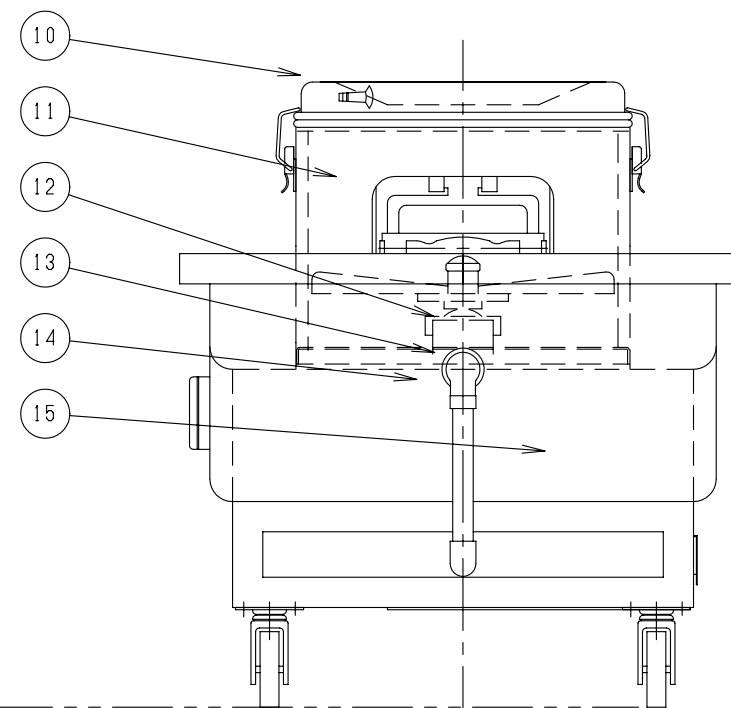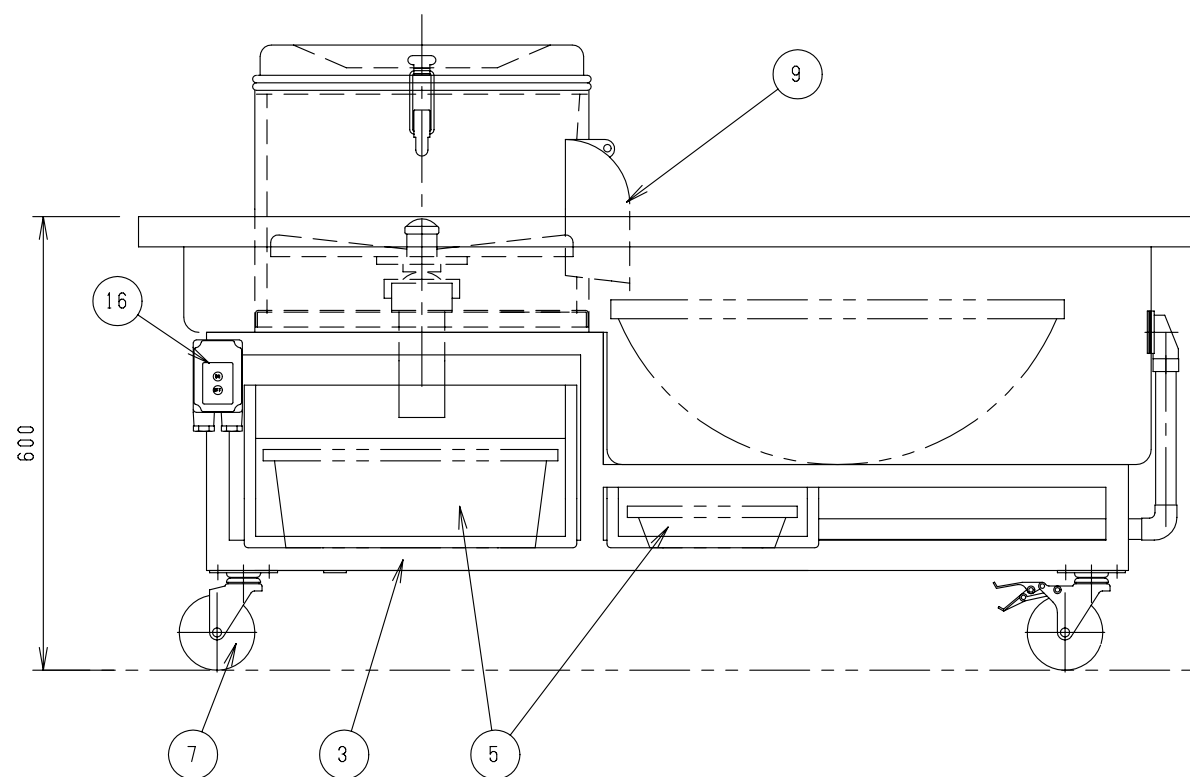
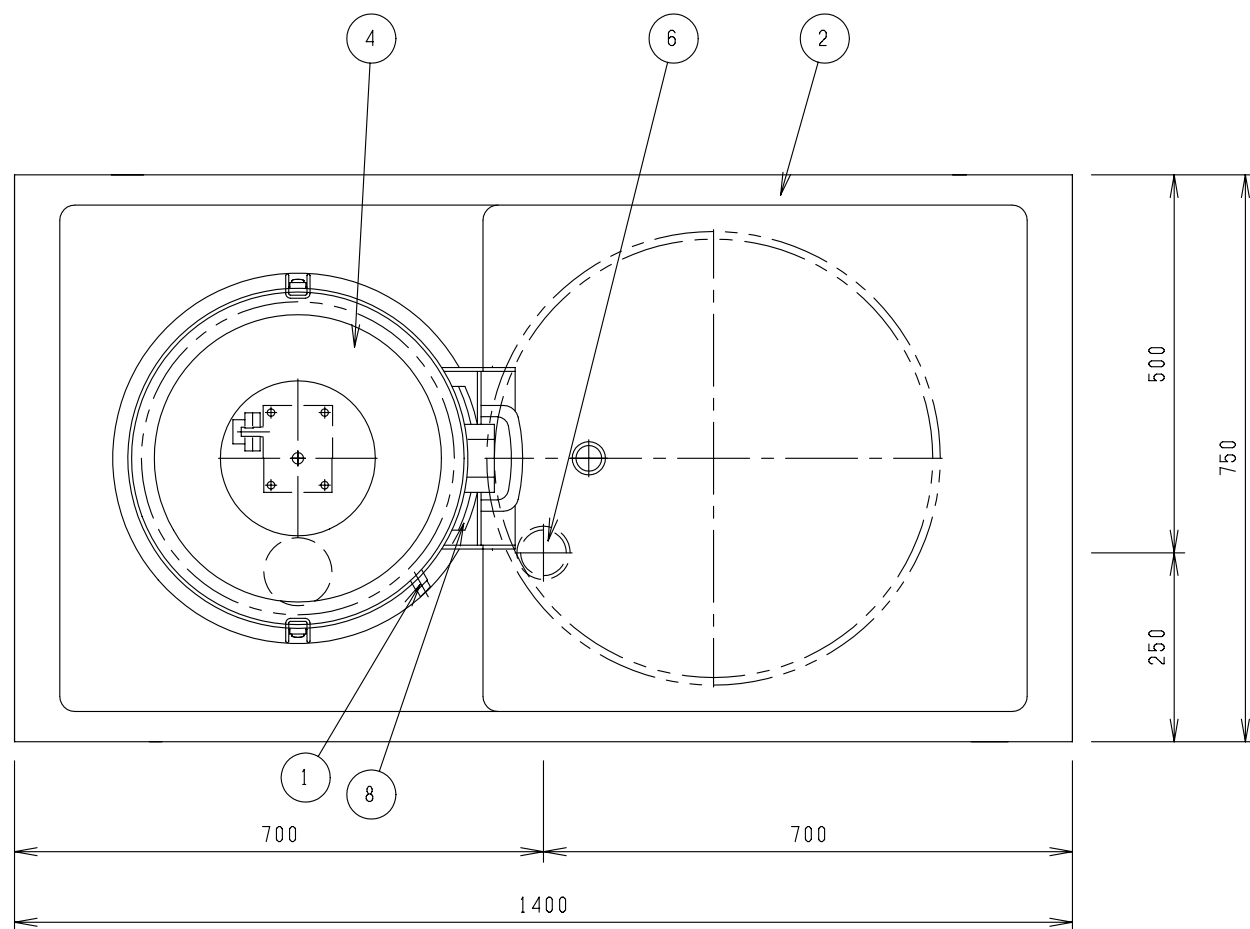


No		摘 要
1	給水口	合成樹脂φ19
2	槽	SUS430 t1.5No.4
3	架台	SUS304 t3 L40 HL
4	デスク	SUS430 t1.5カーボンランダム粒子
5	ゴミ受	カゴ
6	排水	50A
7	キャスター	φ100ウレタン車内2ケストッパー付
8	扉	AC7A
9	出口ホッパー	AC7A
10	投入口ホッパー	SUS430 t0.8
11	本体外装	SUS430 t0.8
12	水切りゴム	NBR
13	軸受	FC
14	減速機	1/10
15	モーター	3相 200V 400W
16	スイッチ	防水型
	電源コード	プラグ付


コンセント形状	3相 200V 15A 250V 
定格消費電力	3相 200V 400W

※ 本製品の仕様、性能は予告なしに変更する場合がございますのでご了承ください。


物件名称 千葉市立仁戸名小学校 大規模改造実施設計業務委託	品名 シンク付移動ピーラー	W 1400	D 750	H 600	図番 A6
	型式 PL-42N-DH-C	セクション <A:検収室/下処理室>	縮尺 1/10	台数 1	

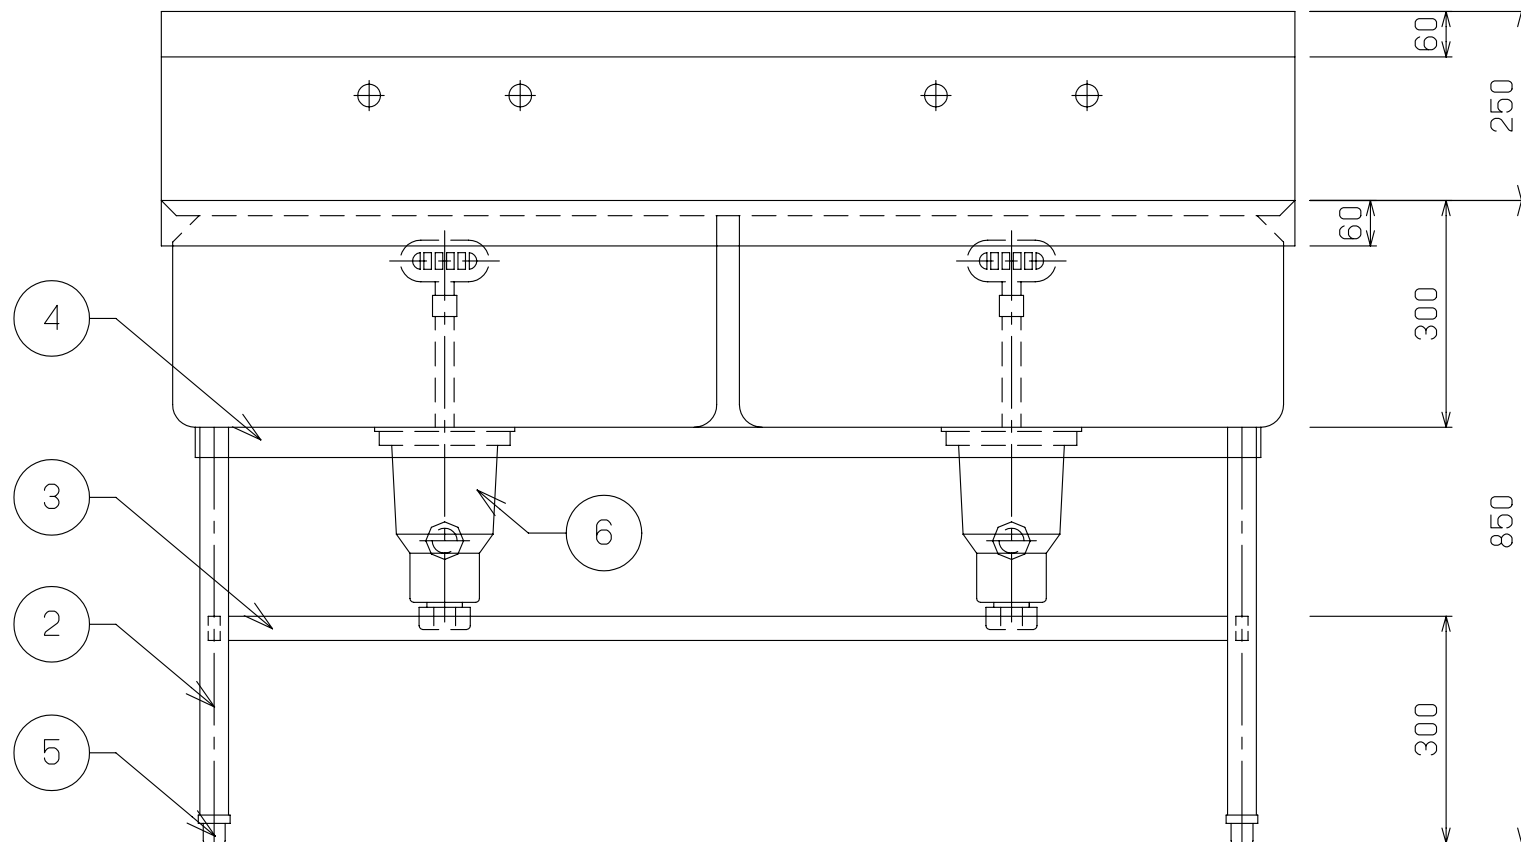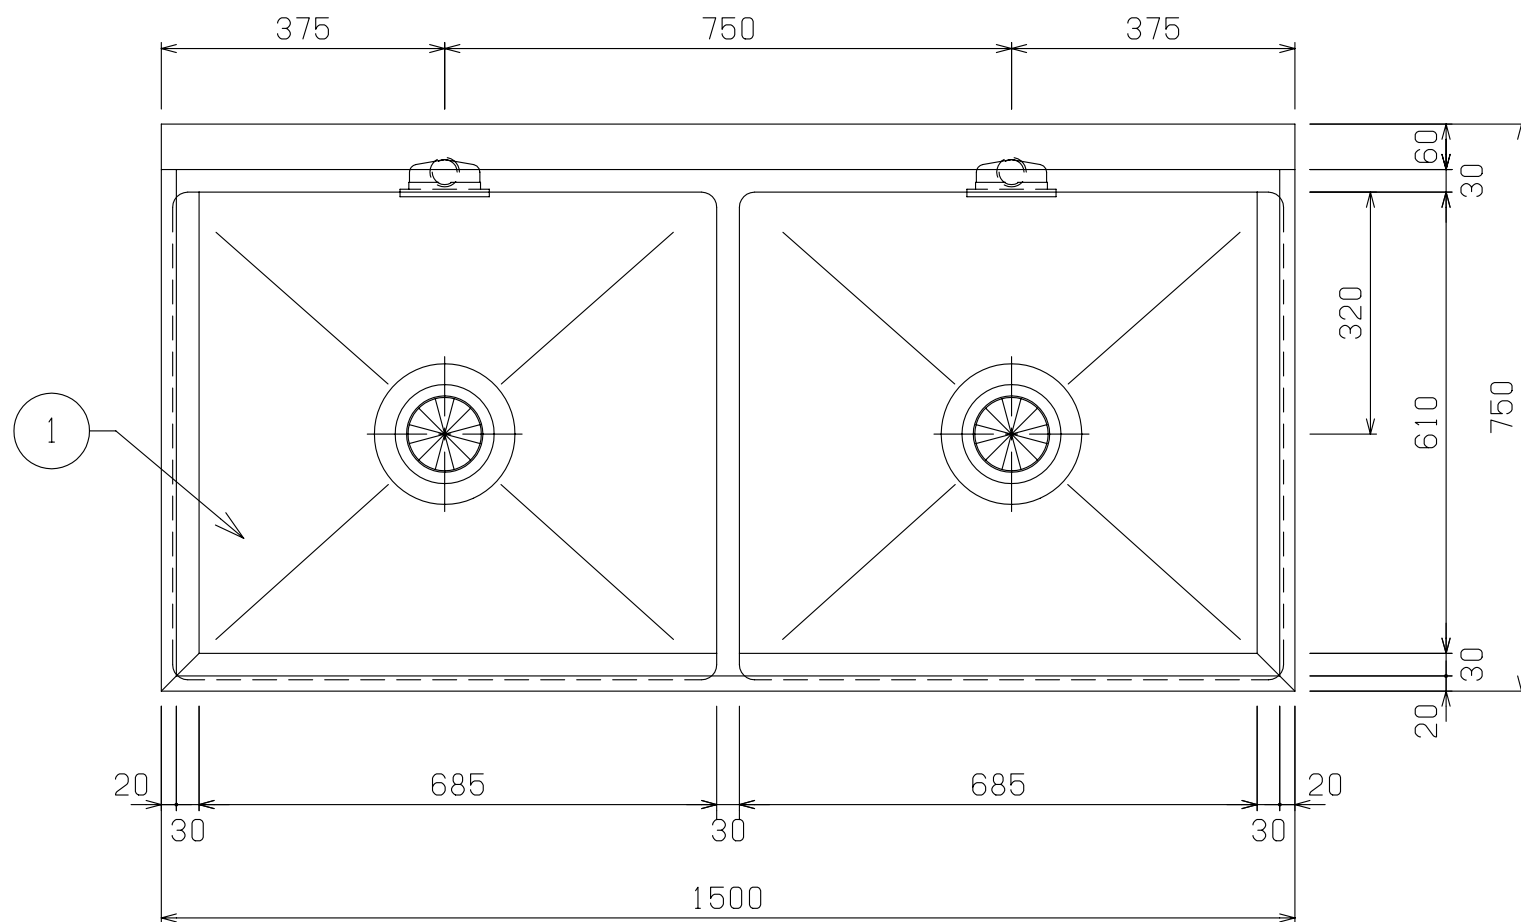




No	品 名	仕 様
1	甲板及び槽	SUS430 t1.5 No.4
2	脚パイプ	SUS430 t1.2 φ38
3	補強パイプ	SUS430 t1.2 □32×16
4	パイプ受アングル	SUS430 L3×40×40
5	アジャスト	SUS304
6	排水金具	40A 材質：樹脂及びSUS トラップ・大型ゴミ収納カゴ付
7	オーバーフロー金具	25A 小判型 材質：樹脂及びSUS
8	オーバーフロー管	φ32 塩ビ管

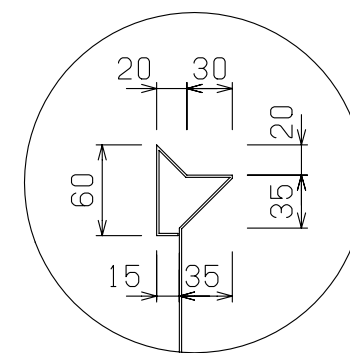


A 部詳細

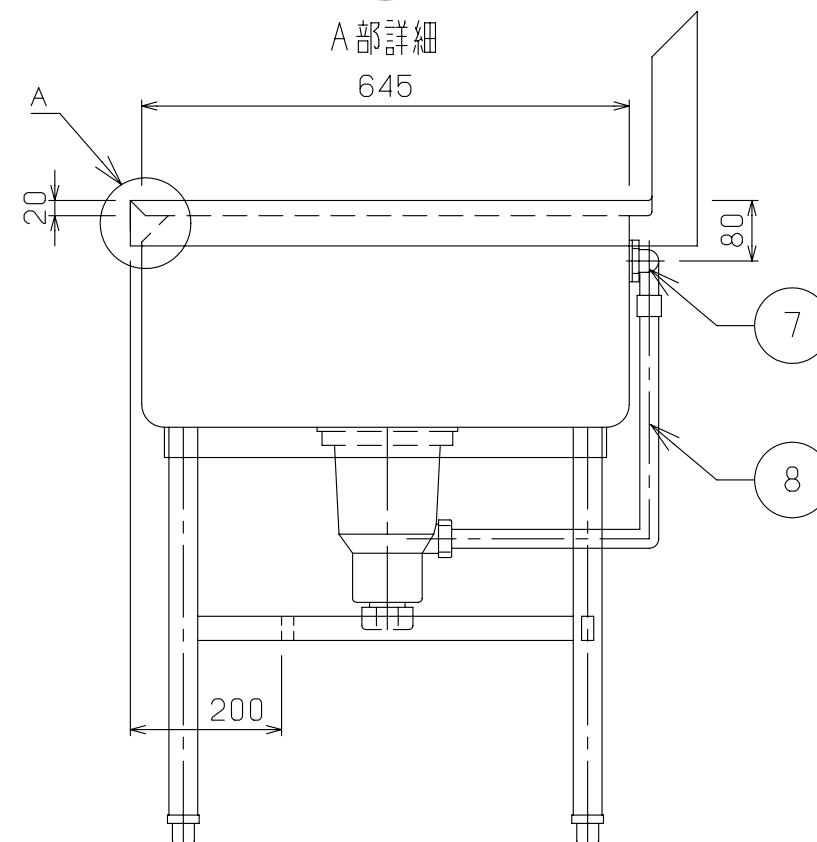




物件名称	千葉県立仁戸名小学校 大規模改造実施設計業務委託	品名	二槽シンク	W	1500	D	750	H	850	図番	A 7
型式	SDS2-157B	セクション	<A：検収室／下処理室>	縮尺	1/10	台数	1				

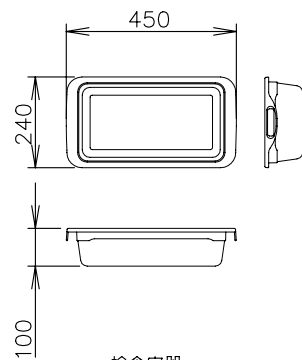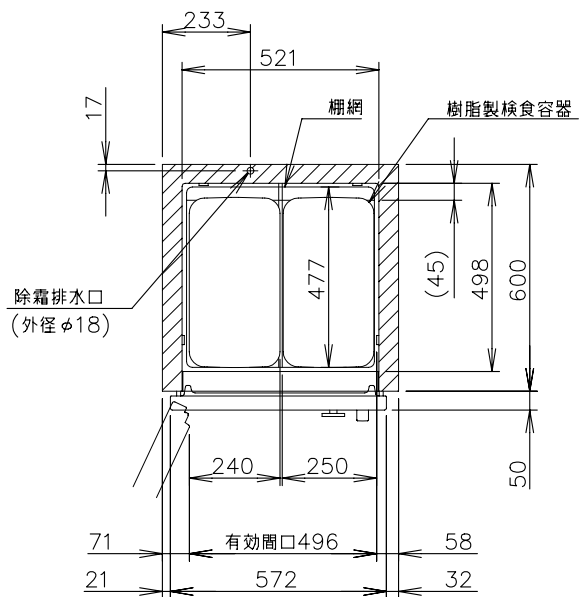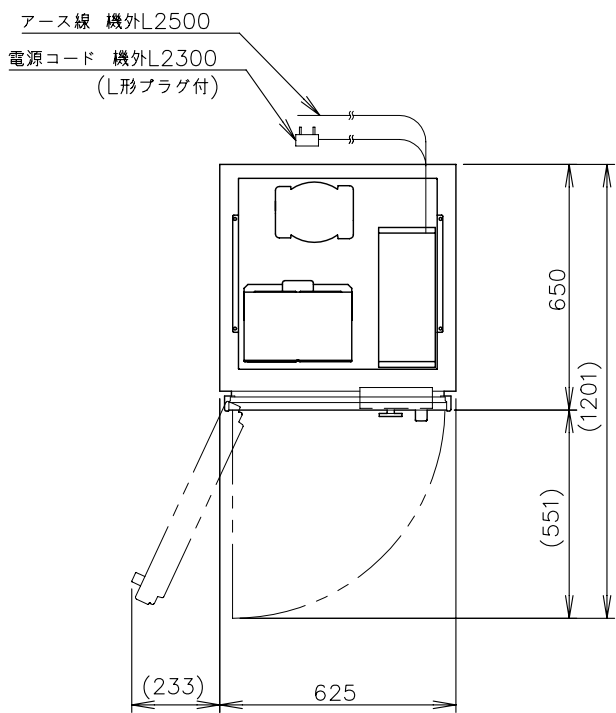

検査容器
容量7L

 

L形プラグ形状

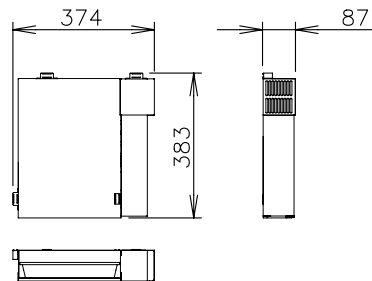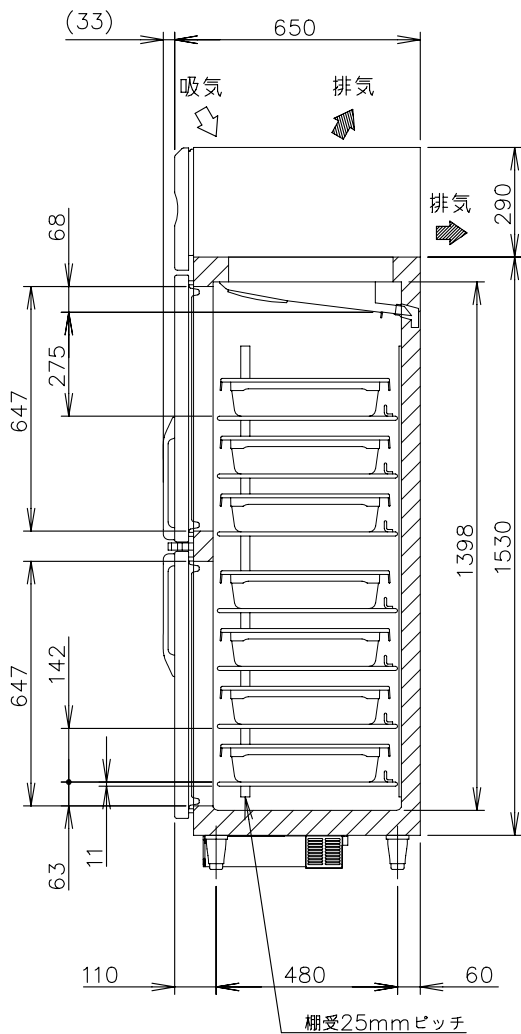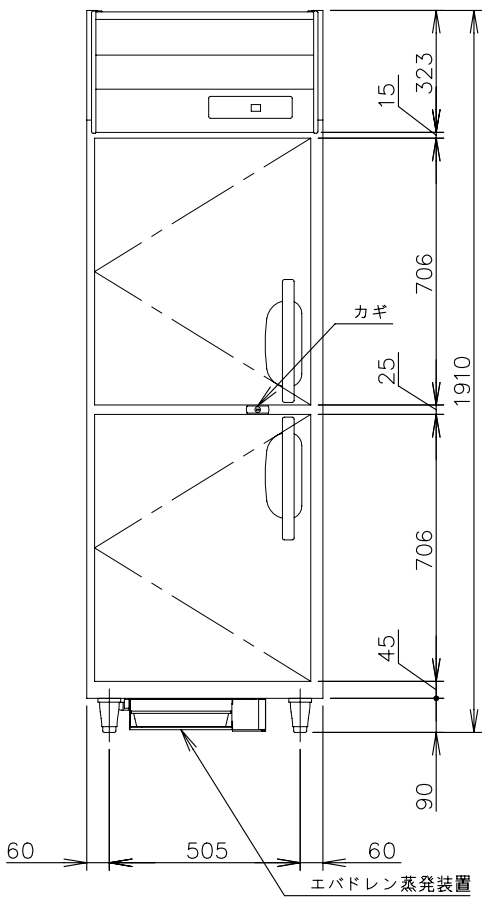

エバドレン蒸発装置



外形寸法	幅374×奥行383×高さ87mm
材質	ステンレス鋼板
貯水量	3L
ヒータ容量	150W
製品質量	3.6kg

製品名	ホシザキ検査用冷凍庫
形名	HF-63BT-(L)-KS2
電源	単相100V 50/60Hz 容量0.98kVA(9.8A)
電流	運転電流 6.0/5.9A 電動機定格電流 4.0/3.9A
消費電力	電動機定格消費電力 245/245W(力率61/62%) 電熱装置定格消費電力 520W 冷却時消費電力 444/444W 霜取時消費電力 529/528W
放熱量	450/450W
電源コード	2.3m(L形プラグ付)
定格内容積	384L
外形寸法	幅625×奥行650×高さ1910(～1940)mm
内形寸法	幅521×奥行498×高さ1398mm
外装	ステンレス鋼板、亜鉛鋼板(後板、底板) 多層クリアコートステンレス鋼板(フロントパネル・扉)
内装	ステンレス鋼板、ABS樹脂
断熱材	硬質ポリウレタン一体発泡
冷却方式	強制対流式
除霜方式	ヒータ式
圧縮機	全密閉形 出力400W(インバータ)
凝縮器	フィン&チューブ形 強制空冷式
冷却器	フィン&チューブ形
冷媒	R290
庫内温度制御	マイコン制御(デジタル温度表示)-25～-7℃調節可能
除霜制御	マイコン制御
電気回路保護	アース線
冷媒回路保護	ケースサーモによる圧縮機停止(自動復帰)
脚	樹脂製90～120mm調整可能
棚	7枚(耐荷重 20kg/枚)
製品質量	91kg (梱包時 96kg)
梱包	簡易ダンボール梱包 幅695×奥行740×高さ1980mm
付属品	エバドレン蒸発装置、樹脂製検査容器14個、ドレンホース、日付マグネット
使用条件	周囲温度5～35℃ 電圧変動：定格電圧の±10%以内

※仕様・外観につきましては、改良のため予告なく変更することがあります。

- 設置条件について
場所、給排水、電源等は取扱説明書・据付工事説明書に従って正しく行ってください。
また、本体設置スペースは、設置条件により若干異なることがありますので、10mm程度余裕をとってください。
(給排気スペース・配管スペース等は本体設置スペースとは別に確保が必要です。)
- 放熱量は、周囲温度30℃における最終到達温度の時の値です。
- この製品には漏電遮断器が付いていません。
「電気設備に関する技術基準」、「内線規程」にしたがった高調波対応形の過負荷保護付漏電遮断器を付設し、電源容量は仕様欄に記載してある値に適合した専用電源を使用してください。
過負荷保護付漏電遮断器の仕様は、定格感度電流15mA、定格不動作電流7.5mA、動作時間0.1秒以内。
- 元プレーカー容量は15A 125Vです。
- 仕様欄記載の電流値及び消費電力等の仕様値は参考値です。
性能試験の結果により、仕様値を変更する場合があります。



物件名称 千葉市立仁戸名小学校 大規模改造実施設計業務委託	品名 検査用冷凍庫	W 625	D 650	H 1910	図番 A8
	型式 HF-63BT-L-KS2	セクション <A：検収室/下処理室>	縮尺 1/20	台数 1	

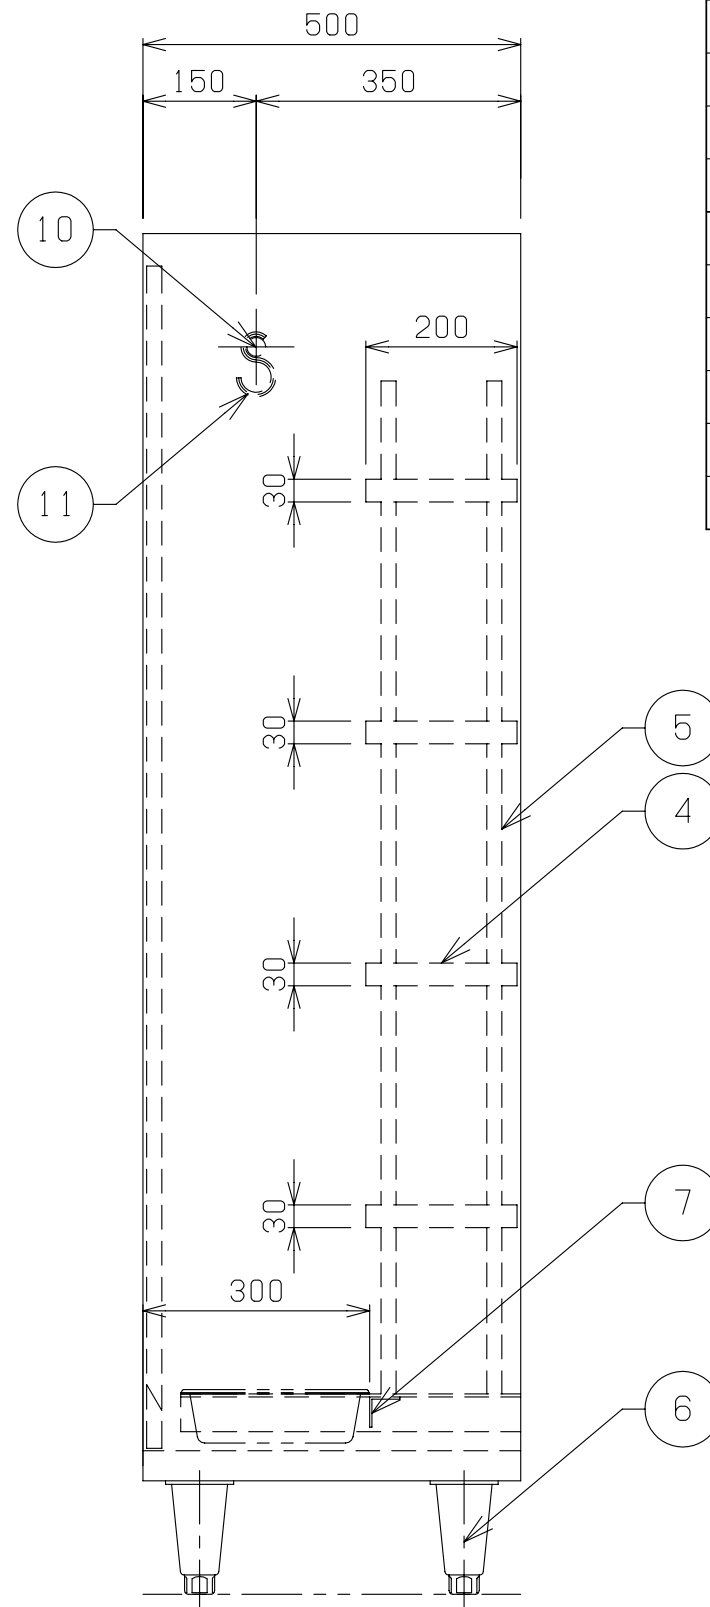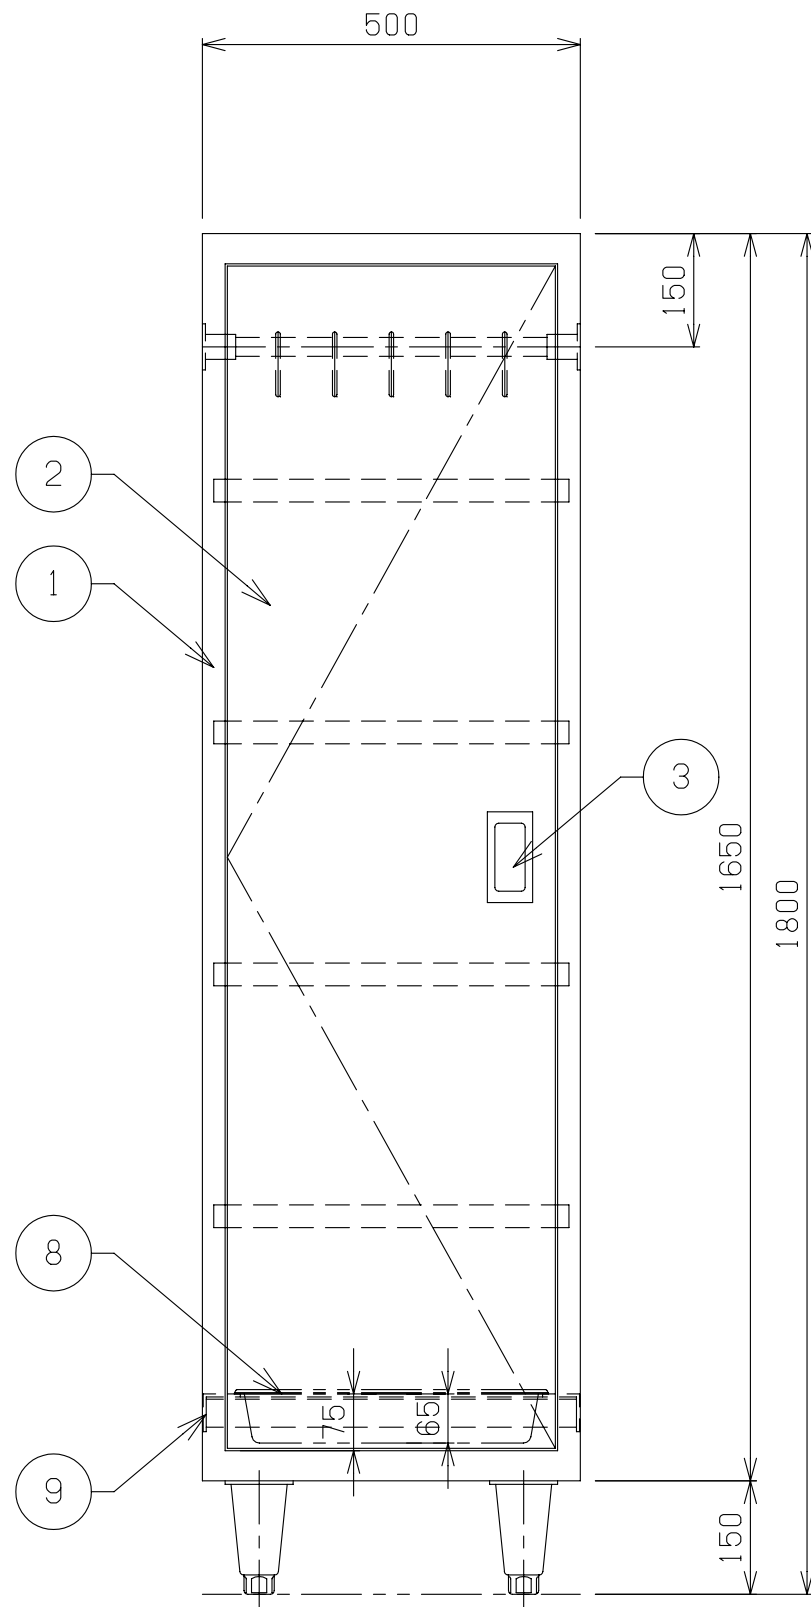




No	品名	仕様
1	本体	SUS430 t1.0 No. 4
2	開扉	SUS430 t1.0 No. 4
3	取手	SUS304
4	自在中棚	SUS430 t1.0 No. 4
5	自在棚受	SUS430 t1.0
6	アジャスター	SUS304
7	ストッパー	SUS304 L3X 40X 40
8	ドレンパン	SUS304
9	ドレンパン受	SUS304 L4X 50X 50
10	パイプ	SUS304 φ25
11	フック	SUS304 φ6

物件名称 千葉市立仁戸名小学校 大規模改造実施設計業務委託	品名 掃除用具入れ	W 500	D 500	H 1800	図番 A9
	型式 セクション ＜A：検収室／下処理室＞	縮尺 1／10		台数 1	

No	品 名	仕 様
1	本体	SUS430 t1.0 #4仕上
2	取手	SUS304
3	自在中棚	SUS430 t1.0 #4仕上
4	観音扉	SUS430 t1.0 #4仕上
5	アジャスト	SUS304
6	自在棚受	SUS430 t1.0

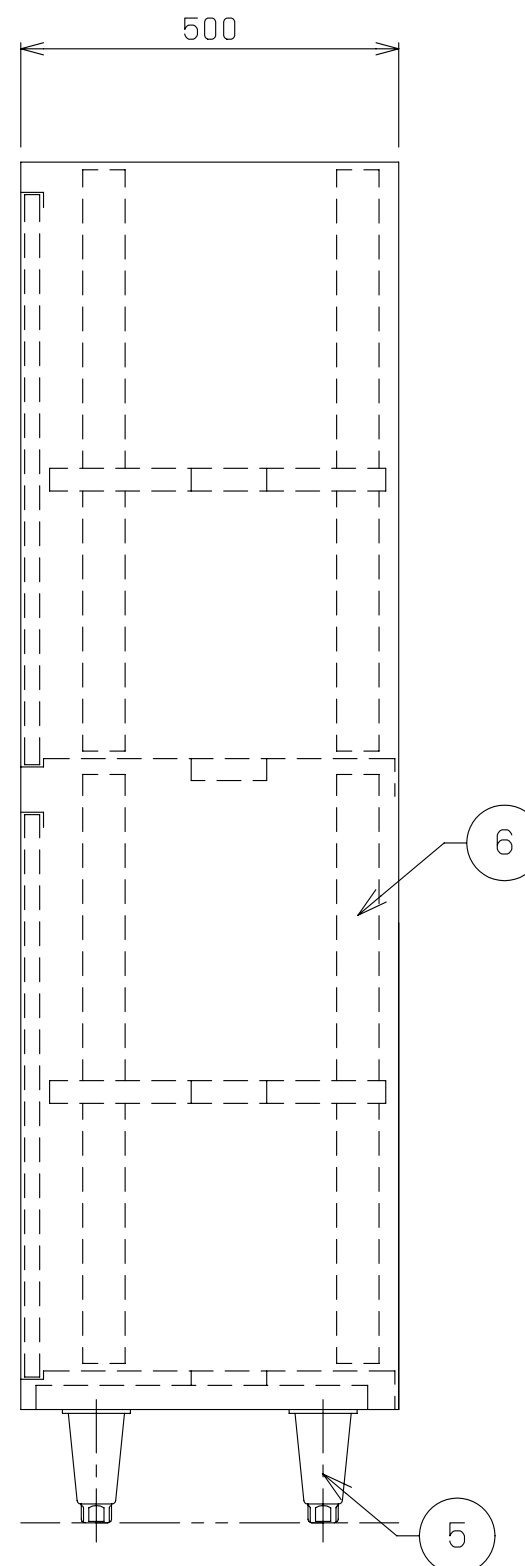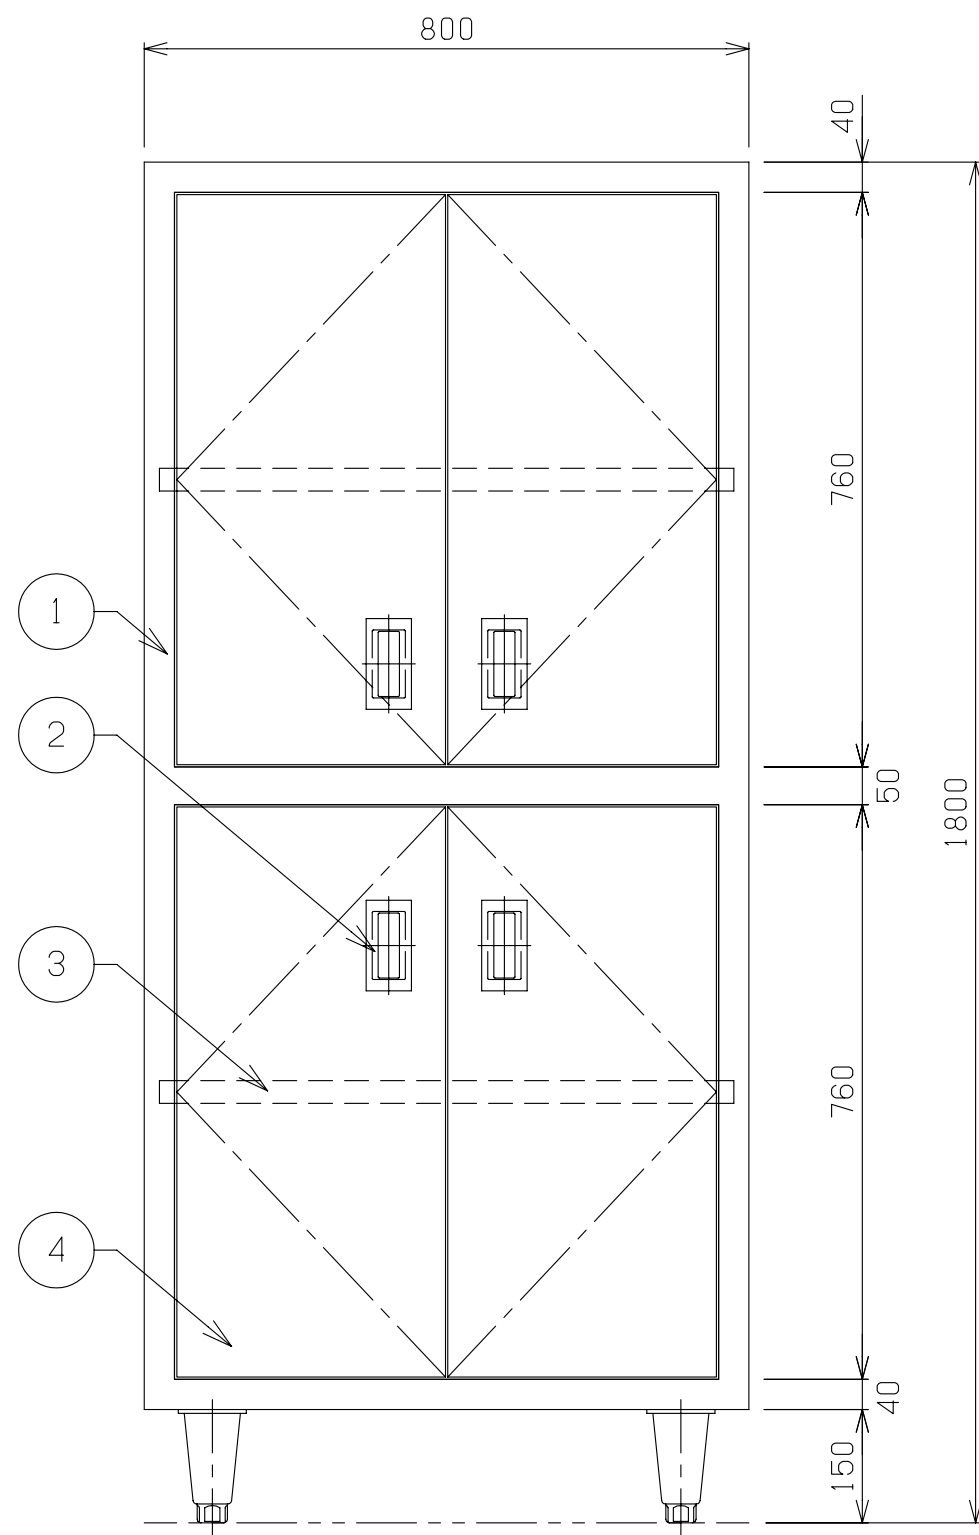

物件名称 千葉市立仁戸名小学校 大規模改造実施設計業務委託	品名 キャビネット	W 800	D 500	H 1800	図番 A11
	型式	セクション ＜A：検収室／下処理室＞		縮尺 1／10	

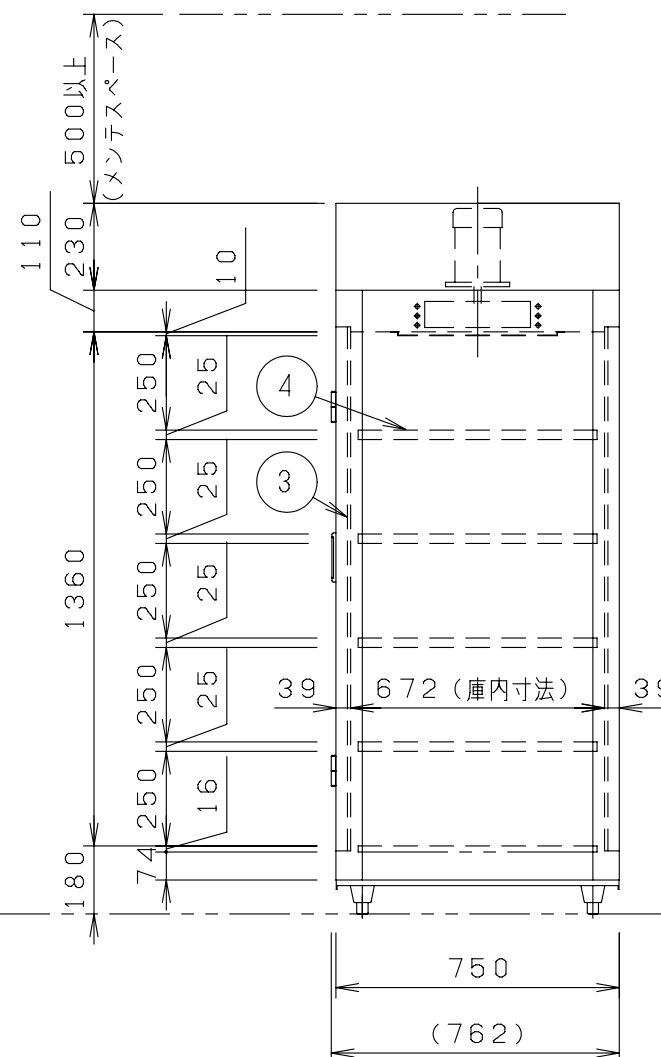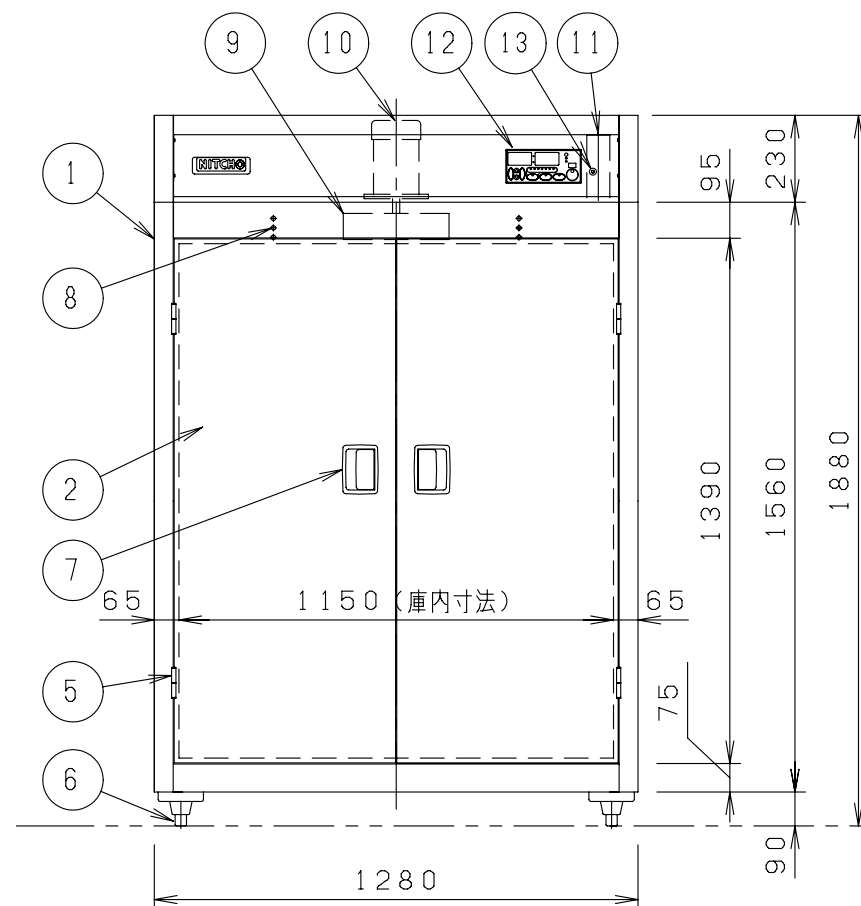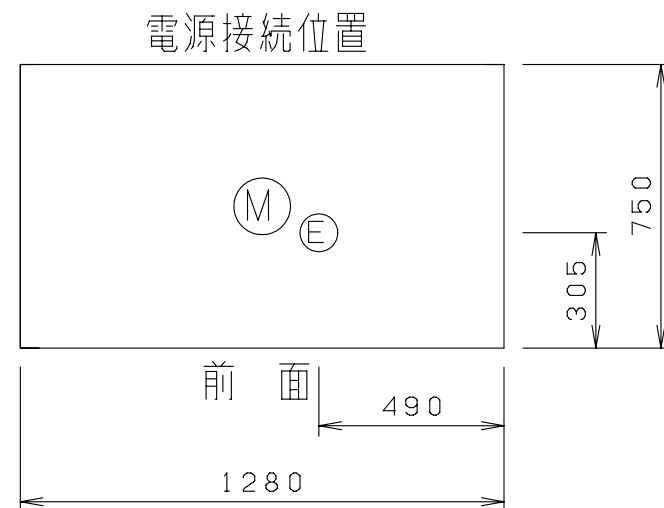

関 連 設 備 要 領			
	品 名	摘 要	FL高さ
A	電源	M5端子台止め 機器側ブレーカー無	1770
定格消費電力（電流値）		三相 200V 6.4kW（19.8A） うち電動機負荷 0.4kW	
推奨漏電遮断器容量		30A（感度電流30mA）	
☐ 25A 排水栓付 ☐ 上部メンテナンススペースは、500mm以上確保のこと。			




仕 様	
銘板型式	ISCK-13JW-EF
外形寸法 (mm)	1280×750×1880
アジャスト高さ	90mm (80～110mm調整可)
扉	片面式
中棚仕様	パイプ棚5段仕様 (固定棚1枚 + 自在棚4枚)
本体重量	200kg
放熱量	1660W/h
安全装置	ドアスイッチ・ダブル温度リミッター
☐ 銘板の品名は『器具消毒保管機』となります。 ☐ システム複数運転は、オプションとなります。 ☐ 樹脂製の器具は破損する恐れがありますので、器具の取り扱い説明書に従い手入れてください。	
※ 各値は計算値であり測定値ではありません。運転条件により変動します。	

パ ー ツ リ ス ト			
No	品 名	数量	摘 要
1	本体	1	SUS430 t0.6~0.8 №4
2	扉	2	SUS430 t0.6 №4
3	扉パッキン	1組	耐熱ゴム
4	棚	5	SUS430、枠t1.2、棧φ13パイプ 棚調整ピッチ27.5mm
5	蝶番	4	SUS304
6	アジャスト脚	4	SUS304
7	取手	2	ZDC
8	ヒーター	1式	三相 200V 2.0kW×3=6.0kW
9	ファン羽根	1	Al
10	ファンモーター	1	三相 200V 0.4kW
11	自動ダンパー	1	SUS430
12	操作盤	1	ウォーム機能付・予約タイマー付・HACCP対応
13	リセットスイッチ	2	警報解除用
□			


※ 寸法公差は±1.5%以内とする。

※ 本製品の詳細については最寄の当社営業所までご確認ください。 ※ 本製品の仕様、性能は予告なしに変更する場合がございますのでご了承ください。

物件名称 千葉市立仁戸名小学校 大規模改造実施設計業務委託	品名	器具消毒保管機		W	1280	D	750	H	1880	図番 A12
	型式	ISCK-13JW-EF		セクション ＜A：検収室／下処理室＞		縮尺 1／10		台数 1		

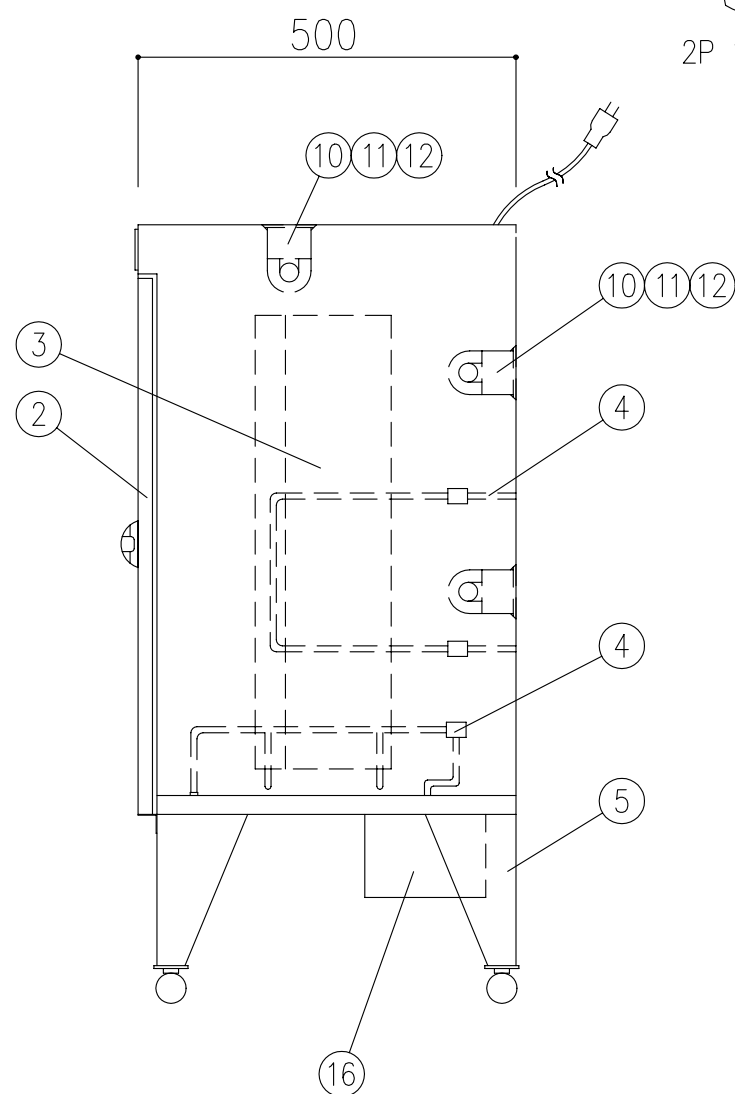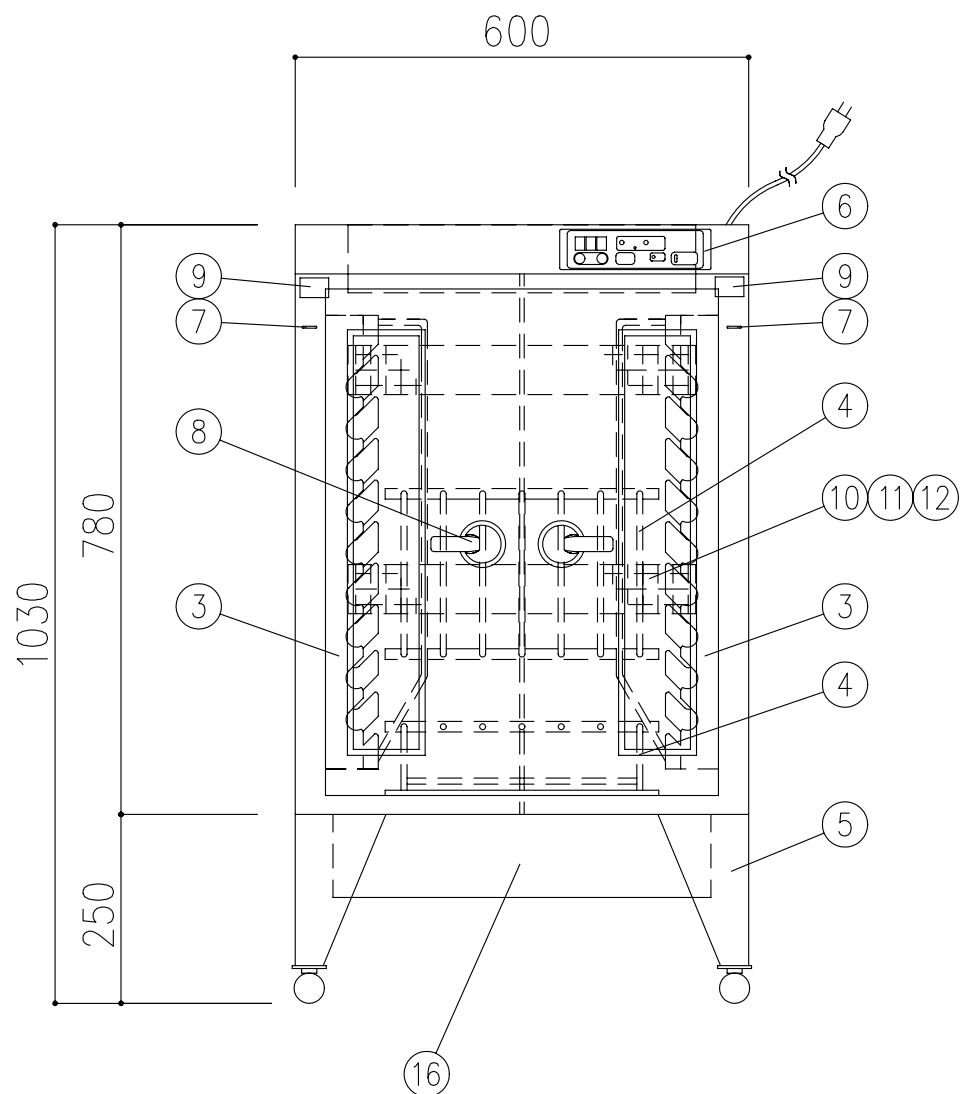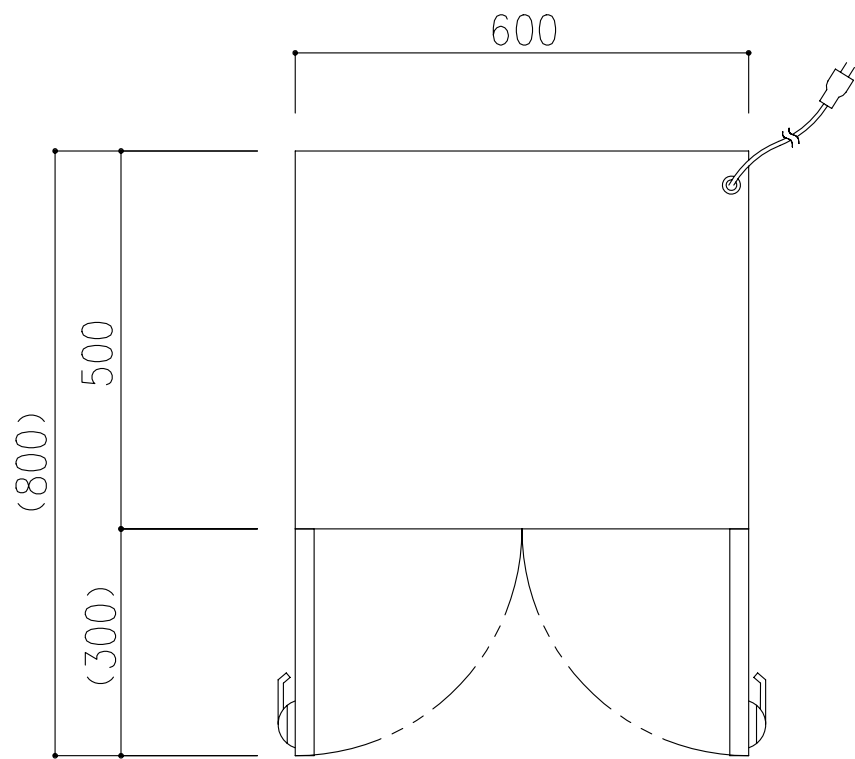

電源プラグ

 



2P 125V 15A 3M

型 式	D S - 1 1 3 型	
乾燥機能	有	
定 格 電 圧	単相100V50Hz/60Hz	
定格消費電力	5 0 0 W	
殺菌灯の消費電力	1 5 W x 3	
電気ヒーターの消費電力	4 5 0 W	
ファンモーターの消費電力	5 0 W	
収 納 物	数量	最 大 寸 法 m m
包 丁	2 0	刃 2 9 0 柄 1 5 5
ま な 板	6	6 4 5 x 3 6 5 x 4 3
しゃもじ		
プレート		


備 考	・乾燥時間設定 0 ~ 4 8 0 分 ・殺菌時間設定 0 ~ 4 8 0 分+連続 ・乾燥→殺菌自動運転、乾燥+殺菌同時運転 選択可 ・単独連続殺菌運転（点灯確認）ボタン付き ・管理者ロック機能付き ・製品重量：約 4 7 K g	
-----	---	--

部 品 表				
No	名 称	規格及仕様	数量	備 考
1	本 体	SUS304 1.0 t	1	内部鏡面仕上
2	扉	ポリカーボネート窓	2	
3	包 丁 受 具	SUS304 1.0 t	2	
4	ま な 板 受 具	SUS304 8 φ	1	
5	脚	アジャストボール SUS304 SUS304 1.5 t No.4	4	卓上型はゴム足
6	操 作 パ ネ ル	DS型タッチパネル	1	
7	リミットスイッチ	銀 ニッケル合金	2	
8	取 手	ZDCサチライトクロム	2	
9	ヒ ン ジ	SUS304	2	
10	ラ ン プ 器 具		3	ユ ニ ッ ト 式
11	殺 菌 ラ ン プ		3	
12	ラ ン プ カ バ ー	SUS格子目	3	
13	掛 具 用 パ イ プ	SUS304 22 φ		
14	移動式フック金物	SUS304 3 φ		
15	プ レ ー ト 受 具	SUS304 8 φ		
16	電気ヒーターボックス	SUS430 1.0 t	1	ファンヒーター内蔵 本体上部式は SUS304
17	マ グ ネ ッ ト			
18	パ イ プ 棚	SUS304 13 φ φ 7 0 9 本		
19	パ ン チ ン グ 棚	SUS304 1.0 t		
20	メ ッ シ ュ 棚	■		
21	オ ソ ン ラ ン プ			


物件名称	千葉市立仁戸名小学校 大規模改造実施設計業務委託	品名	包丁まな板殺菌庫		W	600	D	500	H	1030	図番
		型式	DS-113		セクション	<A：検収室/下処理室>		縮尺	1/10	台数	1

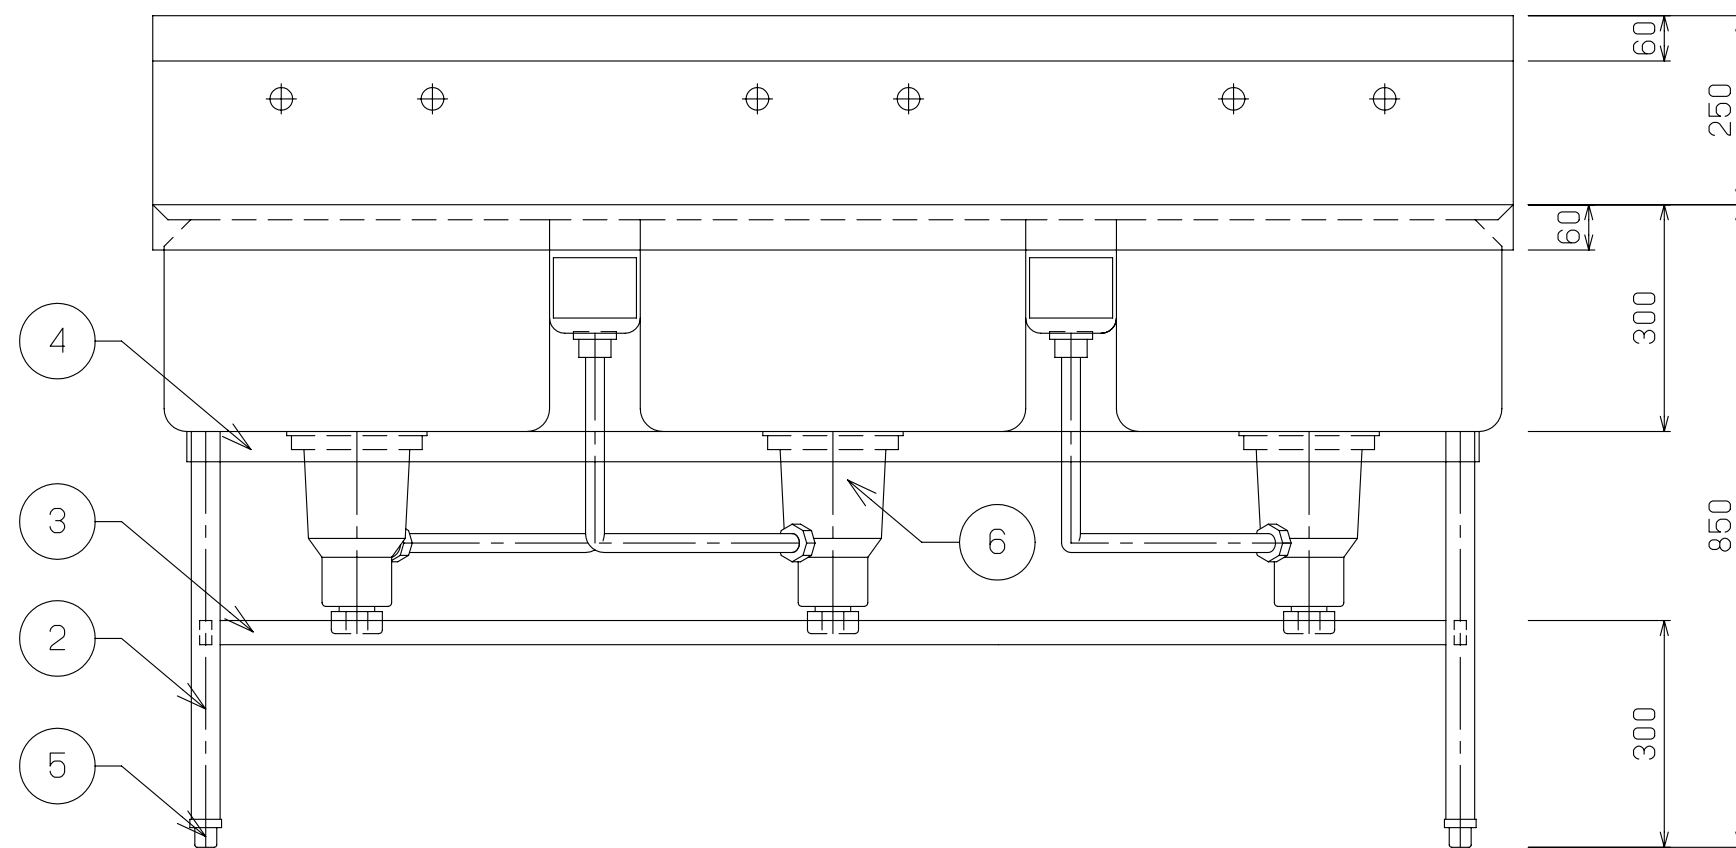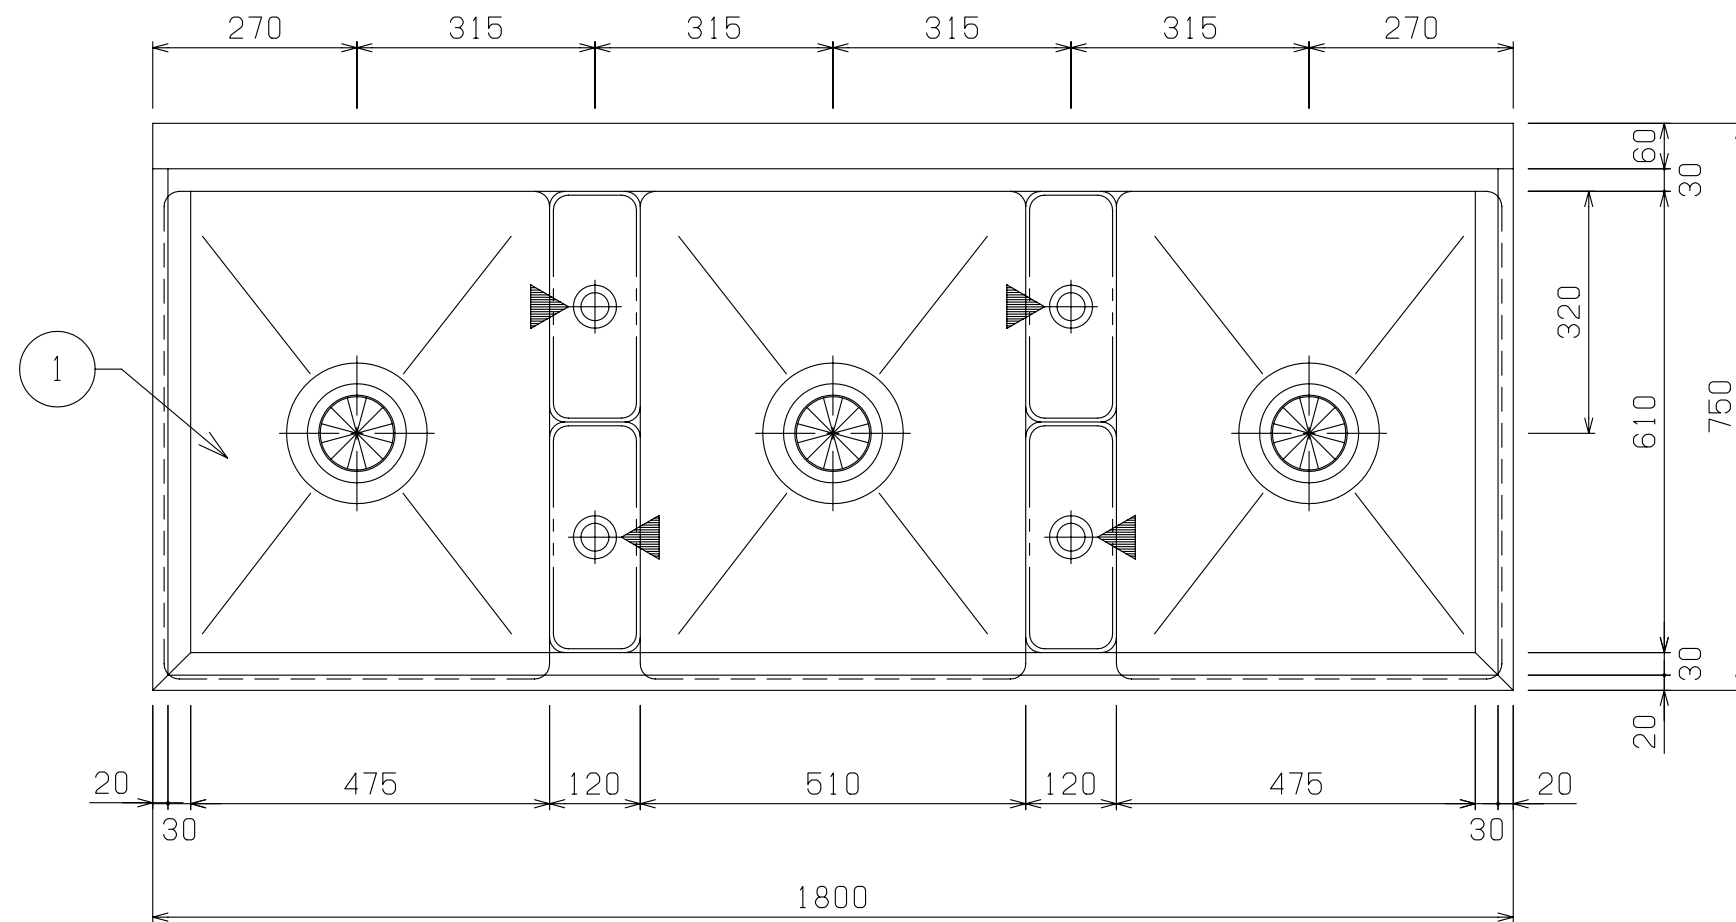



No	品 名	仕 様
1	甲板及び槽	SUS430 t1.5 No.4
2	脚パイプ	SUS430 t1.2 φ38
3	補強パイプ	SUS430 t1.2 □32×16
4	パイプ受アングル	SUS430 L3×40×40
5	アジャスト	SUS304
6	排水金具	40A 材質：樹脂及びSUS トラップ・大型ゴミ収納カゴ付
7	オーバーフロー金具	真鍮クロームメッキ 目皿付 32A
8	オーバーフロー管	φ32 塩ビ管
9	オーバーフロー用カゴ	SUS430 t0.8 パンチング

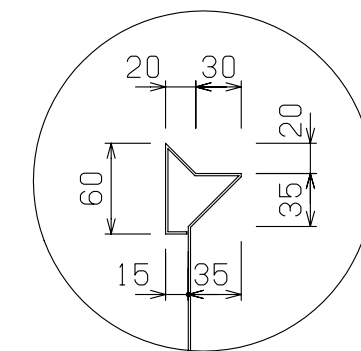


A部詳細

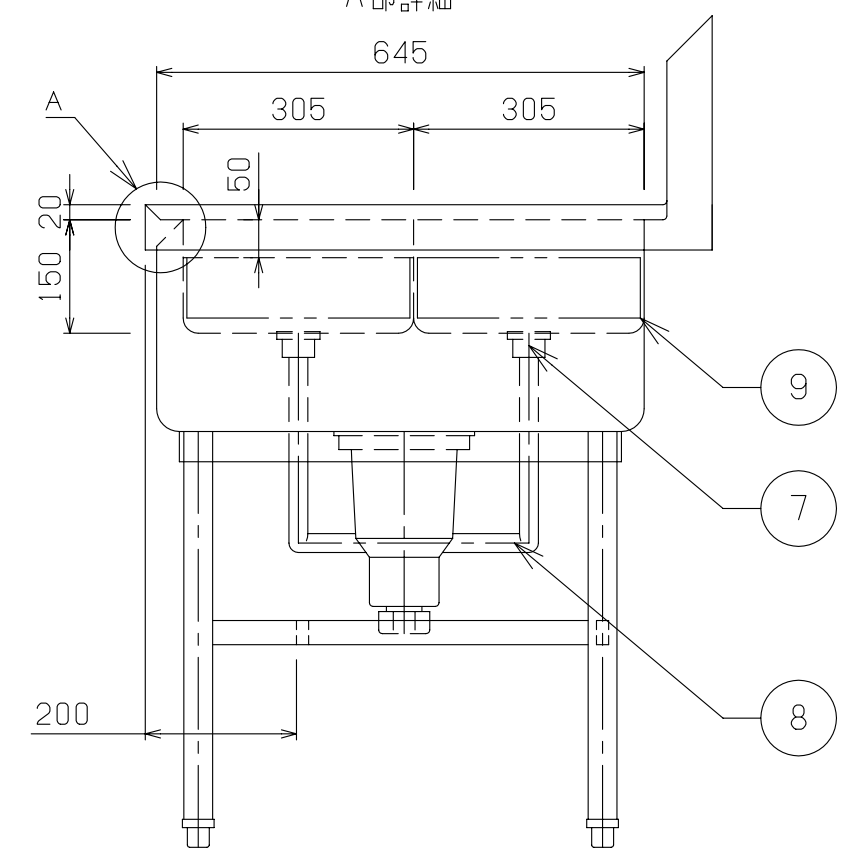


物件名称	千葉県立仁戸名小学校 大規模改造実施設計業務委託	品名	三槽シンク	W	1800	D	750	H	850	図番	A14
型式	DS3-187B	セクション	<A：検収室/下処理室>	縮尺	1/10	台数	1				

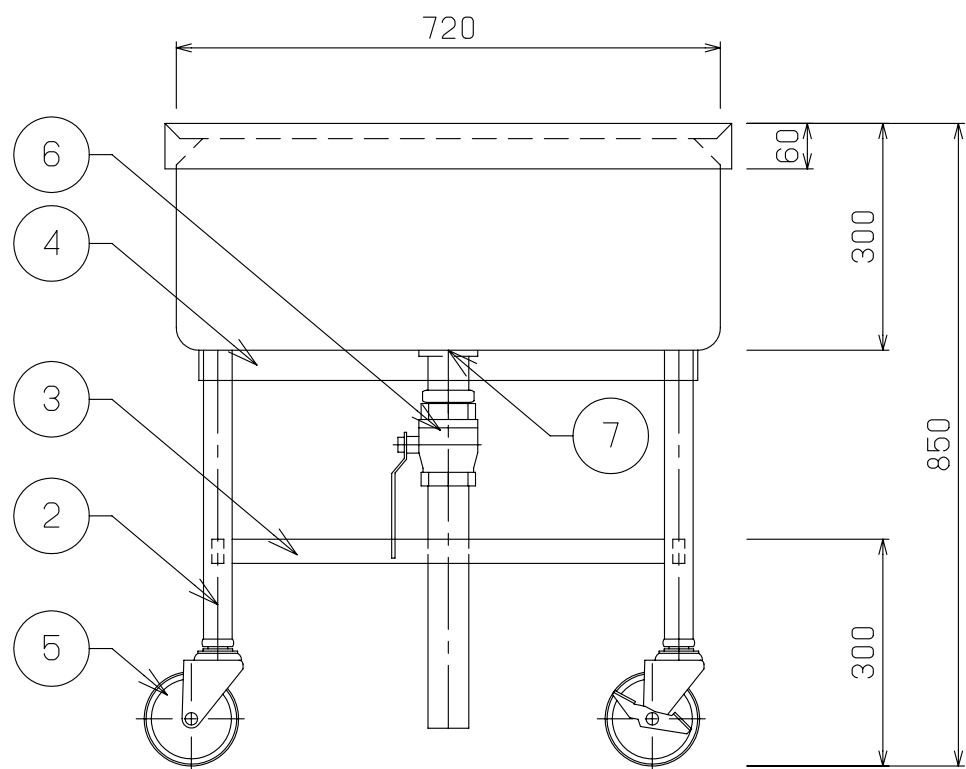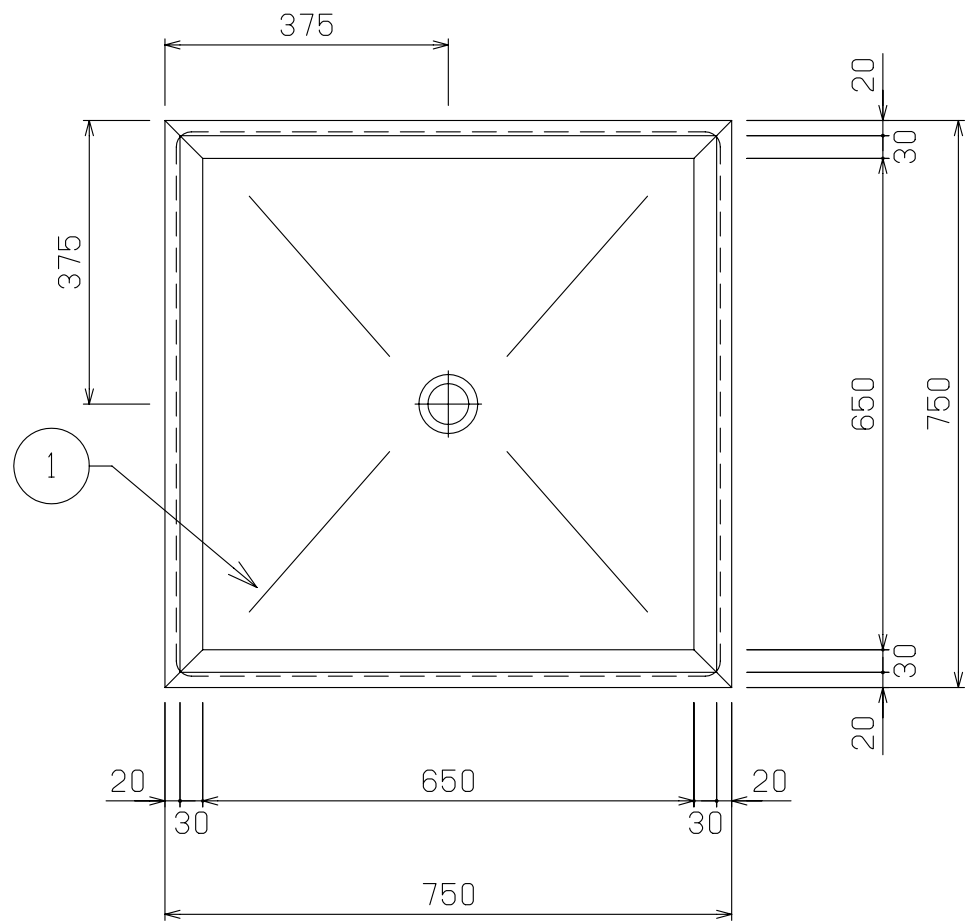

No	品 名	仕 様
1	甲板及び槽	SUS430 t1.5 No.4
2	脚パイプ	SUS430 t1.2 φ38
3	補強パイプ	SUS430 t1.2 □32×16
4	パイプ受アングル	SUS430 L3×40×40
5	キャスター	5インチウレタン製 自在式 対角ストッパー2ヶ付
6	排水バルブ	50A ボールバルブ
7	排水金具	目皿

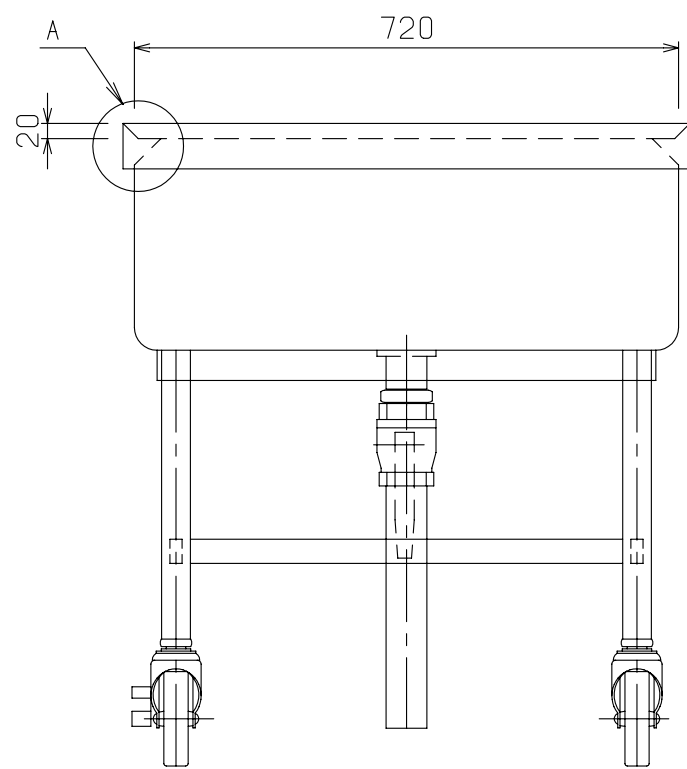



	物件名称 千葉市立仁戸名小学校 大規模改造実施設計業務委託	品名 移動シンク	W 750	D 750	H 850	図番 A15
		型式 セクション <A：検収室／下処理室>	縮尺 1／10		台数 1	

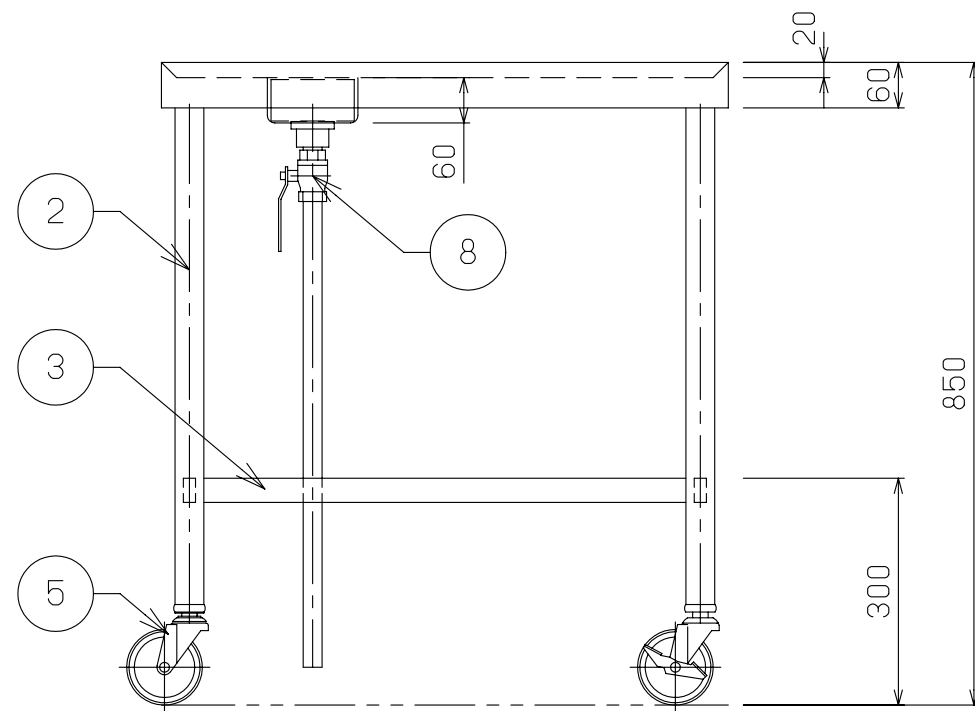


Technical drawing of a mechanical part. The drawing shows a cross-section of a part with a circular feature. Dimensions are indicated: a horizontal distance of 20, a vertical distance of 60, and a horizontal distance of 15. A callout circle with the number 4 points to a specific feature on the part.

Technical drawing of a three-legged stool. The drawing includes the following dimensions and details:


- Overall width: 750 (divided into two segments of 375).
- Distance from the left leg to the center: 200.
- Distance from the center to the right leg: 200.
- Detail A: A circular detail showing the connection of the leg to the seat.
- Detail 7: A circular detail showing the connection of the leg to the seat.
- Detail 9: A circular detail showing the connection of the leg to the seat.

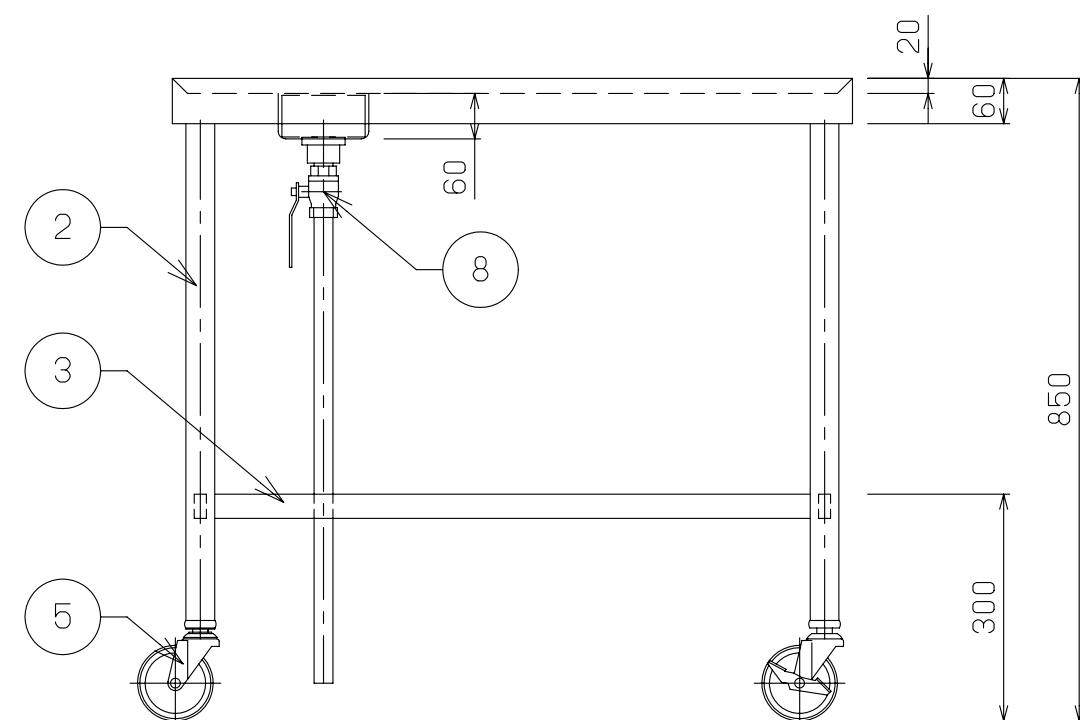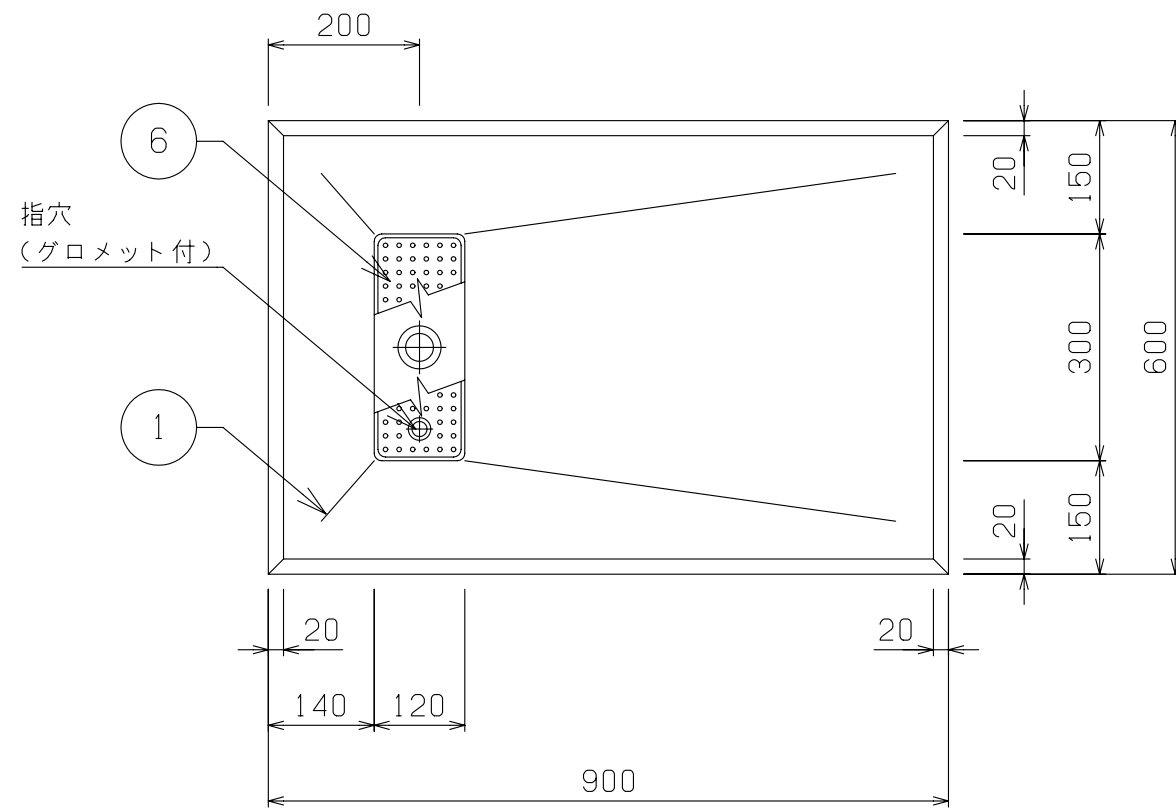

No	品 名	仕 様
1	水切甲板	SUS430 t1.5 No.4
2	脚材	SUS430 t1.2 φ38 パイプ
3	補強材	SUS430 t1.2 □32×16 パイプ
4	パイプ受アングル	SUS430 40×40×L3
5	キャスター	4インチウレタン製 自在式 対角ストッパー2ヶ付
6	水切ストレーナー	SUS430 t0.8 パンチング
7	排水金具	真鍮クロームメッキ 目皿付 25A
8	排水バルブ	25A ボールバルブ
9	排水管	25A 塩ビ管

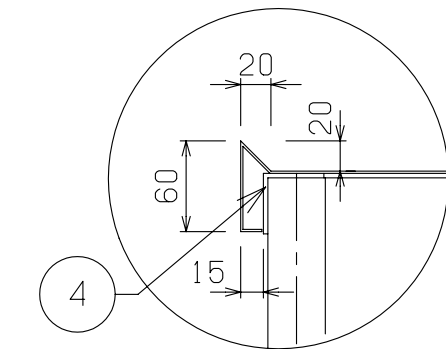

A部詳細

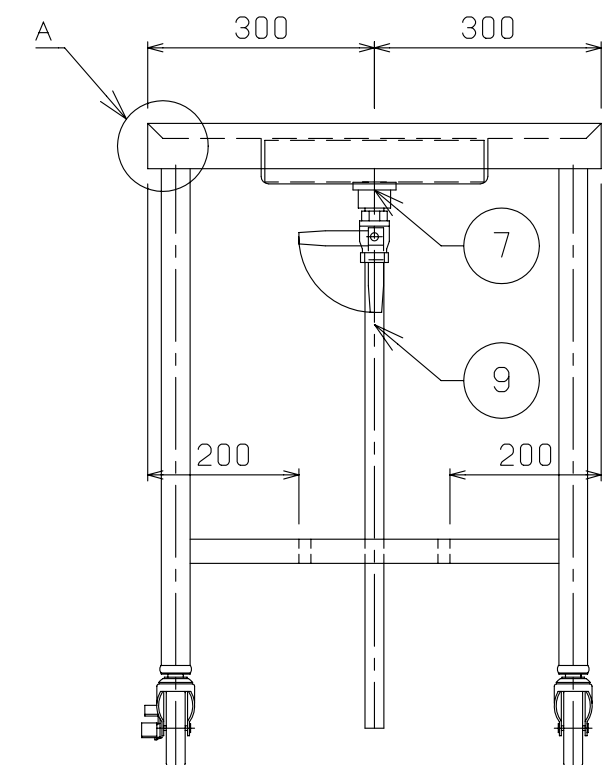

	物件名称 千葉市立仁戸名小学校 大規模改造実施設計業務委託	品名 移動台	W 900	D 600	H 850	図番 A17
		型式 DTM-96	セクション <A:検収室/下処理室>	縮尺 1/10	台数 1	




メトロマックス Q

[仕様]
(棚板)

フレーム部 : スチール素材を電解メッキ加工後、エポキシ樹脂コーティングを施す。
棚マット部 : ポリプロピレン樹脂射出成形品に抗菌剤(マイクロバン)を施す。
ナイロン樹脂製のスリーブを使用し、25.4mmピッチで任意の位置に固定可能。

(柱)

スチール素材を電解メッキ加工後、磨滅防止エポキシ樹脂コーティングを施す。
25.4mmピッチで棚マウント用の溝を設ける。

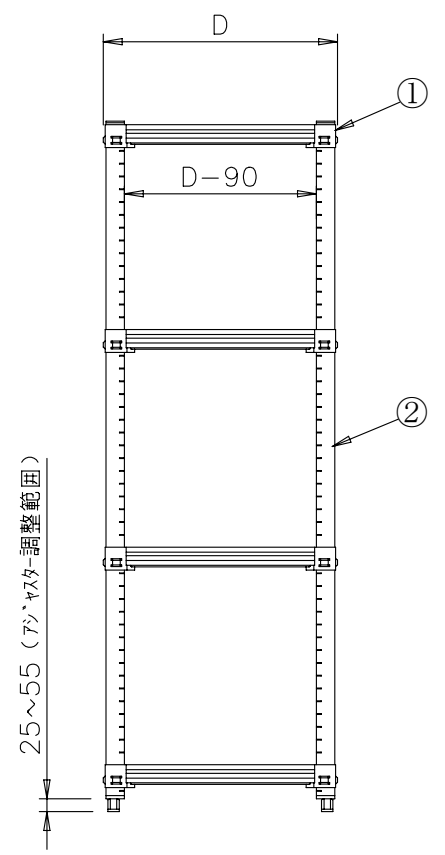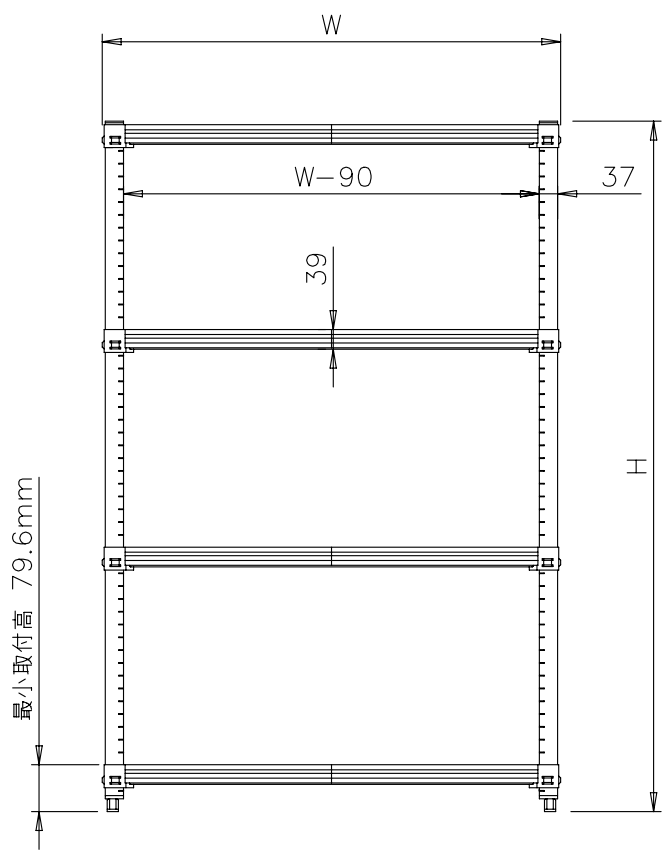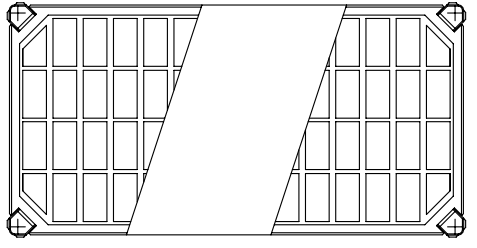

② 柱

品 番	長 さ H (mm)
MQ54PE	1378
MQ63PE	1581
MQ74PE	1886
MQ86PE	2191

① 棚 奥行 D×間口 W 寸法 (mm)






品 番	奥行(D)×間口(W)
MQ1824G	465 × 605
MQ1830G	465 × 756
MQ1836G	465 × 910
MQ1842G	465 × 1060
MQ1848G	465 × 1215
MQ1854G	465 × 1366
MQ1860G	465 × 1520
MQ1872G	465 × 1825
MQ2124G	540 × 605
MQ2130G	540 × 756
MQ2136G	540 × 910
MQ2142G	540 × 1060
MQ2148G	540 × 1215
MQ2154G	540 × 1366
MQ2160G	540 × 1520
MQ2172G	540 × 1825
MQ2424G	620 × 605
MQ2430G	620 × 756
MQ2436G	620 × 910
MQ2442G	620 × 1060
MQ2448G	620 × 1215
MQ2454G	620 × 1366
MQ2460G	620 × 1520
MQ2472G	620 × 1825

* 樹脂製品の為、数値は若干異なる場合があります。



物件名称 千葉市立仁戸名小学校 大規模改造実施設計業務委託	品名 ラック	W 910	D 620	H 1886	図番 A18
	型式 MQ2436G-19	セクション <A: 検収室/下処理室>	縮尺 -	台数 1	

製品名	ホシザキ業務用冷凍冷蔵庫
形名	HRF-63BT-(L)
電源	単相100V 50/60Hz 容量0.65kVA(6.5A)
電流	運転電流 3.1/3.1A 電動機定格電流 2.7/2.7A
消費電力	電動機定格消費電力 160/160W(力率59/59%) 電熱装置定格消費電力 414W 冷却時消費電力 196/196W 霜取時消費電力 414/414W
放熱量	390/390W
電源コード	2.3m(L形プラグ付)
定格内容積	総内容積337L(冷蔵室241L、冷凍室96L)
外形寸法	幅625×奥行650×高さ1910(~1940)mm
内形寸法	冷蔵室：幅521×奥行398×高さ942mm 冷凍室：幅521×奥行438×高さ402mm
外装	ステンレス鋼板、亜鉛鋼板(後板、底板) 多層クリアコートステンレス鋼板(フロントパネル・扉)
内装	ステンレス鋼板、ABS樹脂
断熱材	硬質ポリウレタン一体発泡
冷却方式	強制対流式
除霜方式	ヒータ式
圧縮機	全密閉形 出力190W(インバータ)
凝縮器	フィン&チューブ形 強制空冷式
冷却器	フィン&チューブ形
冷媒	R600a
庫内温度制御	冷蔵室：マイコン制御(デジタル温度表示)-6~12℃調節可能 冷凍室：マイコン制御(デジタル温度表示)-25~-7℃調節可能
除霜制御	マイコン制御
電気回路保護	アース線
冷媒回路保護	過負荷保護制御による圧縮機停止(自動復帰)
脚	樹脂製90~120mm調整可能
棚	棚網(3枚)+スノコ(2枚)
製品質量	86kg (梱包時 91kg)
梱包	簡易ダンボール梱包 幅695×奥行740×高さ1980mm
付属品	ドレンジョイント一式、ドレンホース2本
使用条件	周囲温度5~35℃ 電圧変動：定格電圧の±10%以内


- *仕様・外観につきましては、改良のため予告なく変更することがあります。
- 設置条件について
場所、給排水、電源等は取扱説明書・据付工事説明書に従って正しく行ってください。
また、本体設置スペースは、設置条件により若干異なることがありますので、10mm程度余裕をとってください。
(給排気スペース・配管スペース等は本体設置スペースとは別に確保が必要です。)
 - 放熱量は、周囲温度30℃における最終到達温度の時の値です。
 - この製品には漏電遮断器が付いていません。
「電気設備に関する技術基準」、「内線規程」にしたがった高調波対応形の過負荷保護付漏電遮断器を付設し、電源容量は仕様欄に記載してある値に適合した専用電源を使用してください。
過負荷保護付漏電遮断器の仕様は、定格感度電流15mA、定格不動作電流7.5mA、動作時間0.1秒以内。
 - 元ブレーカー容量は15A 125Vです。
 - 仕様欄記載の電流値及び消費電力等の仕様値は参考値です。
性能試験の結果により、仕様値を変更する場合があります。
 - 製品コード：R852-C101

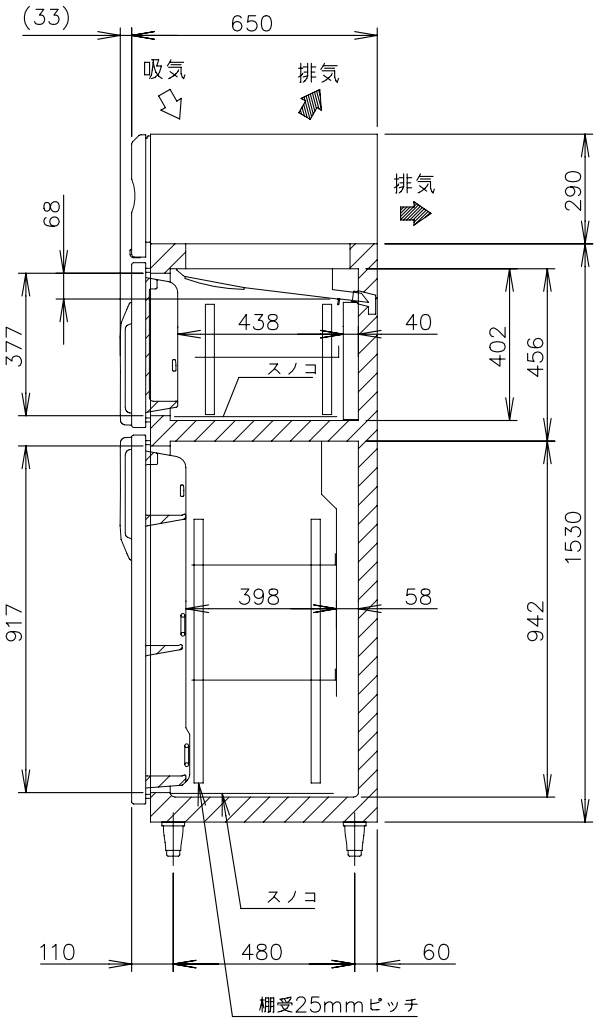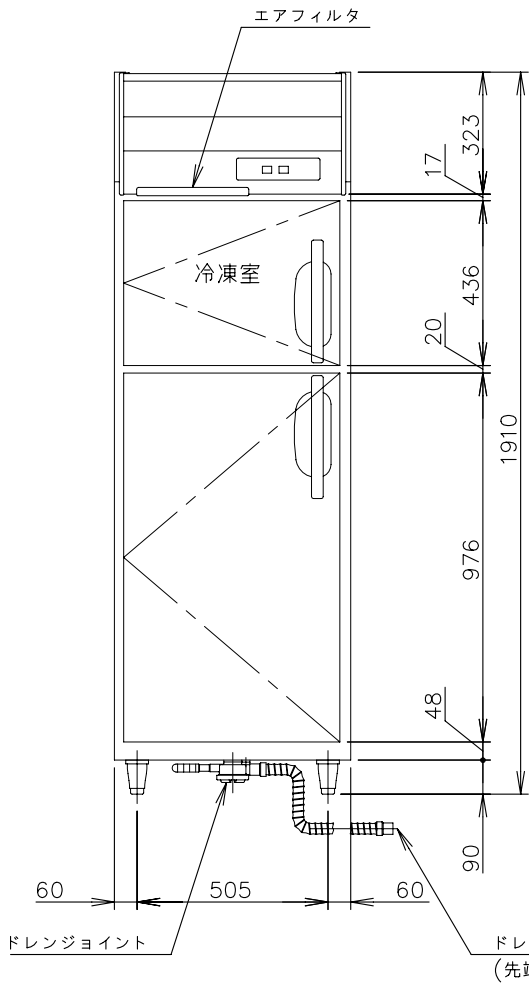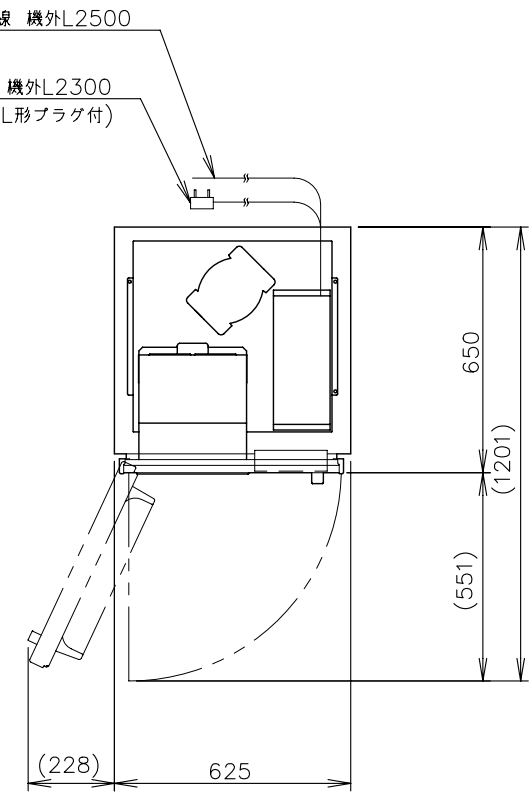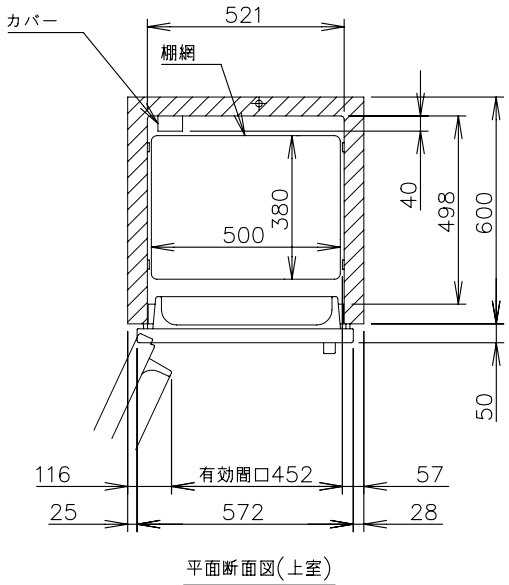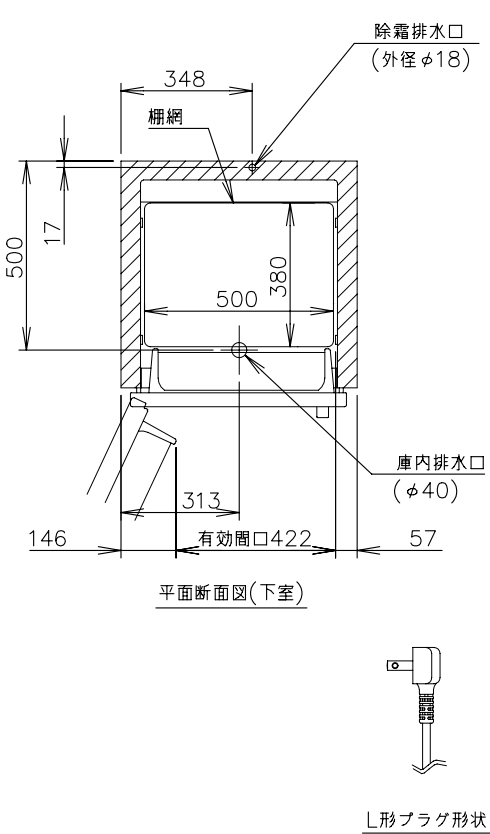


物件名称 千葉市立仁戸名小学校 大規模改造実施設計業務委託	品名 冷凍冷蔵庫	W 625	D 650	H 1910	図番 A19
	型式 HRF-63BT-L	セクション <A：検収室/下処理室>	縮尺 1/20	台数 1	

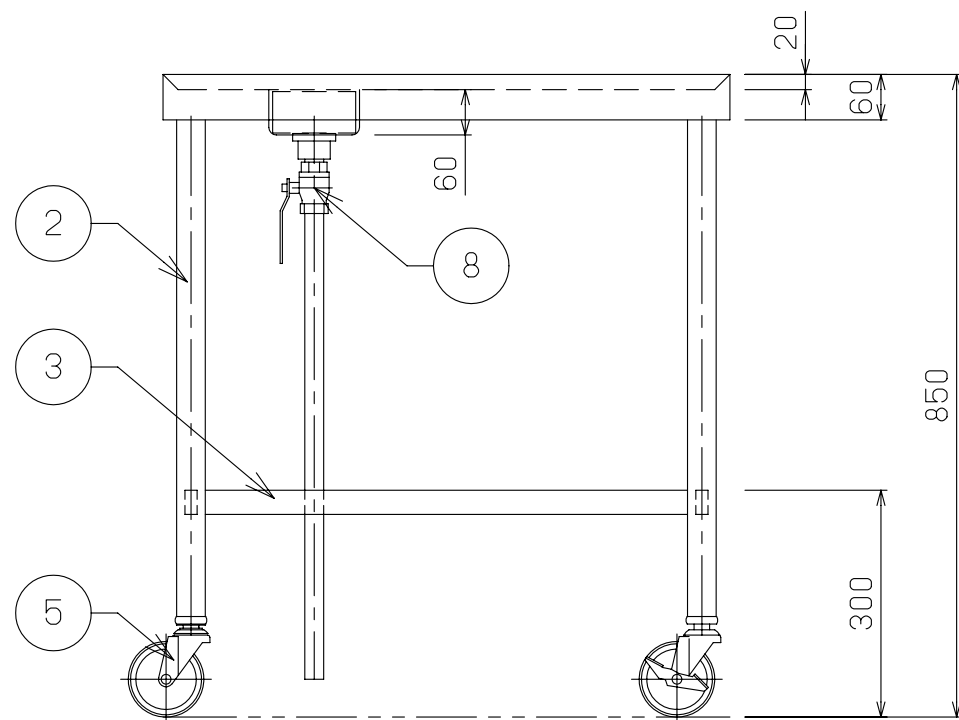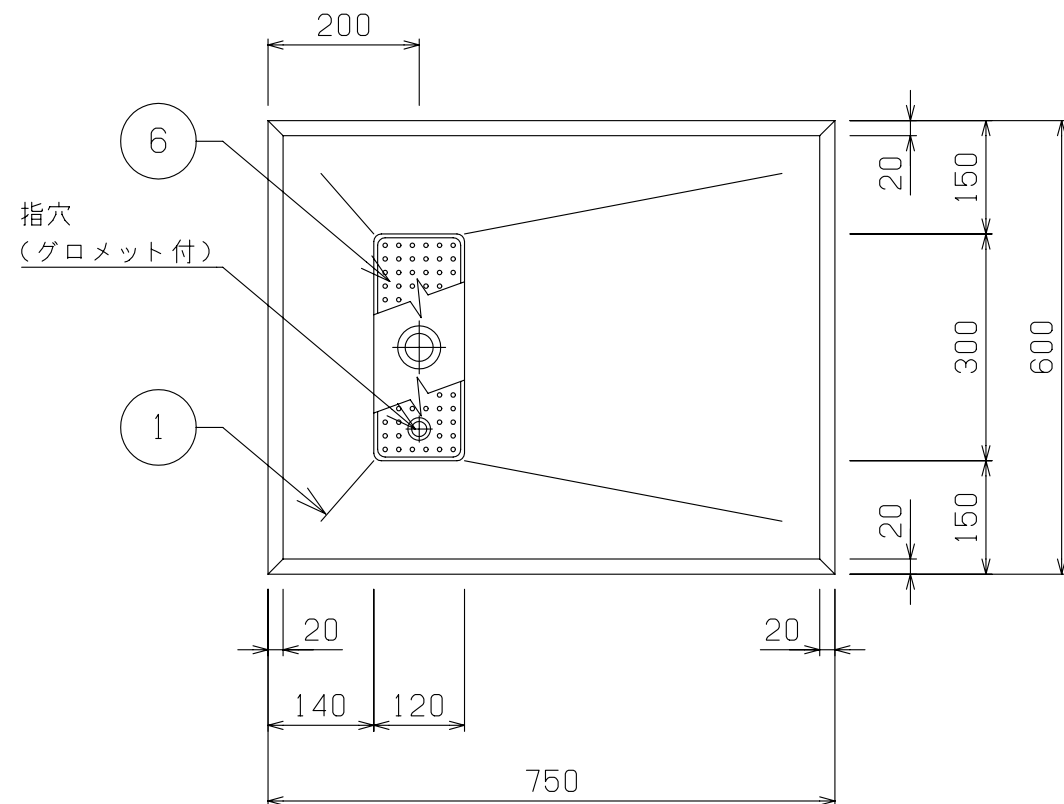





No	品 名	仕 様
1	水切甲板	SUS430 t1.5 No.4
2	脚材	SUS430 t1.2 φ38 パイプ
3	補強材	SUS430 t1.2 □32×16 パイプ
4	パイプ受アングル	SUS430 40×40×L3
5	キャスター	4インチウレタン製 自在式 対角ストッパー2ヶ付
6	水切ストレーナー	SUS430 t0.8 パンチング
7	排水金具	真鍮クロームメッキ 目皿付 25A
8	排水バルブ	25A ボールバルブ
9	排水管	25A 塩ビ管

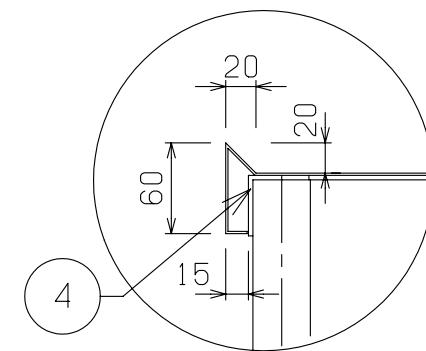

A部詳細

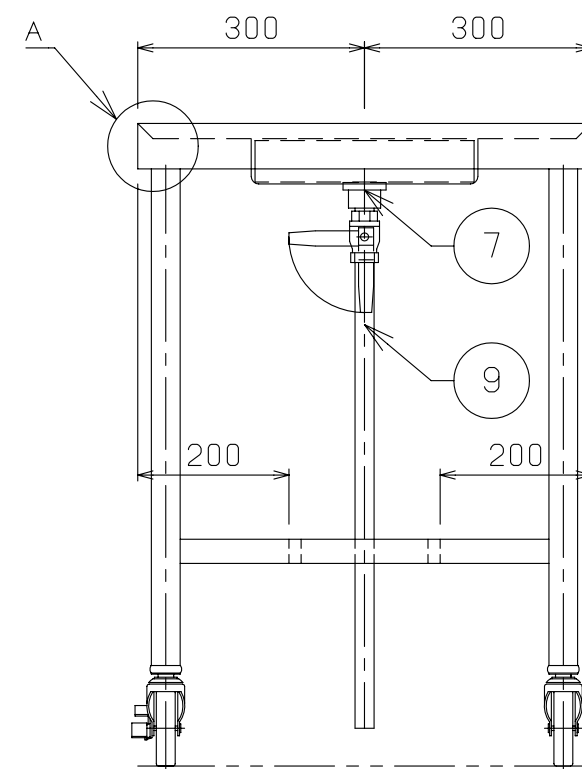


物件名称	千葉市立仁戸名小学校 大規模改造実施設計業務委託	品名	移動台		W	750	D	600	H	850	図番
		型式	DTM-76		セクション	<A:検収室/下処理室>		縮尺	1/10	台数	1

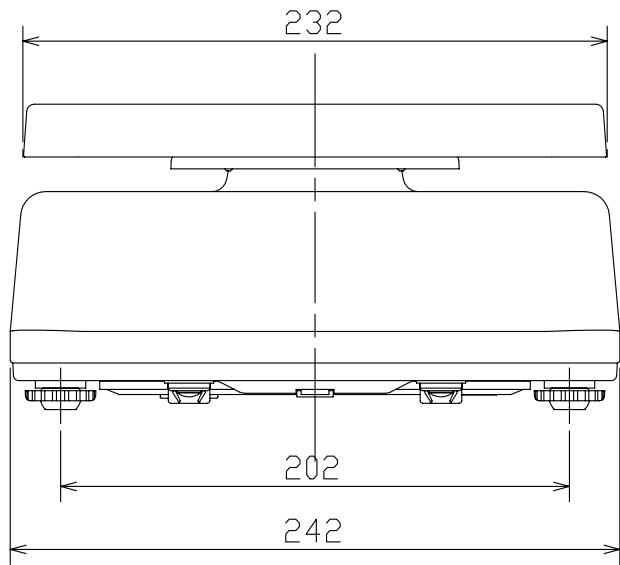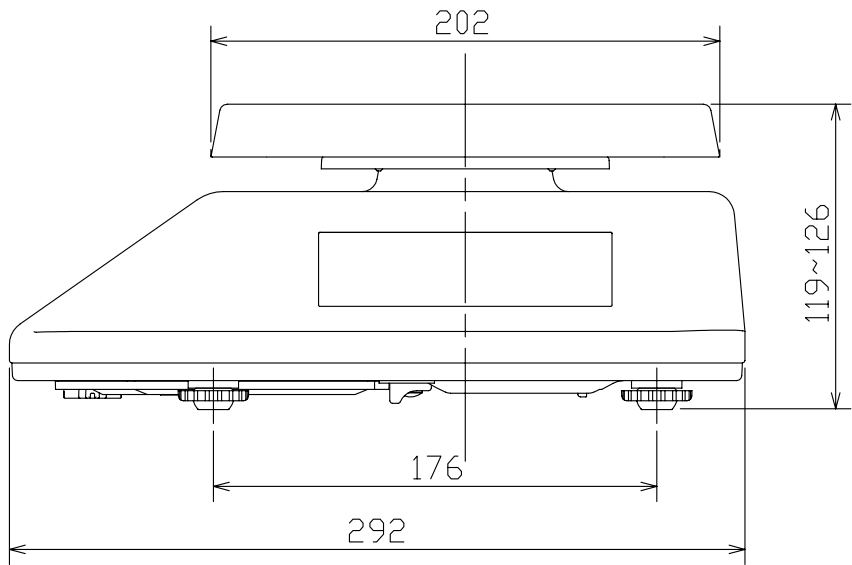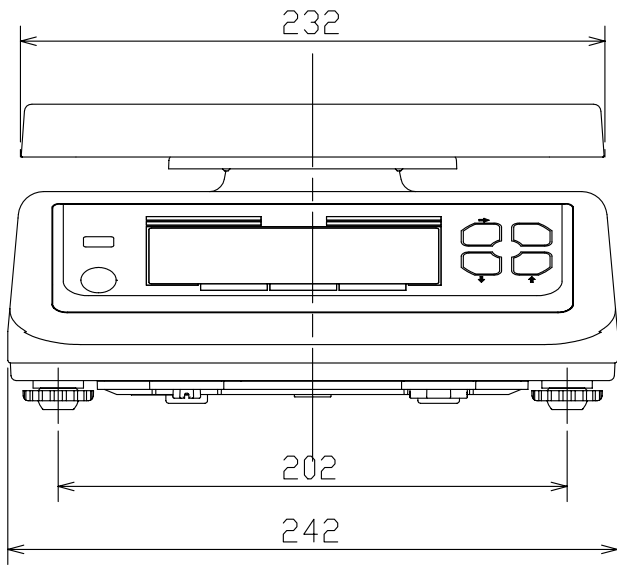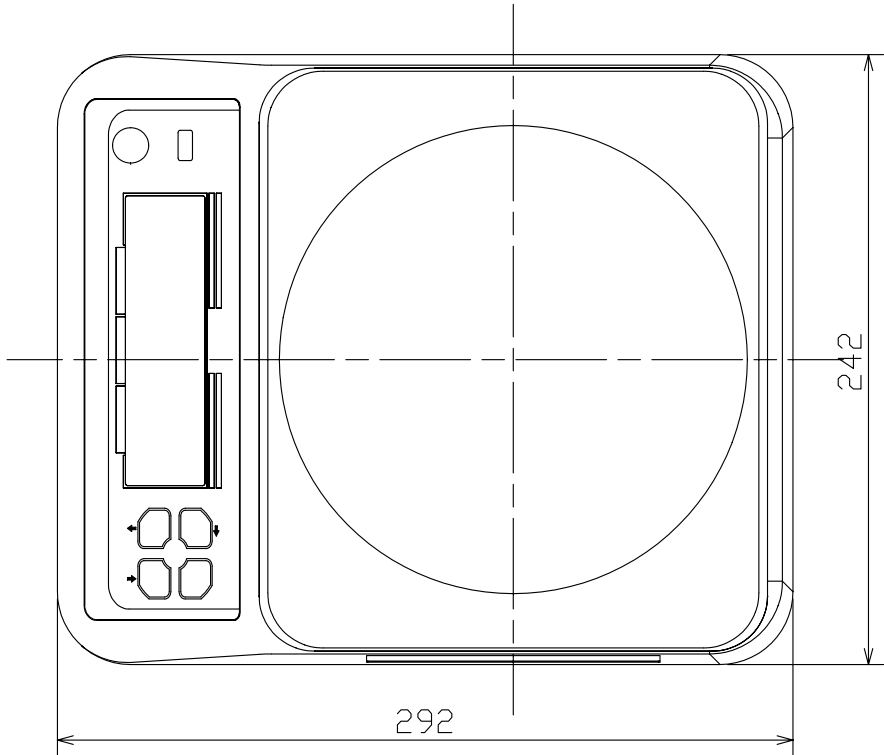


品番	UDS-1VⅡ-WP-3	UDS-1VⅡ-WP-6	UDS-1VⅡ-WP-15
検定	検定品		
ひょう量	3kg	6kg	15kg
目量	1g(0~1.5kg迄)	2g(0~3kg迄)	5g(0~7.5kg迄)
	2g(1.5~3kg迄)	5g(3~6kg迄)	10g(7.5~15kg迄)
最大風袋引き量	1495g	2990g	7,475kg
載台寸法	232×202mm		
材質	ステンレス製		
防水性	IP68準拠		
製品質量	約3.7kg		
電源	単1乾電池×4本(付属)、専用ACアダプター(別売)※		
電池寿命	連続約1400時間(アルカリ電池使用時)※		
定格電圧	DC 6V		
消費電力	0.07W(MAX.)		
文字寸法	30(H)×13.5(W)mm		
使用温度範囲	-10℃~+40℃		
使用湿度範囲	30%R.H~80%R.H(結露なきこと)		
機能	オートオフ機能		
	ワンタッチ風袋引き		
	判定時表示点滅機能		
	マルチファンクション機能		
	ブザー機能		
	振動除去機能		

※電池寿命はメーカー型式や保存状態、使用環境により異なります。
※ACアダプタ使用時は、非防水になります。


	物件名称	千葉市立仁戸名小学校 大規模改造実施設計業務委託	品名	デジタル台秤		W	242	D	292	H	126	図番
			型式	UDS-1VⅡ-WP-3		セクション	<A：検収室/下処理室>		縮尺	1/3	台数	1

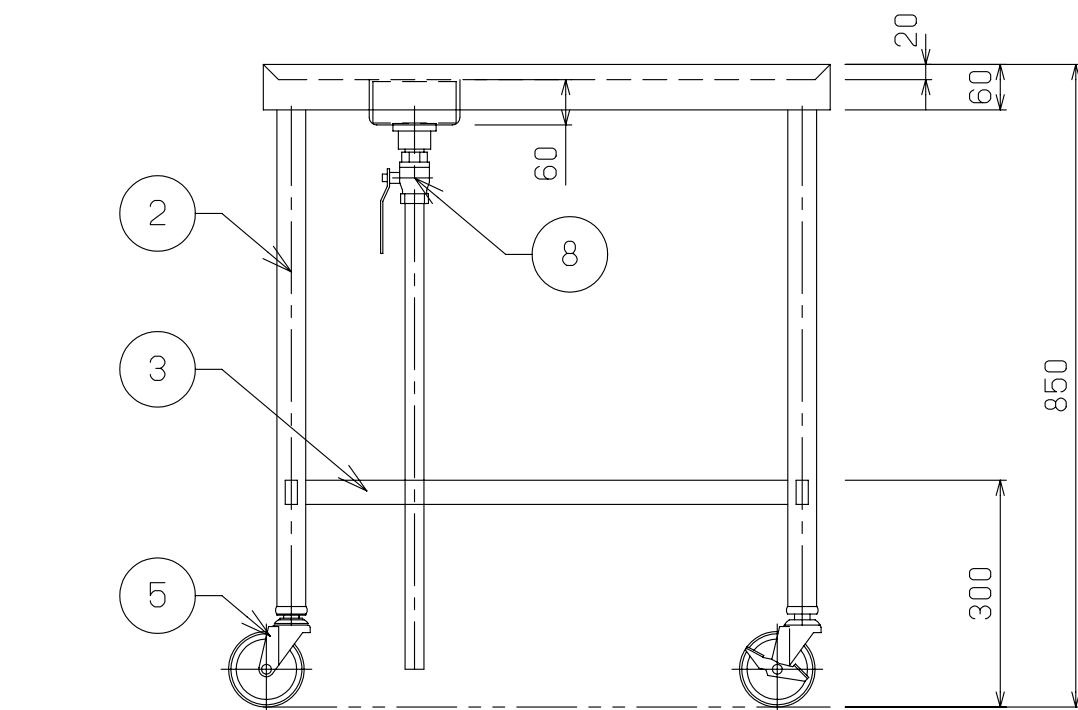

No	品 名	仕 様
1	水切甲板	SUS430 t1.5 No.4
2	脚材	SUS430 t1.2 φ38 パイプ
3	補強材	SUS430 t1.2 □32×16 パイプ
4	パイプ受アングル	SUS430 40×40×L3
5	キャスター	4インチウレタン製 自在式 対角ストッパー2ヶ付
6	水切ストレーナー	SUS430 t0.8 パンチング
7	排水金具	真鍮クロームメッキ 目皿付 25A
8	排水バルブ	25A ボールバルブ
9	排水管	25A 塩ビ管

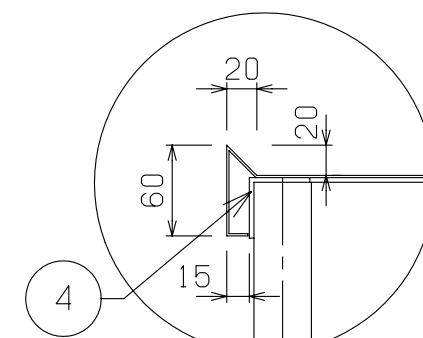

A 部詳細

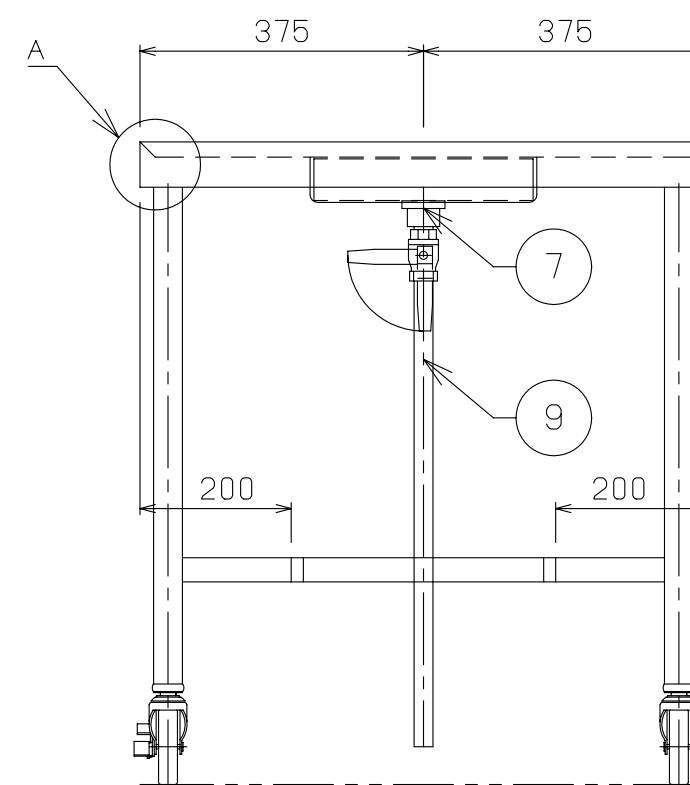

物件名称 千葉市立仁戸名小学校 大規模改造実施設計業務委託	品名	移動台	W	750	D	750	H	850	図番 A22
	型式	DTM-77	セクション ＜A：検収室／下処理室＞		縮尺 1／10		台数 1		