


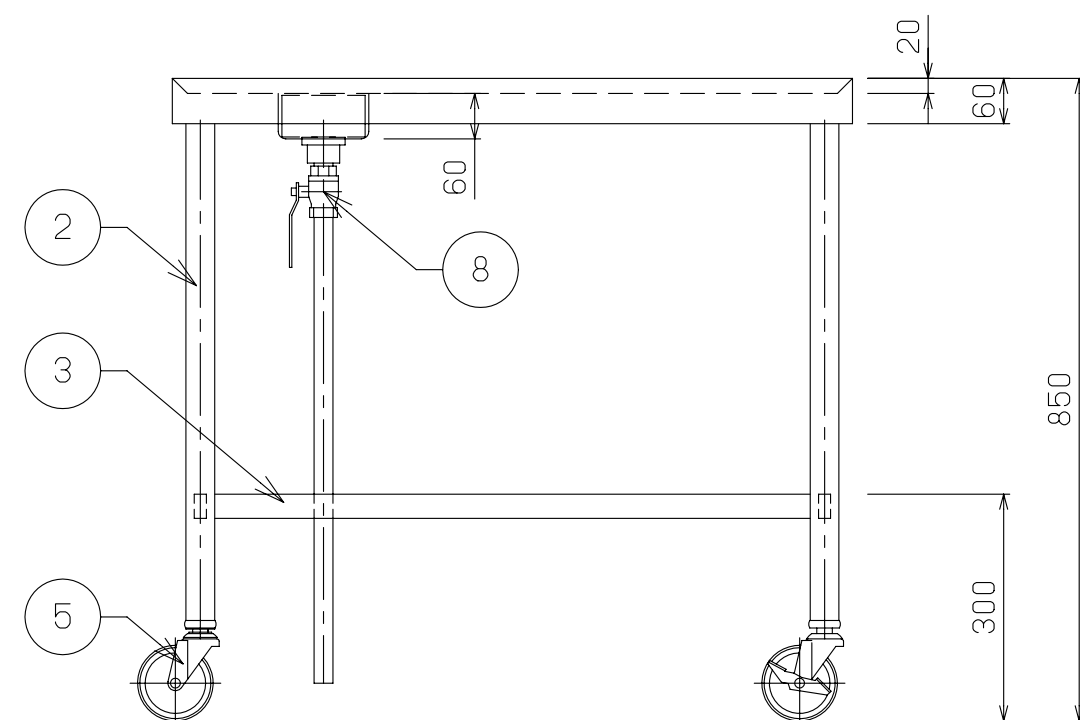


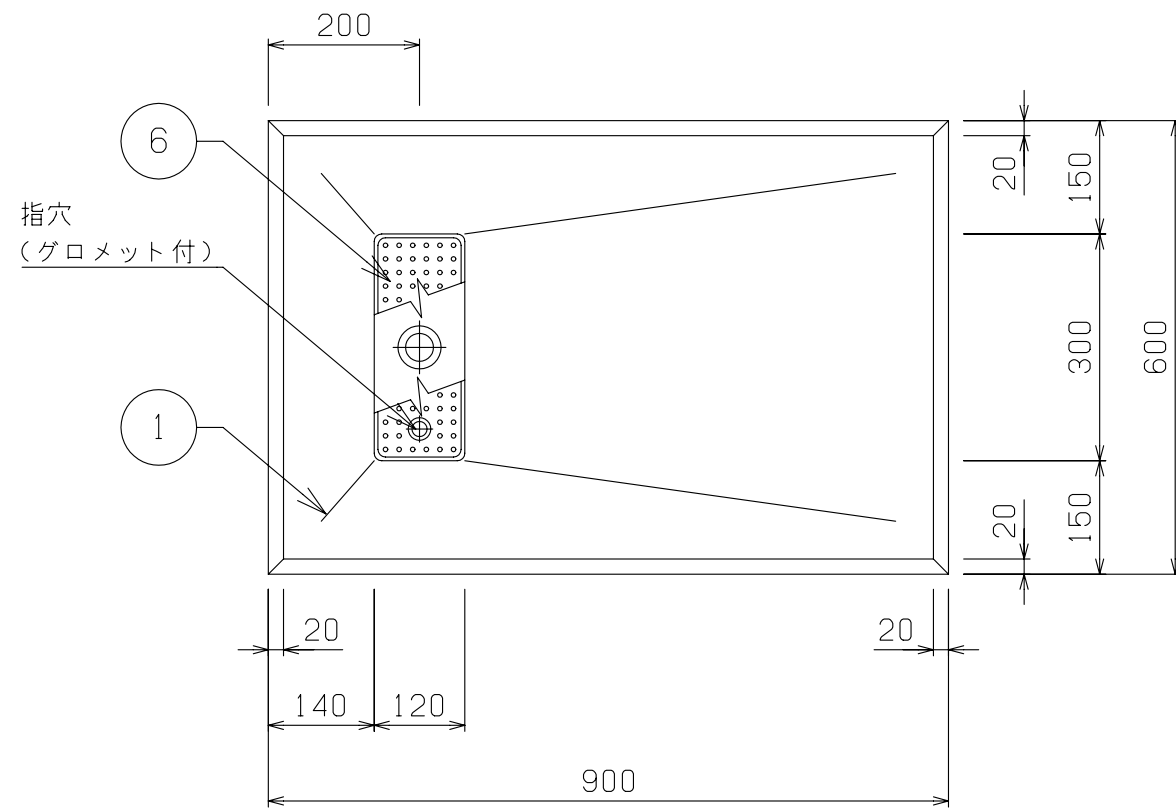




No	品 名	仕 様
1	水切甲板	SUS430 t1.5 No.4
2	脚材	SUS430 t1.2 φ38 パイプ
3	補強材	SUS430 t1.2 □32×16 パイプ
4	パイプ受アングル	SUS430 40×40×L3
5	キャスター	4インチウレタン製 自在式 対角ストッパー2ヶ付
6	水切ストレーナー	SUS430 t0.8 パンチング
7	排水金具	真鍮クロームメッキ 目皿付 25A
8	排水バルブ	25A ボールバルブ
9	排水管	25A 塩ビ管

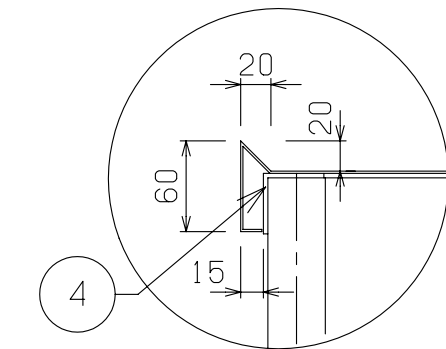



A部詳細

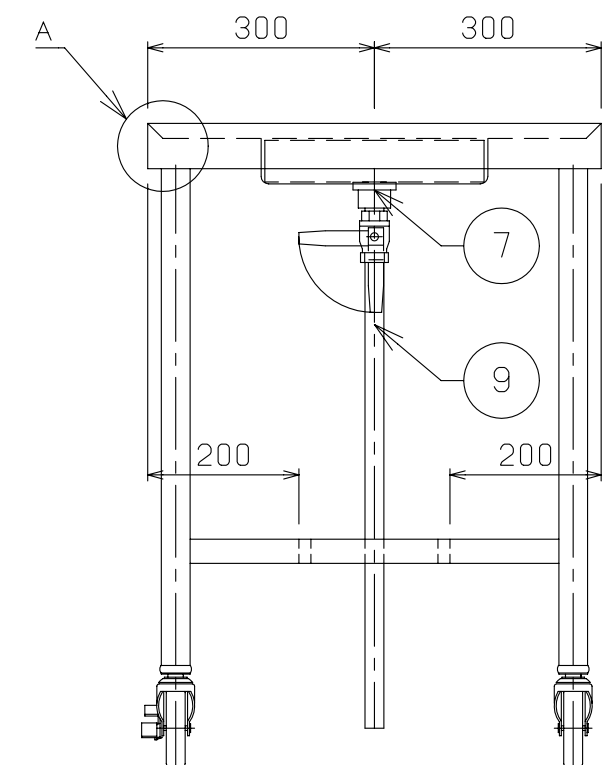

0037248-00	物件名称 千葉市立仁戸名小学校 大規模改造実施設計業務委託	品名 移動台	W 900	D 600	H 850	図番 B1
		型式 DTM-96	セクション <B: 調理室>	縮尺 1/10	台数 2	

 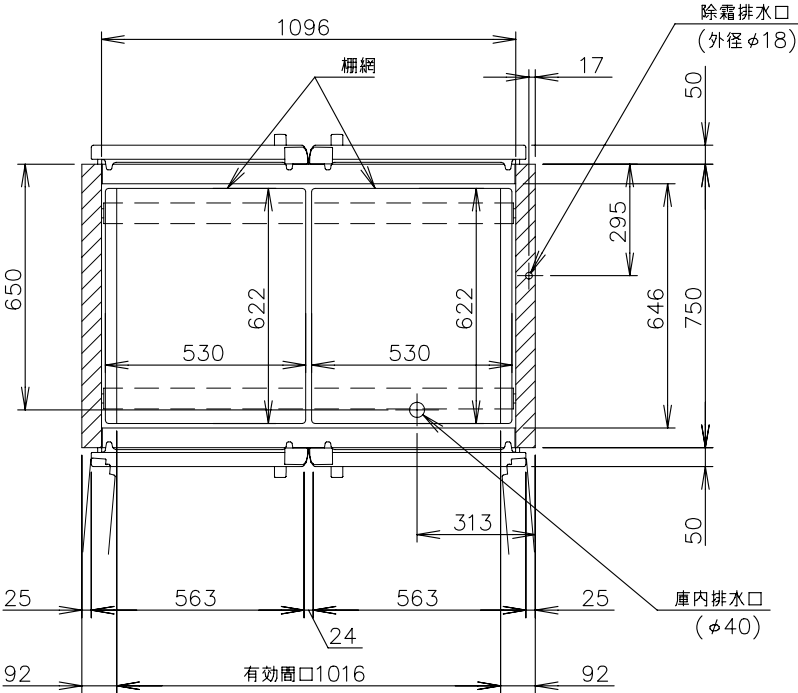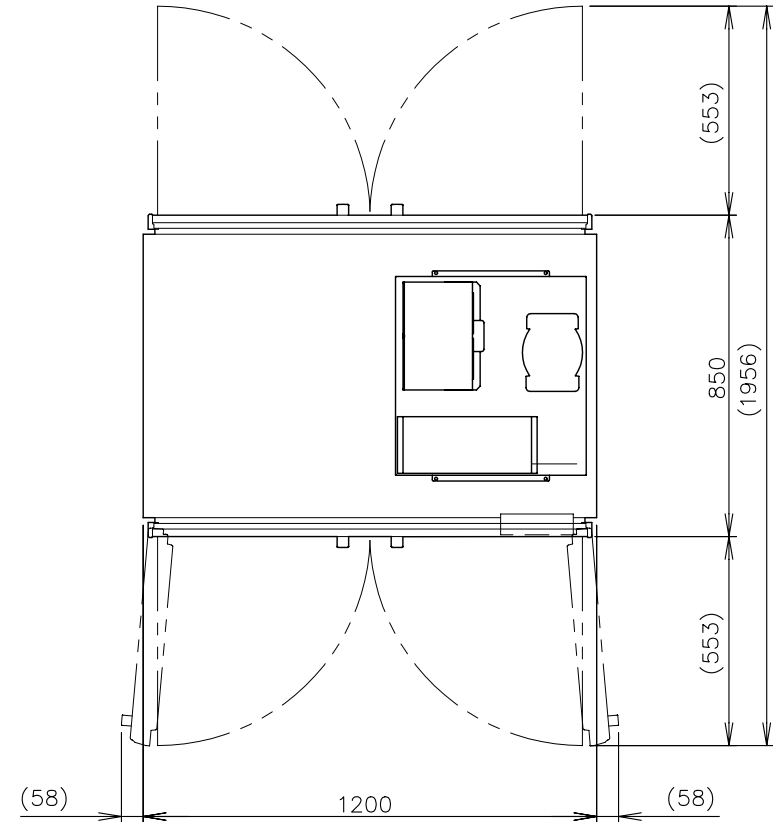






L形プラグ形状

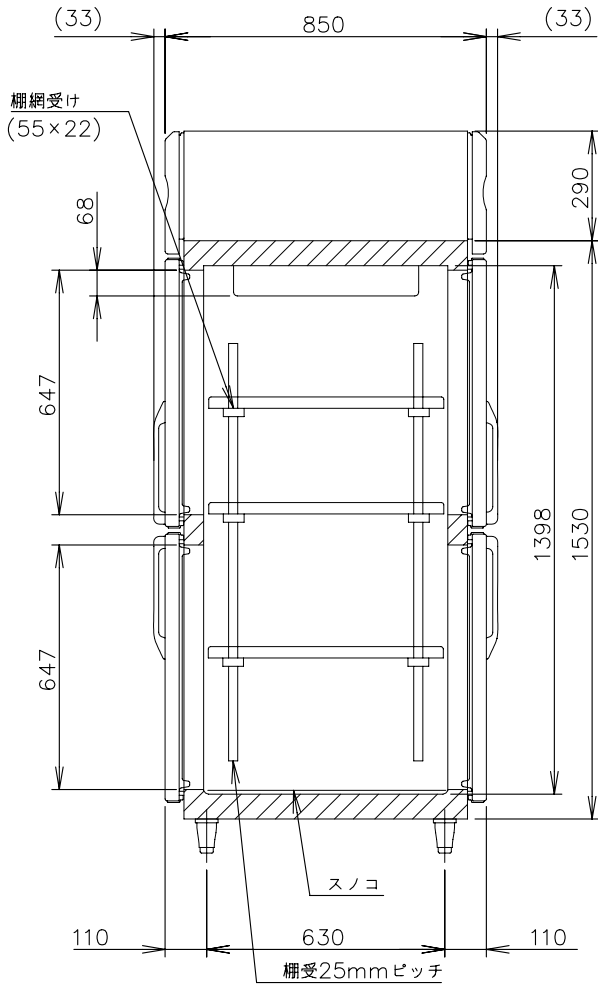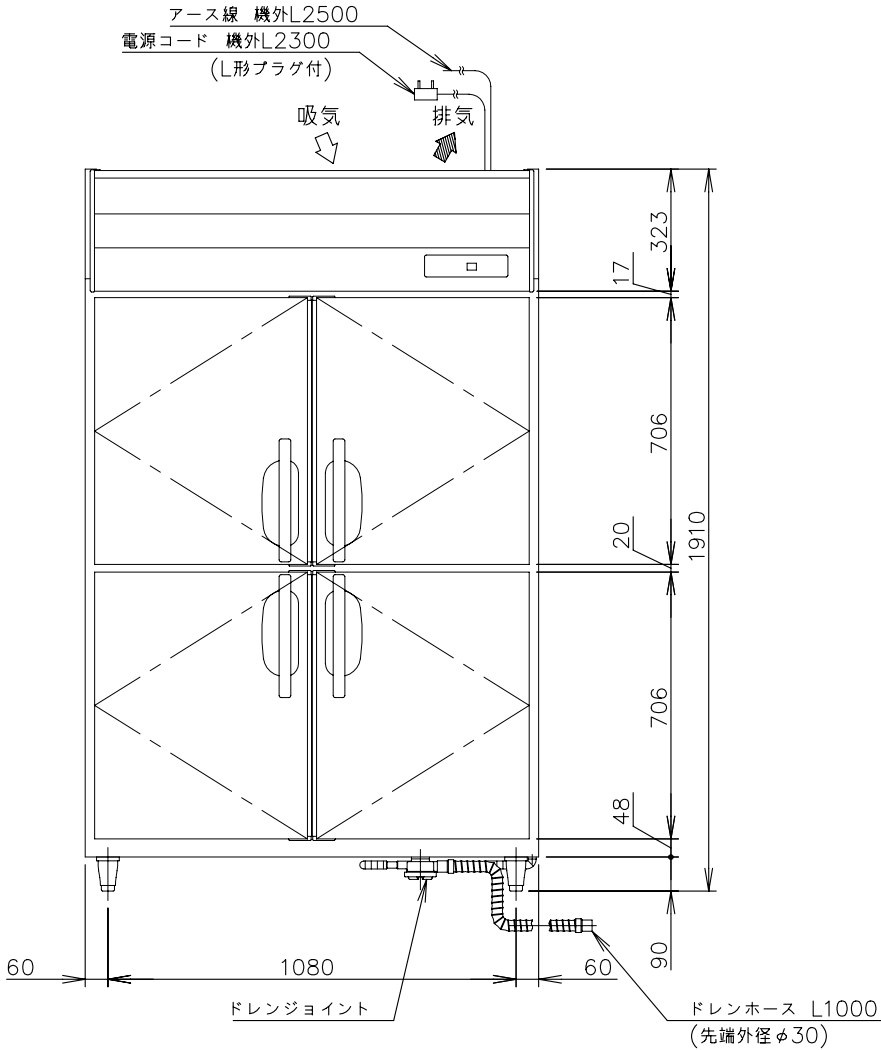

製品名	ホシザキ業務用冷蔵庫
形名	HR-120B-ML-4D4D
電源	単相100V 50/60Hz 容量0.99kVA(9.9A)
電流	運転電流 6.3/6.3A 電動機定格電流 5.2/5.2A
消費電力	電動機定格消費電力 335/335W(力率64/64%) 電熱装置定格消費電力 359W 冷却時消費電力 441/441W 霜取時消費電力 359/359W
放熱量	990/990W
電源コード	2.3m(L形プラグ付)
定格内容積	1126L
外形寸法	幅1200×奥行850×高さ1910(～1940)mm
内形寸法	幅1096×奥行646×高さ1398mm
外装	ステンレス鋼板、亜鉛鋼板(底板) 多層クリアコートステンレス鋼板(フロントパネル・扉)
内装	ステンレス鋼板、ABS樹脂
断熱材	硬質ポリウレタン一体発泡
冷却方式	強制対流式
除霜方式	ヒータ式、オフサイクル式自動選択
圧縮機	全密閉形 出力400W(インバータ)
凝縮器	フィン&チューブ形 強制空冷式
冷却器	フィン&チューブ形
冷媒	R290
庫内温度制御	マイコン制御(デジタル温度表示)－6～12℃調節可能
除霜制御	マイコン制御
電気回路保護	アース線
冷媒回路保護	ケースサーモによる圧縮機停止(自動復帰)
脚	樹脂製90～120mm調整可能
棚	3セット(棚網6枚、棚網受け6本)+スノコ(2枚)
製品質量	162kg (梱包時 191kg)
梱包	木枠梱包 幅1330×奥行980×高さ1985mm
付属品	ドレンジョイント一式、ドレンホース2本
使用条件	周囲温度5～35℃ 電圧変動：定格電圧の±10%以内

- ＊仕様・外観につきましては、改良のため予告なく変更することがあります。
- 設置条件について
場所、給排水、電源等は取扱説明書・据付工事説明書に従って正しく行ってください。
また、本体設置スペースは、設置条件により若干異なることがありますので、10mm程度余裕をとってください。
(給排気スペース・配管スペース等は本体設置スペースとは別に確保が必要です。)
 - 放熱量は、周囲温度30℃における最終到達温度の時の値です。
 - この製品には漏電遮断器が付いていません。
「電気設備に関する技術基準」、「内線規程」にしたがった高調波対応形の過負荷保護付漏電遮断器を付設し、電源容量は仕様欄に記載してある値に適合した専用電源を使用してください。
過負荷保護付漏電遮断器の仕様は、定格感度電流15mA、定格不動作電流7.5mA、動作時間0.1秒以内。
 - 元ブレーカー容量は15A 125Vです。
 - 仕様欄記載の電流値及び消費電力等の仕様値は参考値です。性能試験の結果により、仕様値を変更する場合があります。
 - 製品コード：R886-D301

物件名称 千葉市立仁戸名小学校 大規模改造実施設計業務委託	品名 パススルー冷蔵庫	W 1200	D 850	H 1910	図番 B2
	型式 HR-120B-ML-4D4D	セクション <B：調理室>	縮尺 1/20	台数 1	

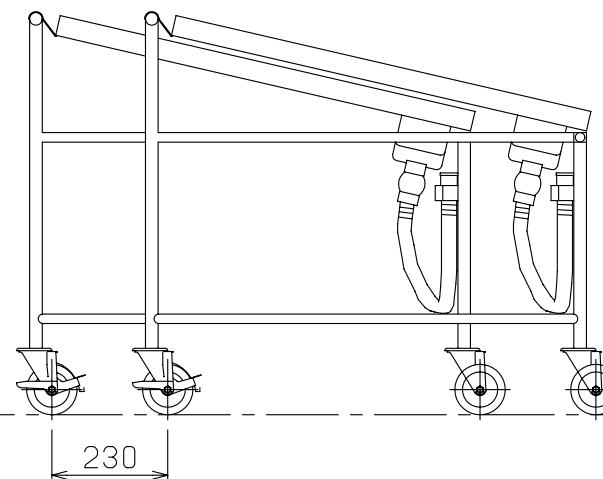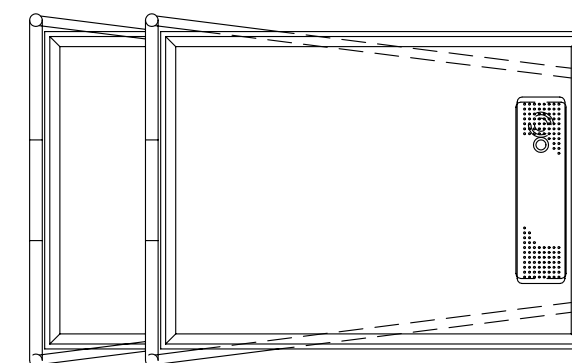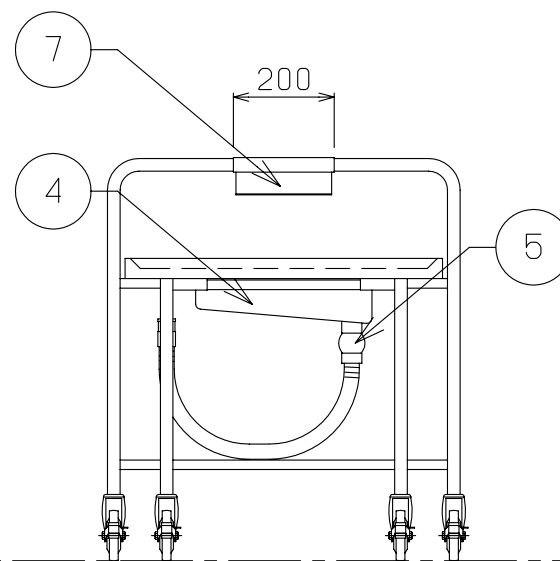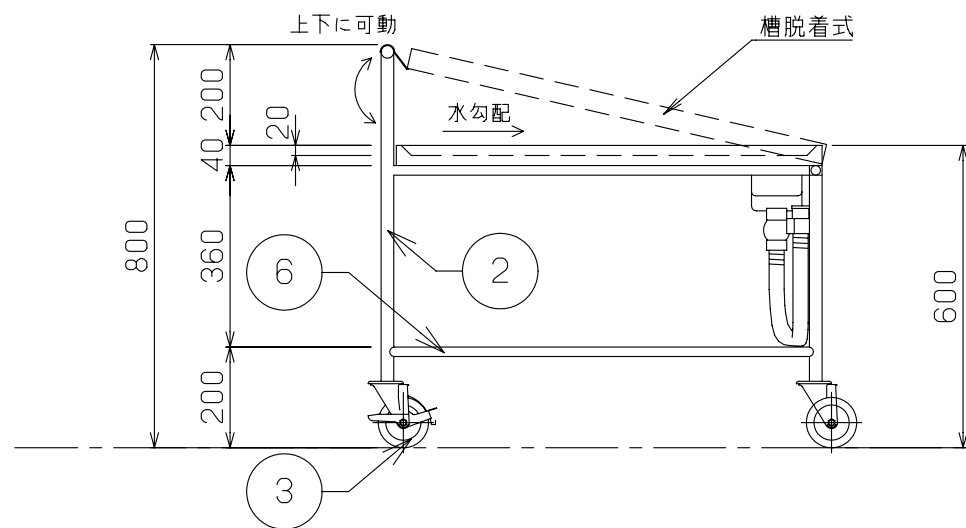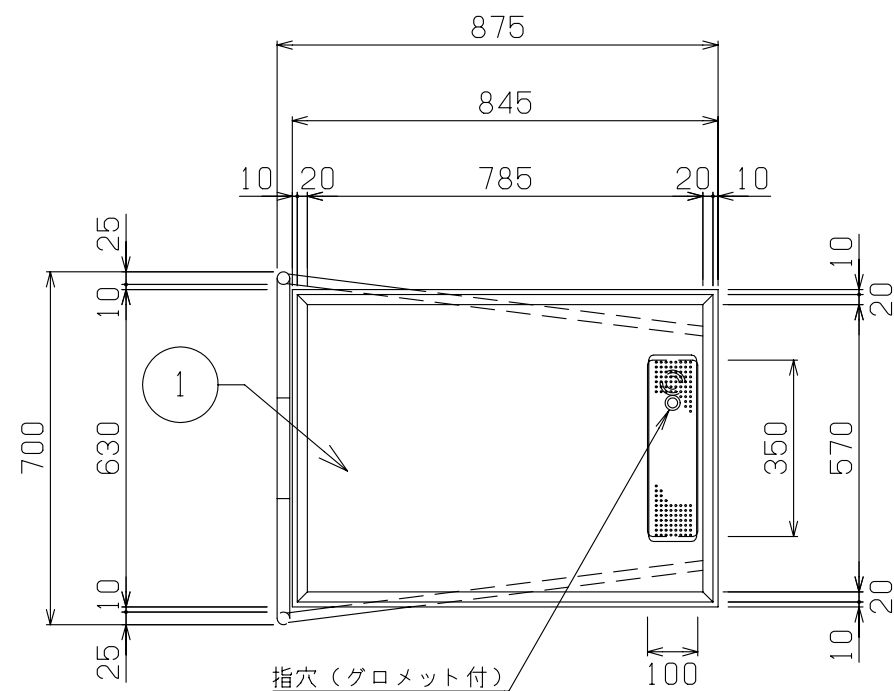

No	品 名	仕 様
1	水切甲板	SUS430 t1.2 No.4
2	脚材	SUS430 φ25 パイプ
3	キャスター	4インチウレタン製 自在式 ストッパー2ヶ付
4	排水金具	真鍮クロームメッキ 目皿付 25A ジャバラホース・引っ掛けフック付
5	排水バルブ	25A ボールバルブ
6	補強パイプ	SUS430 φ19 パイプ
7	フック	SUS430

- ・フレームと槽部が脱着出来る事
- ・保管時に積み重ね（スタッキング）収納出来る事



物件名称 千葉市立仁戸名小学校 大規模改造実施設計業務委託	品名 コンパクト収納カート	W 875	D 700	H 800	図番 B3
	型式 VGC-87	セクション <B：調理室>	縮尺 1/15	台数 2	

No _____



No.	品名	数	備考
1	投入口	1	
2	押し板	1	AC4B バフ仕上げ
3	切さいきょう	1	AC2B バフ仕上げ
4	本体	1	SPCC焼付塗装
5	パイロットランプ	1	
6	押しボタンスイッチ	1	
7	キャプタイヤコード	1	3m差し込みプラグ付(单相3芯, 三相4芯)
8	輪切プレート	1	AC4A
9	短冊プレート	1	AC4A (3X4P)
10	おろしプレート	1	A5052P
11	付属品収容箱	1	合板 (別途)
12	安全装置	1	

電源	单相 100V(三相 200V)
定格周波数	50/60Hz
定格消費電力	0. 2kW
質量	29kg(プレートは除く)


切さい寸法	輪切 (0~13mm厚)
	短冊 (3X4mm)
プレート外径	φ 306
回転速度	左335/400rpm (50/60Hz)

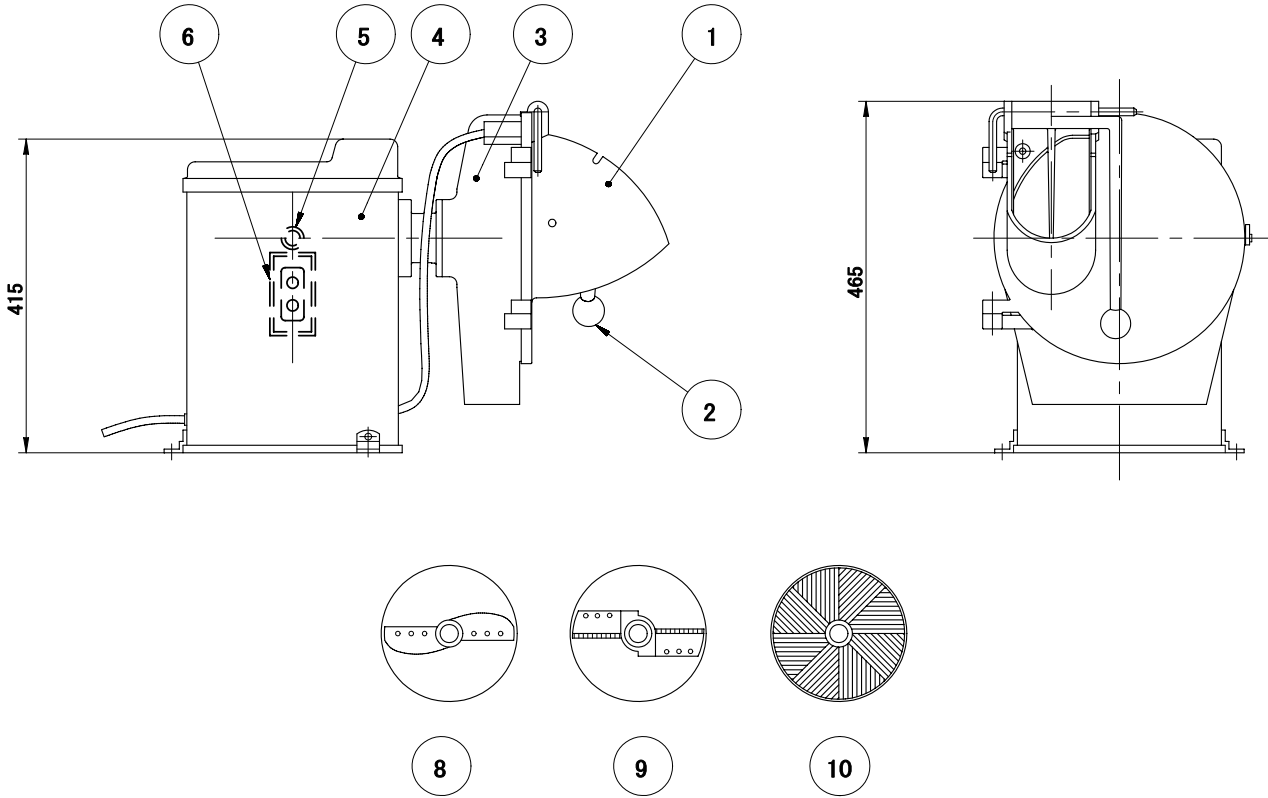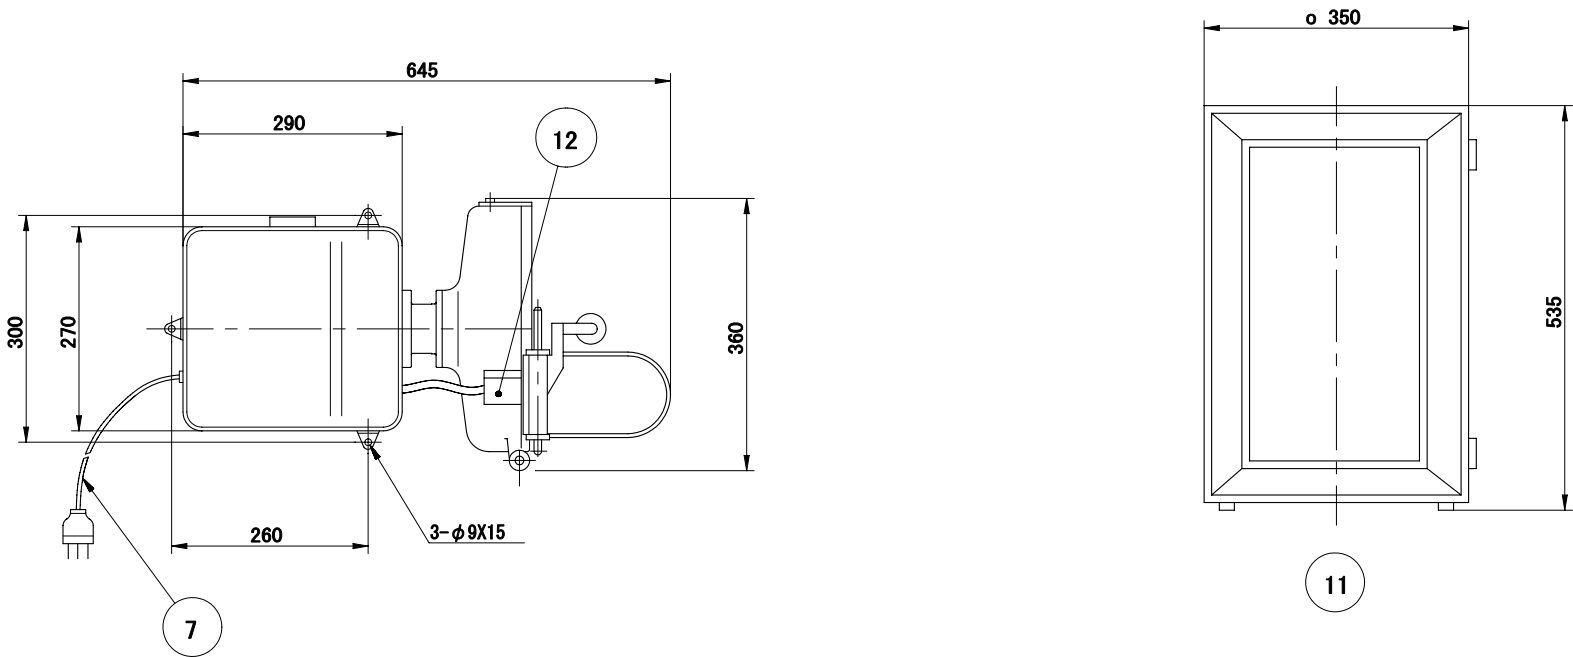

物件名称	千葉市立仁戸名小学校 大規模改造実施設計業務委託	品名	野菜切機		W	360	D	645	H	465	図番	B4
		型式	VC-4		セクション <B: 調理室>		縮尺	1/10	台数	1		

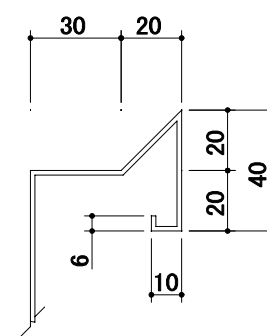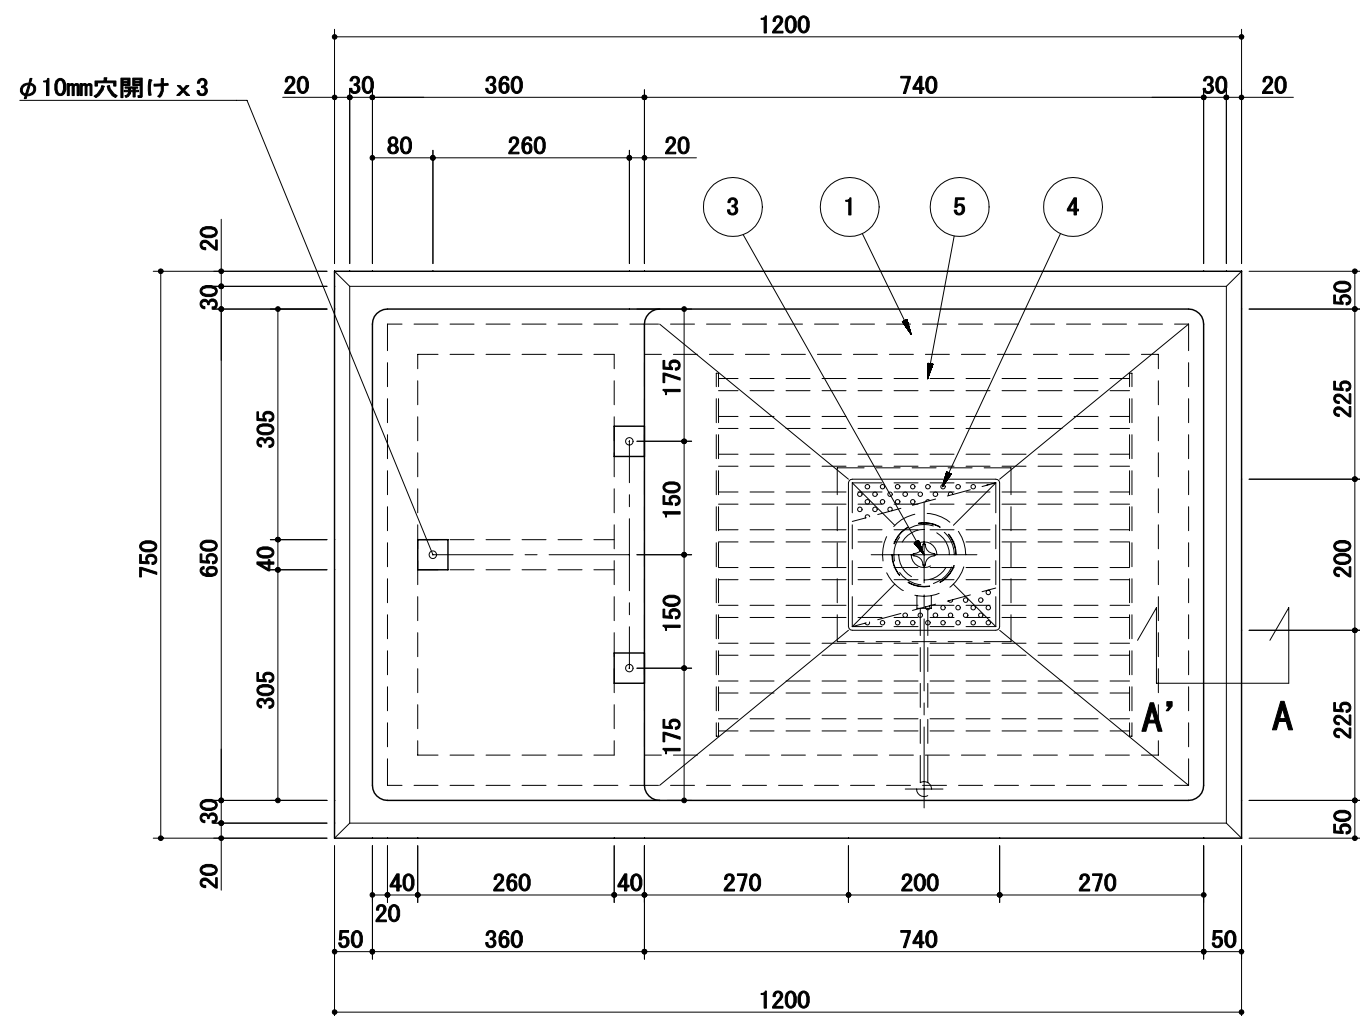


A-A' 断面图

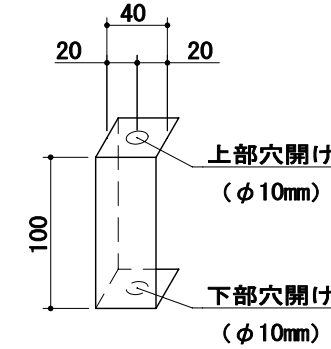


⑦ 詳細図



品番	名 称	備 考
1	槽板	SUS430 1.5t No. 4
2	本体フレーム	SUS430 L3 x 40 x 40
3	ハンドルコックドレーン	SUS304 50A/TO-124 延長塩ビパイプ付
4	残葉カゴ	SUS430 1.0t No. 4 (Φ3mm/パンチング)
5	取外式スノコ	SUS430 Φ16 0.1t&SUS430 3.0t No. 4
6	キャスター	ウレタン製/Φ125自在x4 (四輪トラロック付)
7	本体取付脚	SUS430 L-3 x 40 x 40&SUS430 3.0t (3本)

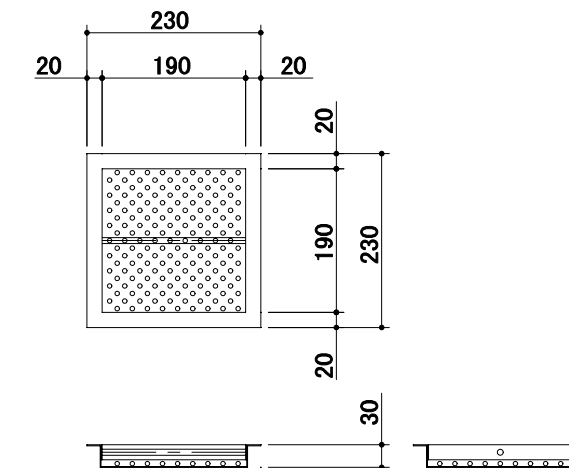



④ 参考図

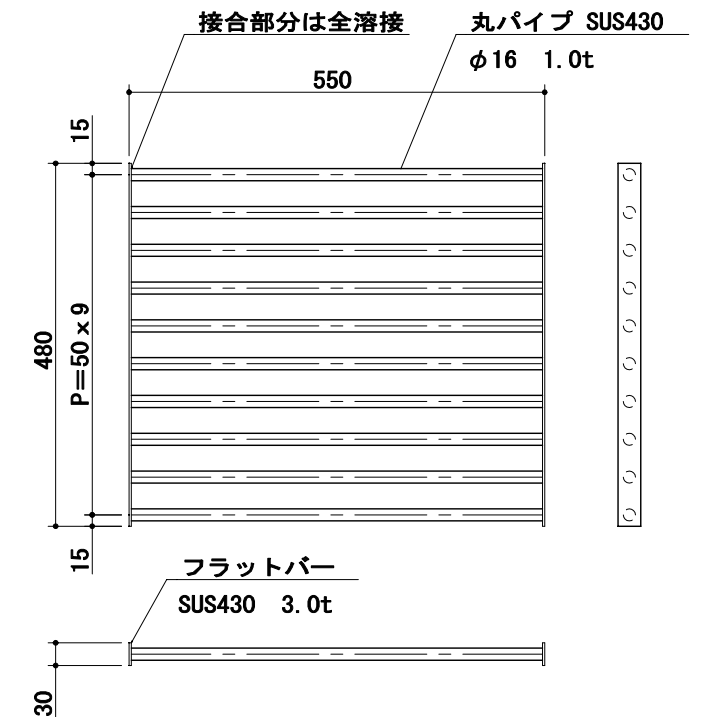


⑤ 参考図

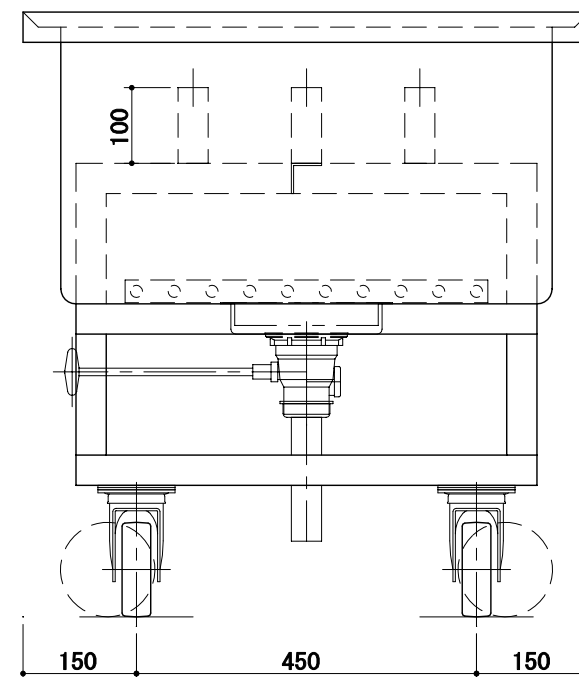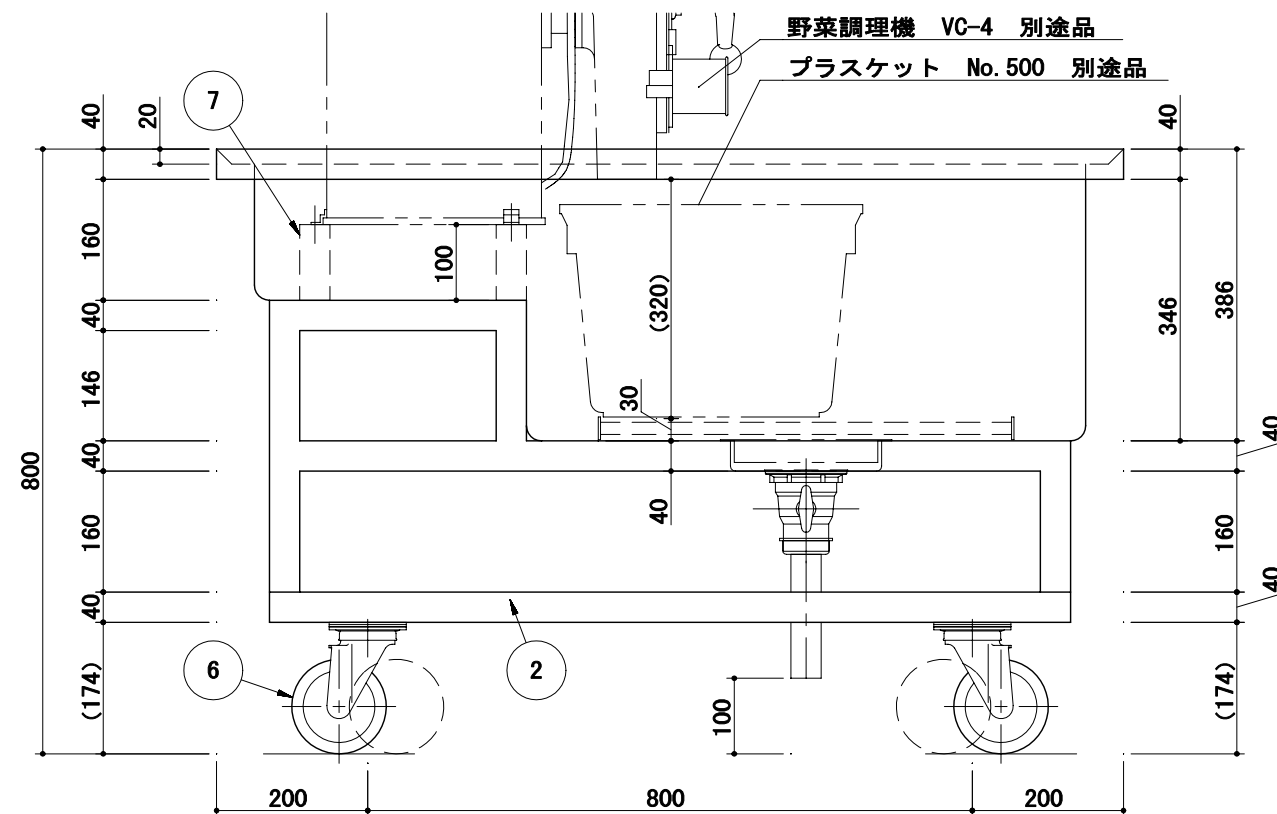


物件名称 千葉市立仁戸名小学校 大規模改造実施設計業務委託	品名 野菜切機用シンク	W 1200	D 750	H 800	図番 B4'
	型式	セクション <B:調理室>	縮尺 1/15	台数 1	

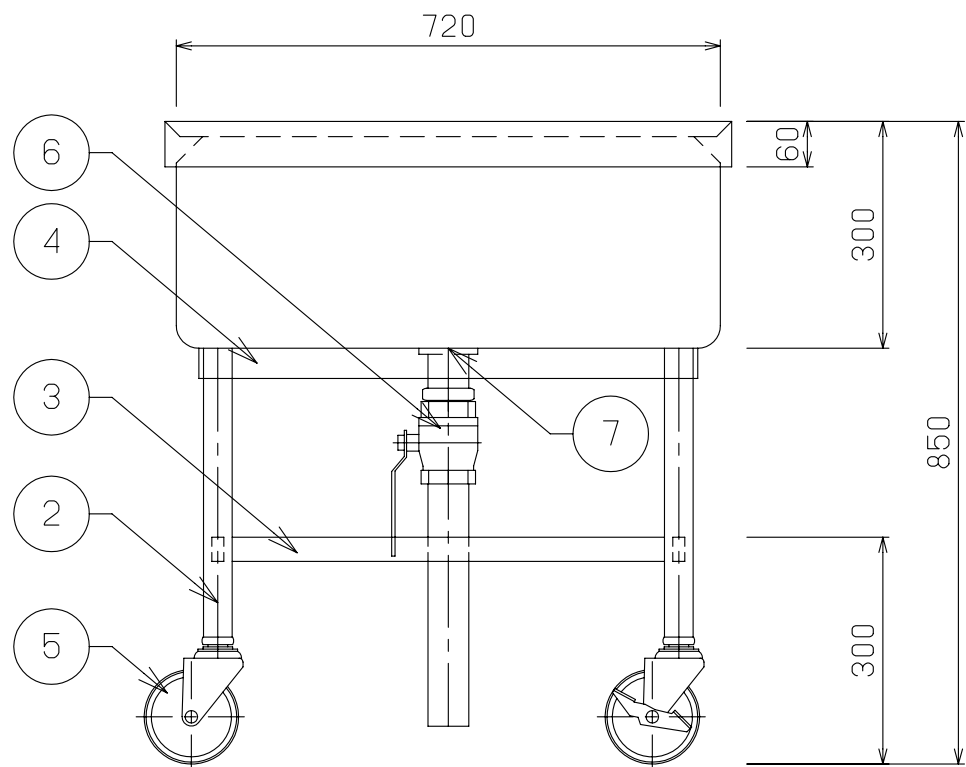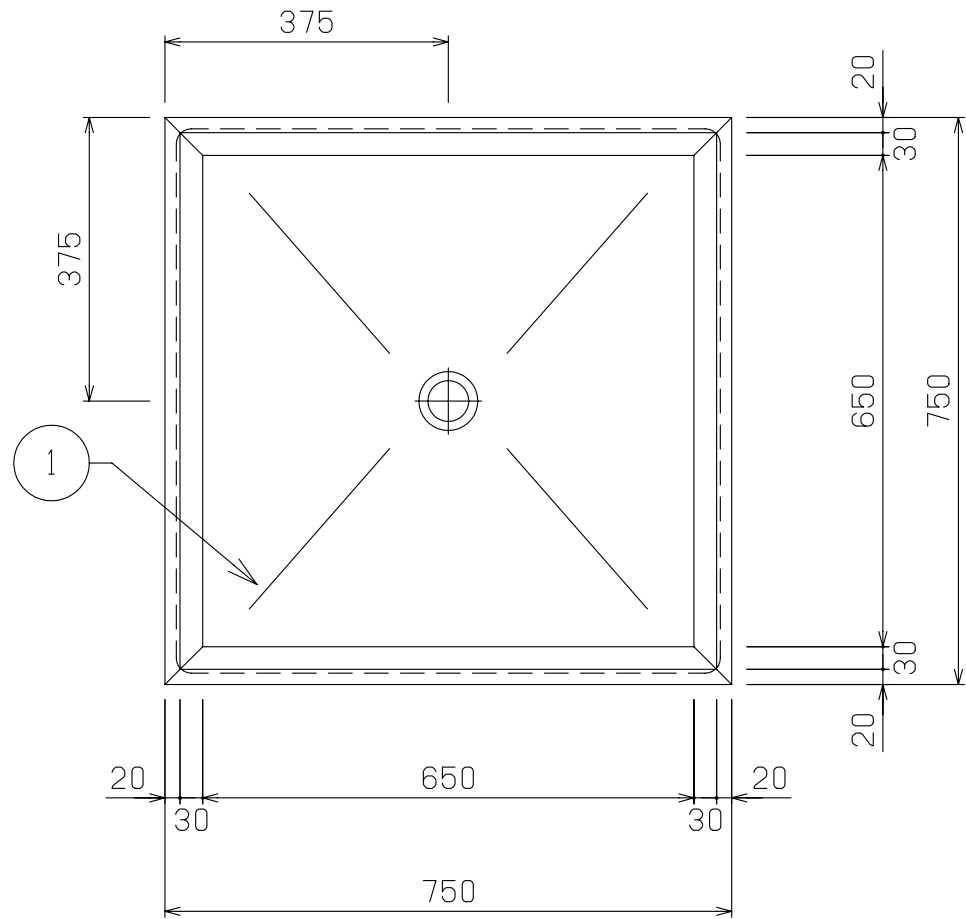

No	品 名	仕 様
1	甲板及び槽	SUS430 t1.5 No.4
2	脚パイプ	SUS430 t1.2 φ38
3	補強パイプ	SUS430 t1.2 □32×16
4	パイプ受アングル	SUS430 L3×40×40
5	キャスター	5インチウレタン製 自在式 対角ストッパー2ヶ付
6	排水バルブ	50A ボールバルブ
7	排水金具	目皿

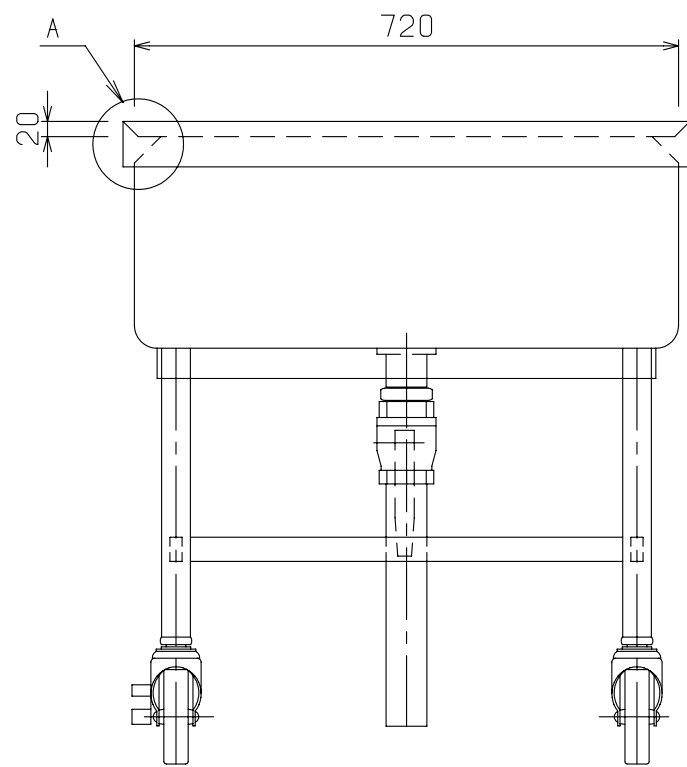

	物件名称 千葉市立仁戸名小学校 大規模改造実施設計業務委託	品名 移動シンク	W 750	D 750	H 850	図番 B5
		型式 セクション ＜B：調理室＞	縮尺 1／10		台数 1	

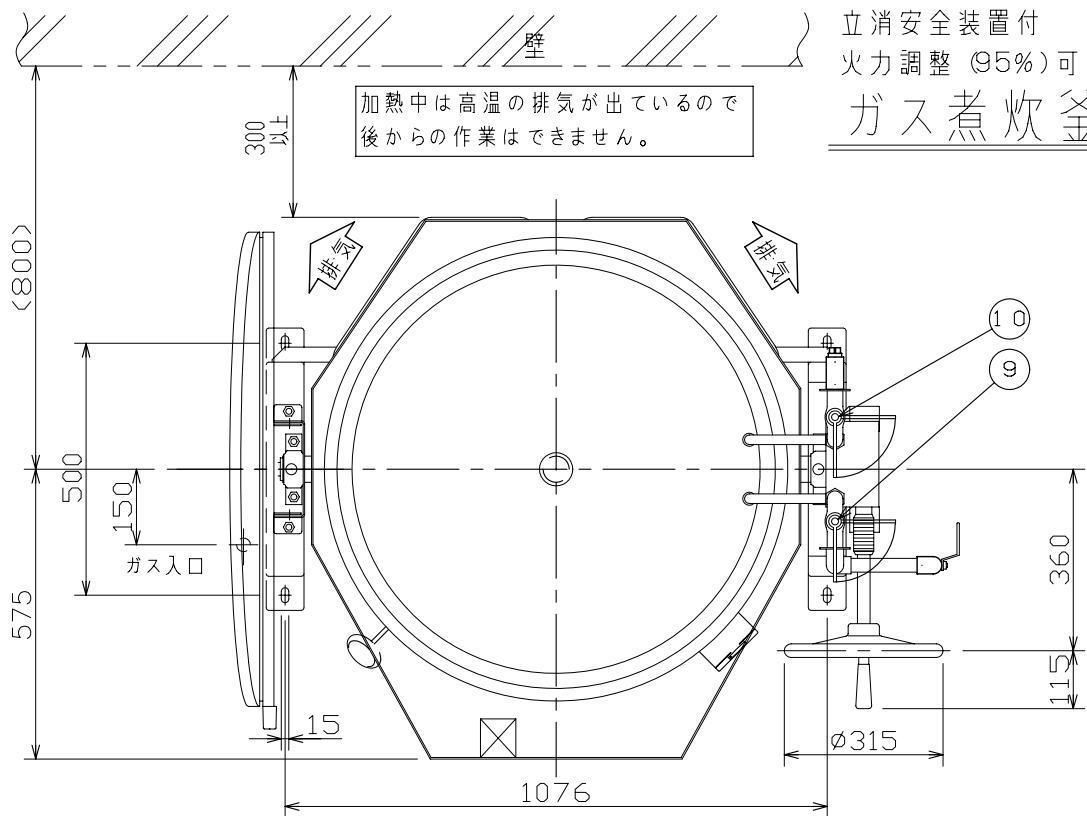

立消安全装置付
火力調整 (95%)可

ガス煮炊釜 KIG1DX-30GKH QS

蓋折畳開閉式 仕様
排水ドロース式

ガス消費量 (LPG)		
31.0kW	2.21	kg/h



ツバ元水量	満水量	ガス消費量 (13A)	
110リットル	150リットル	36.0kW	31,000kcal/h

標準仕様

品番	品名	数量	材質
1	内釜	1	FC (硬質コート)
2	外釜 (軸取付釜)	1	SUS304 t1.5
3	蓋	1	A1t2
4	架台	1	SUS304
5	断熱材	1	グラスウール
6	バーナ	1	耐熱ステンレス
7	ガス接続口	1	フレキシブルチューブ20A
8	バーナ器具栓ツマミ	1	
9	自在水栓 (給水)	1	20A
10	自在水栓 (給湯)	1	20A
11	—		
12	取手	2	樹脂


品番	品名	数量	材質
13	ハンドル	1	FC クロームメッキ
14	釜固定安全装置	1	ステンレス
15	ウォームギヤー	1	FC S45C
16	排気カバー	2	SUS430
17	ノジキ窓	1	耐熱ガラス
18	燃焼室	1	SUS430
19	排水口 (ギャ式ドロース)	1	穴φ52
20	パイプ洗浄ブラシ	1	
21	銘板	1	品名 煮炊釜
22	洗浄用バルブ	1	15A
23	カブラ	1	先端φ15 (1/2"ホース用)
24	ツバ・エプロン	1	SUS304

内釜の内側に、20, 40, 60, 80, 100 (リットル) の目盛り付です。(凹型目盛り)

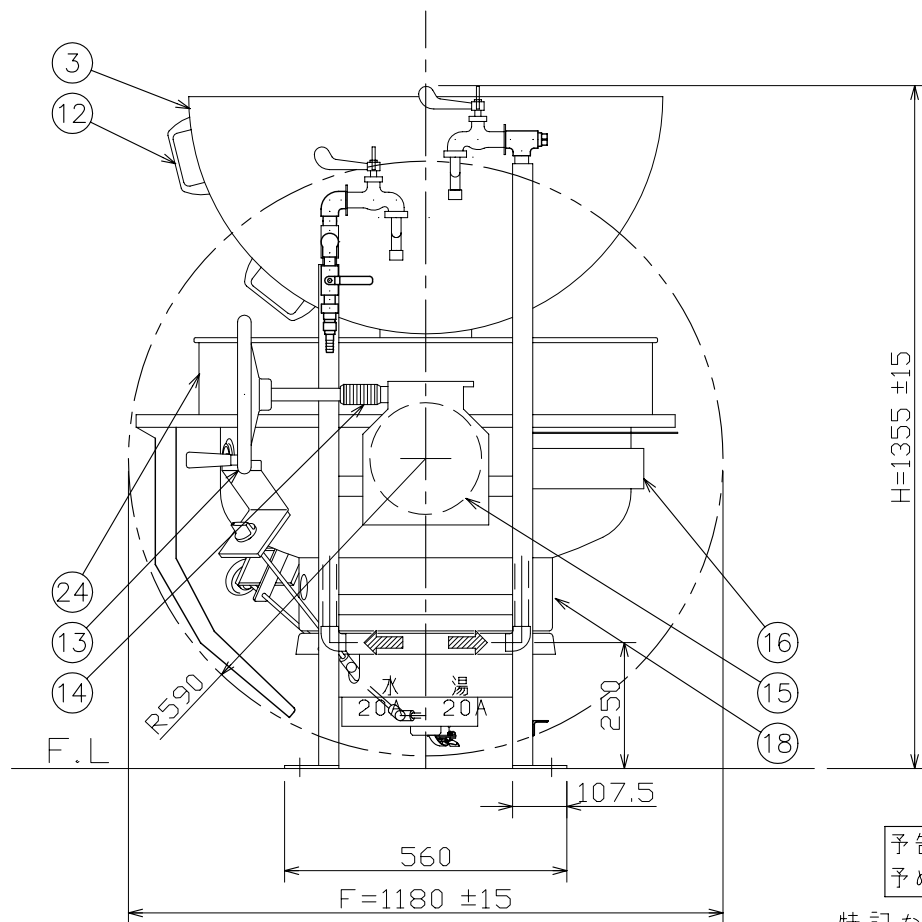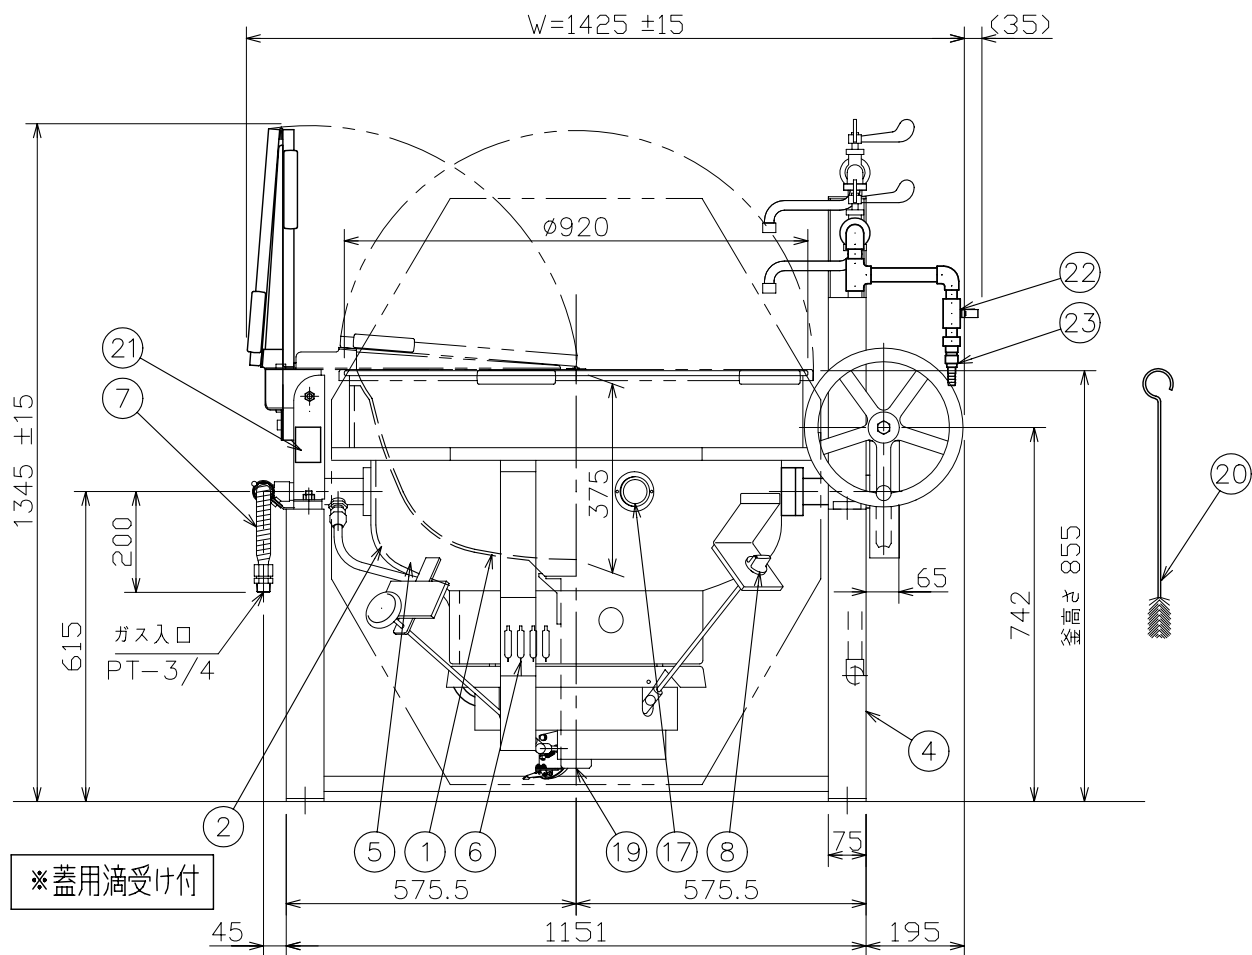

特記なき寸法公差は、±10mmとする。

物件名称 千葉市立仁戸名小学校 大規模改造実施設計業務委託	品名 ガス回転釜	W 1460	D 1180	H 1355	図番 B6
	型式 KIG1DX-30GKH	セクション <B: 調理室>	縮尺 1/15	台数 3	

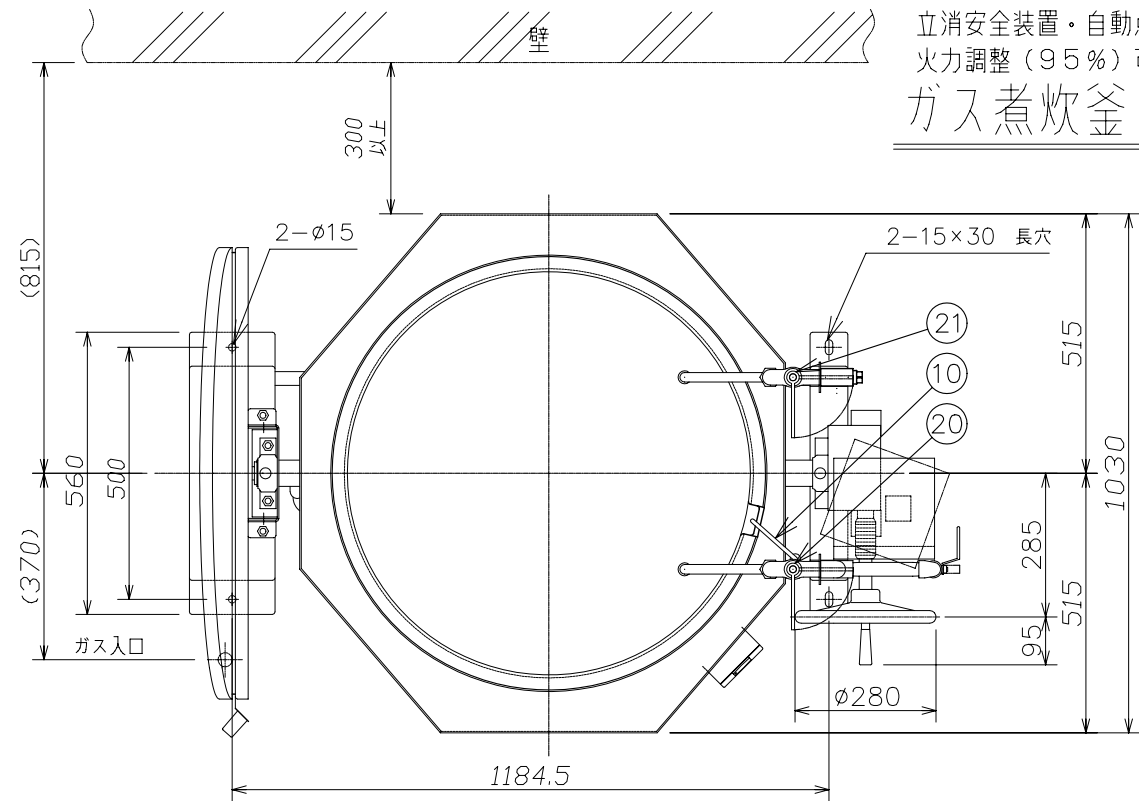

立消安全装置・自動点火装置・調理油過熱防止装置付
火力調整（95％）可
蓋折畳開閉式
肉厚6mm（1+4+1）
ガス煮炊釜 ACF-30EKH(HE) 内釜ステンレスクラッド鋼



仕様	ガス消費量（LPG）	
	33.0kW	2.36 kg/h
満水量	ガス消費量（13A）	
	150リットル	33.0kW 28,400kcal/h

標準仕様

品番	品名	数量	材質	品番	品名	数量	材質
1	内釜	1	三層クラッド鋼 t6.0	13	ハンドル	1	FC クロームメッキ
2	外釜（軸取付釜）	1	SUS304 t1.5	14	釜固定安全装置	1	ステンレス
3	蓋	1	Al t2	15	ウォームギヤー	1	FC S45C
4	架台	1	SUS304	16	排気カバー	2	SUS430
5	断熱材	1	グラスウール	17	ノゾキ窓	2	耐熱ガラス
6	バーナ	1	耐熱ステンレス	18	燃焼室	各1	SUS430
7	ガス接続口	1	フレキシブルチューブ20A	19	銘板	1	品名 煮炊釜
8	火力切換器	1	内輪・外輪切替（火力調整）	20	自在水栓（給水）	1	20A
9	制御盤	1		21	自在水栓（給湯）	1	20A
10	温度調節	1	熱電対（※式固定・釜温度感知方法）	22	釜洗浄用バルブ	1	15A
11	—			23	カプラ	1	先端φ15（1/2”ホース用）
12	取手	2	樹脂				

- 注1)設置条件:AC100V電源工事が必要です（制御盤内の端子台にアース線付のコードで接続）
注2)釜回転:前後共、水平より90度回転（1回転できません）
注3)釜架台ステーはバーナ燃焼に必要な制御線が入っている為取外しできません
注4)火災予防上、温度制御センサー・ハイカットセンサーは固定式です

ハイカット・温調付

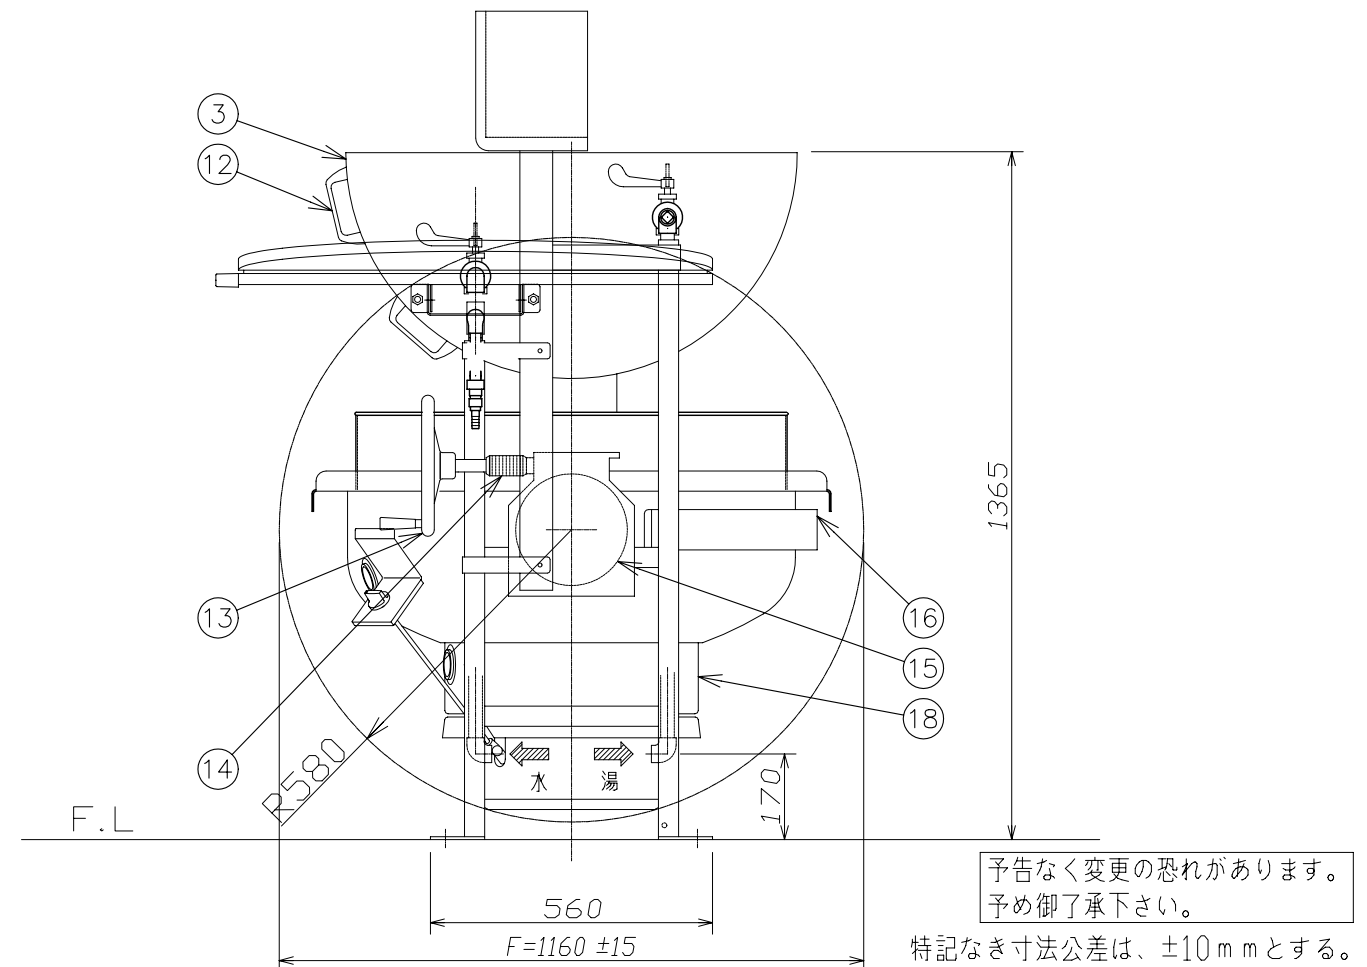
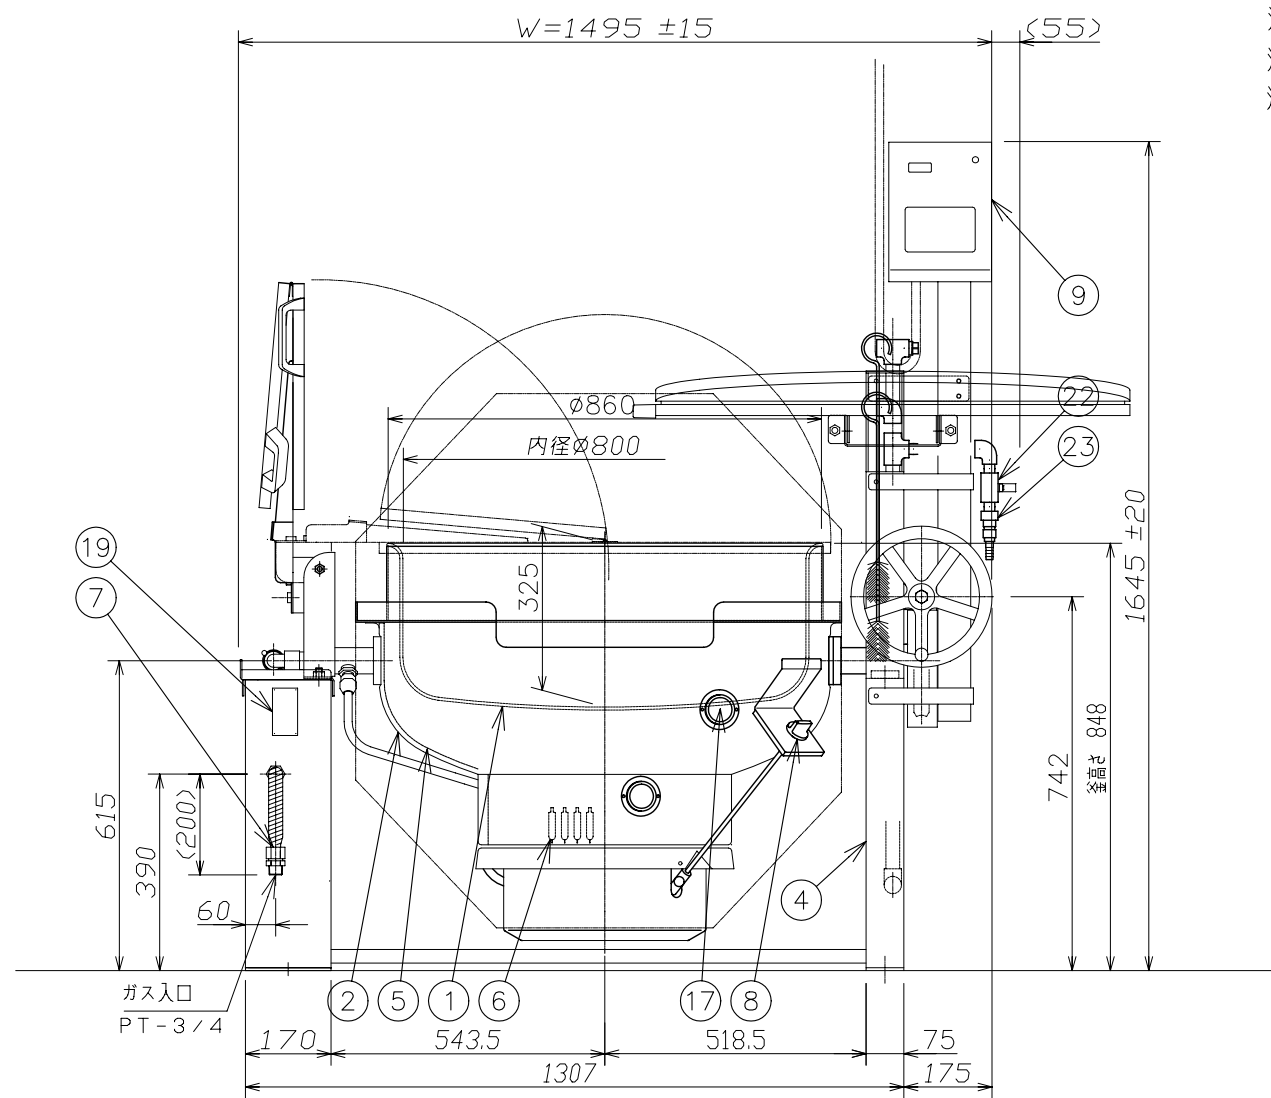


予告なく変更の恐れがあります。
予め御了承下さい。


特記なき寸法公差は、±10mmとする。

物件名称	千葉県立仁戸名小学校 大規模改造実施設計業務委託	品名	フライ兼用ガス回転釜		W	1550	D	1160	H	1645	図番
		型式	ACF-30EKH		セクション	<B：調理室>		縮尺	1/15	台数	1


B7

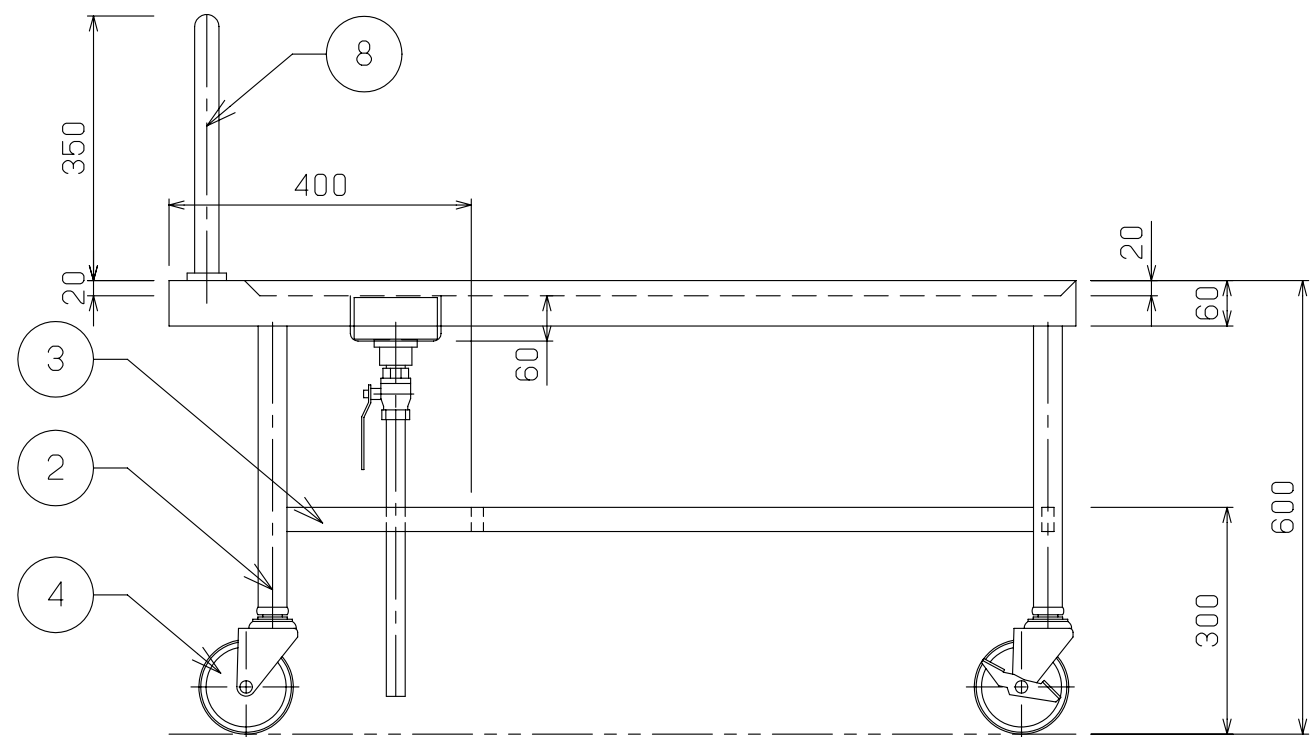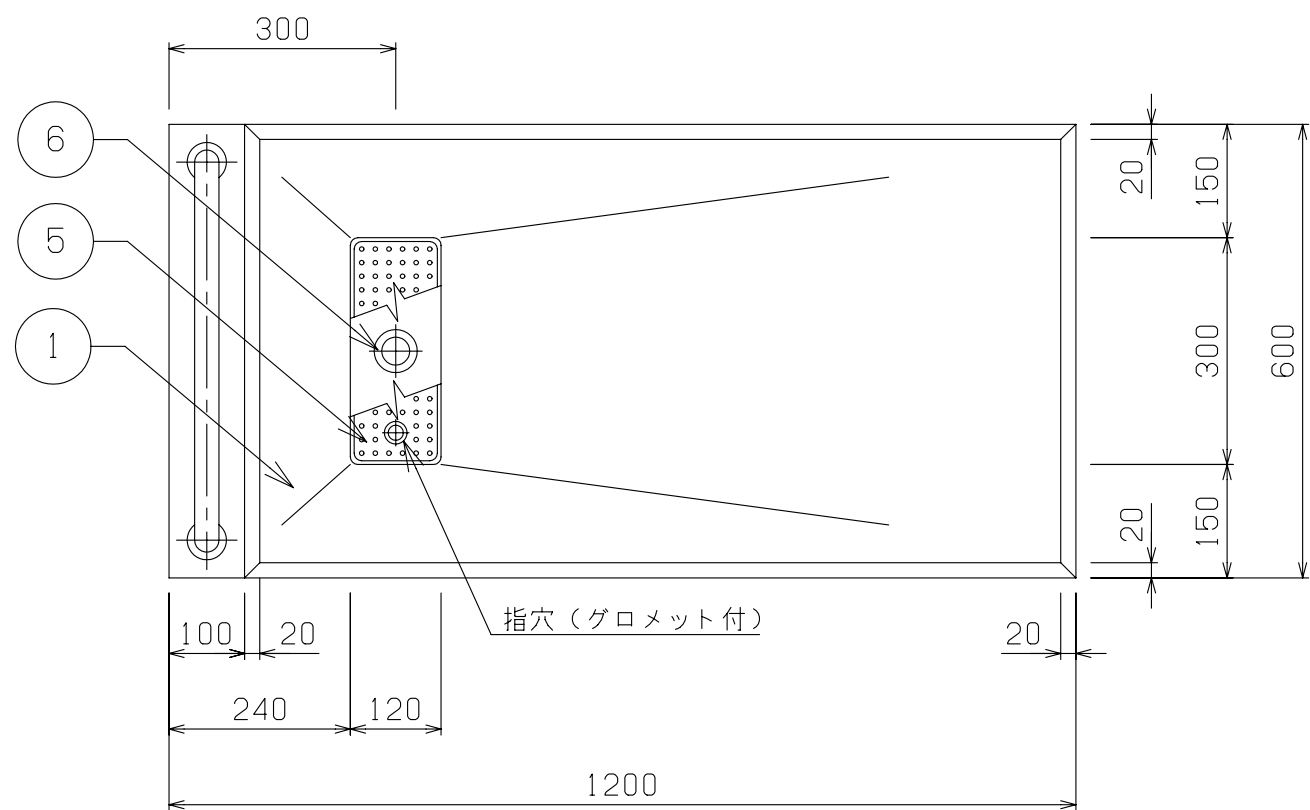



No	品 名	仕 様
1	水切甲板	SUS430 t1.5 No.4
2	脚材	SUS430 t1.2 φ38 パイプ
3	補強材	SUS430 t1.2 □32×16 パイプ
4	キャスター	4インチウレタン製 自在式 対角ストッパー2ヶ付
5	水切ストレーナー	SUS430 t0.8 パンチング
6	排水金具	真鍮クロームメッキ 目皿付 25A
7	排水バルブ	25A ボールバルブ
8	押手	SUS430 φ32 パイプ

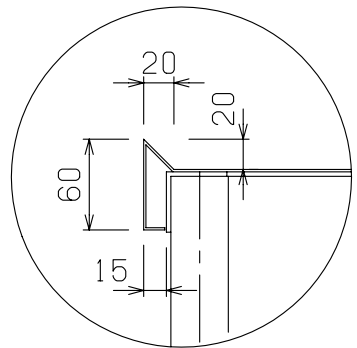



A 部詳細

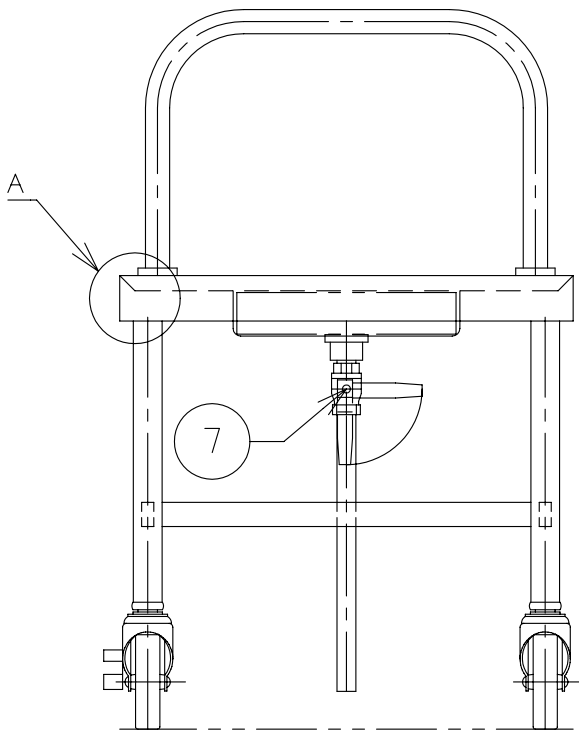

	物件名称 千葉市立仁戸名小学校 大規模改造実施設計業務委託	品名	配缶台		W	1200	D	600	H	600	図番 B8
		型式	セクション ＜B：調理室＞		縮尺 1／10		台数 2				

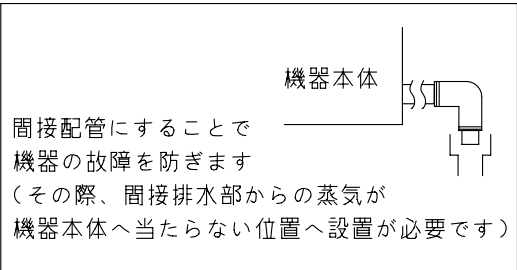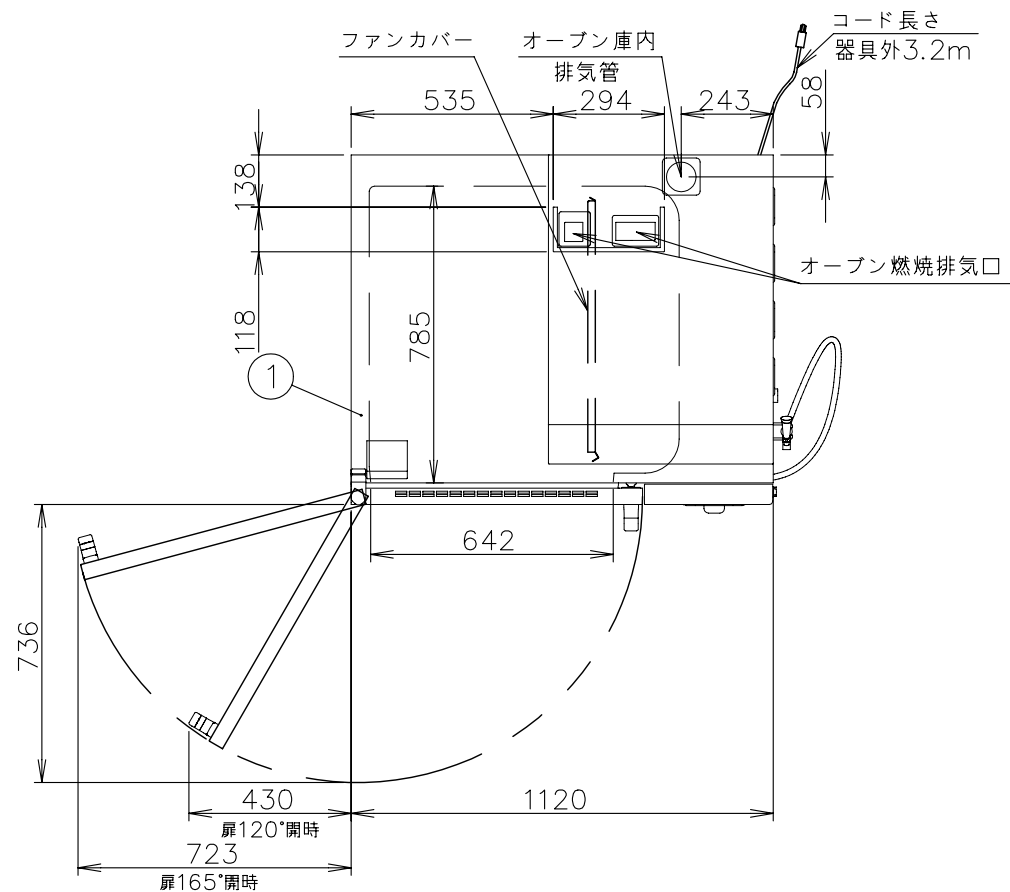

ラックシートパン仕様
ラック7段仕様
(棚ピッチ=100mm)

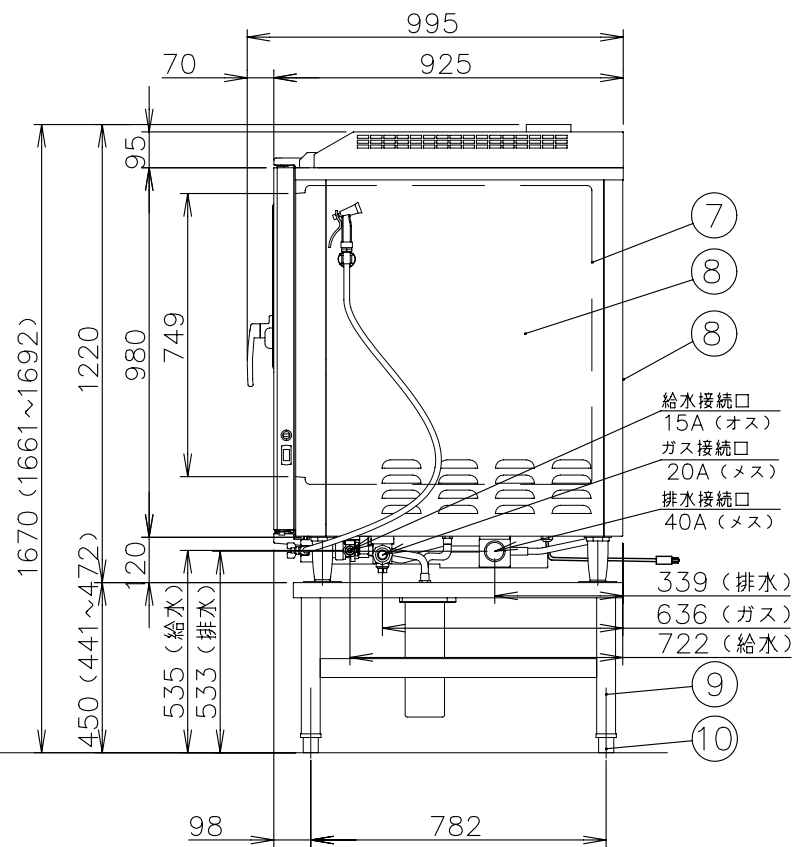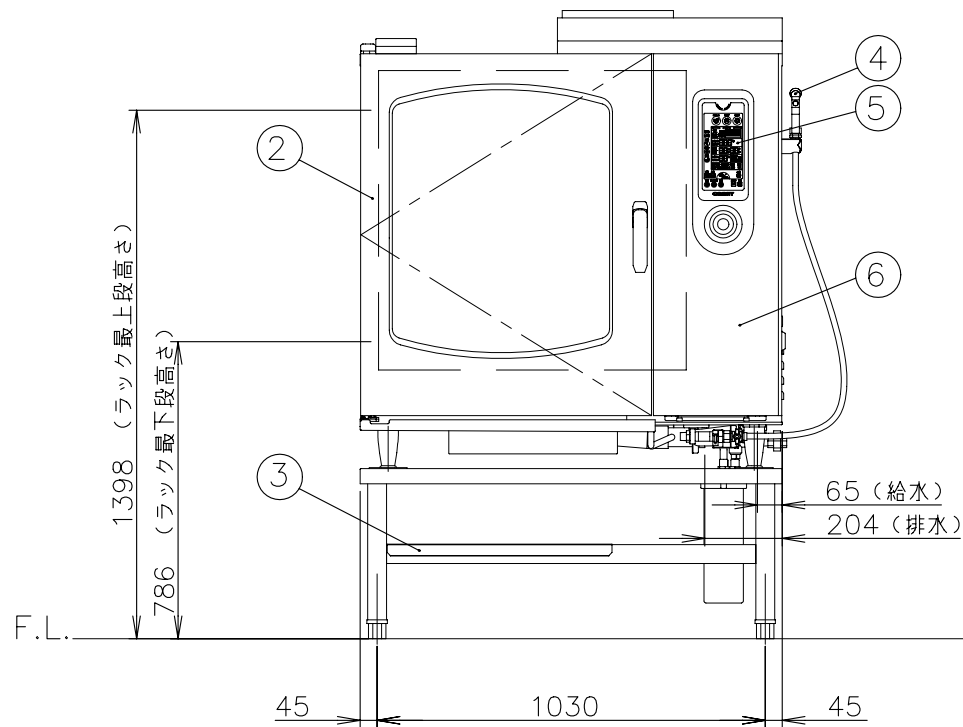

寸法 (mm)	外形	1,120(W)	925(D)	1,670(H)
	庫内有効	642(W)	785(D)	749(H)
接続	ガス	20A		
	給水	15A	適用水圧 0.2~0.75MPa	
	排水	40A	100℃以上耐熱材	
	電気	単相 100V 50/60Hz 接地付きコンセント (㊤)		
		漏電ブレーカは本機専用で30mA 15A		
ガス消費量	13Aガス	37.2kW (32,000kcal/h)		
	LPガス	37.2kW (2.66kg/h)		
定格消費電力		800W		
温度調節範囲	ホット	30~300℃		
	スチーム	50~130℃		
	コンビ	30~250℃		
安全装置		立消え安全装置 (フレイムロッド式)		
		庫内異常過熱防止装置 (液膨張式)		
構造		庫内と熱交換部はファンカバーにて仕切りあり		
		庫内加熱方式: 熱交換パイプによる間接加熱方式		
本体重量		265kg		
シートパン収納枚数		650×450mm 7枚 (ピッチ100)		
ラックサポート 総耐荷重		100kg (1段あたり最高30kgまで)		
芯温センサ		標準付属: 3点感知		
標準付属品		専用軟水器 (1)、耐熱手袋 (1セット) 液体洗剤 (1)、液体洗剤用スプレー (1) 排水部材セット (1)		
専用付属品		給水接続管 (2)、軟水器固定板 (1)		


No	品名	材質	備考
1	外装 (上)	SUS430 t1.0	No.4
2	扉化粧板	SUS304 t0.8	No.4
3	下棚スノコ	SUS430 t1.0	1枚
4	洗浄ノズル		
5	コントロール操作及び表示部		
6	コントロール化粧板	SUS304 t1.0	No.4
7	オープン庫内壁	SUS304 t1.0	
8	外装 (横、後)	SUS430 t0.8	No.4
9	脚パイプ	SUS304 t1.5	50角パイプ
10	調節脚	SUS304他	4ヶ所

注) 1.仕様及び外観を改良のため、予告なく変更することがあります。

2.設置条件について				可燃物からの離隔距離 (cm)			
上方	側方	前方	後方	上方	側方	前方	後方
フード	20以上	15以上	15以上				

場所、電源等は、取扱説明書・設置工事説明書に従って正しく行って下さい。
3.給水装置性能基準適合品です。

物件名称	千葉県立仁戸名小学校 大規模改造実施設計業務委託	品名	スチームコンベクションオープン			W	1120	D	925	H	1670	図番
		型式	CSX-IG102-T-N			セクション	<B: 調理室>		縮尺	1/20	台数	1

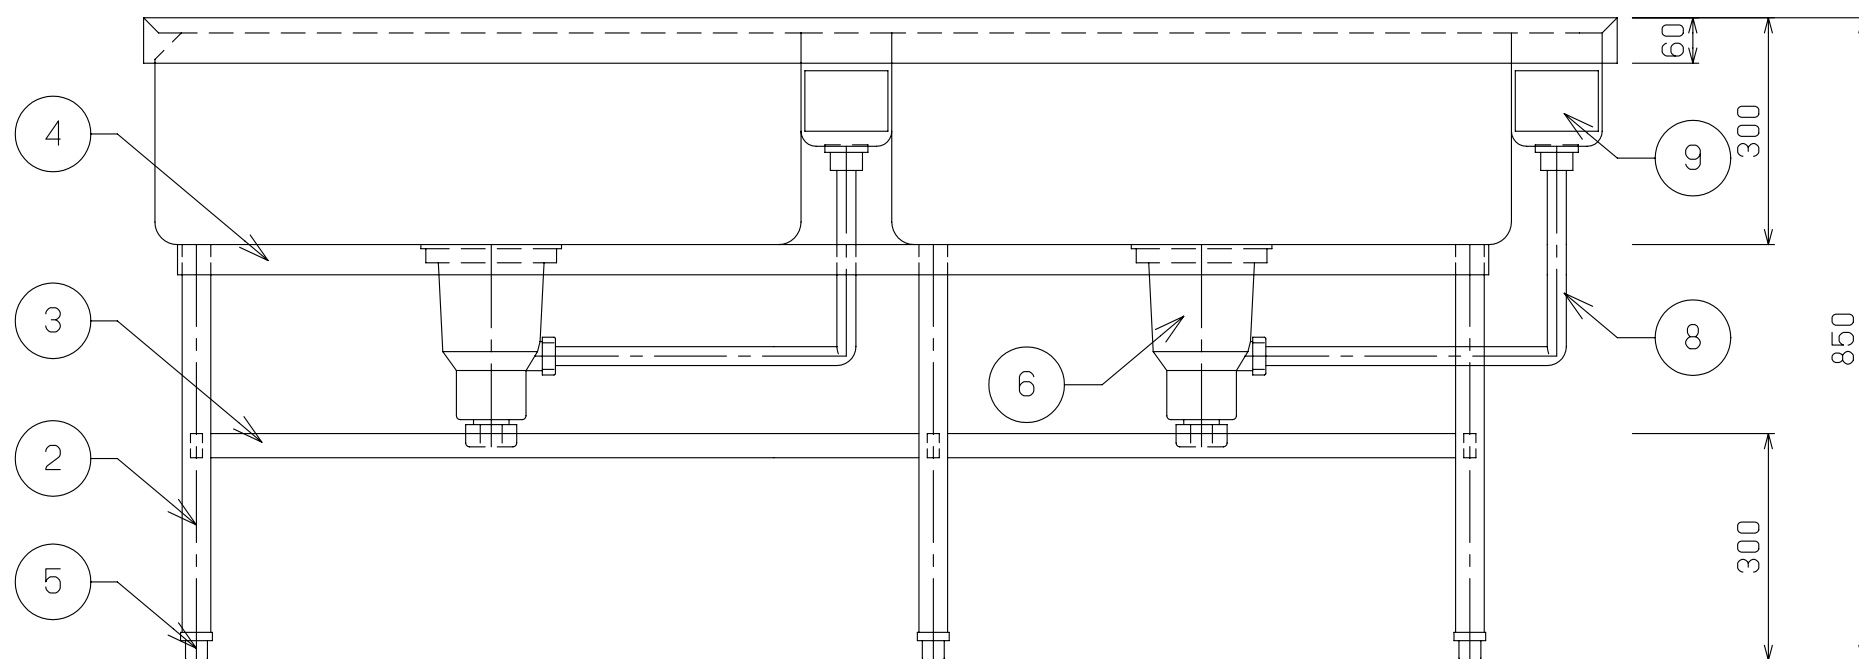




Technical drawing of a mechanical assembly, likely a bracket or support structure, showing dimensions in millimeters (mm).

Key dimensions and features:


- Overall width: 720 mm
- Distance from left edge to center of circular feature: 590 mm
- Radius of circular feature: 50 mm
- Distance from top edge to center of circular feature: 150 mm
- Distance from top edge to bottom edge of circular feature: 20 mm
- Distance from bottom edge of circular feature to center of circular feature: 50 mm
- Distance from bottom edge of circular feature to center of circular feature: 200 mm

The drawing includes a circular feature on the left, a central vertical assembly, and a horizontal assembly at the bottom. The dimensions are indicated by dimension lines and arrows.

本図は商用単品図です。許可なく転用を禁じます。

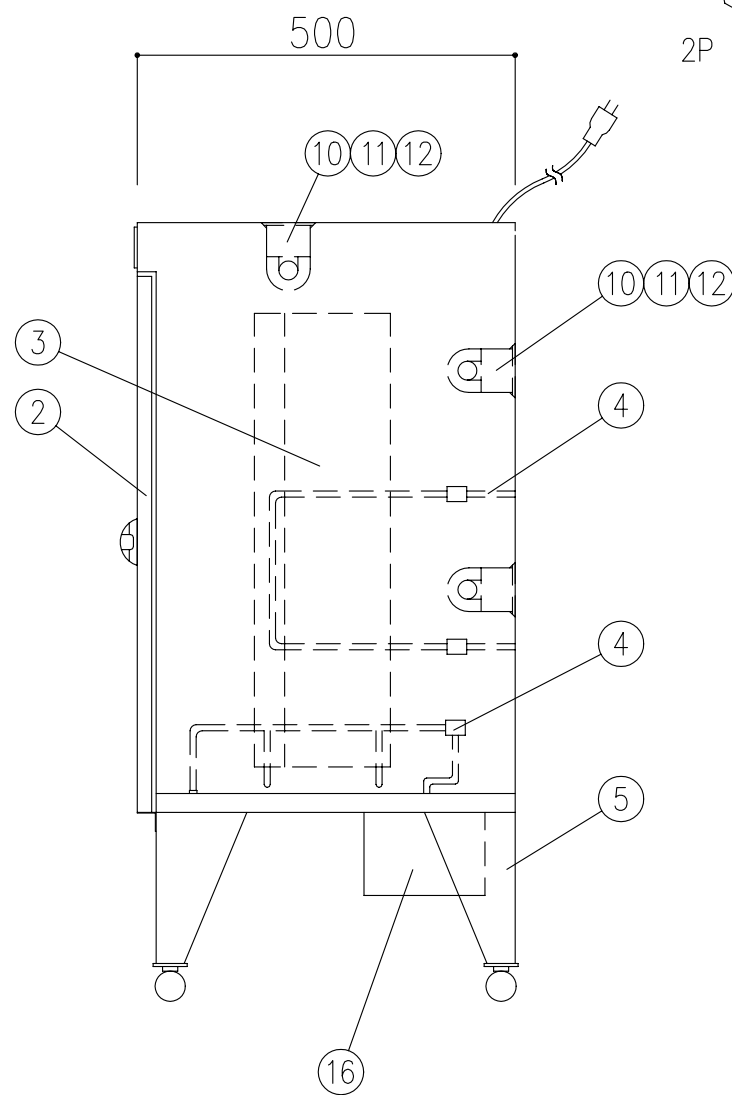
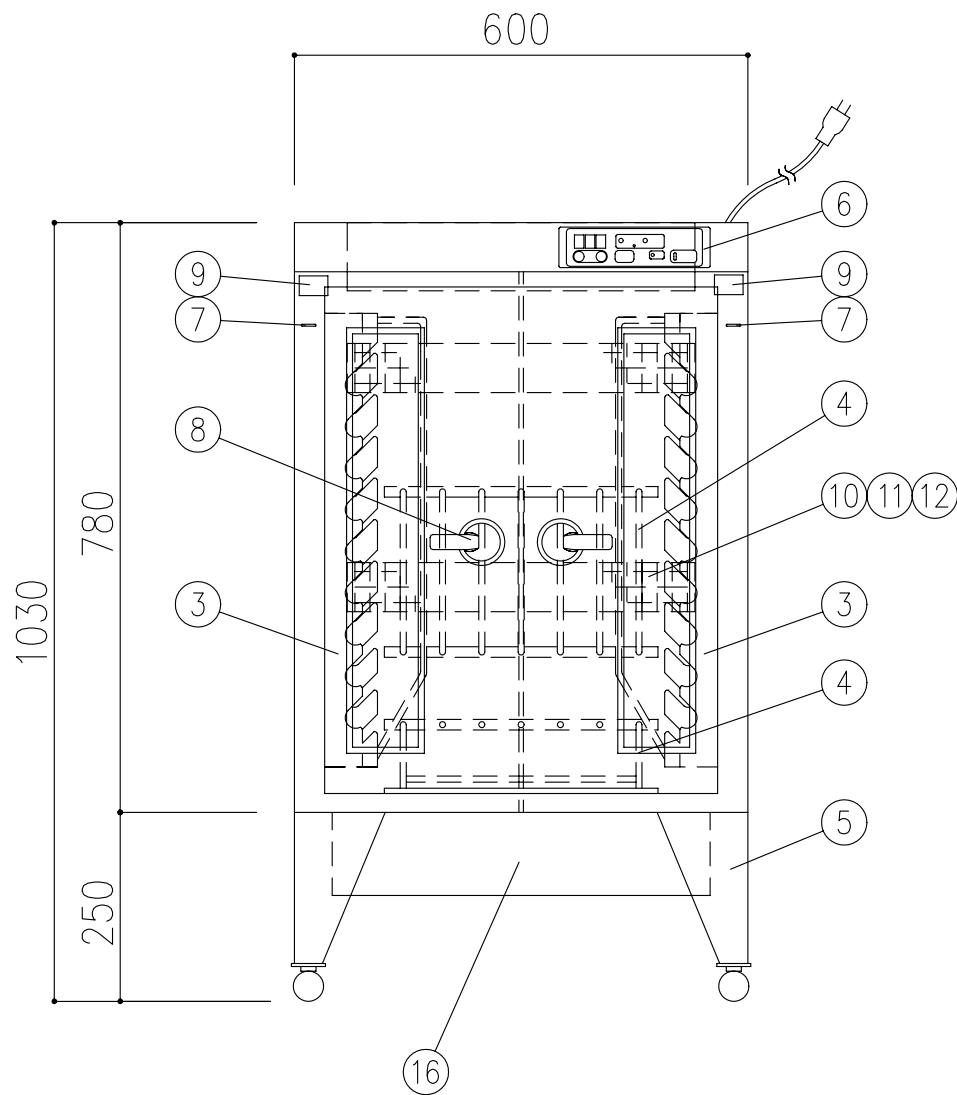
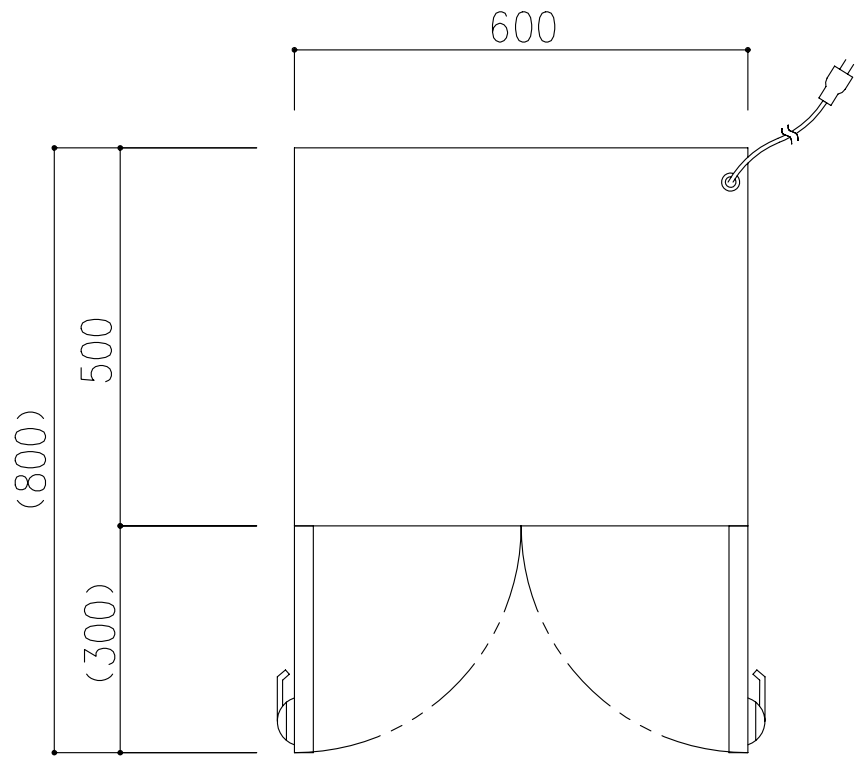


電源プラグ


 


2P 125V 15A 3M

型 式		D S - 1 1 3 型		
乾燥機能		有		
定 格 電 圧		単相 100V 50Hz / 60Hz		
定格消費電力		5 0 0 W		
殺菌灯の消費電力		1 5 W x 3		
電気ヒーターの消費電力		4 5 0 W		
ファンモーターの消費電力		5 0 W		
収 納 物	数量	最 大 寸 法		m m
包 丁	2 0	刃	2 9 0	柄 1 5 5
ま な 板	6	6 4 5 x 3 6 5 x 4 3		
しゃもじ				
プレート				
備 考	・乾燥時間設定 0 ~ 4 8 0 分 ・殺菌時間設定 0 ~ 4 8 0 分+連続 ・乾燥→殺菌自動運転、乾燥+殺菌同時運転 選択可 ・単独連続殺菌運転（点灯確認）ボタン付き ・管理者ロック機能付き			
	・製品重量 ： 約 4 7 K g			
部 品 表				
No	名 称	規格及仕様	数量	備 考
1	本 体	SUS304 1.0t	1	内部鏡面仕上
2	扉	ポリカーボネート窓	2	
3	包 丁 受 具	SUS304 1.0t	2	
4	ま な 板 受 具	SUS304 8φ	1	
5	脚	アジャストボール SUS304 SUS304 1.5t No.4	4	卓上型はゴム足
6	操 作 パ ネ ル	DS型タッチパネル	1	
7	リミットスイッチ	銀 ニッケル合金	2	
8	取 手	ZDCサチライトクロム	2	
9	ヒ ン ジ	SUS304	2	
10	ラ ン プ 器 具		3	ユ ニ ッ ト 式
11	殺 菌 ラ ン プ		3	
12	ラ ン プ カ バ ー	SUS格子目	3	
13	掛 具 用 パ イ プ	SUS304 22φ		
14	移動式フック金物	SUS304 3φ		
15	プ レ ー ト 受 具	SUS304 8φ		
16	電気ヒーターボックス	SUS430 1.0t	1	ファンヒーター内蔵 本体上部式は SUS304
17	マ グ ネ ッ ト			
18	パ イ プ 棚	SUS304 13φ φ 70 9本		
19	パ ン チ ン グ 棚	SUS304 1.0t		
20	メ ッ シ ュ 棚	#		
21	オ ゾ ン ラ ン プ			

 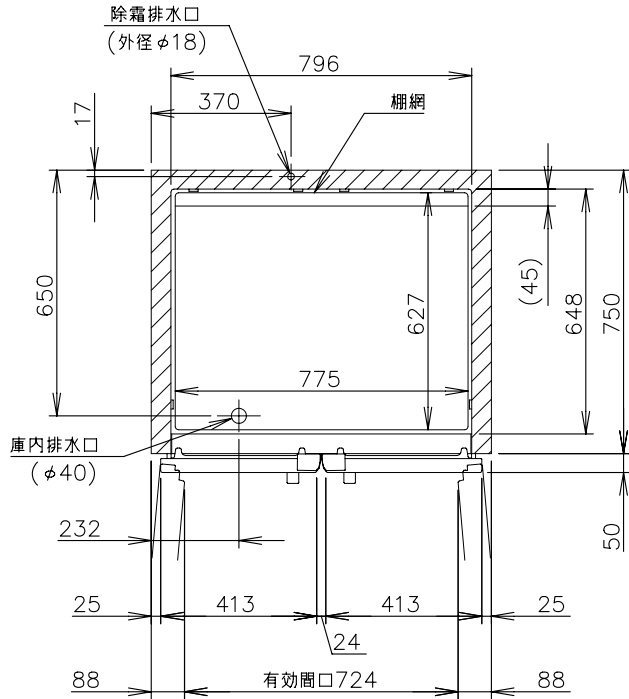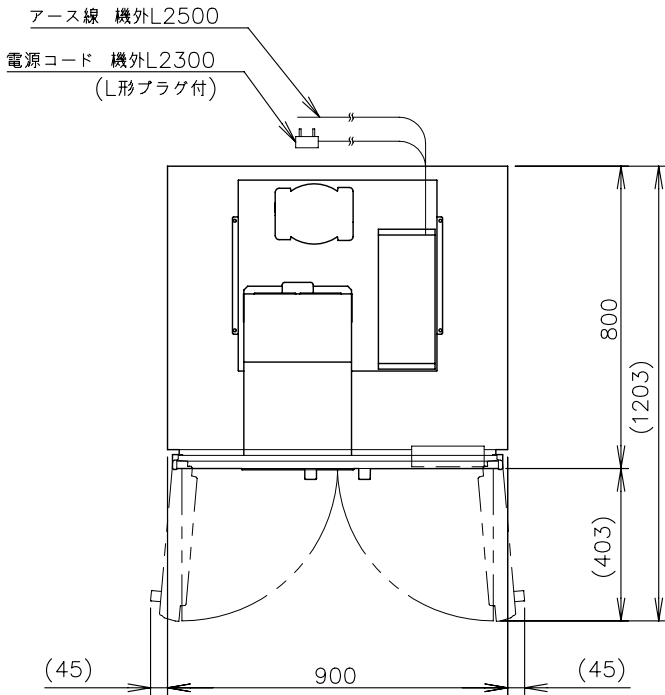

L形プラグ形状

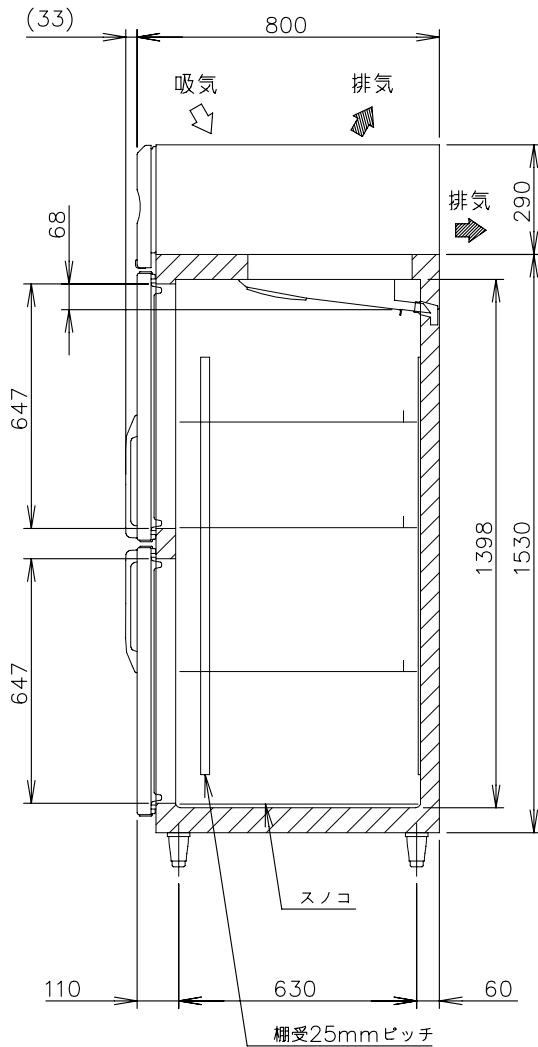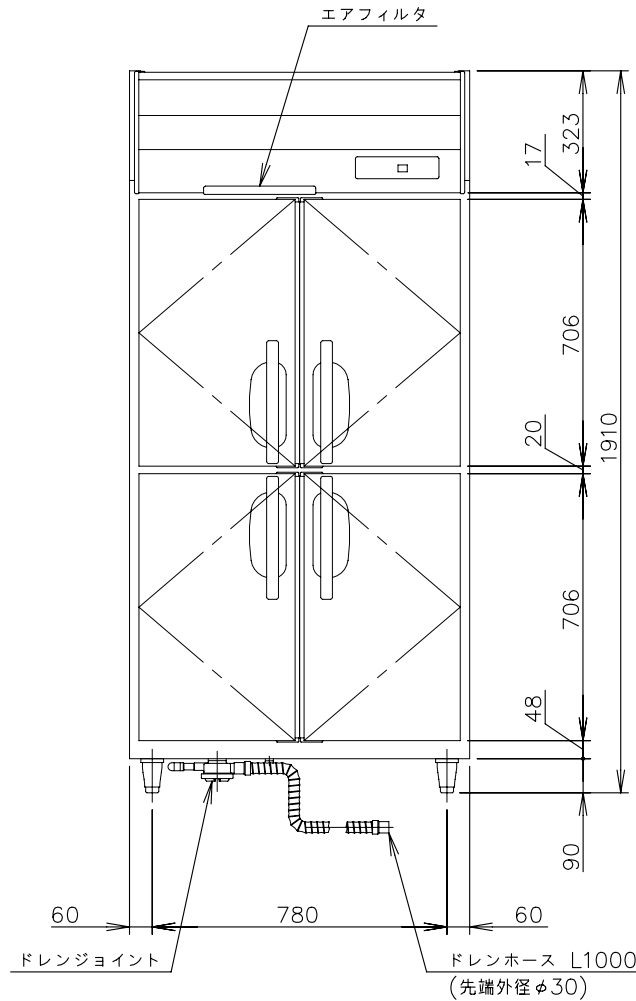


製品名	ホシザキ業務用冷蔵庫
形名	HR-90B-ML
電源	単相100V 50/60Hz 容量0.55kVA(5.5A)
電流	運転電流 3.4/3.4A 電動機定格電流 3.1/3.1A
消費電力	電動機定格消費電力 185/185W(力率59/59%) 電熱装置定格消費電力 286W 冷却時消費電力 218/218W 霜取時消費電力 286/286W
放熱量	460/460W
電源コード	2.3m(L形プラグ付)
定格内容積	761L
外形寸法	幅900×奥行800×高さ1910(～1940)mm
内形寸法	幅796×奥行648×高さ1398mm
外装	ステンレス鋼板、亜鉛鋼板(後板、底板) 多層クリアコートステンレス鋼板(フロントパネル・扉)
内装	ステンレス鋼板、ABS樹脂
断熱材	硬質ポリウレタン一体発泡
冷却方式	強制対流式
除霜方式	ヒータ式、オフサイクル式自動選択
圧縮機	全密閉形 出力170W(インバータ)
凝縮器	フィン&チューブ形 強制空冷式
冷却器	フィン&チューブ形
冷媒	R600a
庫内温度制御	マイコン制御(デジタル温度表示)－6～12℃調節可能
除霜制御	マイコン制御
電気回路保護	アース線
冷媒回路保護	ケースサーモによる圧縮機停止(自動復帰)
脚	樹脂製90～120mm調整可能
棚	棚網(3枚)+スノコ(1枚)
製品質量	112kg (梱包時 117kg)
梱包	簡易ダンボール梱包 幅970×奥行890×高さ1980mm
付属品	ドレンジョイント一式、ドレンホース2本
使用条件	周囲温度5～35℃ 電圧変動：定格電圧の±10%以内



※仕様・外観につきましては、改良のため予告なく変更することがあります。

- 設置条件について
場所、給排水、電源等は取扱説明書・据付工事説明書に従って正しく行ってください。
また、本体設置スペースは、設置条件により若干異なる場合がありますので、10mm程度余裕をとってください。
(給排気スペース・配管スペース等は本体設置スペースとは別に確保が必要です。)
- 放熱量は、周囲温度30℃における最終到達温度の時の値です。
- この製品には漏電遮断器が付いていません。
「電気設備に関する技術基準」、「内線規程」にしたがった高調波対応形の過負荷保護付漏電遮断器を付設し、電源容量は仕様欄に記載してある値に適合した専用電源を使用してください。
過負荷保護付漏電遮断器の仕様は、定格感度電流15mA、定格不動作電流7.5mA、動作時間0.1秒以内。
- 元ブレーカー容量は15A 125Vです。
- 仕様欄記載の電流値及び消費電力等の仕様値は参考値です。性能試験の結果により、仕様値を変更する場合があります。
- 製品コード：R885


物件名称 千葉市立仁戸名小学校 大規模改造実施設計業務委託	品名 冷蔵庫	W 900	D 800	H 1910	図番 B13
	型式 HR-90B-ML	セクション <B：調理室>	縮尺 1/20	台数 1	

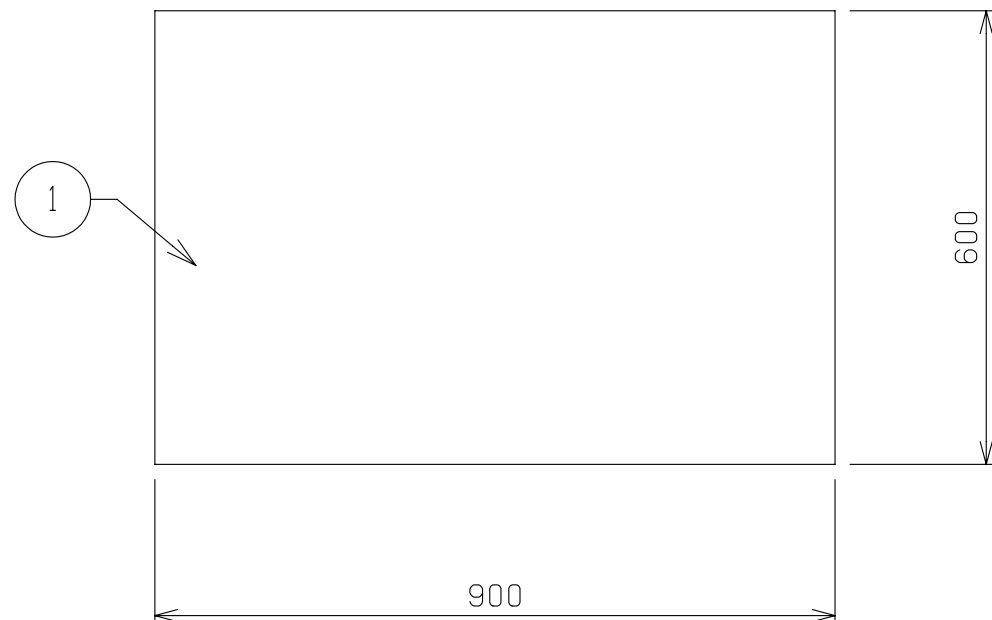

No	品 名	仕 様
1	甲板	SUS430 t1.2 No.4
2	脚材	SUS430 φ38 パイプ
3	補強材	SUS430 t1.2 □32×16 パイプ
4	キャスター	4インチウレタン製 自在式 対角ストッパー2ヶ付

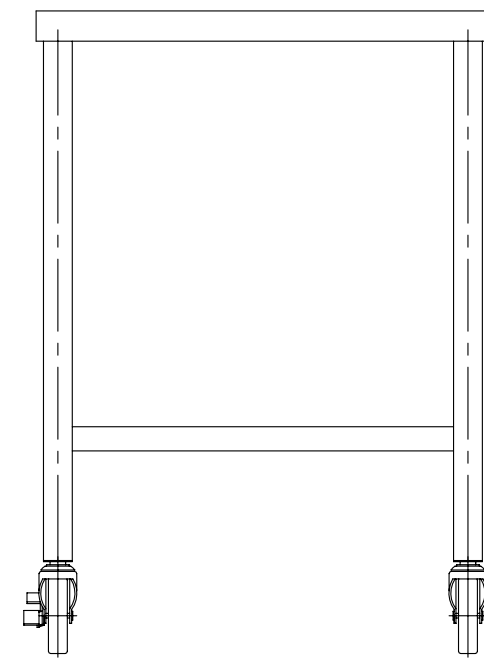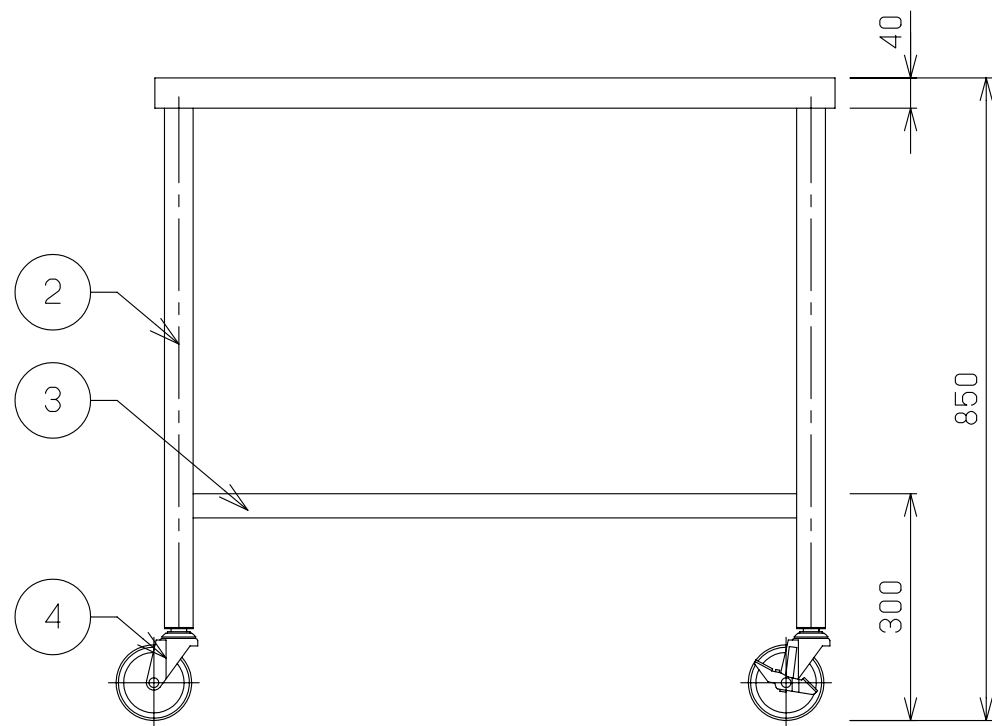


物件名称 千葉市立仁戸名小学校 大規模改造実施設計業務委託	品名 移動台	W 900	D 600	H 850	図番 B14
	型式	セクション ＜B：調理室＞		縮尺 1／10	

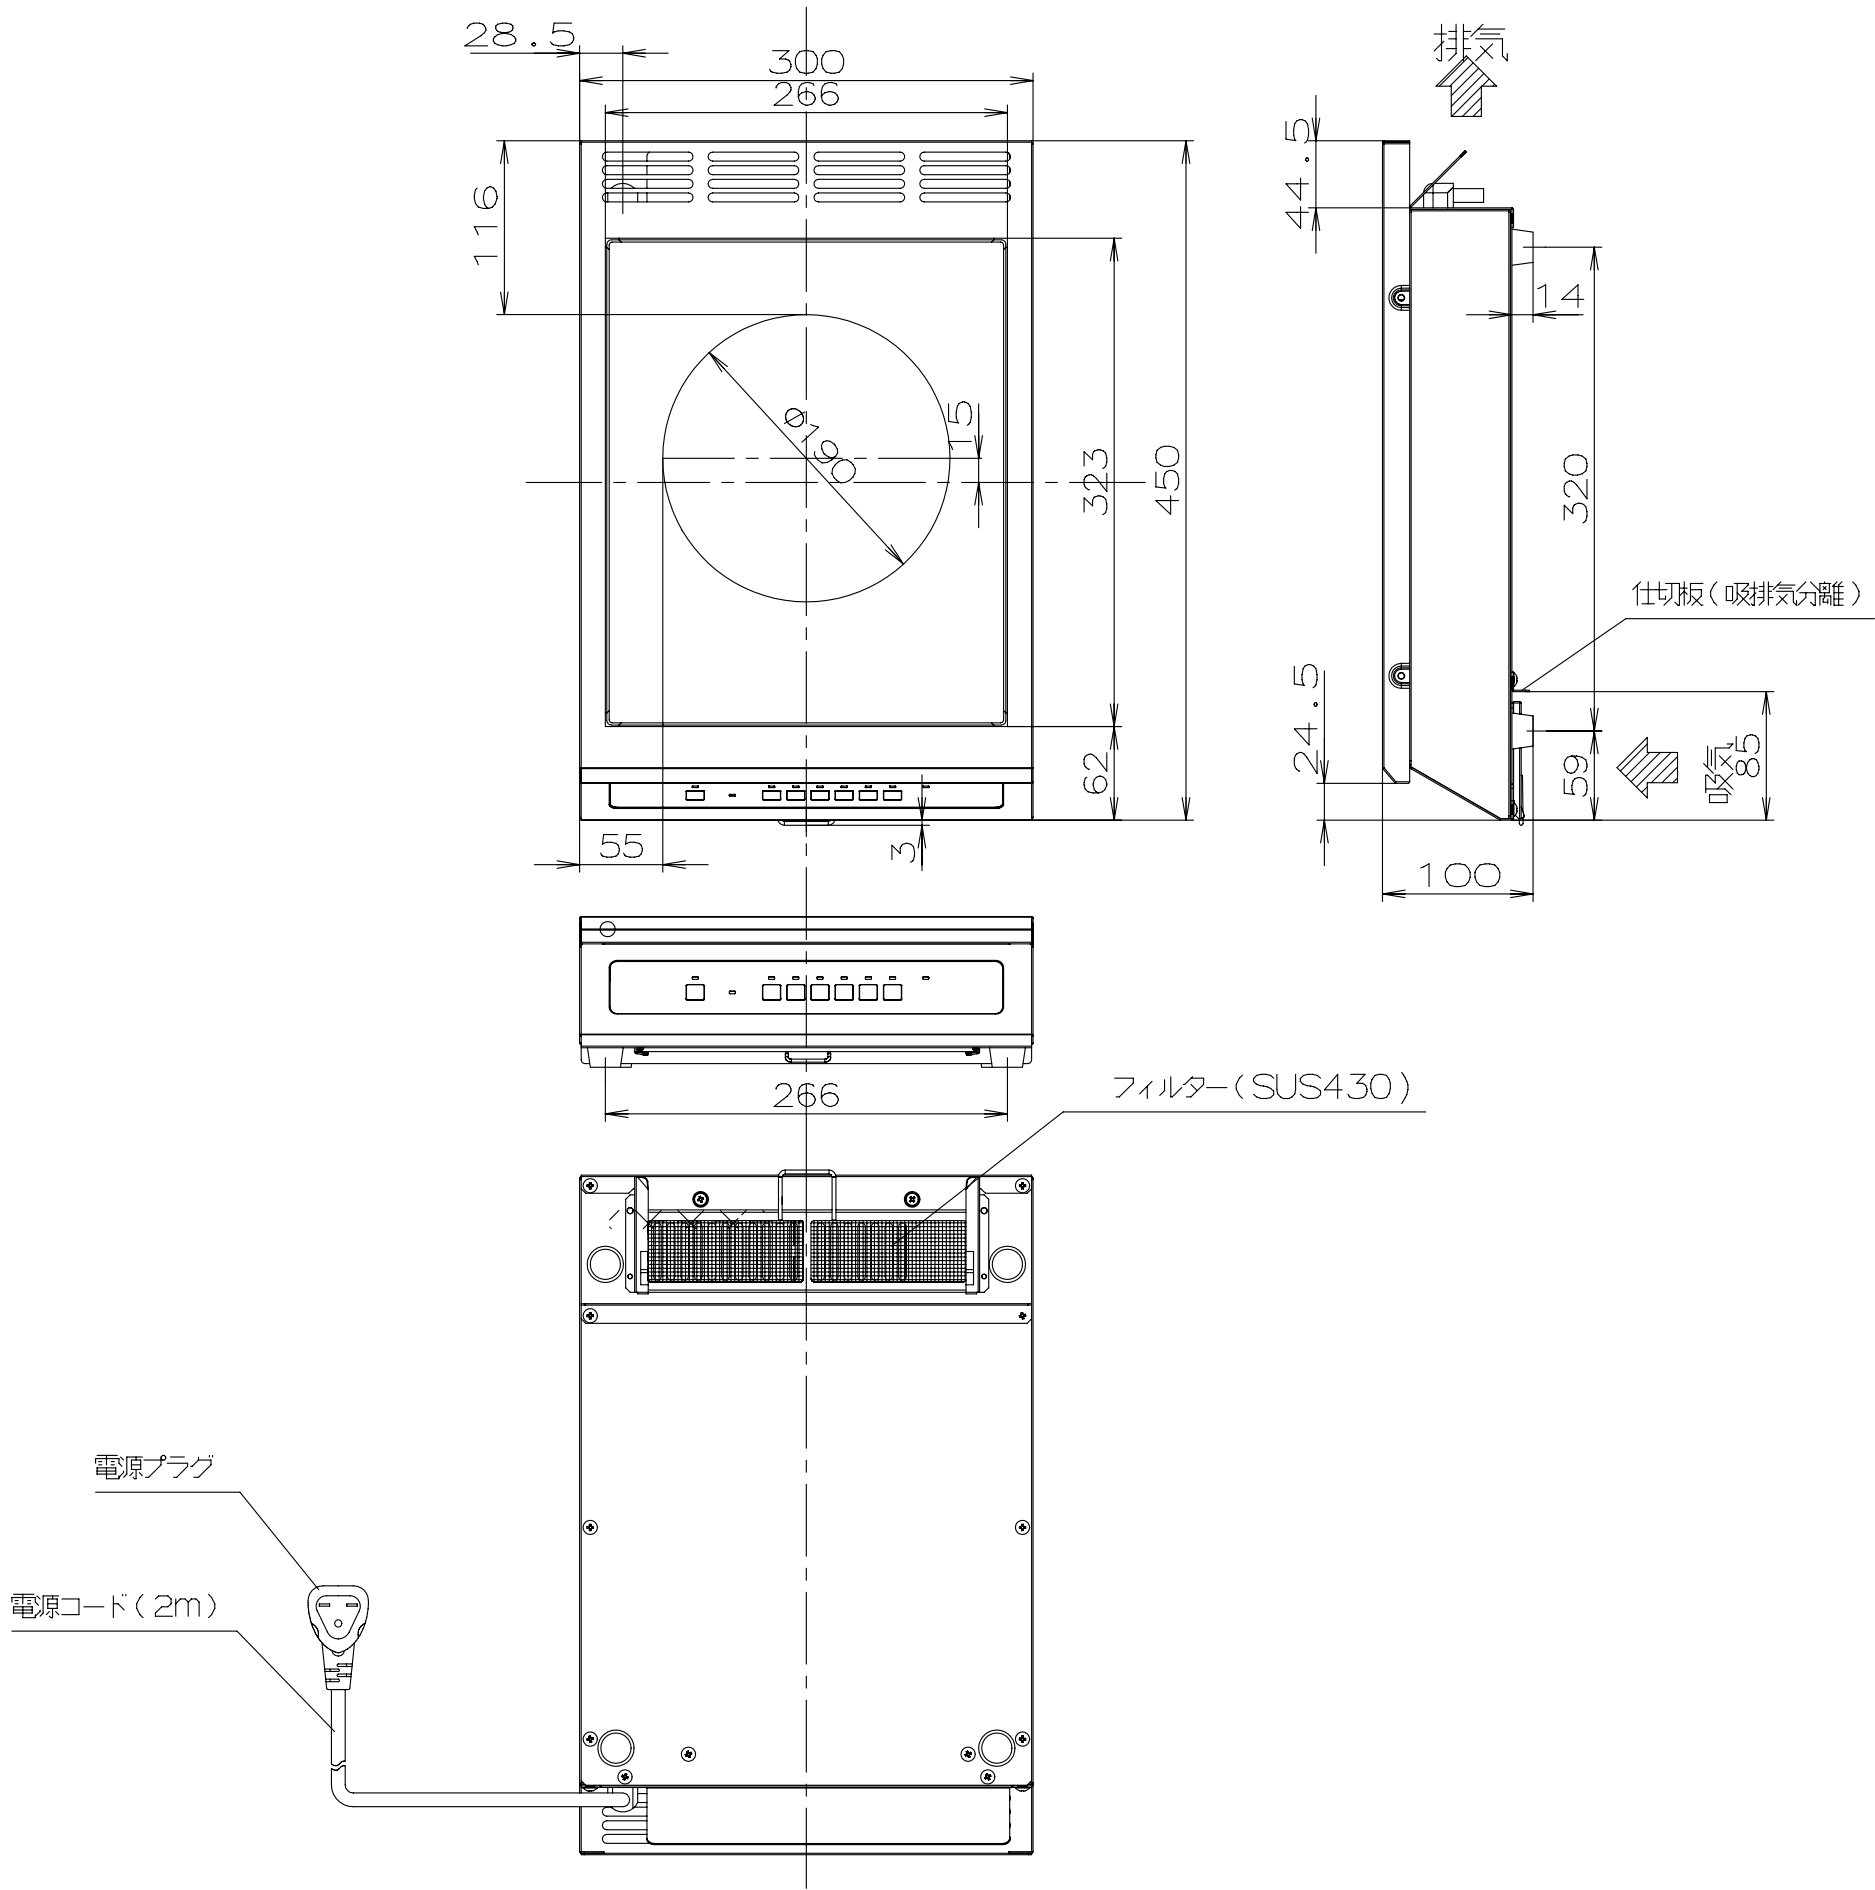


品 名	I Hクッキングヒーター（業務用）
品 番	KZ-CK2000
形 式	カウンタタイプ
型 式 確 認 番 号	第EAPR37号
製 品 外 形 寸 法(約)	300(W)X453(D)X100(H) (mm)
製 品 質 量 （約）	6.1 (kg)
トップレート	ガラスセラミック（白板） 約t3.8mm
キャビネット	ステンレス（SUS430）
底 板	ステンレス（SUS430）
操 作 部 プレート	ポリエステルフィルム：PET 約t0.188mm
電 源 コード	EPゴム線クロロブレンキャブタイコード（2mm2 3芯） 約2m
電 源	単相3線式 200V，50Hz-60Hz共用
定 格 消 費 電 力	2000W
高 周 波 出 力（約）	1760W
発 振 周 波 数（約）	鉄鍋 23.25kHz 23.85kHz
風 路	底面吸気，後面排気
電 源 スイッチ	タクトスイッチ
保 護 装 置	小物発熱防止，使用耐熱，無負荷熱，1分間（小物熱状態1分継続）
適正負荷検知	工場出荷時：2時間
オートオフ機能	＊但し，ユーザーがキー操作で機能なし設定に変更可．
切り忘れ防止機能	I Hサーミスタ温度：255℃～274℃（火カダ ウン）
温度過昇防止	275℃（異常停止）
フィルター目詰り検知	コイル間サーミスタ温度：245℃～262℃（火カダ ウン）
電源SW自動OFF	263℃（異常停止）
電流ヒューズ	I GBTサーミスタ温度：82℃～91℃（火カダ ウン）
高温注意ランプ	（鉄鍋の場合） 92℃（異常停止）
無操作状態3分継続で電源自動OFF	20A 250V PSE
2A 250V PSE	トッププレート高温時：ランプ点灯（加熱中）
ランプ点滅（加熱停止後）	
火力調節 火かげん	タッチ式（6段階）
・6：約2000W ・5：約1450W	
・4：約1000W ・2：約 700W	
・2：約 500W ・1：約195W相当	
（330Wのデューティー運 転）	
付 属 品	取扱説明書，設置説明書，保証書
電 源 プラグ 形 状	15A 250V 2極接地極付 L形プラグ
耐 荷 重 （約）	約20Kg
使 え る 鍋	10cm～26cm（底の平らな部分の直径）
※非磁性鍋は入力が低くなる場合があります。	

（単位：mm） SCALEは、この用紙サイズがA3の場合の尺度です。



	物件名称 千葉市立仁戸名小学校 大規模改造実施設計業務委託	品名	I Hクッキングヒーター	W	300	D	453	H	100	図番 B15
		型式	KZ-CK2000	セクション <B：調理室>		縮尺	1/5	台数	1	

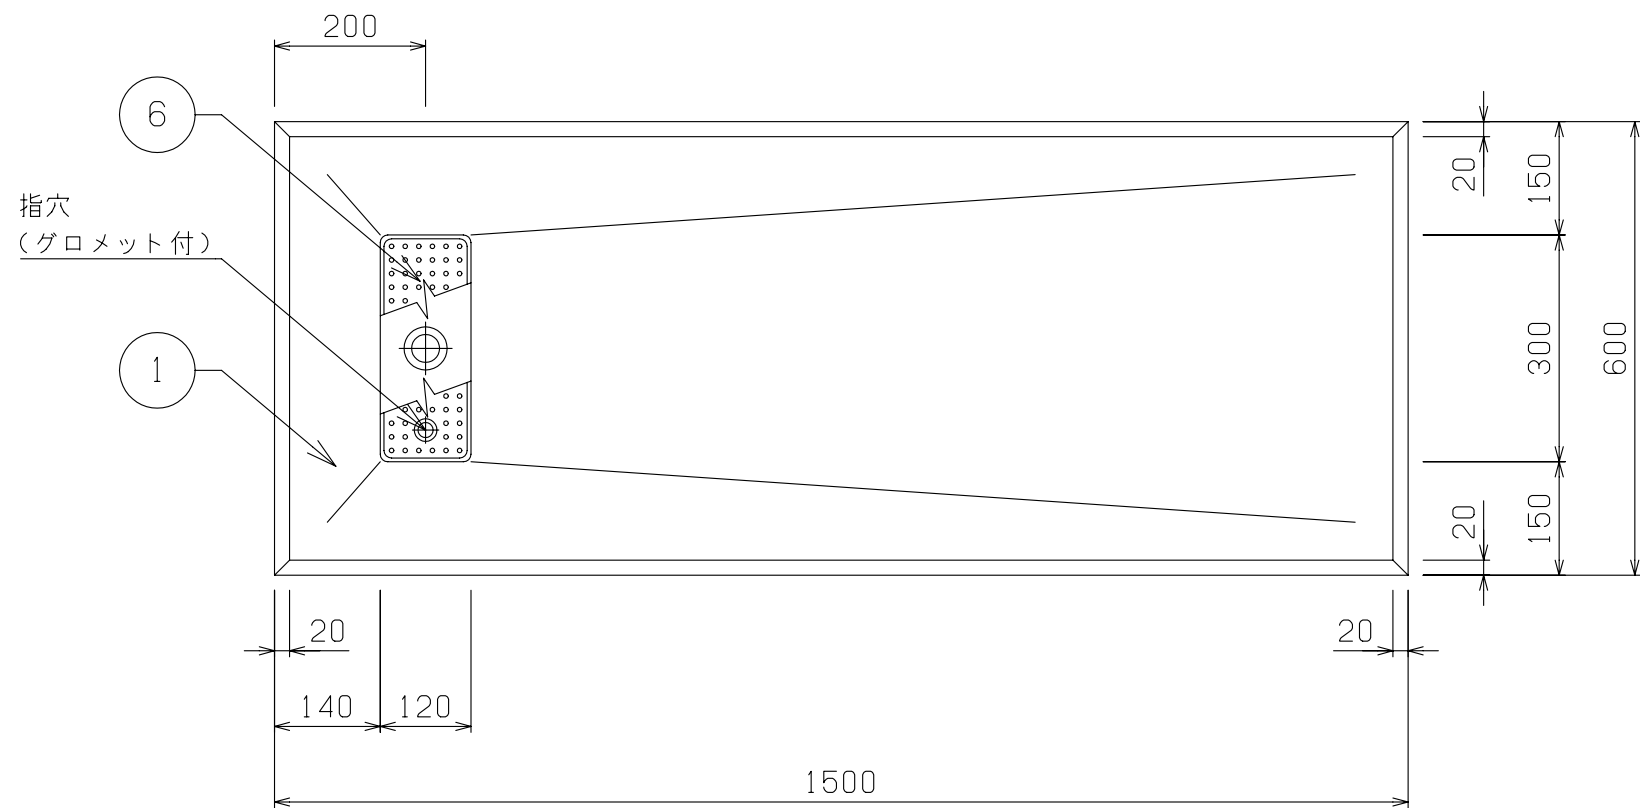



No	品 名	仕 様
1	水切甲板	SUS430 t1.5 No.4
2	脚材	SUS430 t1.2 φ38 パイプ
3	補強材	SUS430 t1.2 □32×16 パイプ
4	パイプ受アングル	SUS430 40×40×L3
5	キャスター	5インチウレタン製 自在式 対角ストッパー2ヶ付
6	水切ストレーナー	SUS430 t0.8 パンチング
7	排水金具	真鍮クロームメッキ 目皿付 25A
8	排水バルブ	25A ボールバルブ
9	排水管	25A 塩ビ管

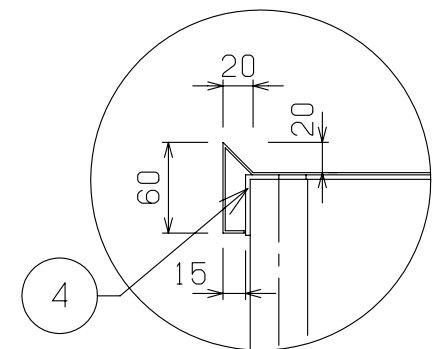

A 部詳細

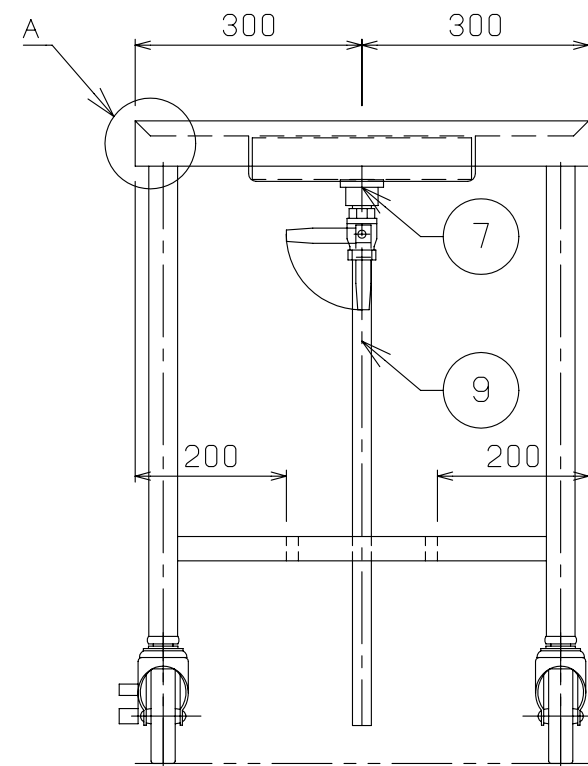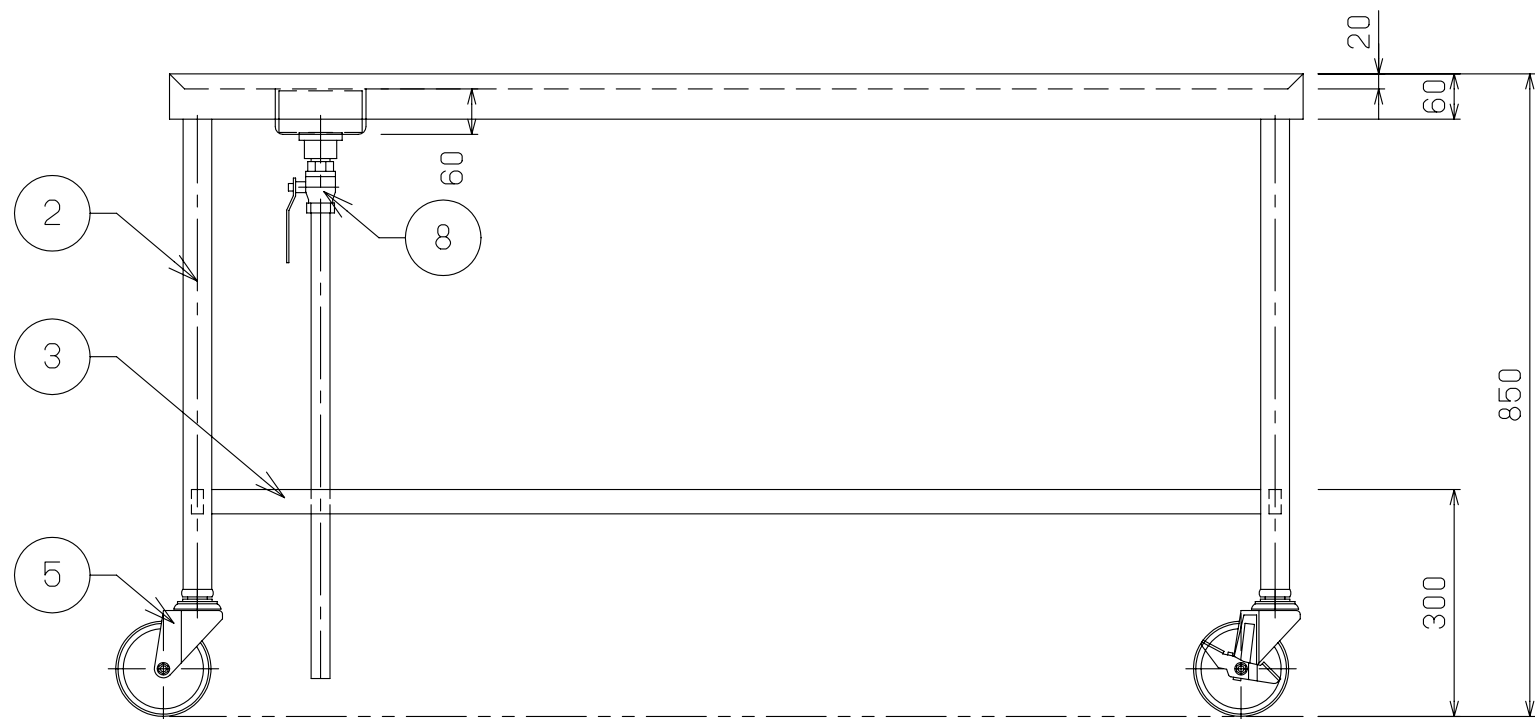


	物件名称 千葉市立仁戸名小学校 大規模改造実施設計業務委託	品名 移動台	W 1500	D 600	H 850	図番 B16
		型式 DTM-156	セクション <B：調理室>	縮尺 1/10	台数 1	


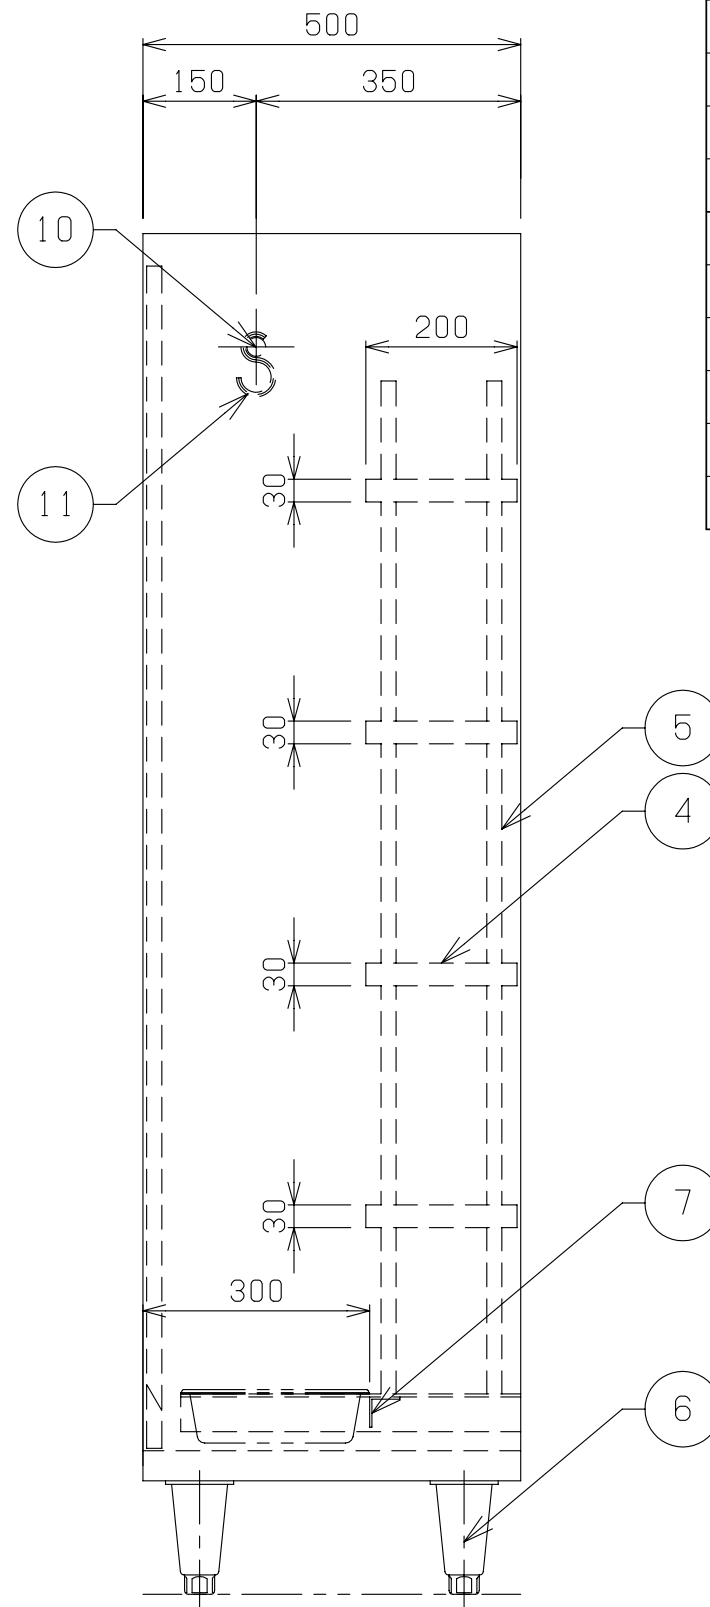
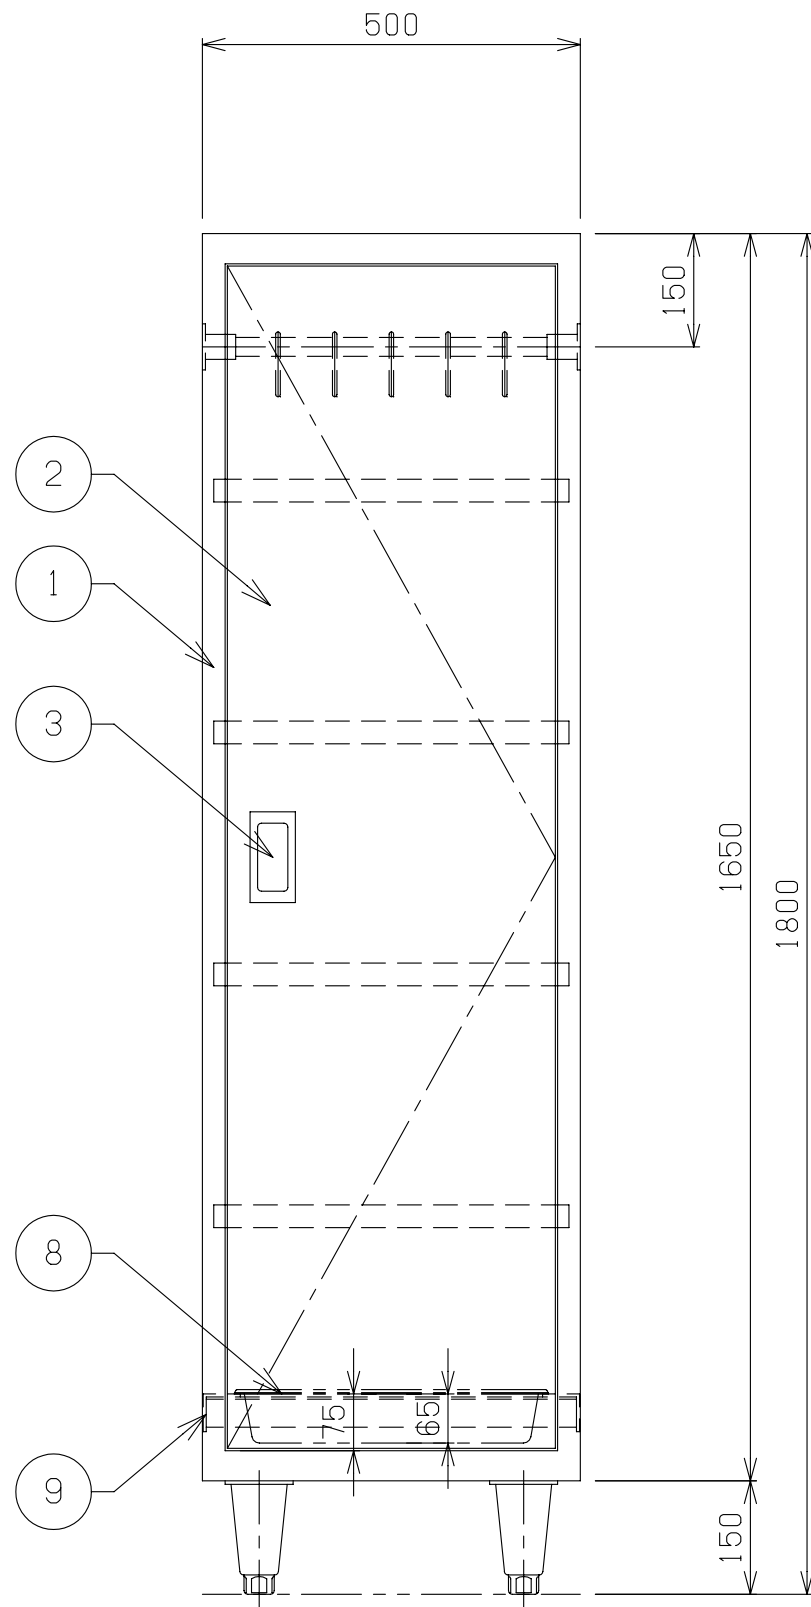


No	品 名	仕 様
1	本体	SUS430 t1.0 No. 4
2	開扉	SUS430 t1.0 No. 4
3	取手	SUS304
4	自在中棚	SUS430 t1.0 No. 4
5	自在棚受	SUS430 t1.0
6	アジャスター	SUS304
7	ストッパー	SUS304 L3X 40X 40
8	ドレンパン	SUS304
9	ドレンパン受	SUS304 L4X 50X 50
10	パイプ	SUS304 φ25
11	フック	SUS304 φ6

物件名称 千葉市立仁戸名小学校 大規模改造実施設計業務委託	品名 掃除用具入れ	W 500	D 500	H 1800	図番 B17
	型式 セクション ＜B：調理室＞	縮尺 1／10		台数 1	

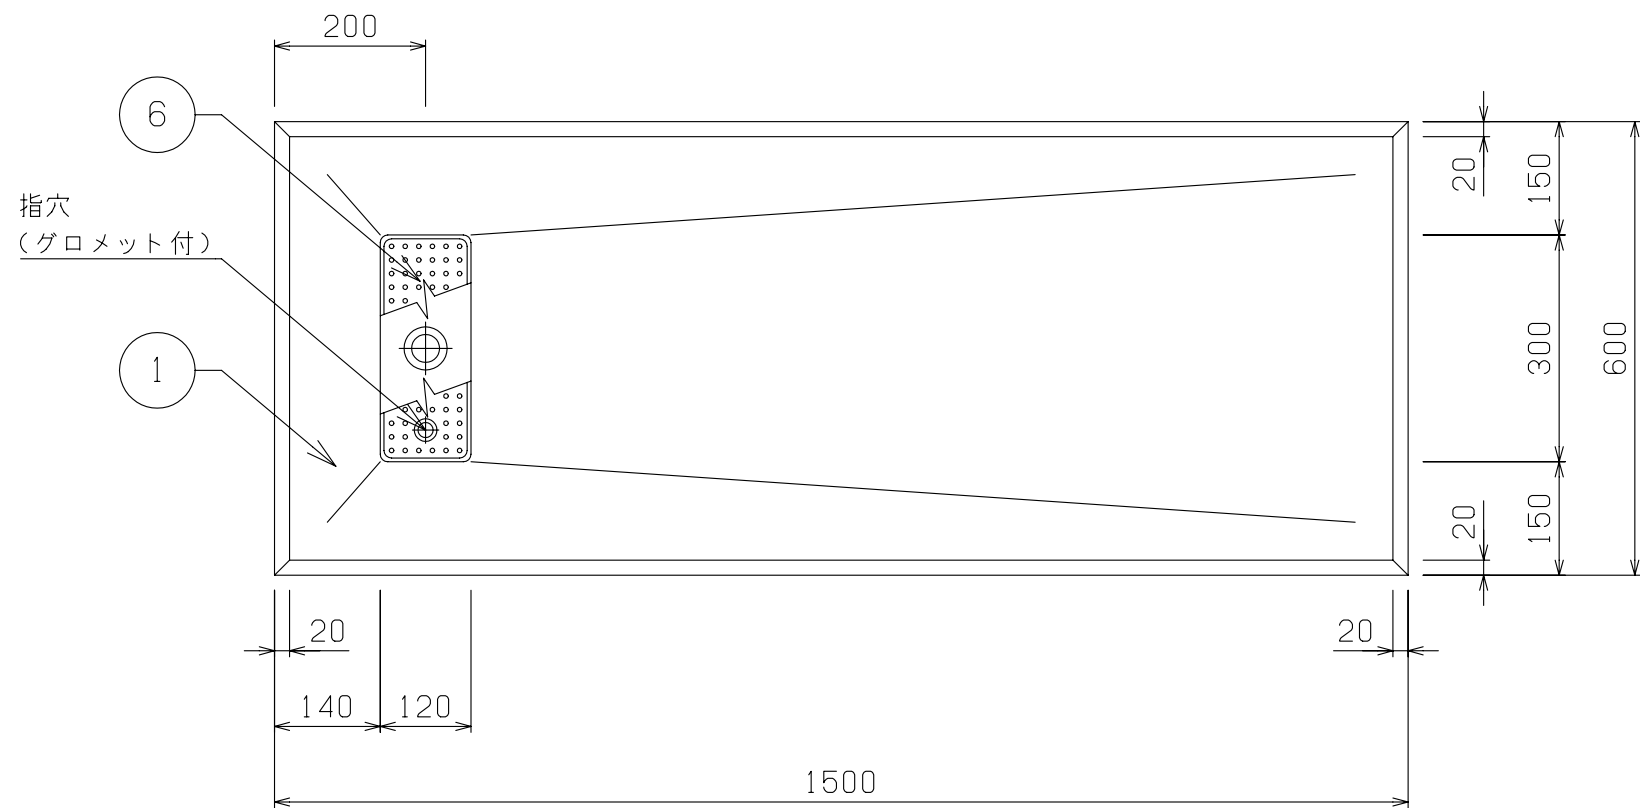

No	品 名	仕 様
1	水切甲板	SUS430 t1.5 No.4
2	脚材	SUS430 t1.2 φ38 パイプ
3	補強材	SUS430 t1.2 □32×16 パイプ
4	パイプ受アングル	SUS430 40×40×L3
5	キャスター	5インチウレタン製 自在式 対角ストッパー2ヶ付
6	水切ストレーナー	SUS430 t0.8 パンチング
7	排水金具	真鍮クロームメッキ 目皿付 25A
8	排水バルブ	25A ボールバルブ
9	排水管	25A 塩ビ管

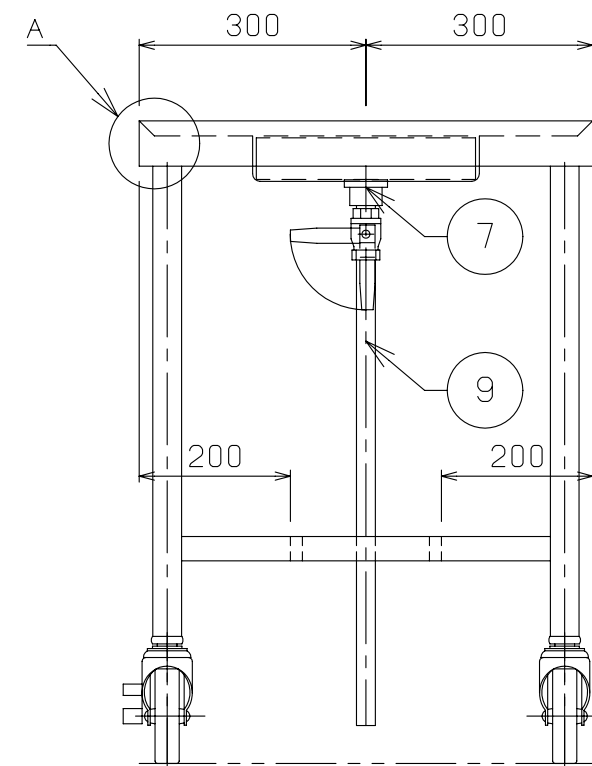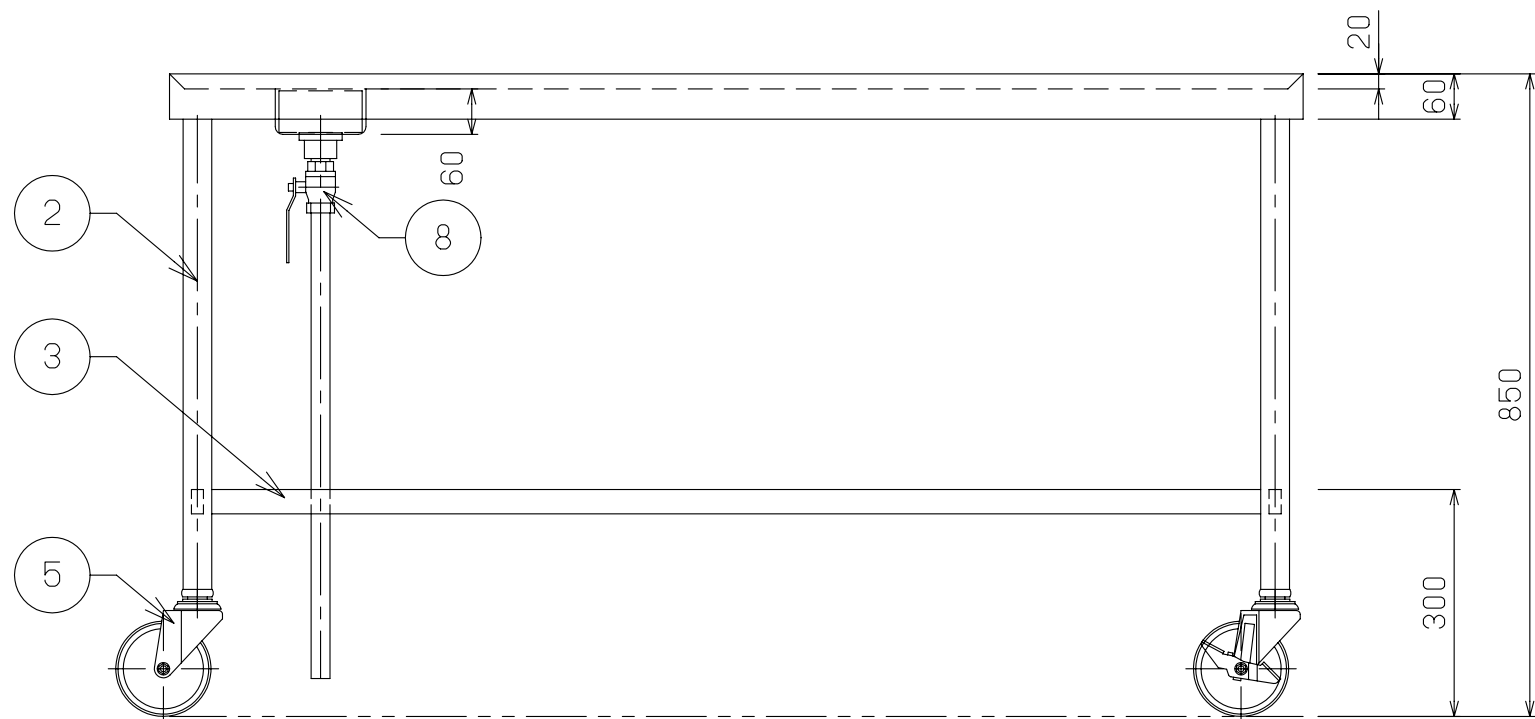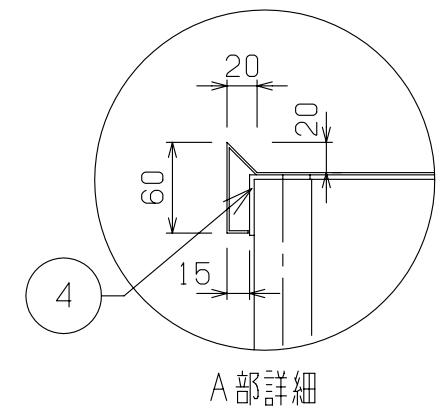

	物件名称 千葉市立仁戸名小学校 大規模改造実施設計業務委託	品名 移動台	W 1500	D 600	H 850	図番 B19
		型式 DTM-156	セクション <B：調理室>	縮尺 1/10	台数 1	