



承認職 監理 日
 業務技都市整 樹室
 室長主 野建 電気 機 機
 (印) (印) (印) (印)
 承認 平成 年 月 日
 千葉新都心開発株式会社
 建築 監理 技 師
 (印) (印) (印) (印)

主) ※1以降 配管図施工
 2) 構造面よりFL+1.000 埋設工は必要(土留付)

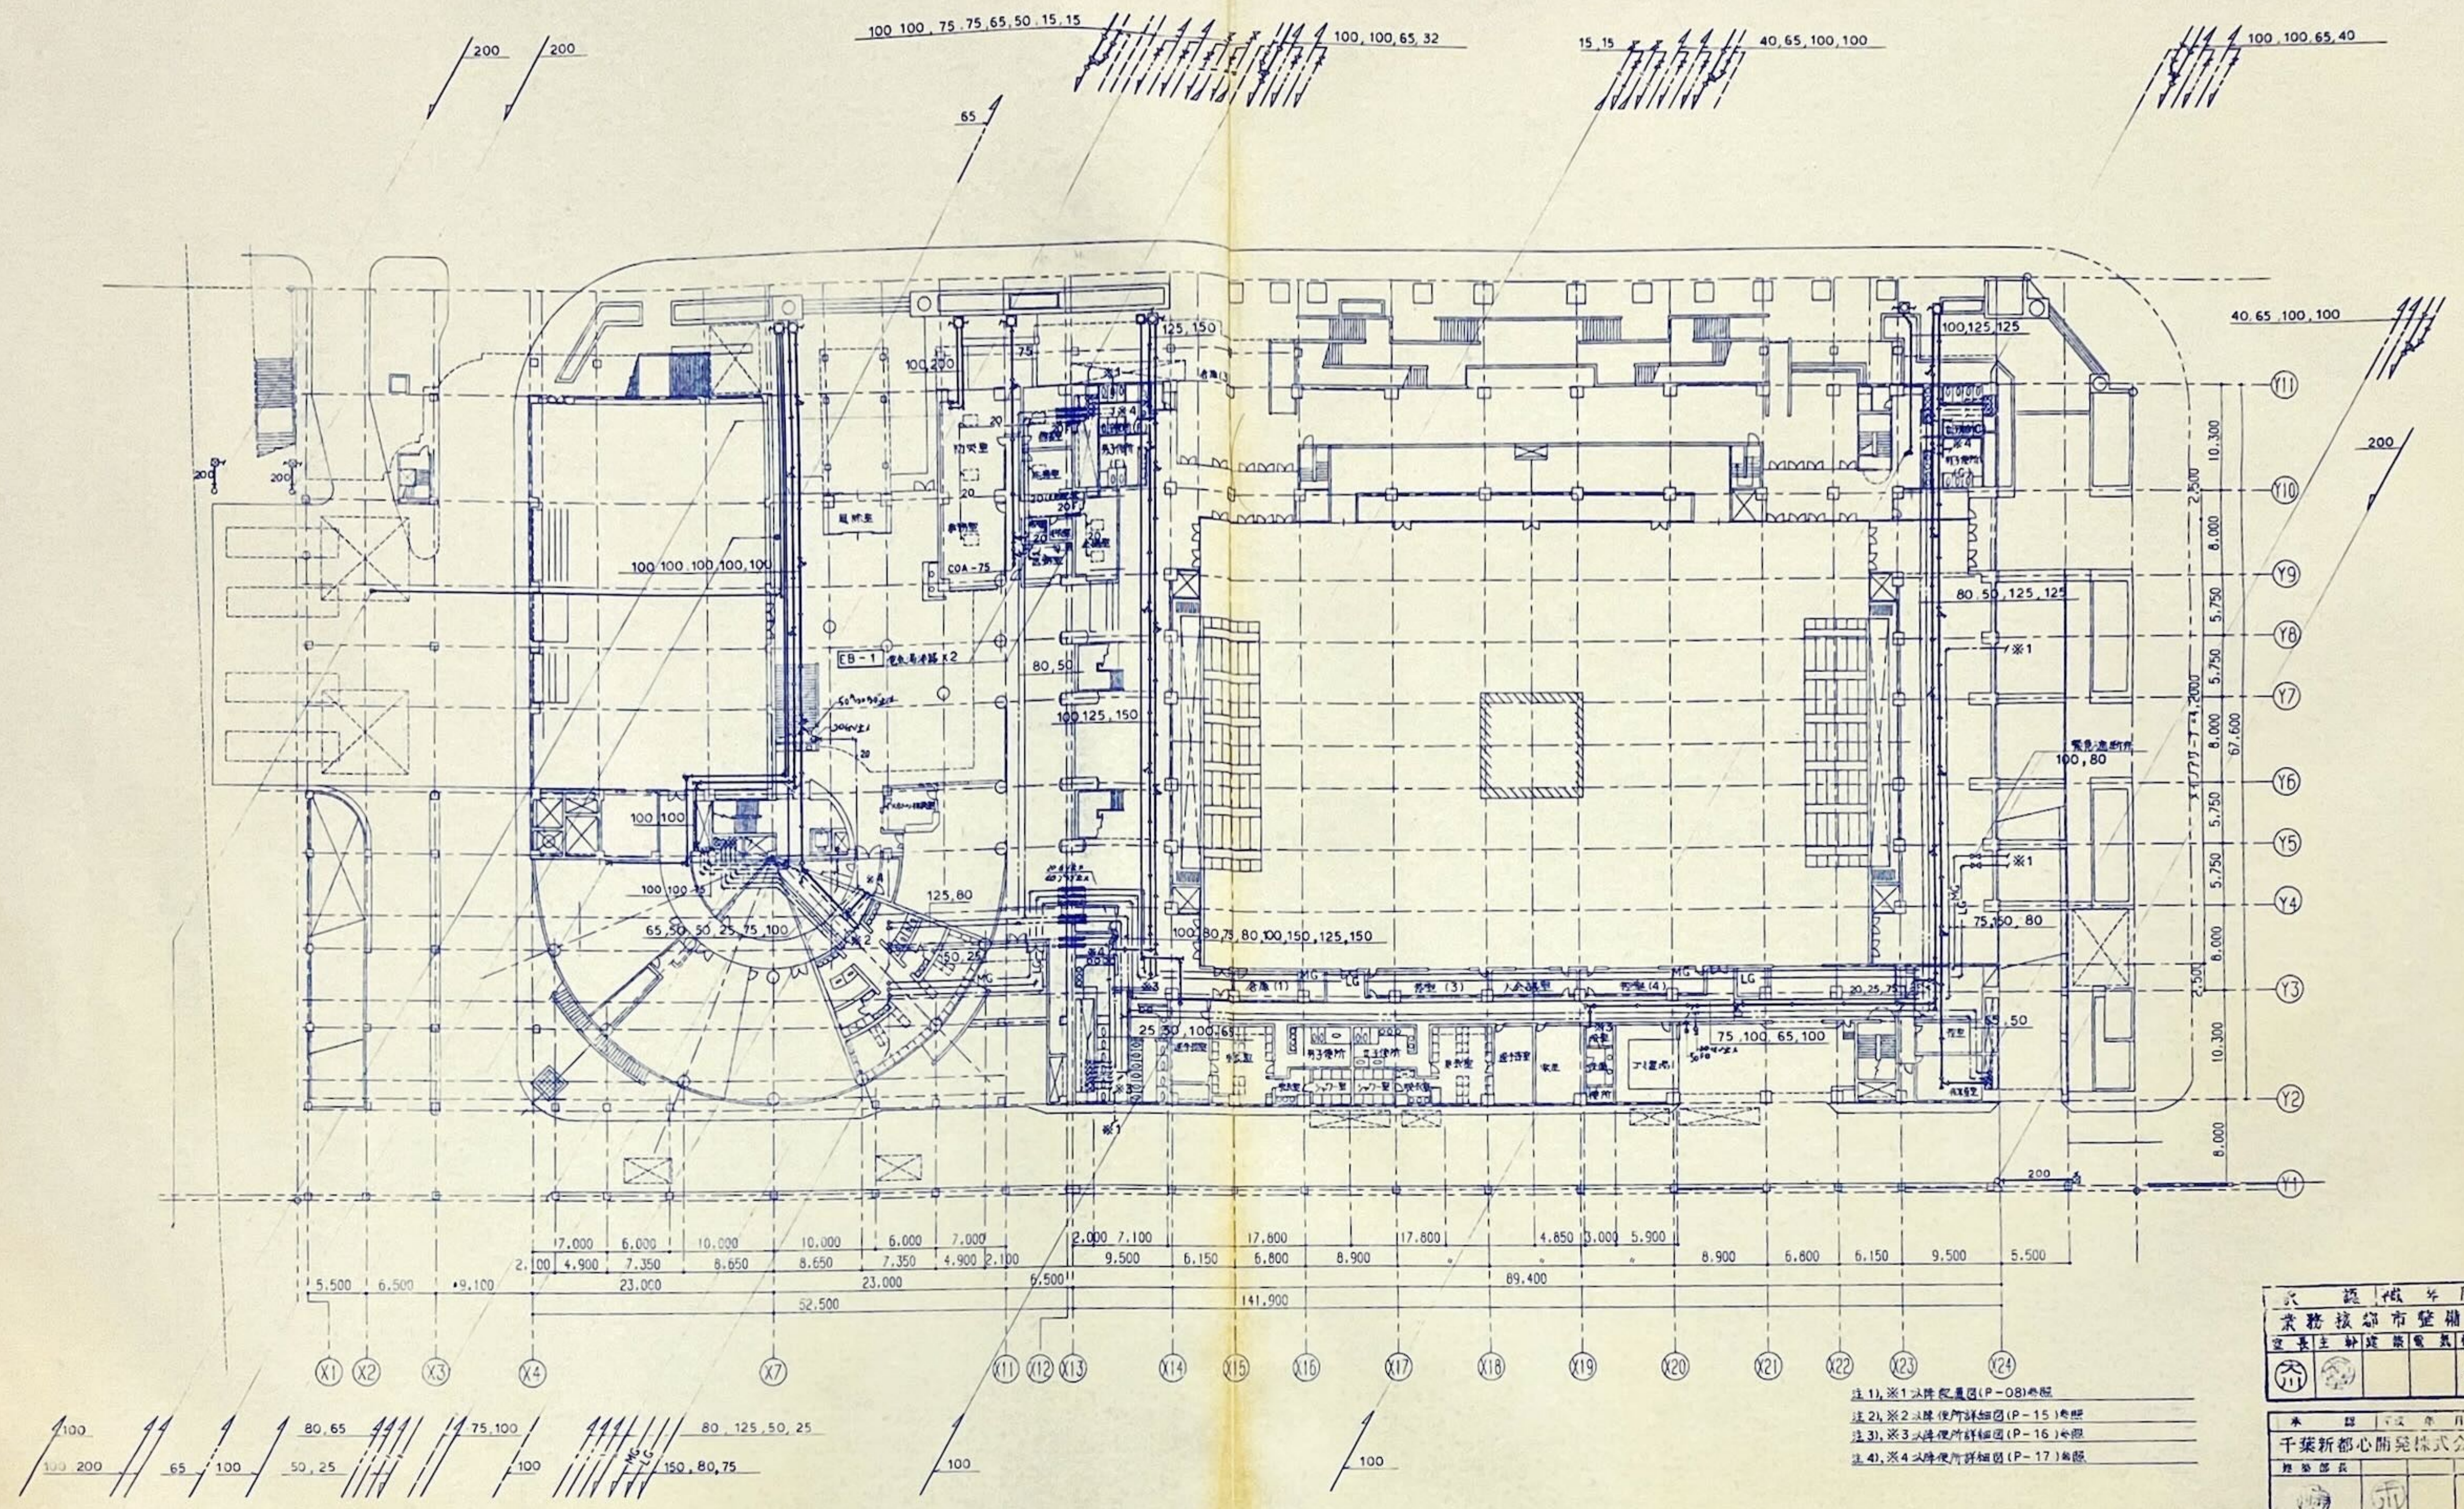


- 注1) ※1以降配置図(P-08)参照
- 注2) ※2以降使用詳細図(P-15)参照
- 注3) ※3以降使用詳細図(P-16)参照
- 注4) ※4以降使用詳細図(P-17)参照

千葉市総合体育館・複合施設 衛生設備 1階平面図 業務課 都市整備室 建築主任 建築電気機械		
千葉新都心開発株式会社 建築部長		

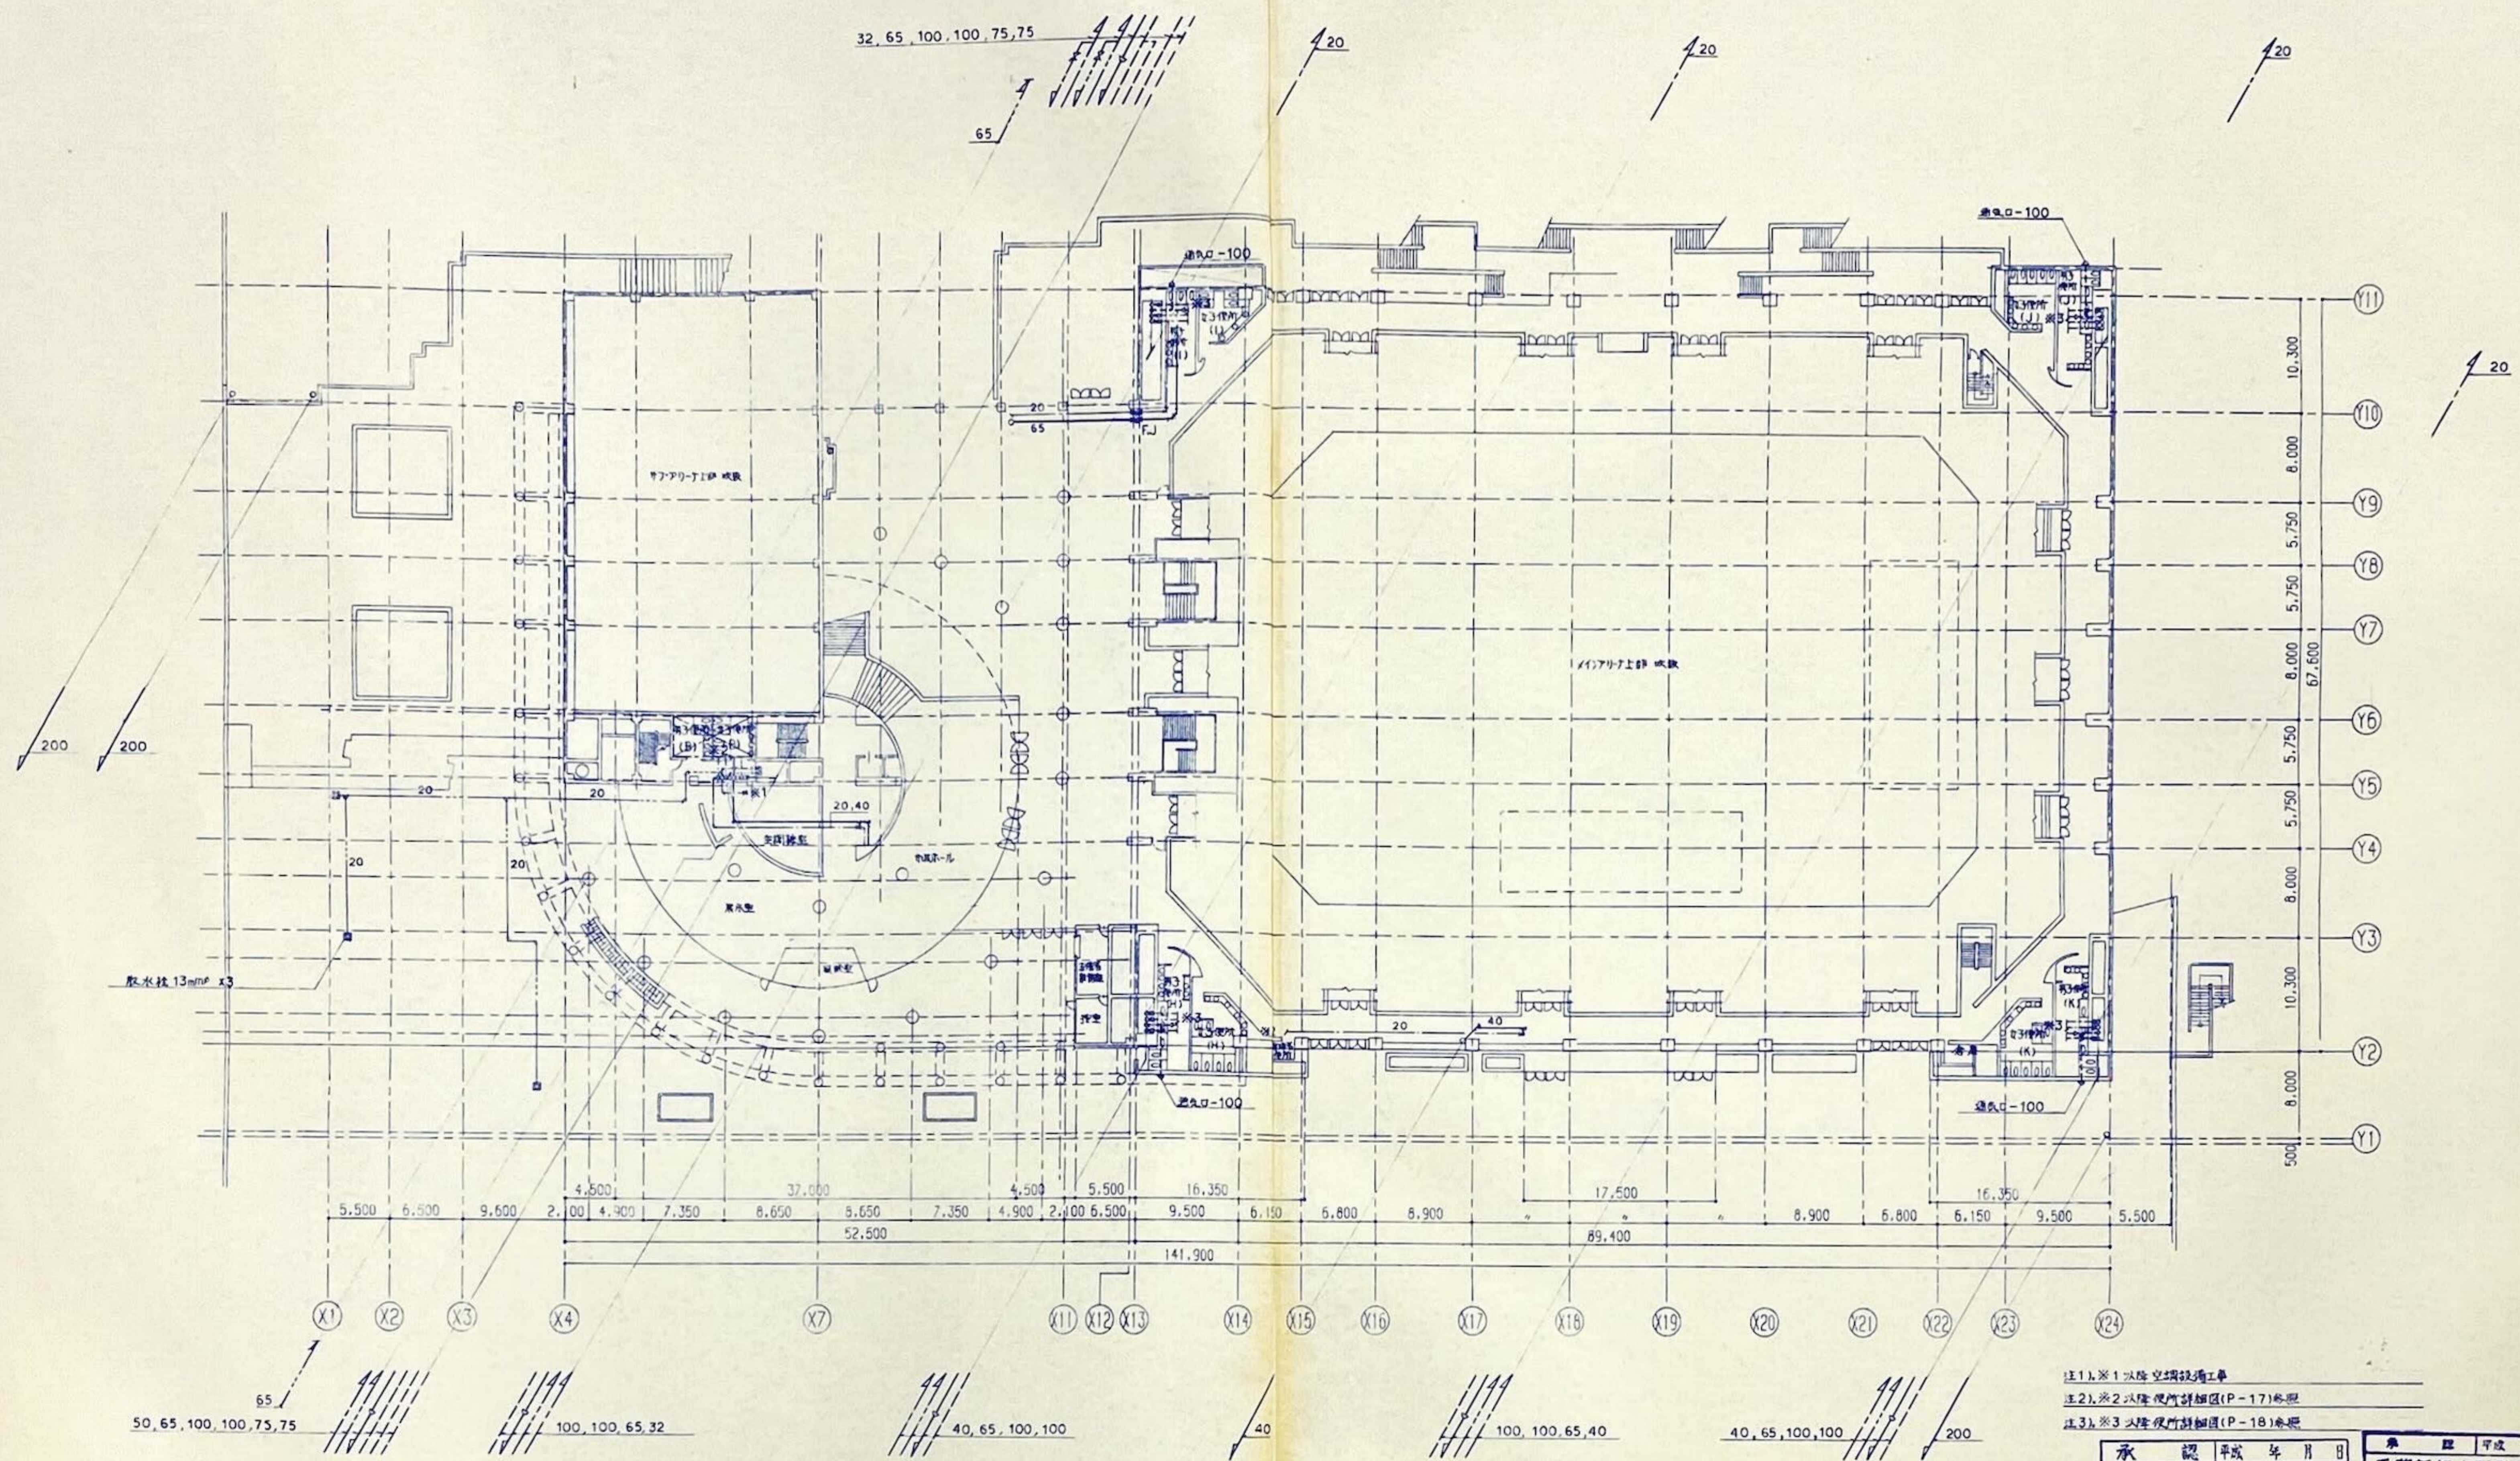


注1) ※1 以降空調設備工事
 注2) ※2 以降便所詳細図(P-17)参照
 注3) ※3 以降便所詳細図(P-18)参照


承認	平成 年 月 日	千葉新都心開発株式会社
業務技師	市整備室	建築部長
室長	幹事	建築部長

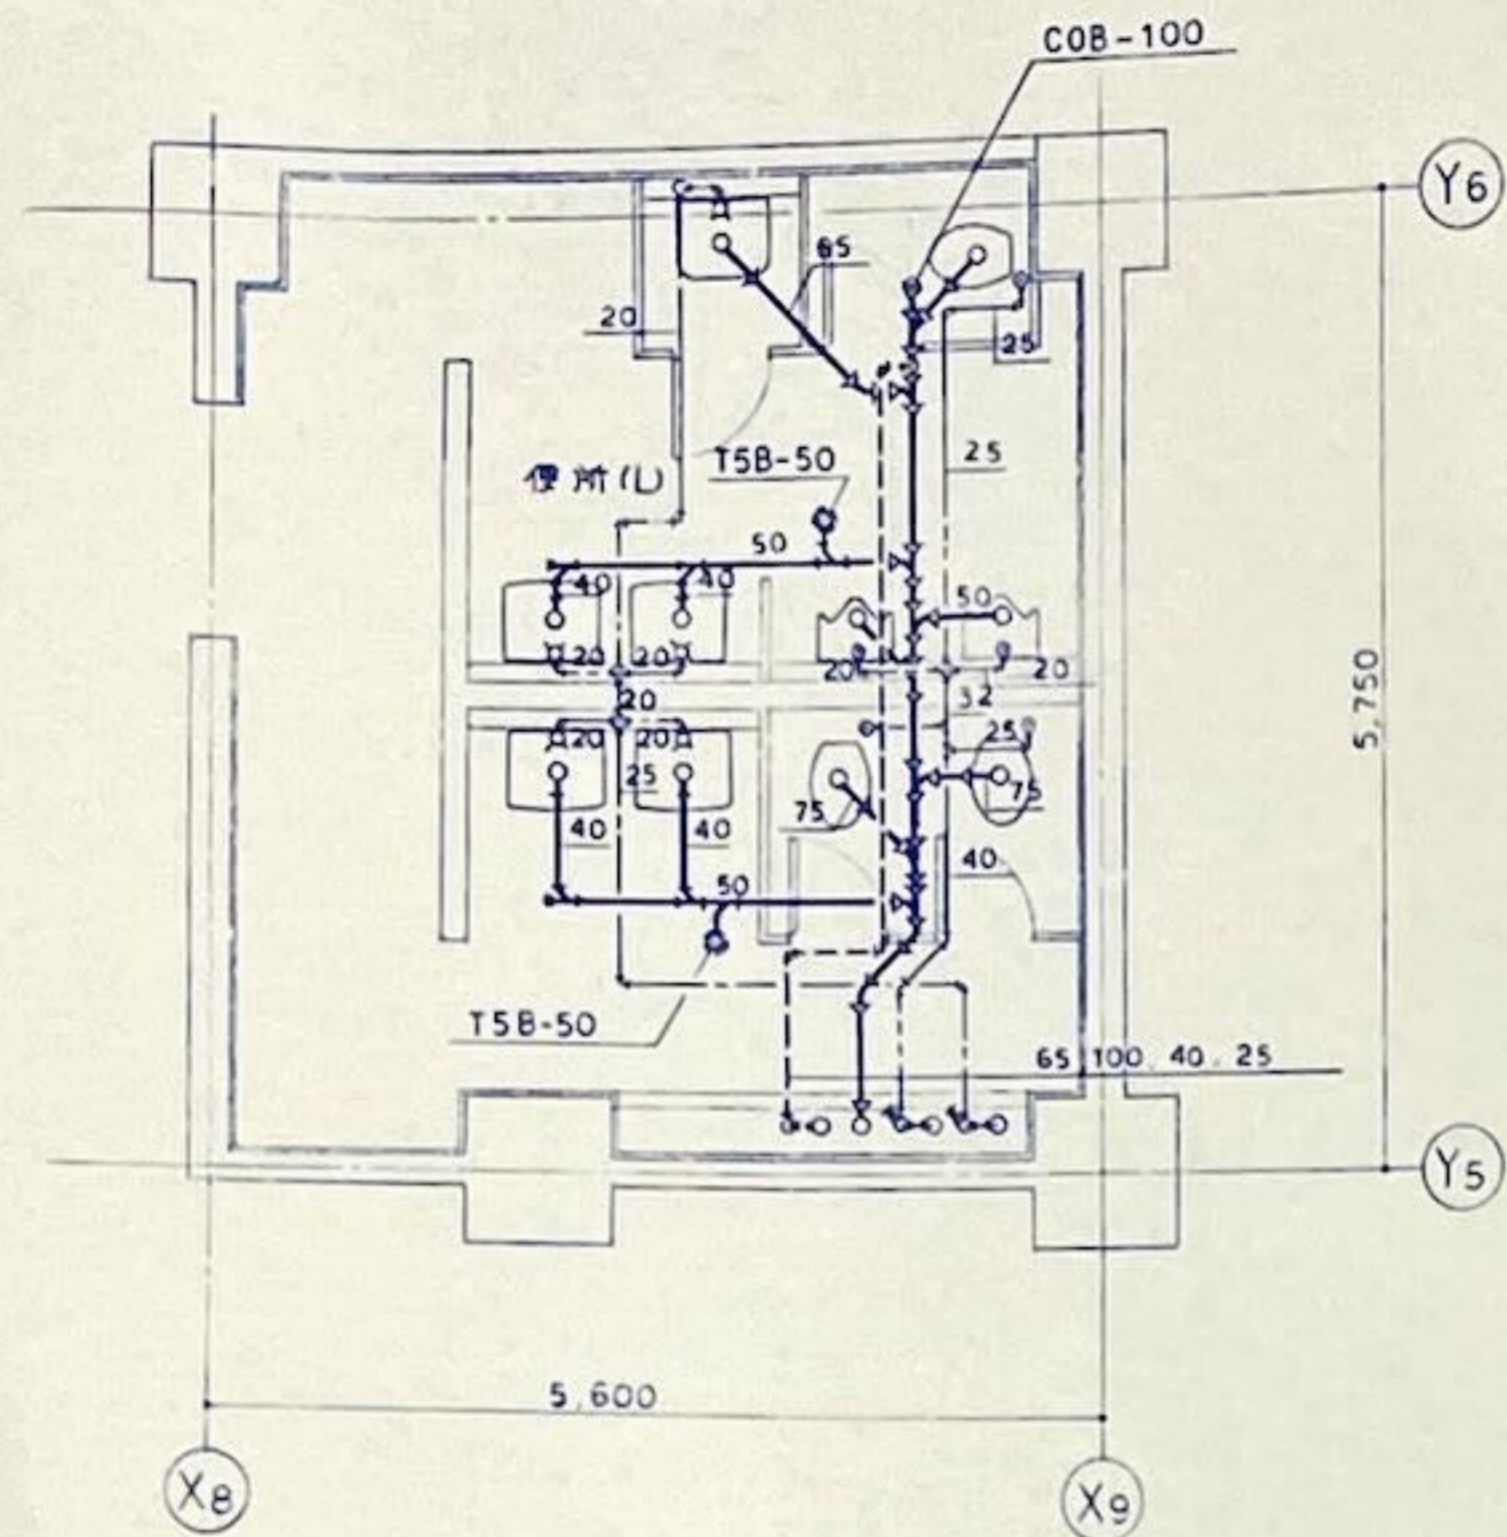

B1 F

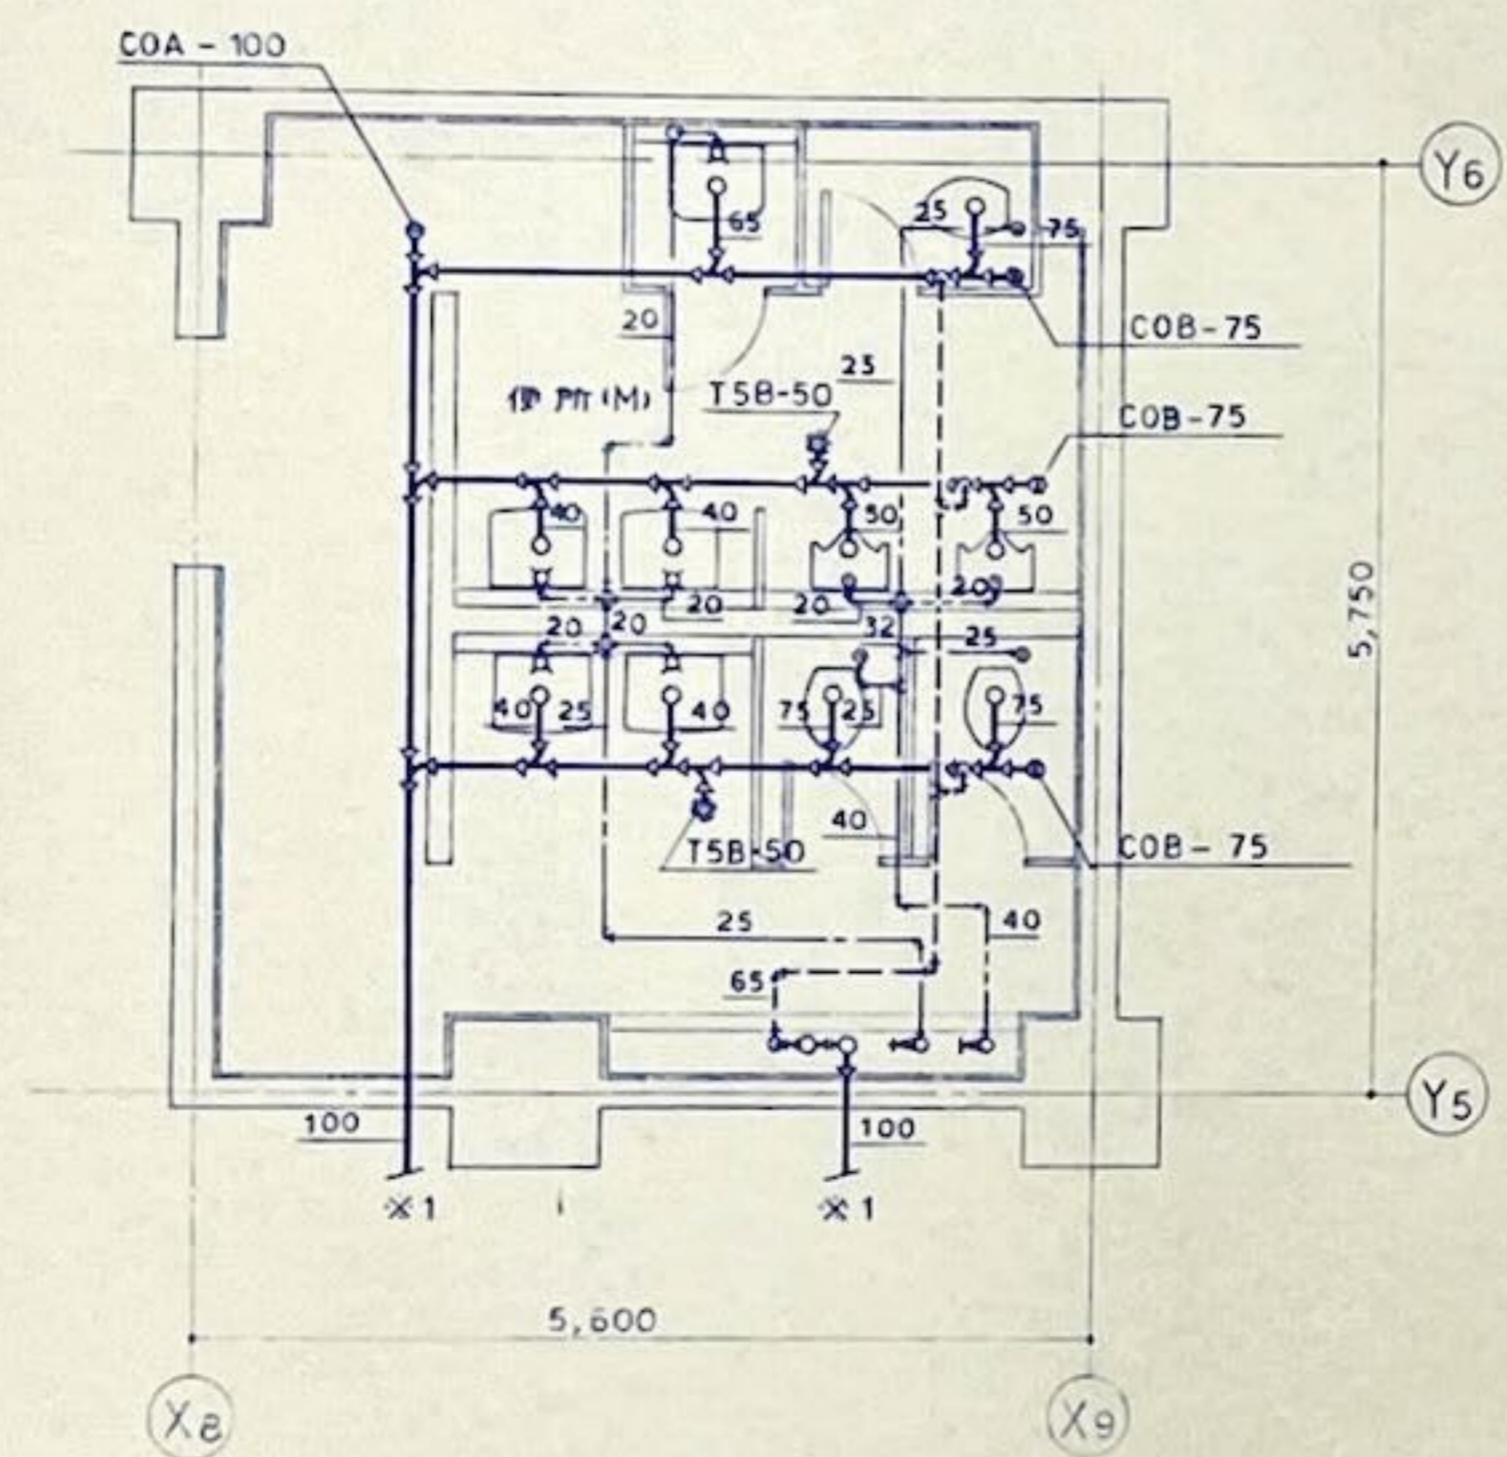

B2 F

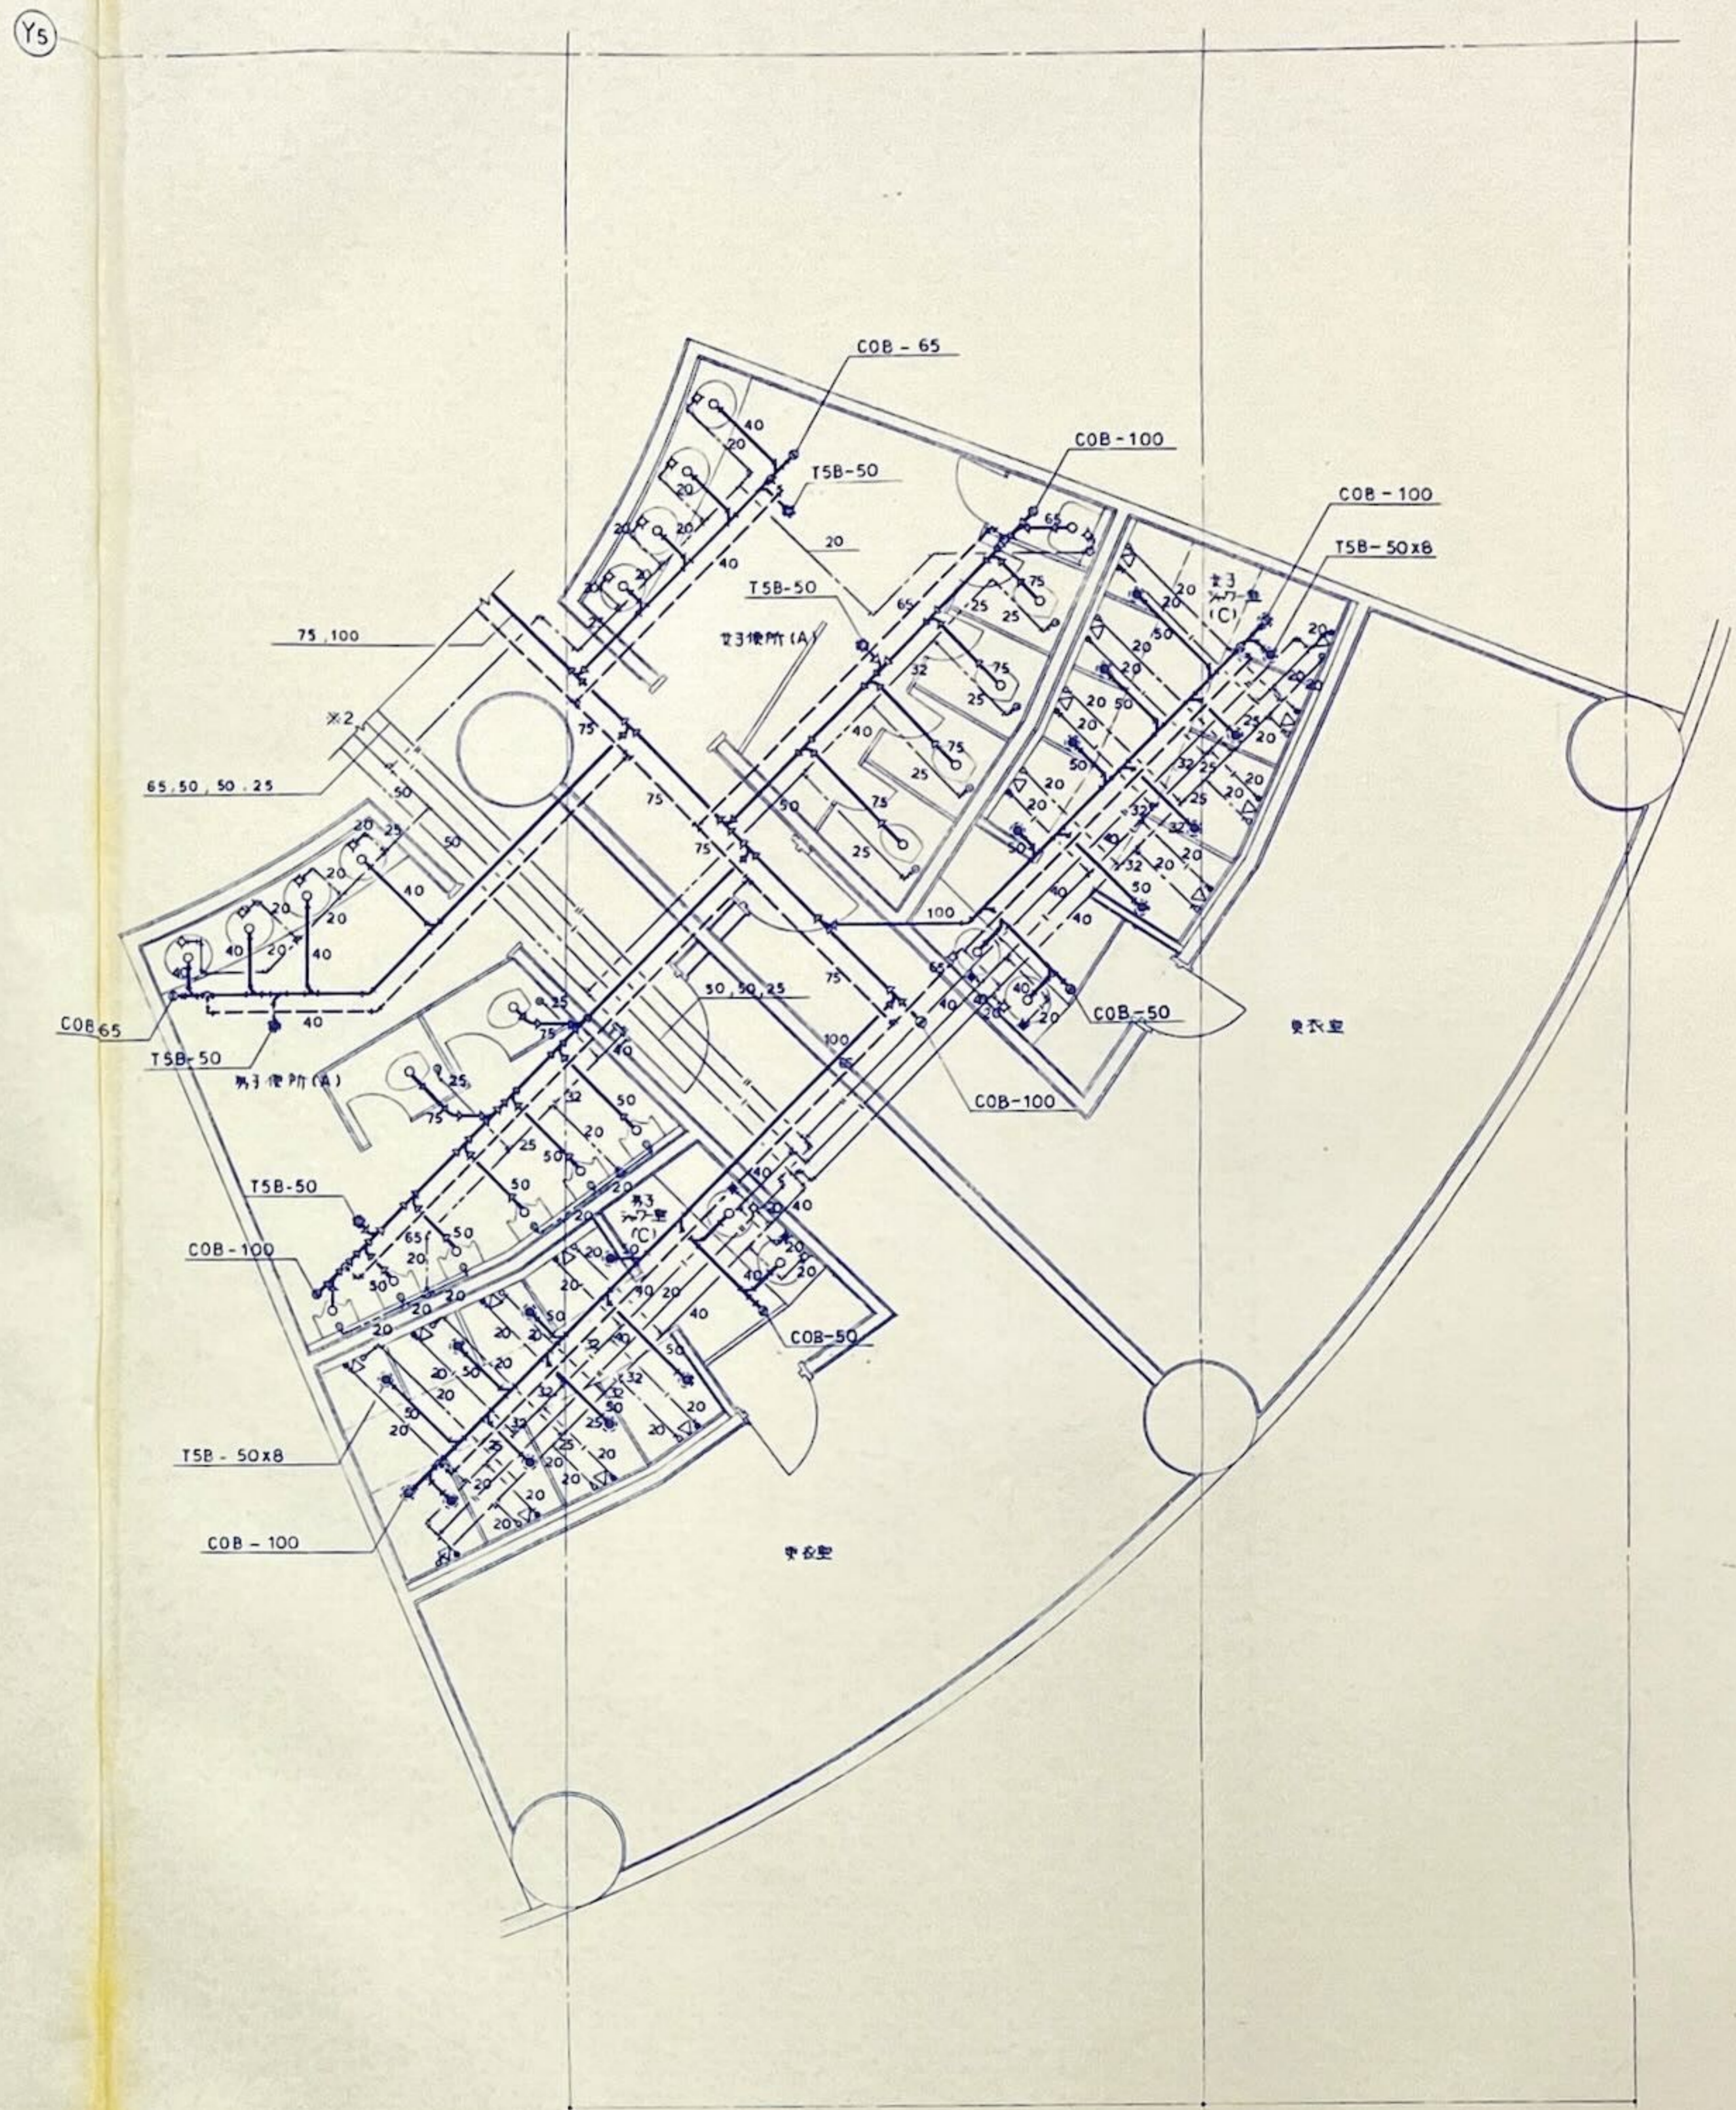

1 F

註1) X1以B2F平面圖(P-09)參照
 註2) X2以1F平面圖(P-11)參照
 註3) 排水管埋設於100mm厚之樓板上(150mm厚之樓板上)以不與面比符。


承認	年月日	設計	年月日
業務課 都市整備課		千葉新都市開発株式会社	
室長 主幹 建築電氣課			
(印)		(印)	

(印) 千葉新都市開発株式会社 設計課 設計 千葉新都市開発株式会社


PROJECT	(印) 千葉新都市開発株式会社 建築課
CHECK	(印) 千葉新都市開発株式会社 建築課

TITLE	衛生設備 便所詳細図 (1)
SCALE	1:50
DATE	'99.9.3


- 1) ※1 以上 1F 平面図 (P-11) 参照
- 2) ※A 以降 便所詳細図 (P-17) 参照
- 3) ※YB ※YA 同様
- 4) ※OB ※OA 同様

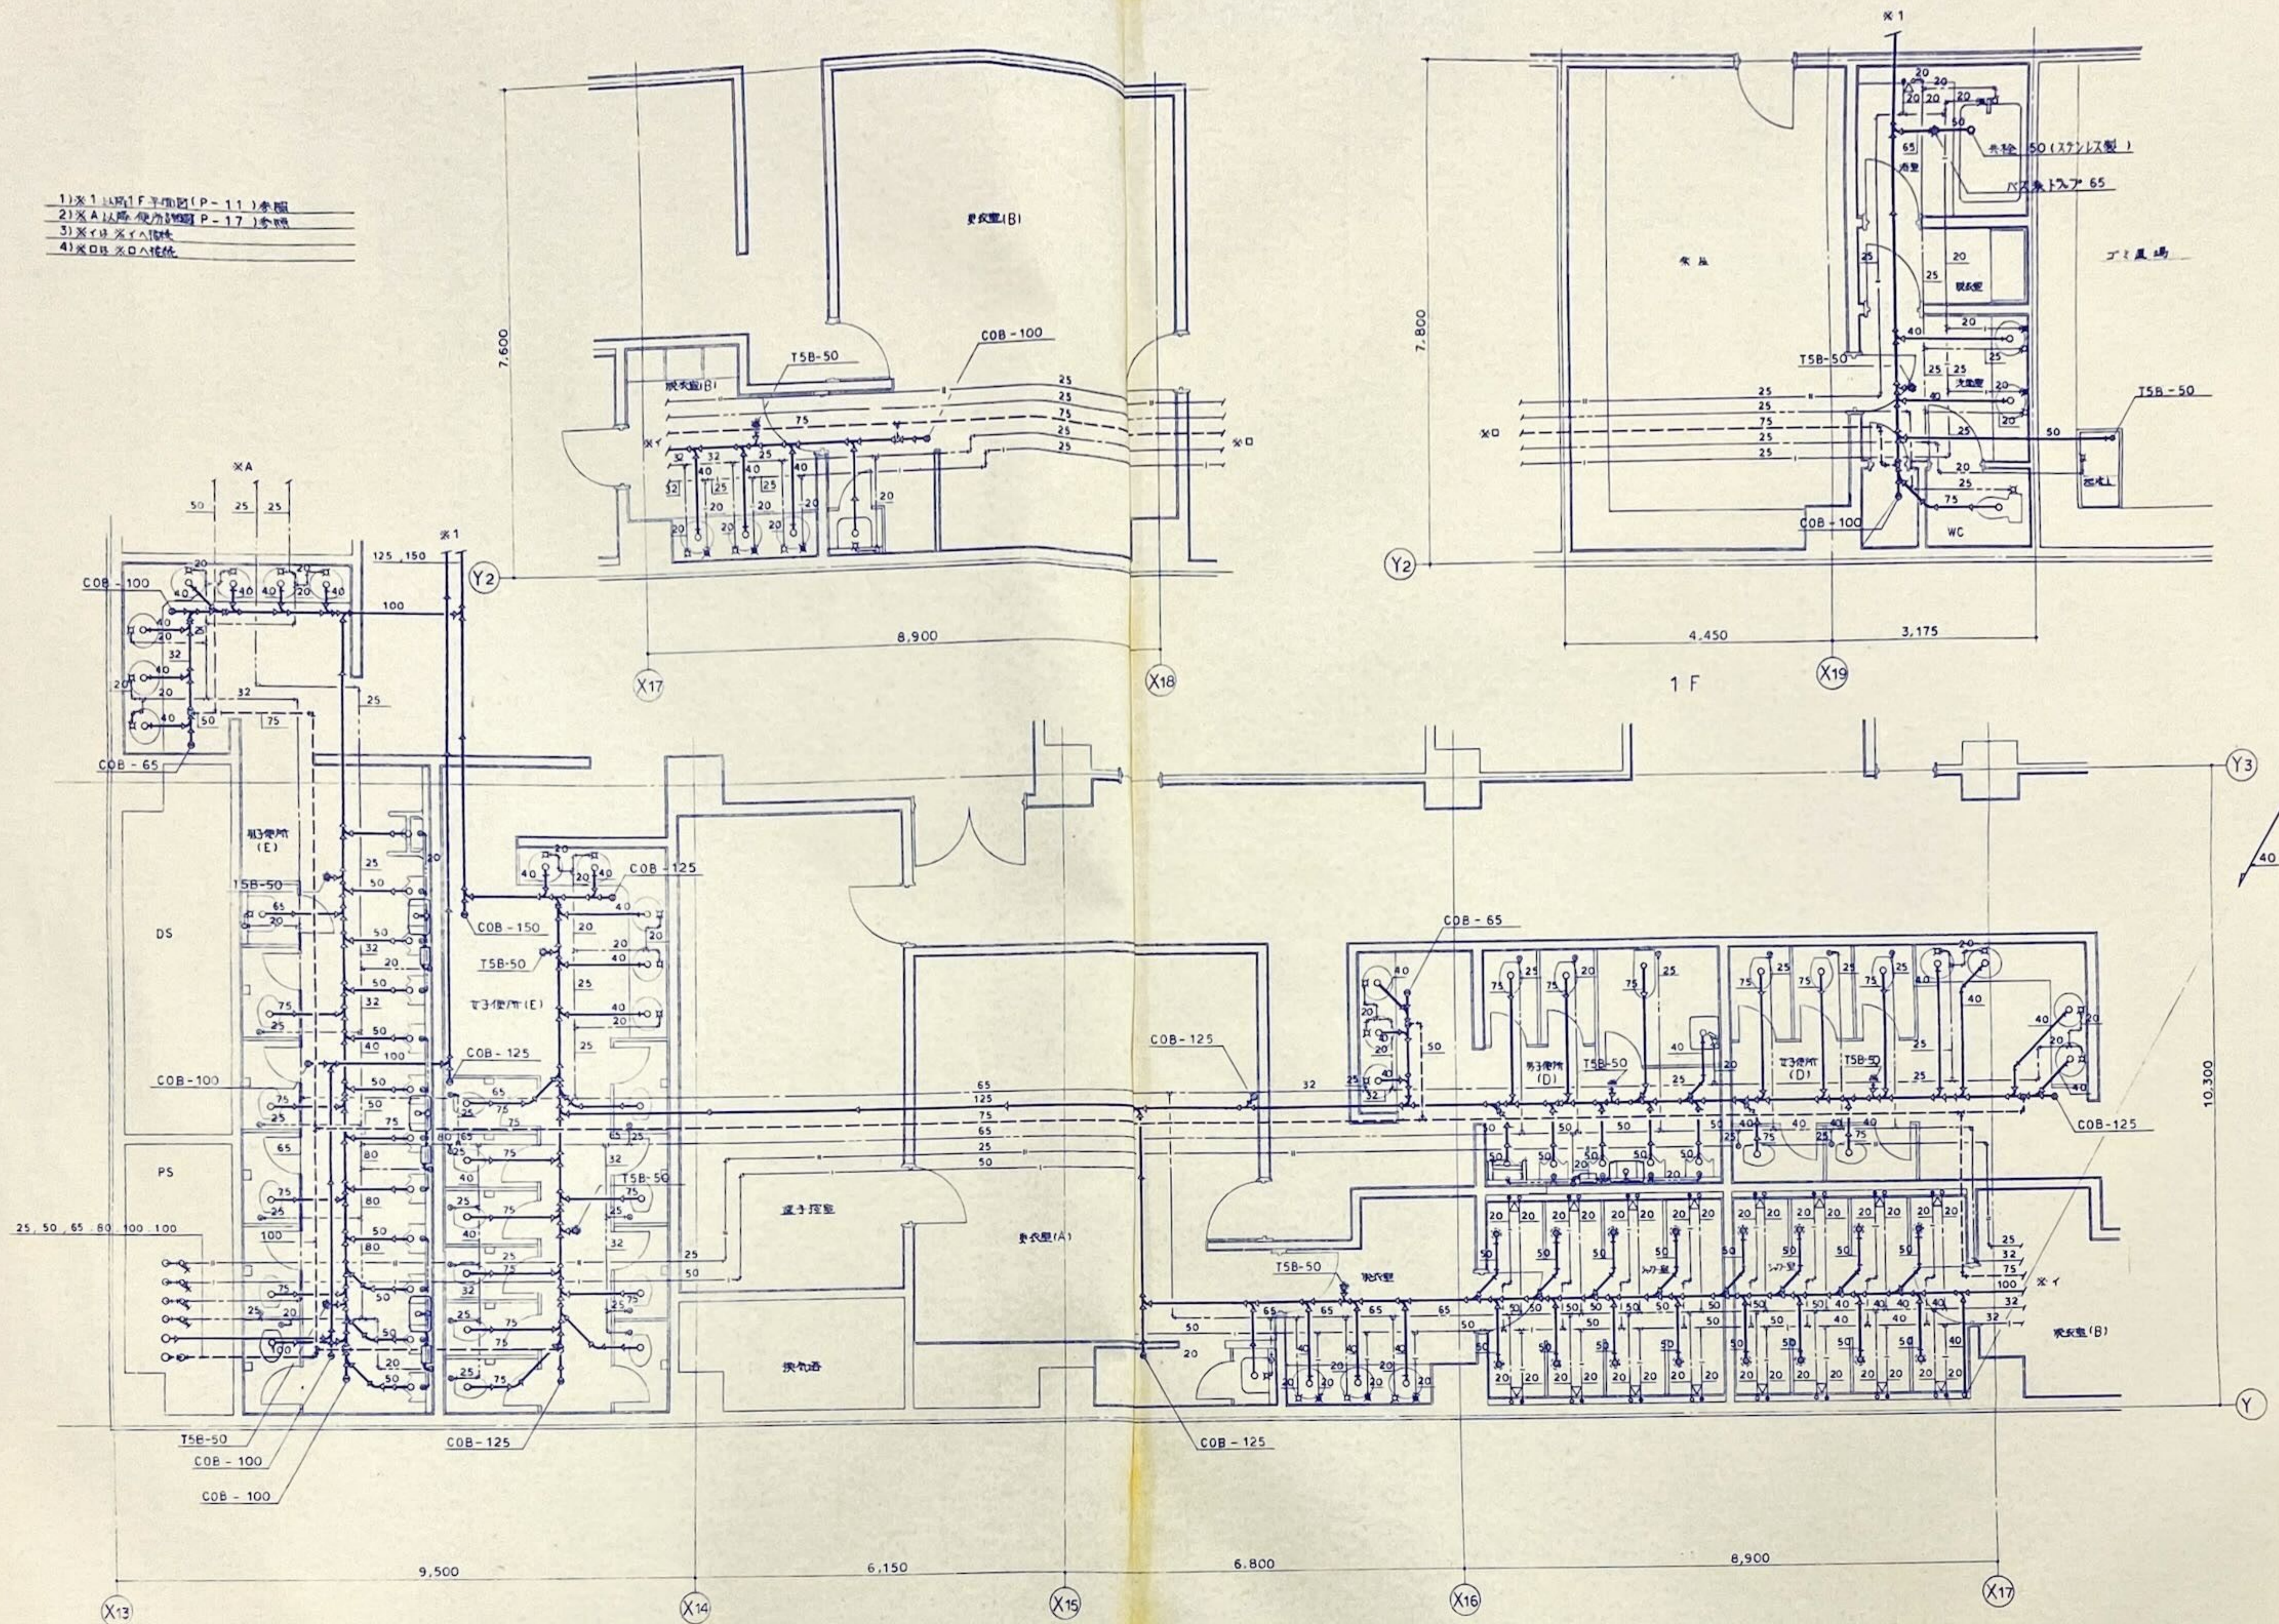


承認 平成 年月 日	承認 平成 年月 日	PROJECT	TITLE	NO.
業務核都市整備室	千葉新都市開発株式会社	(仮称)千葉市総合体育館・複合施設建設事業 千葉市総合体育館等工事	衛生設備 便所詳細図 (2)	P-16
監査主幹 建築電気機械	建築電気	CHECK	SCALE 1:50	DATE

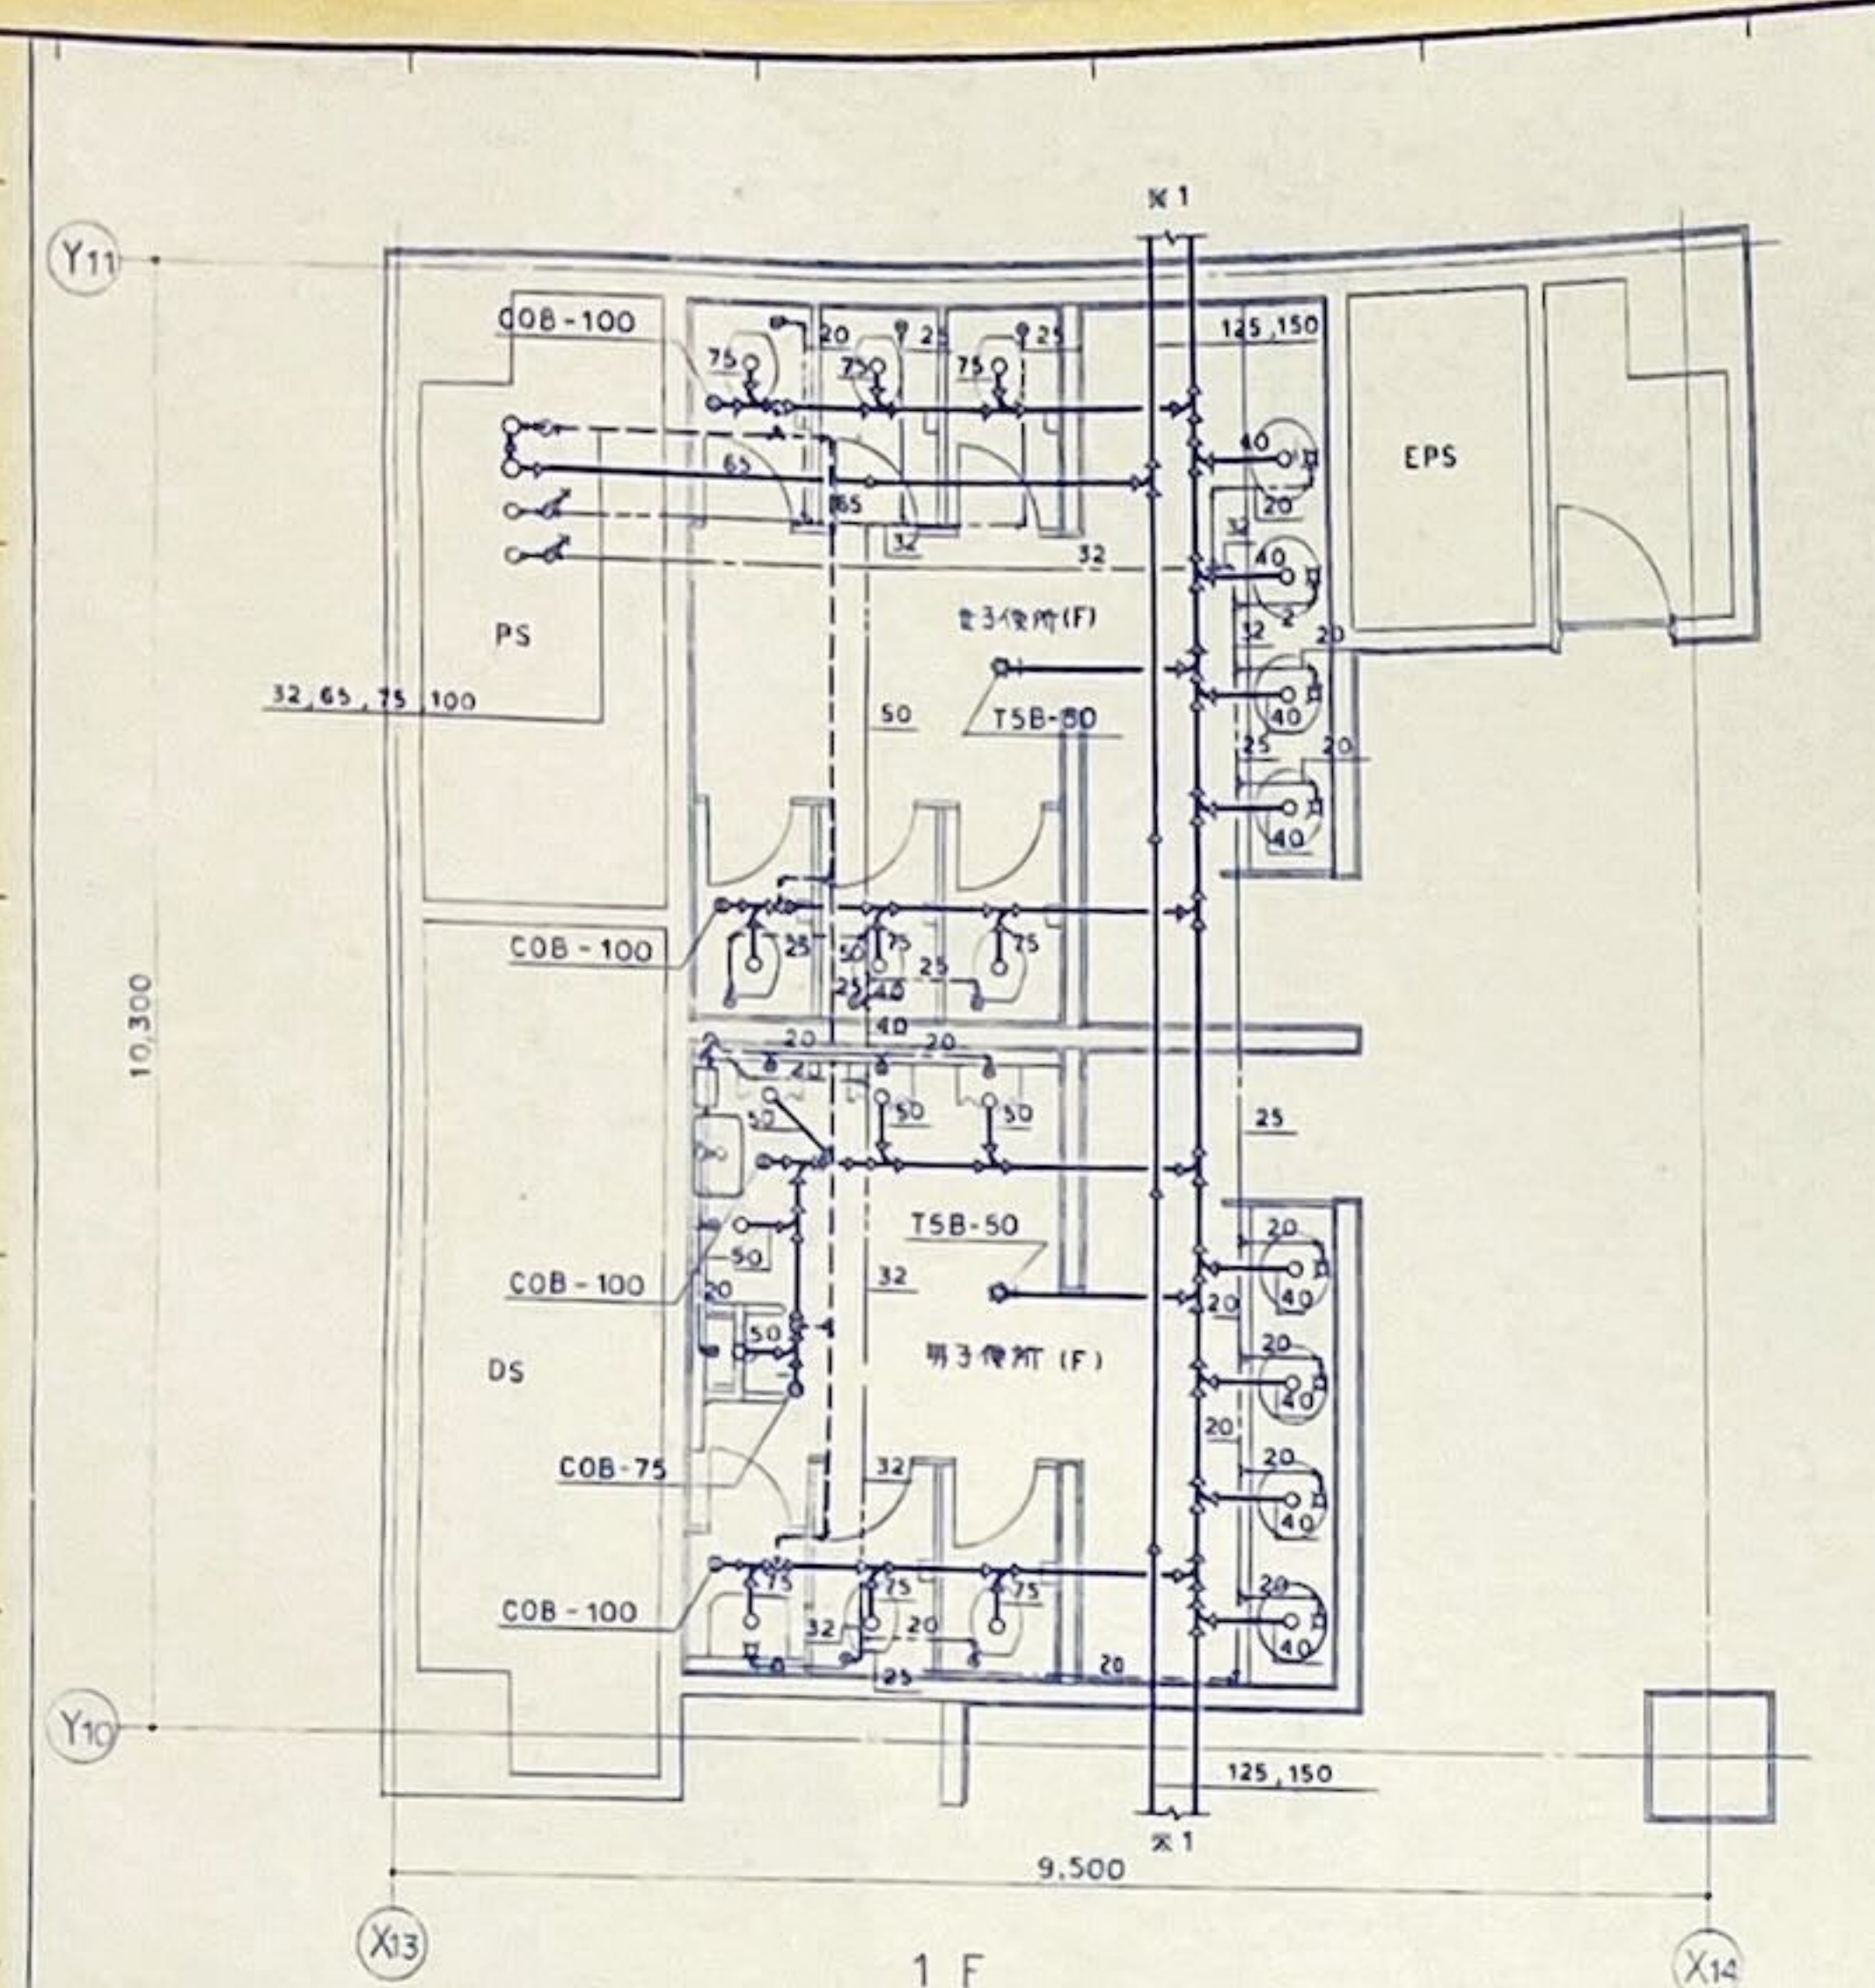

1 F

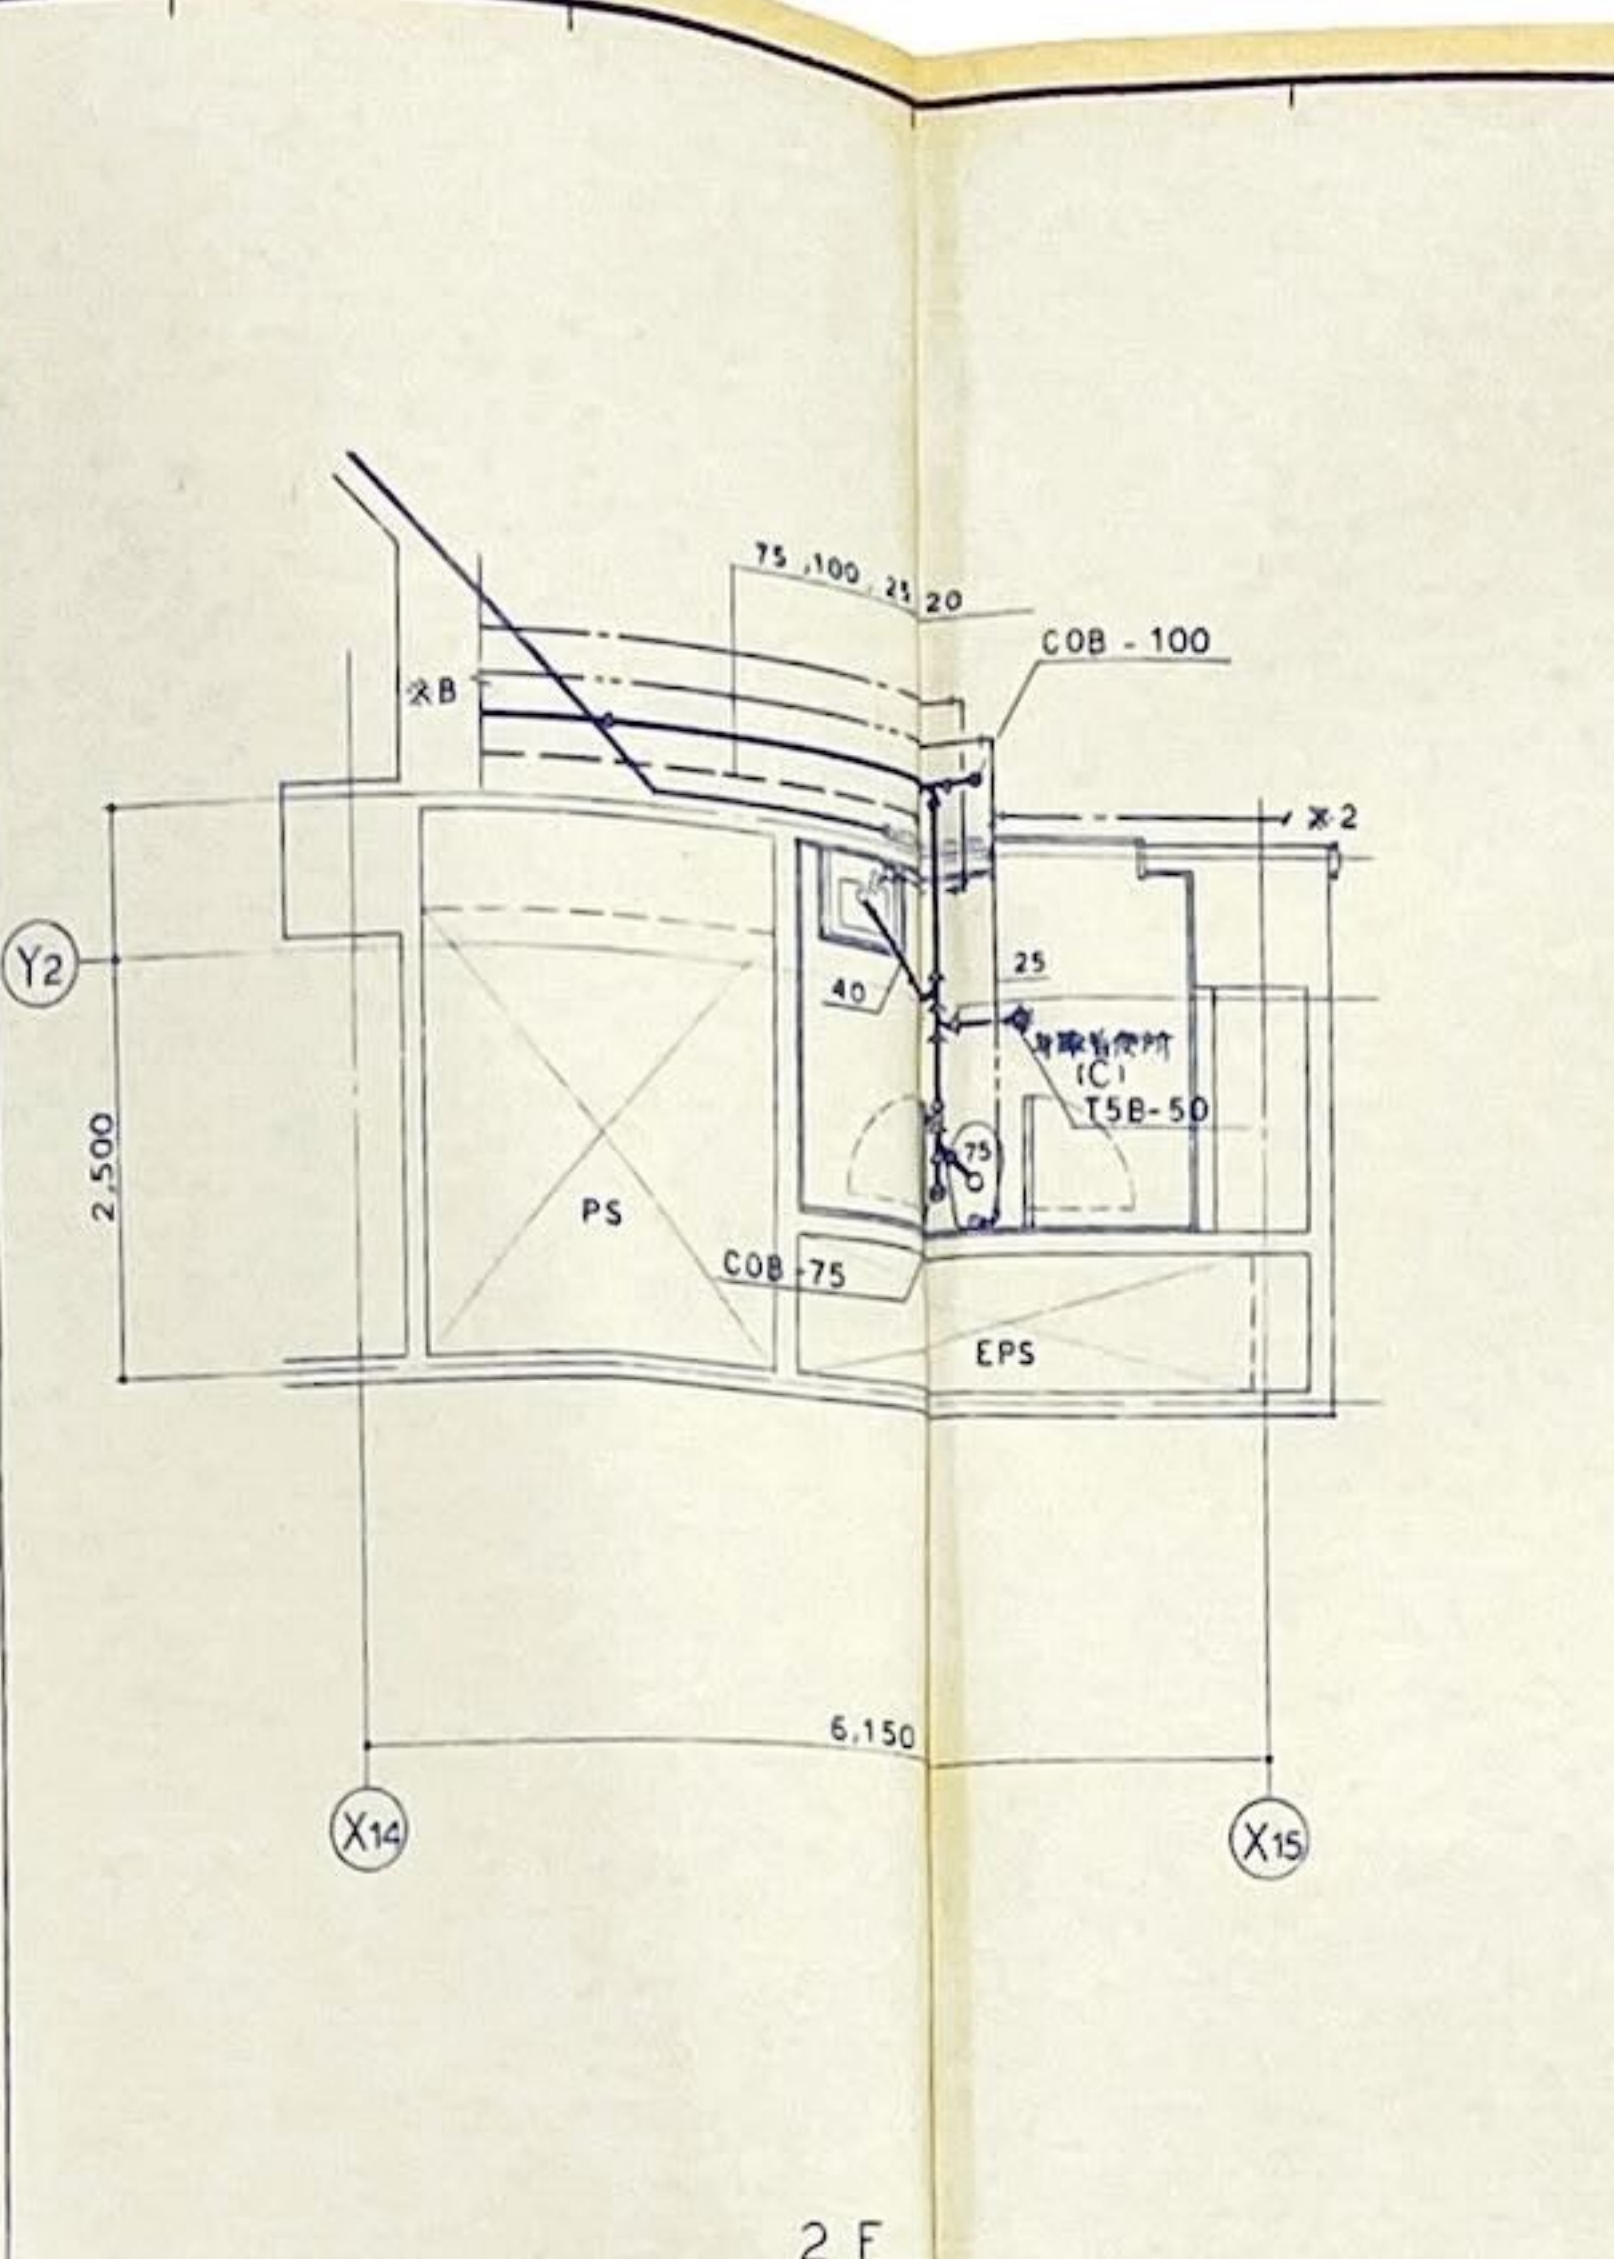


2 F

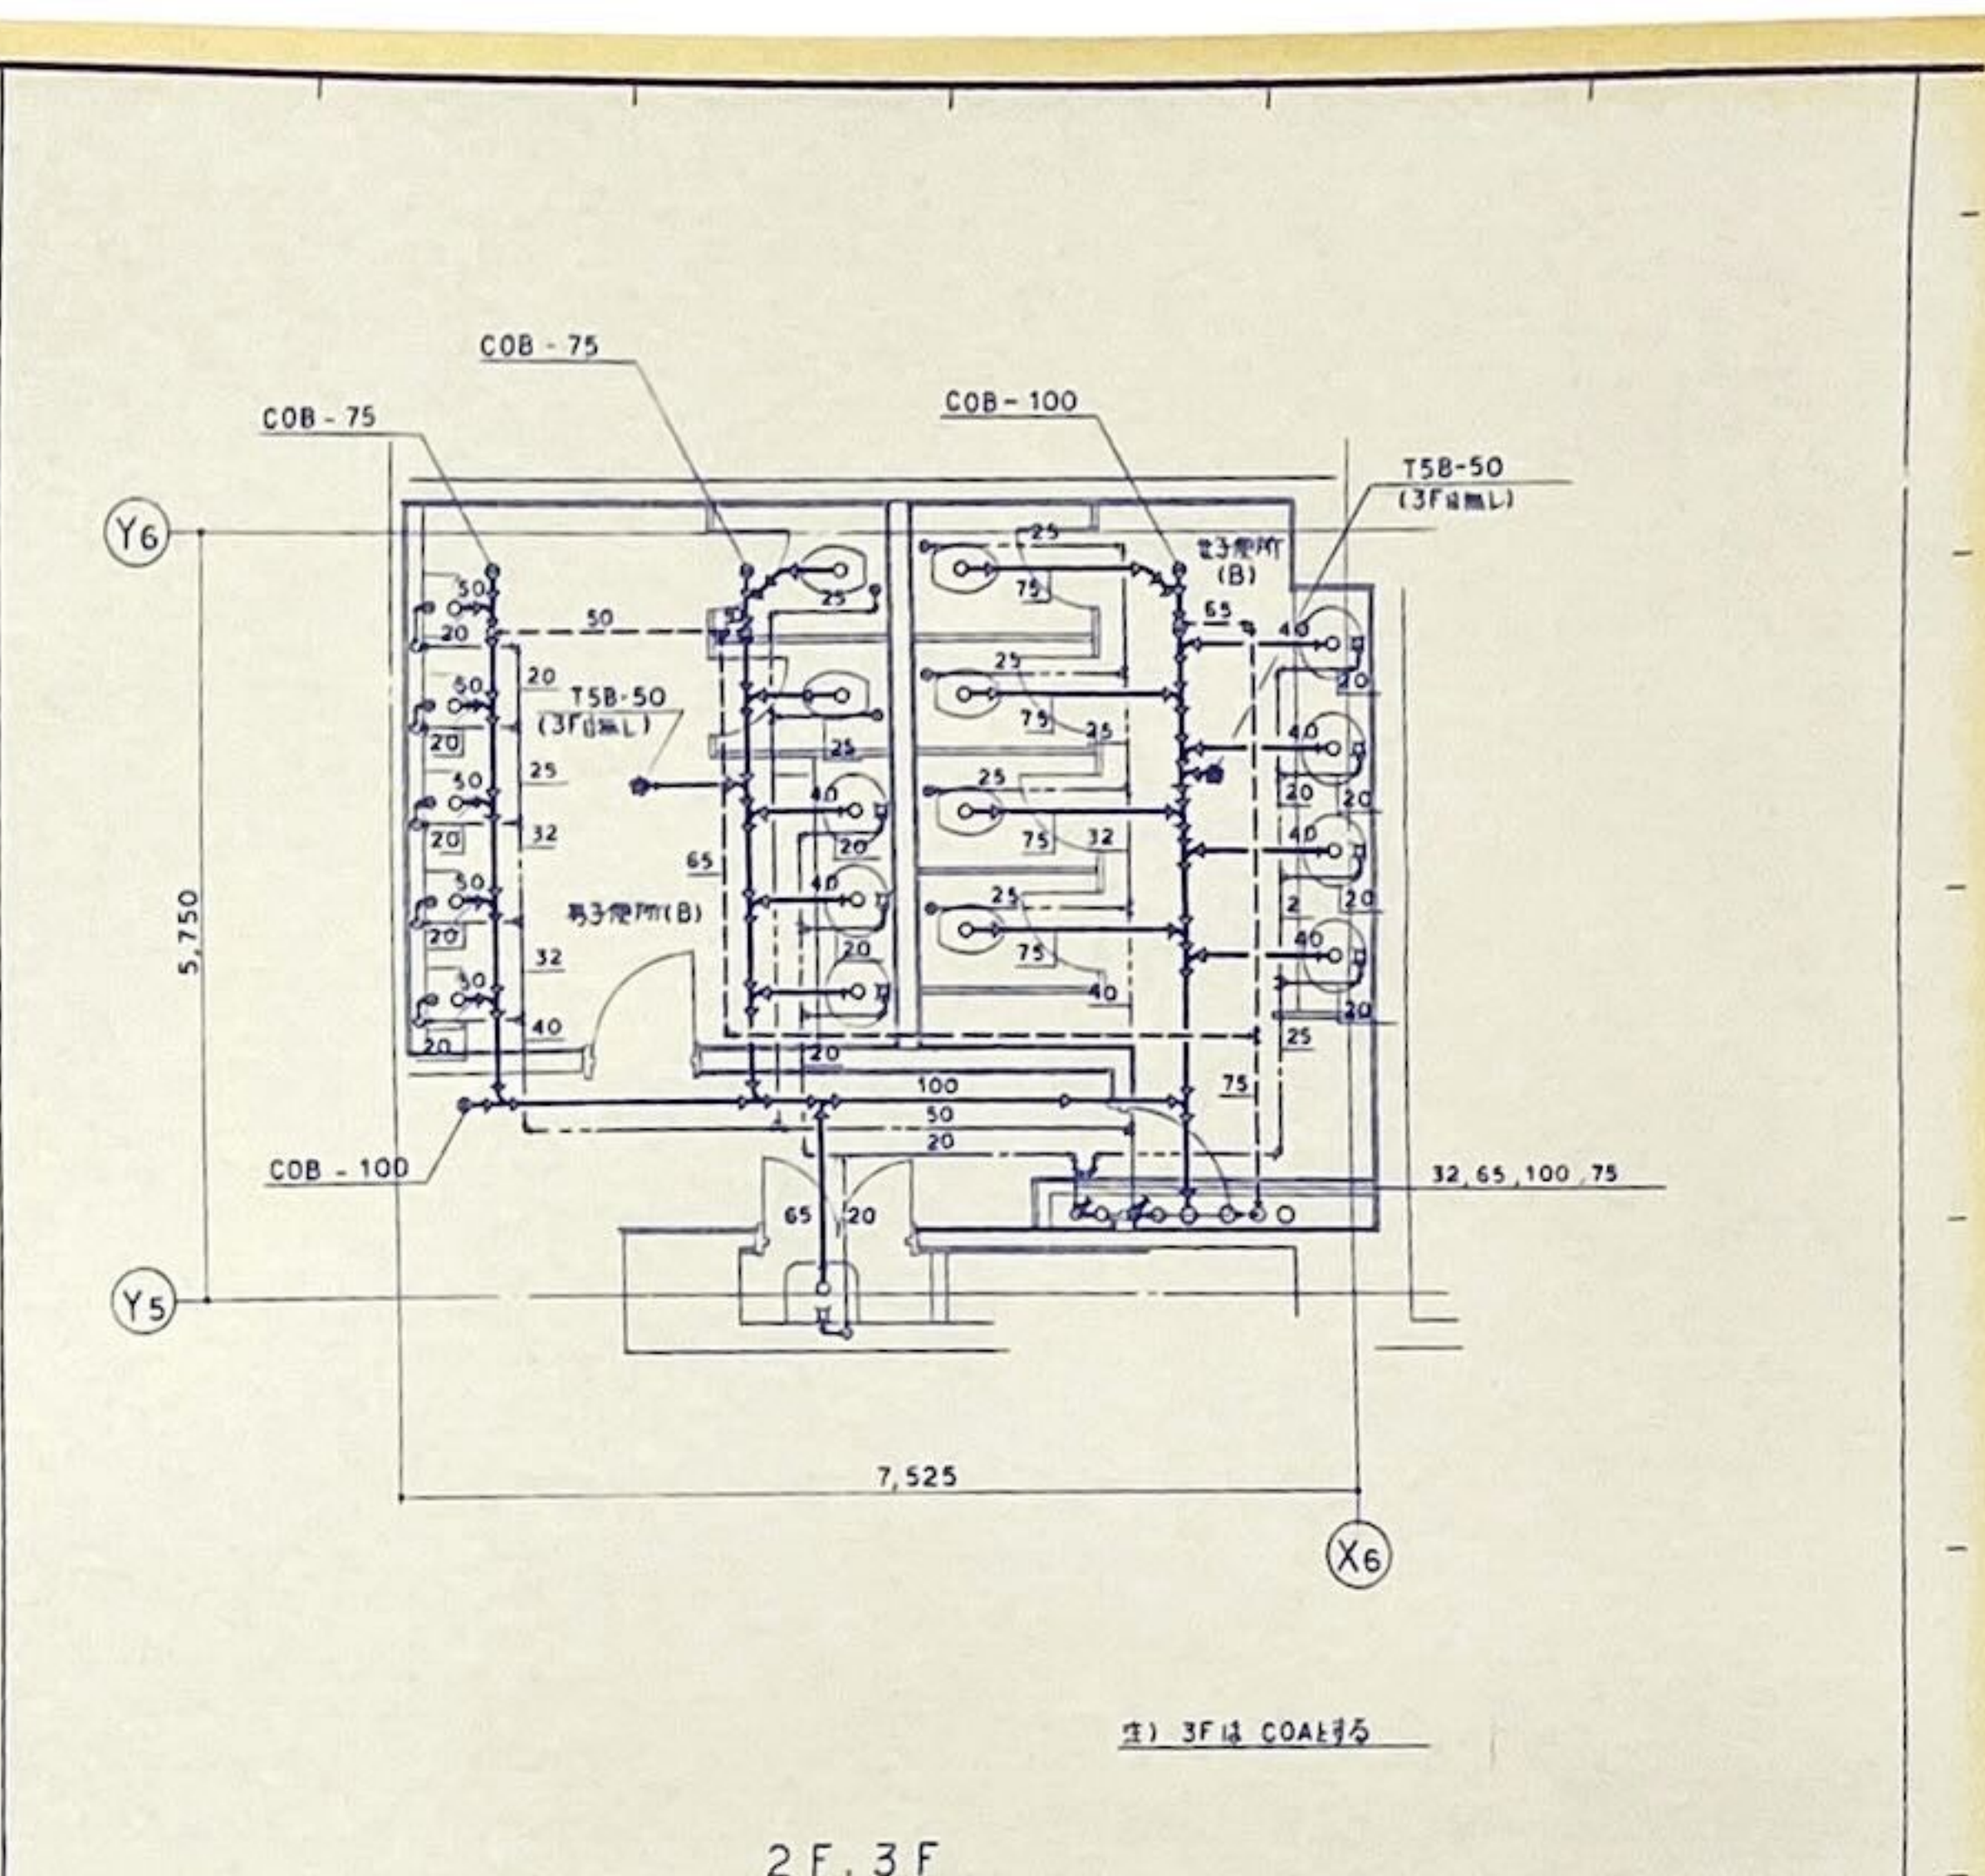


2 F, 3 F


注) 3FはCOA付与

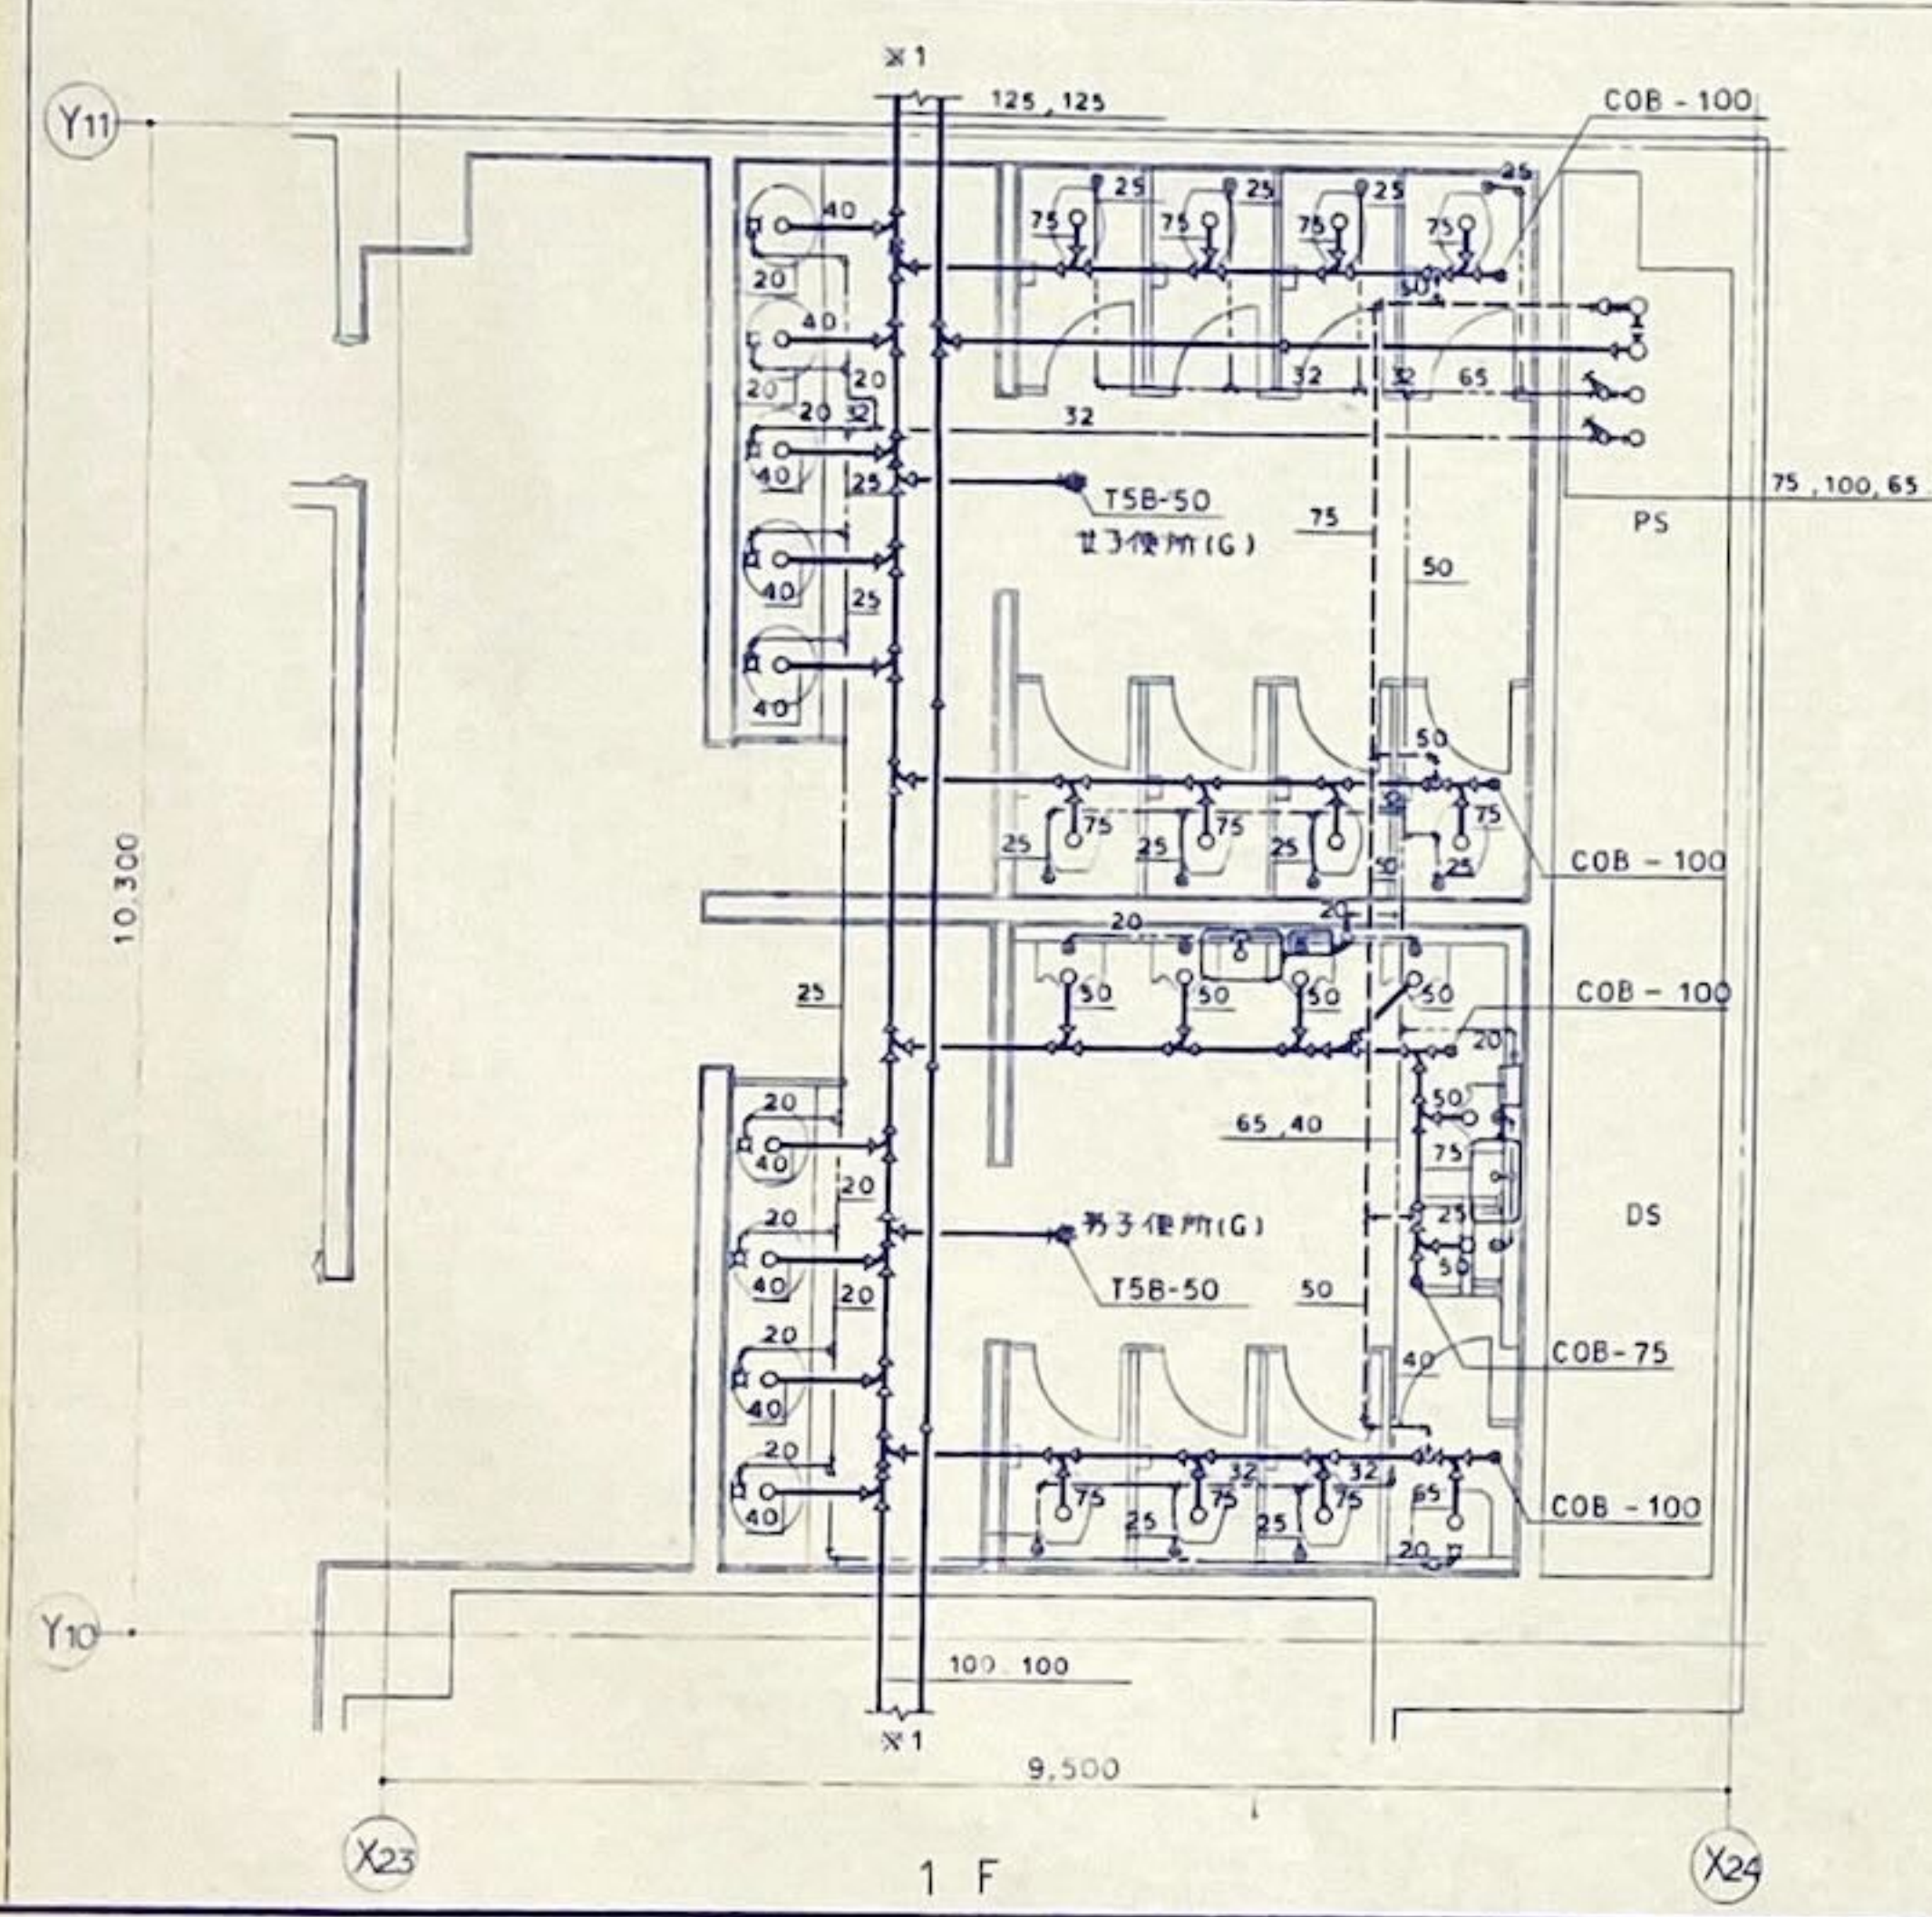

1 F

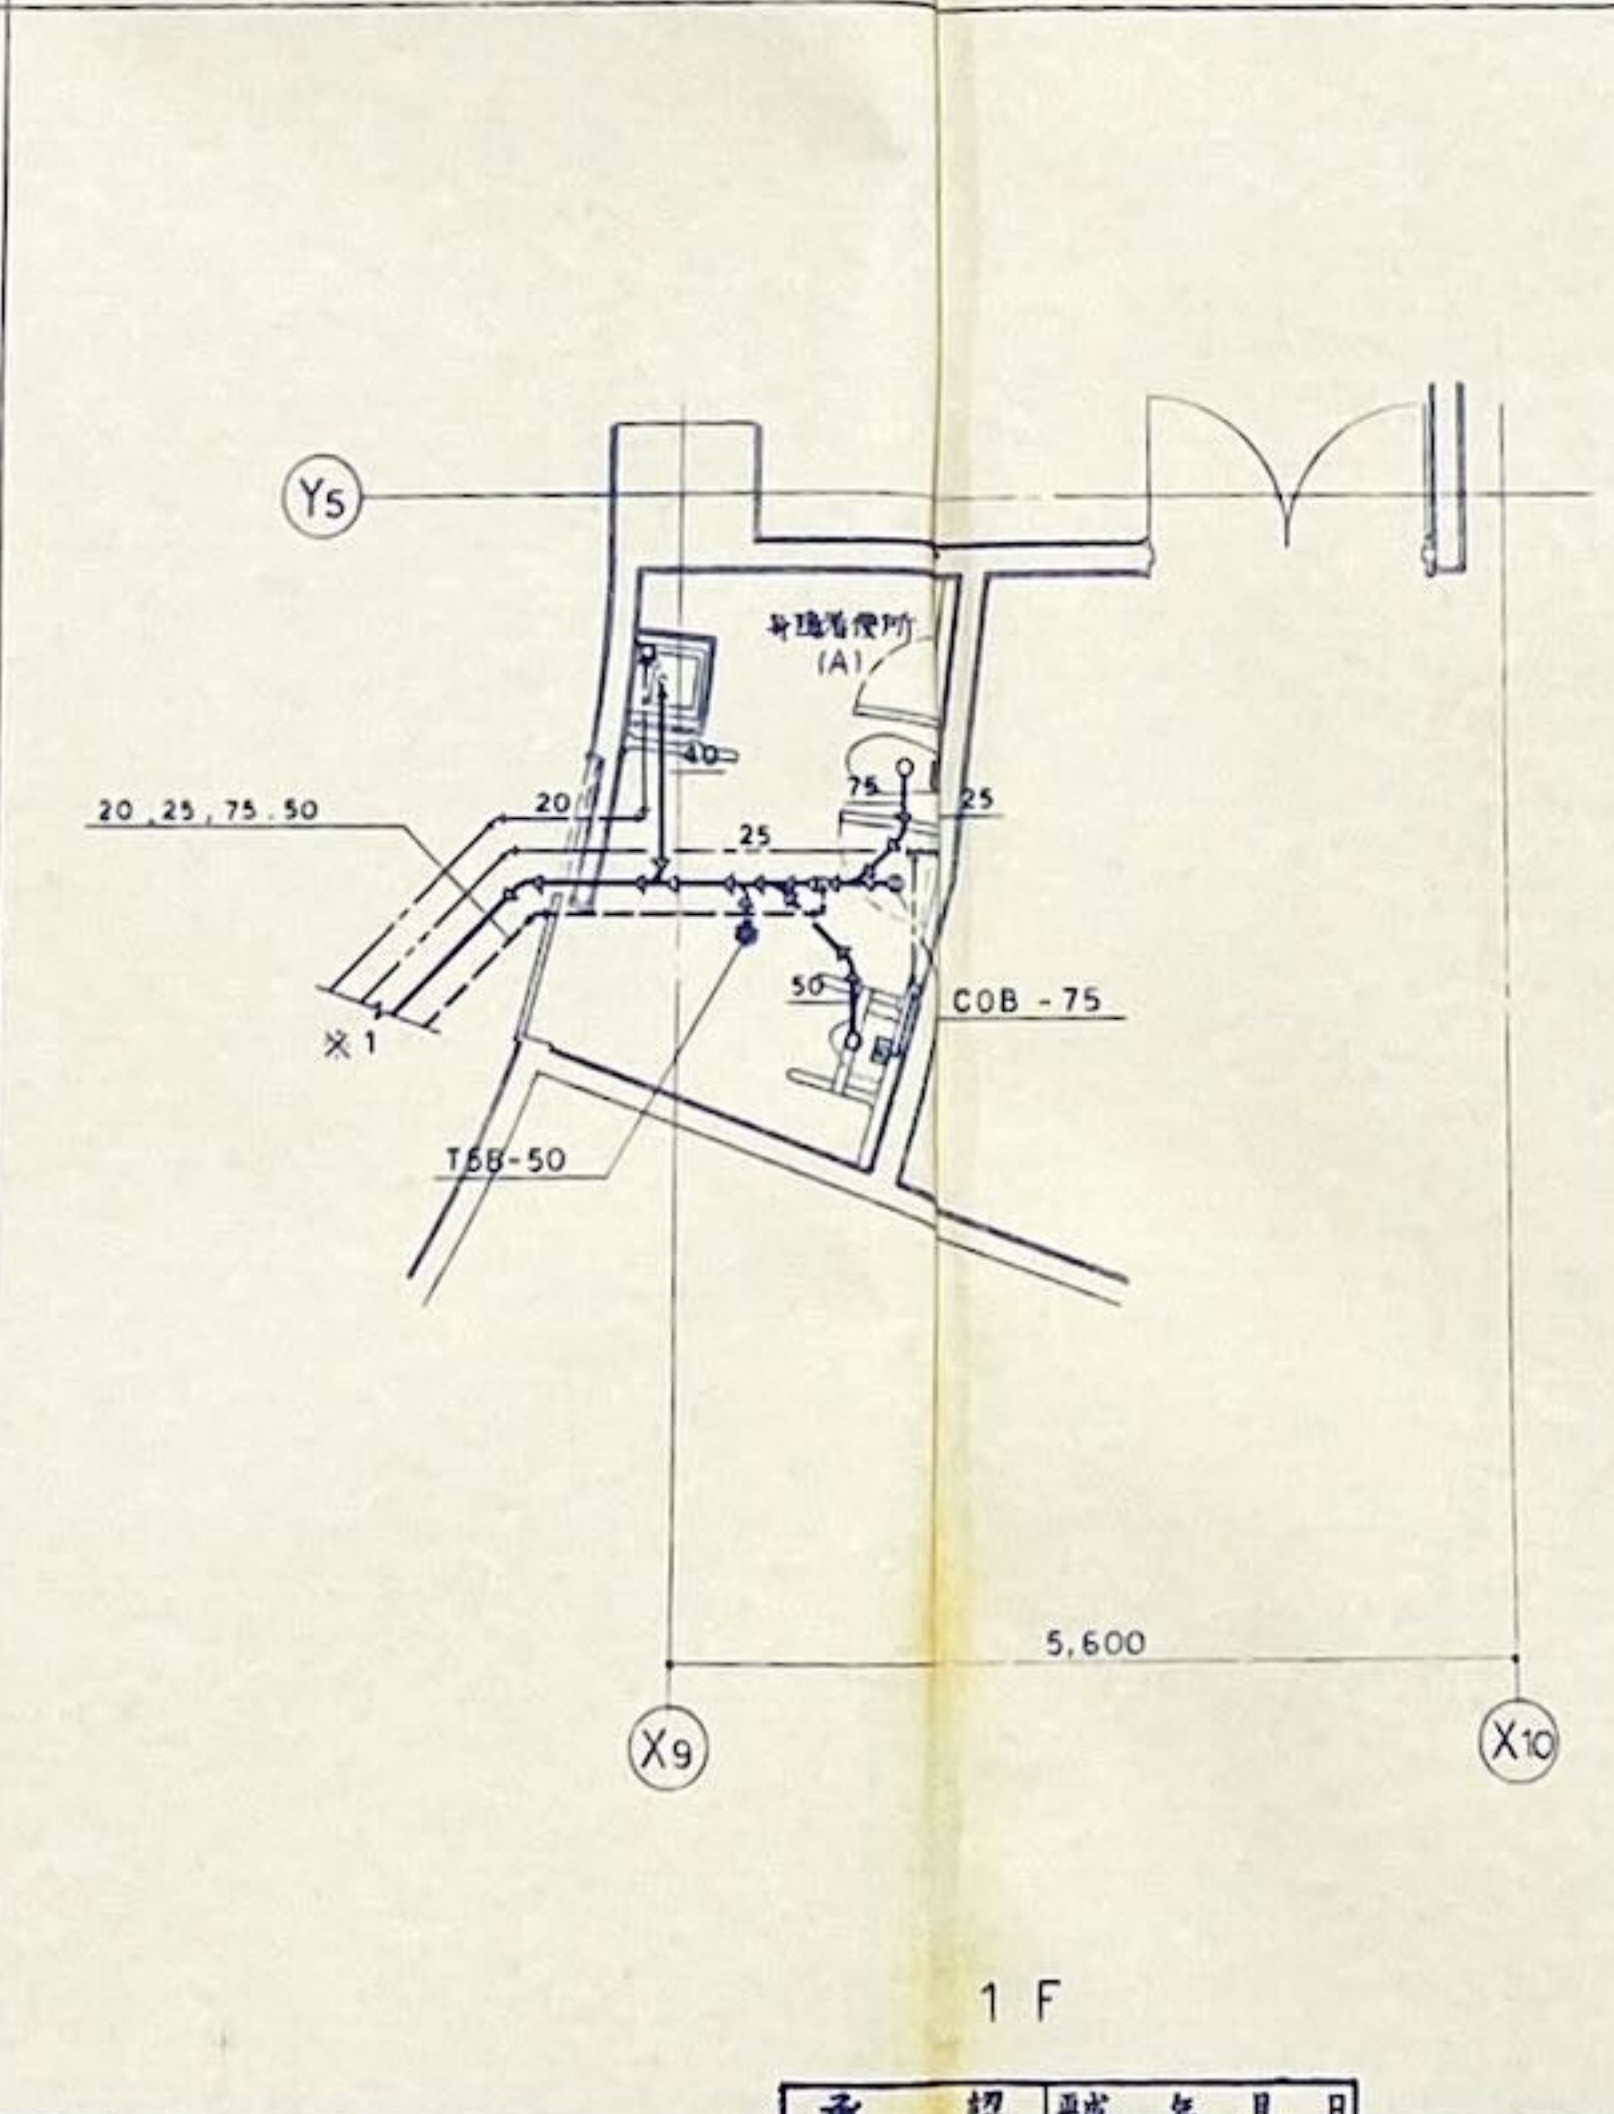

1 F

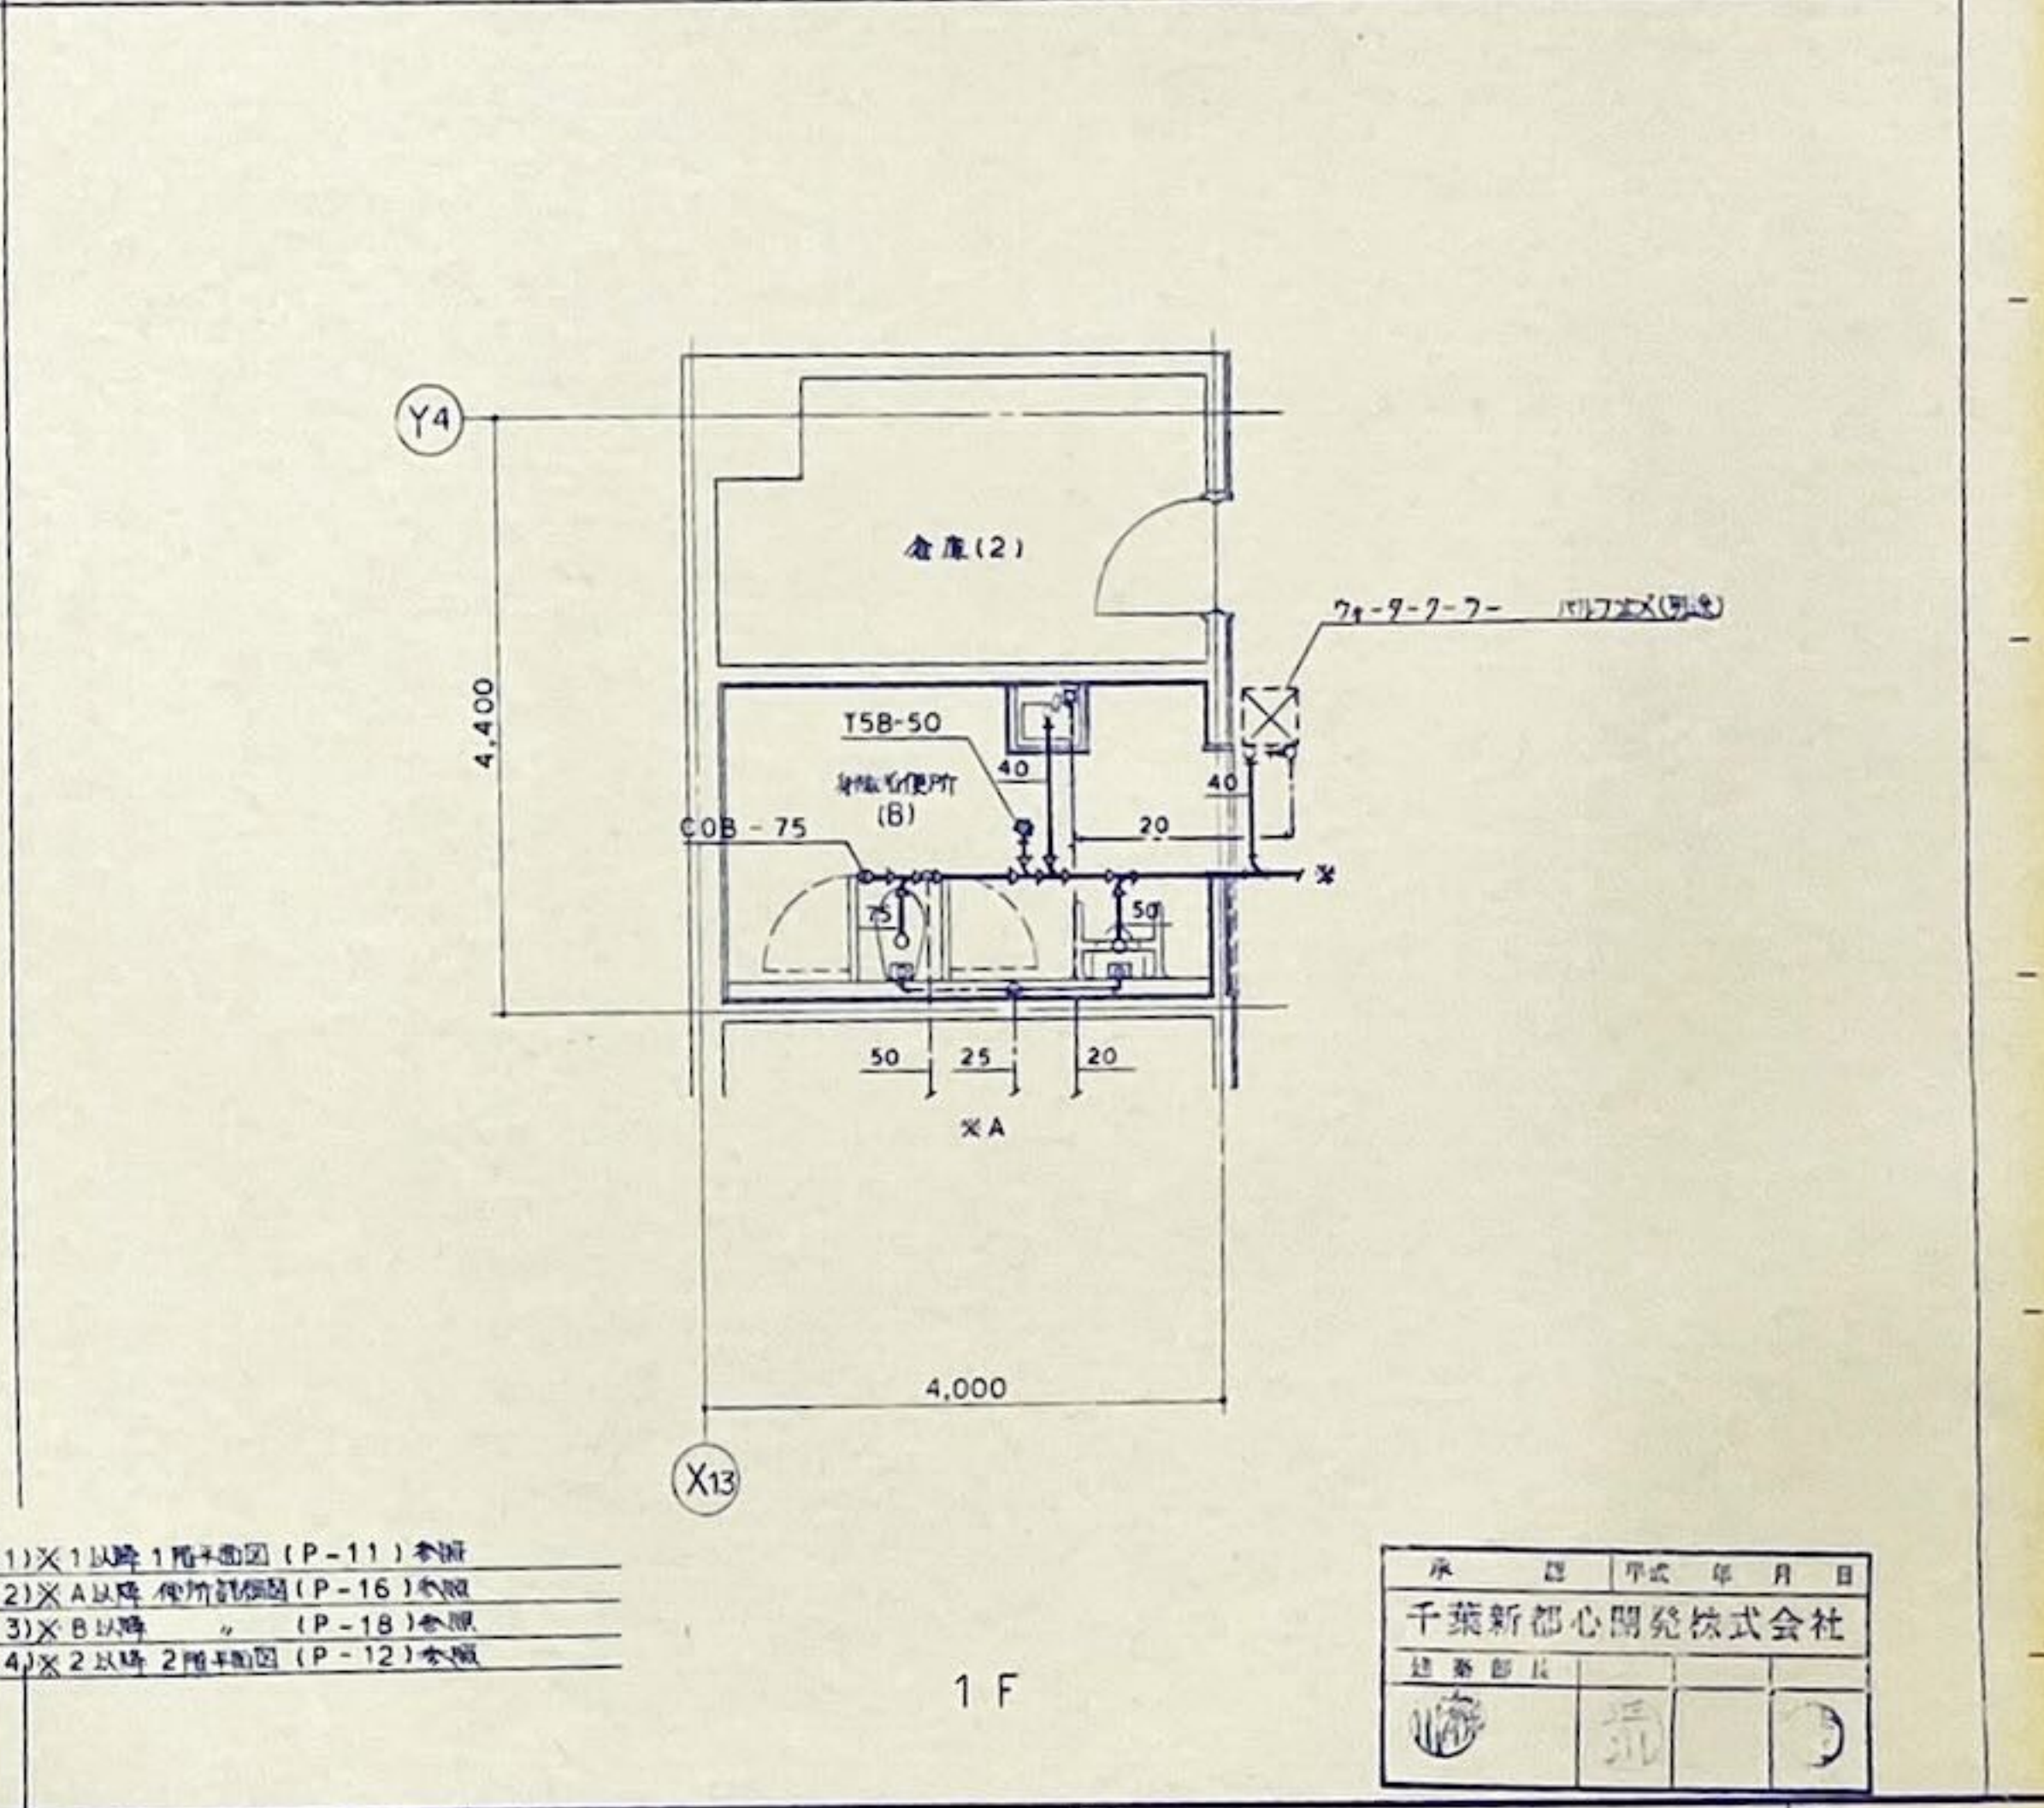

1 F

- 注1) X1以降 1階平面図 (P-11) 参照
- 注2) X A以降 便所詳細図 (P-16) 参照
- 注3) X B以降 " (P-18) 参照
- 注4) X 2以降 2階平面図 (P-12) 参照


承認	平成	年	月	日
業務技都市整備室				
室長 主任 建築電気機械				

(仮称) 千葉市総合体育館・複合施設 設計企業連合

PROJECT	(仮称) 千葉市総合体育館・複合施設 建設事業 千葉市総合体育館新築工事
CHECK	


TITLE	衛生設備 便所詳細図 (3)
SCALE	1 : 50
DATE	

承	認	年	月	日
千葉新都心開発株式会社				

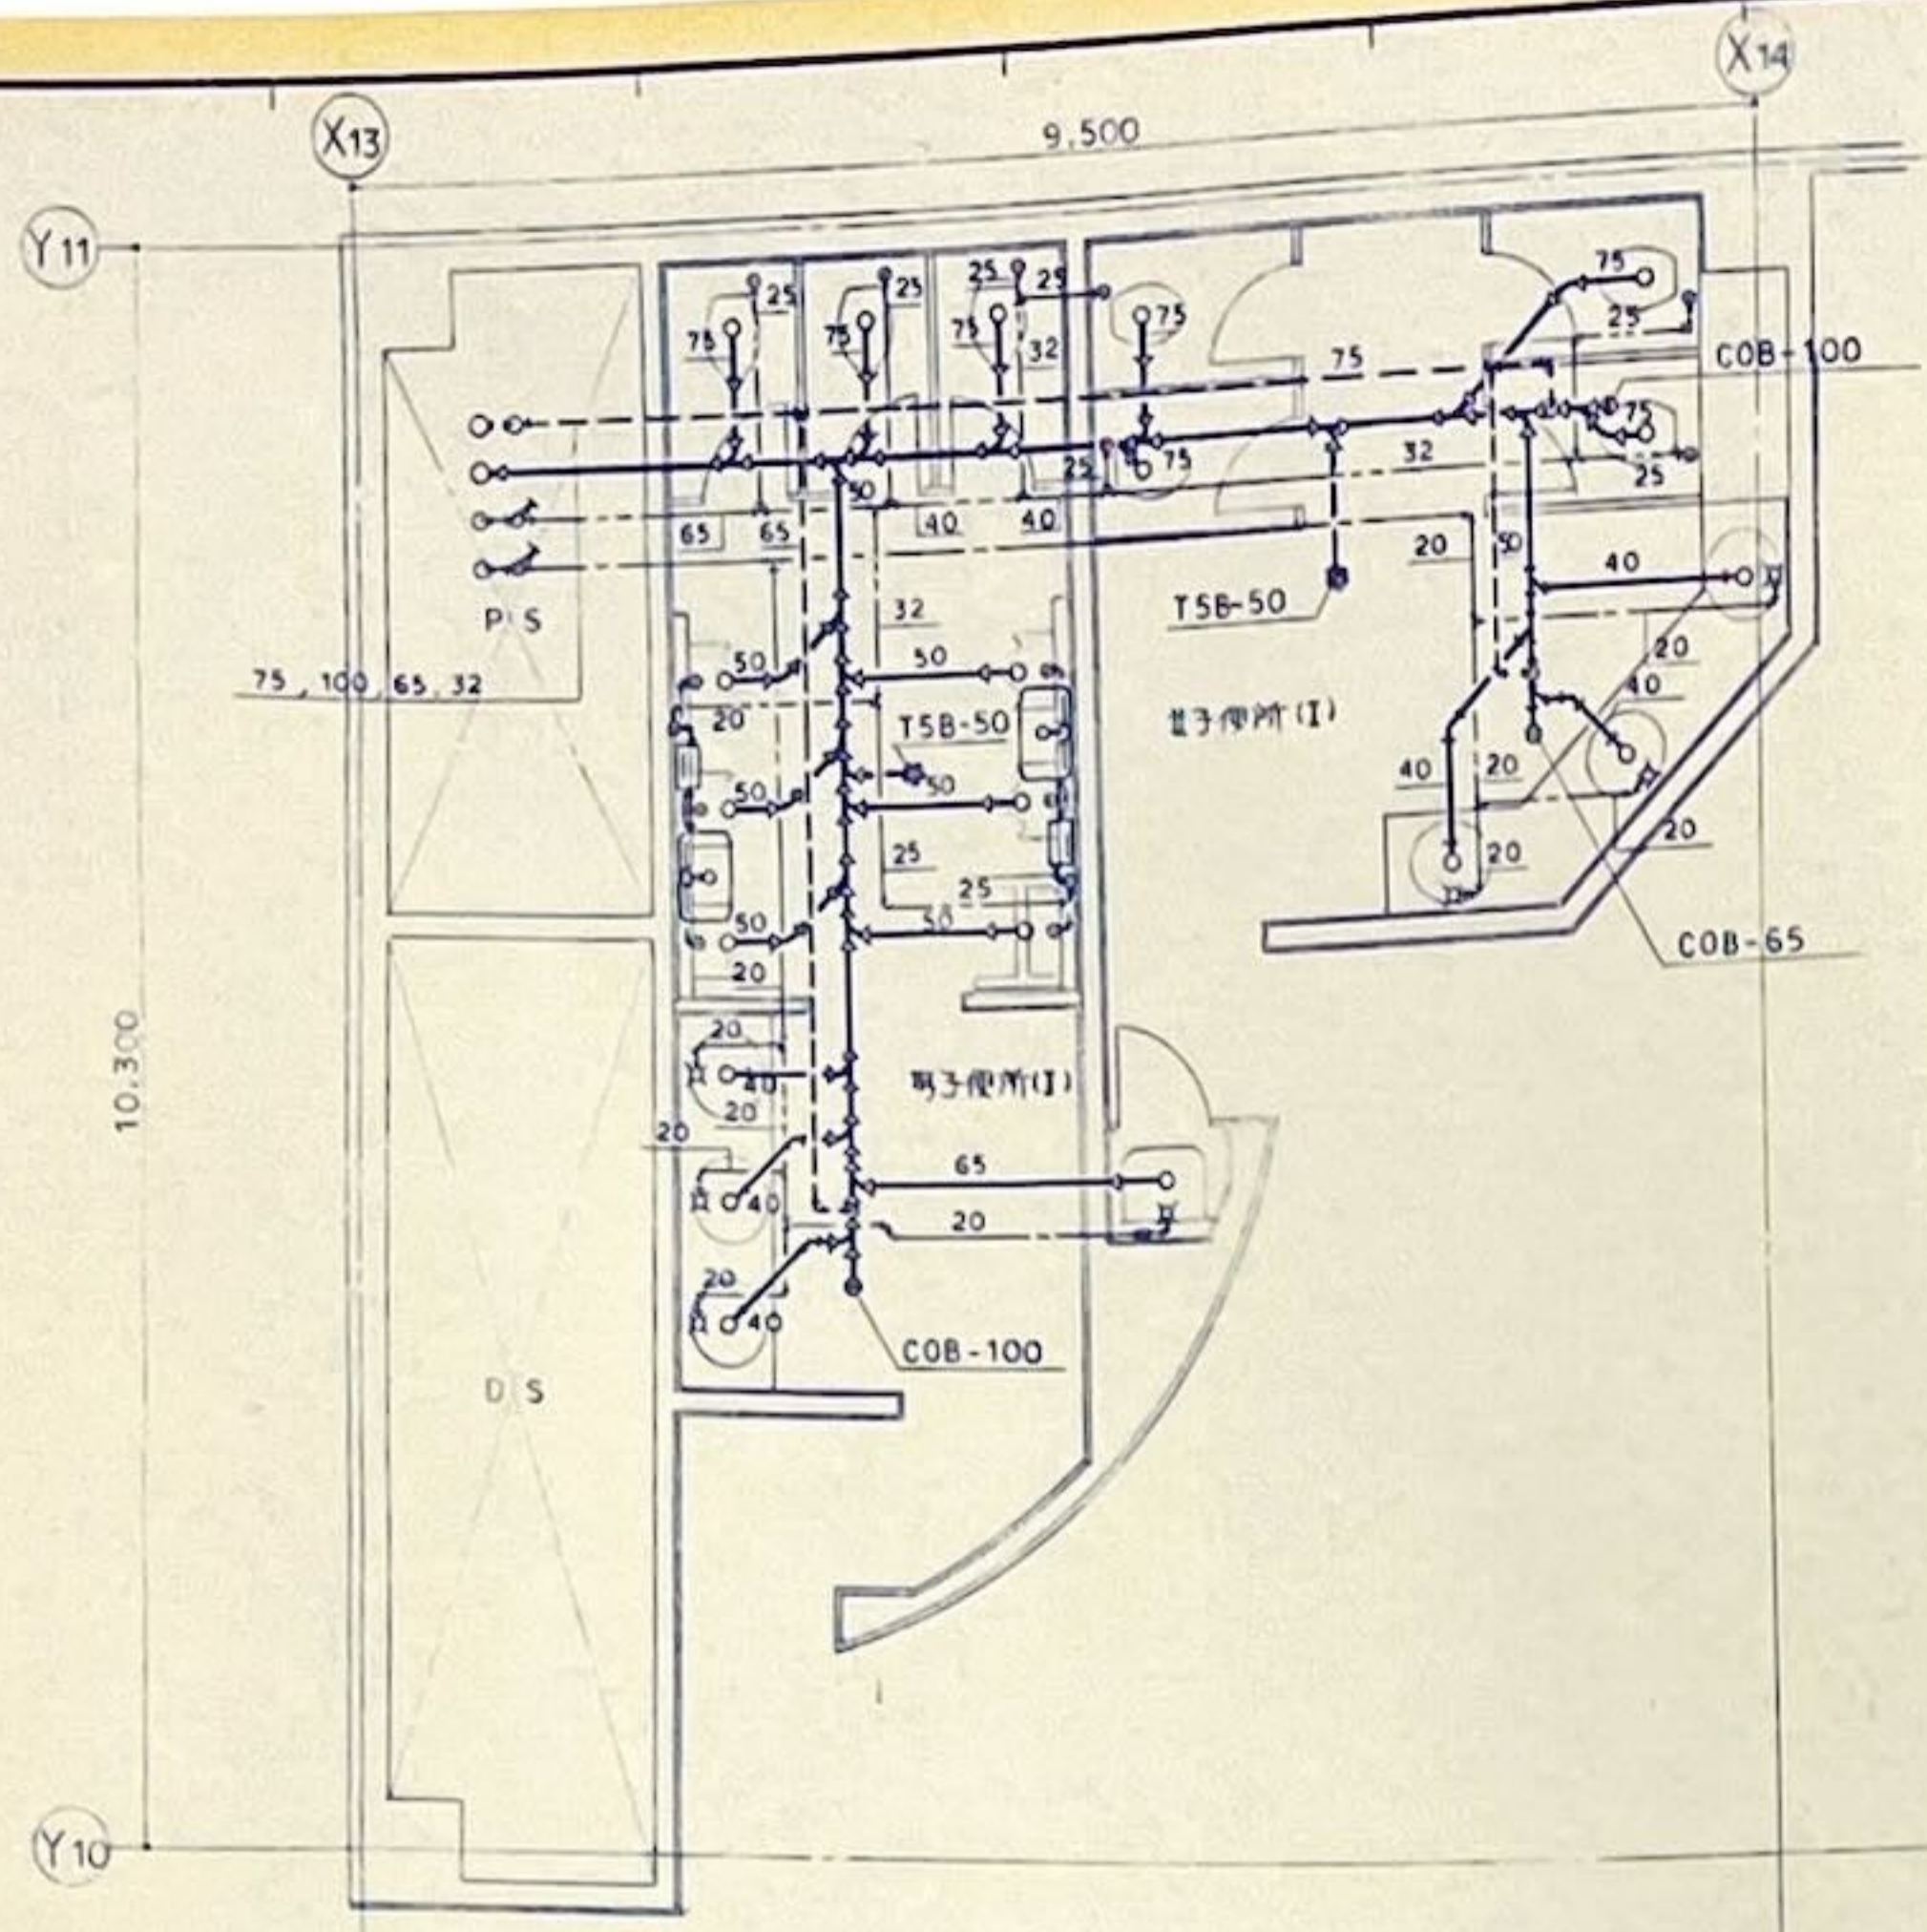


注1) ※B以下 便所詳細図 (P-) 参照

2F

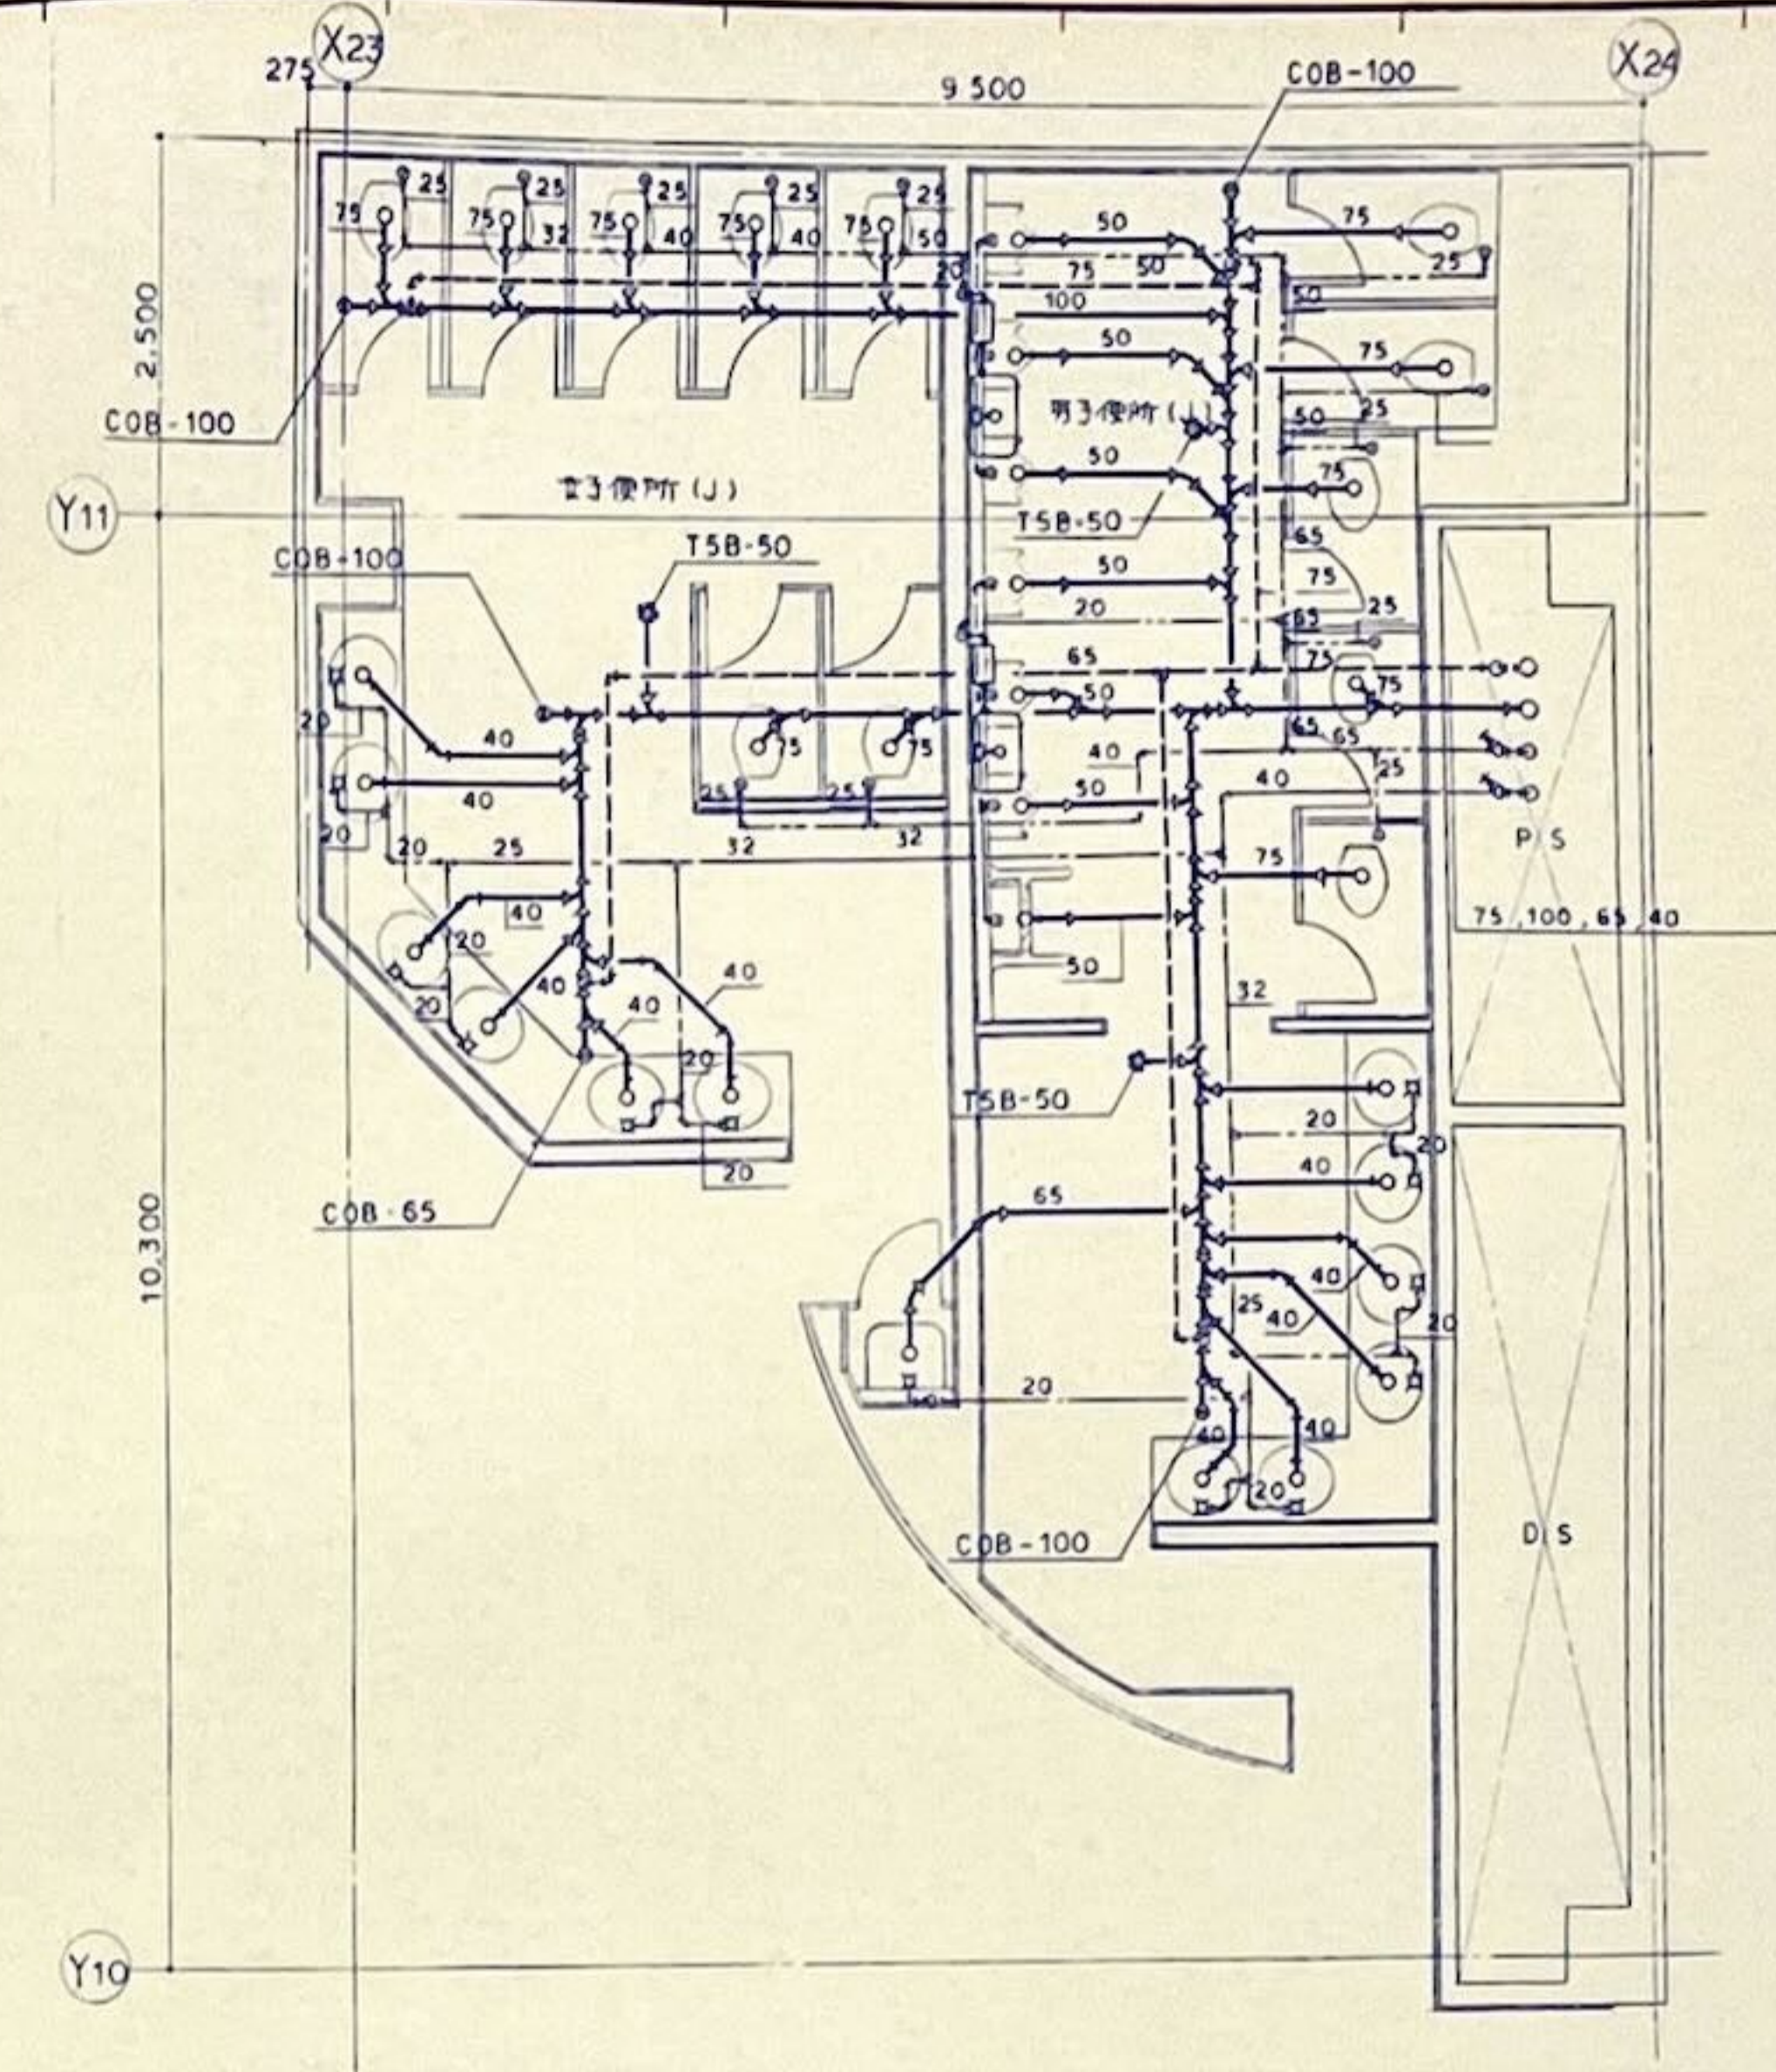

注) ※B以下 便所詳細図 (P-) 参照

2F

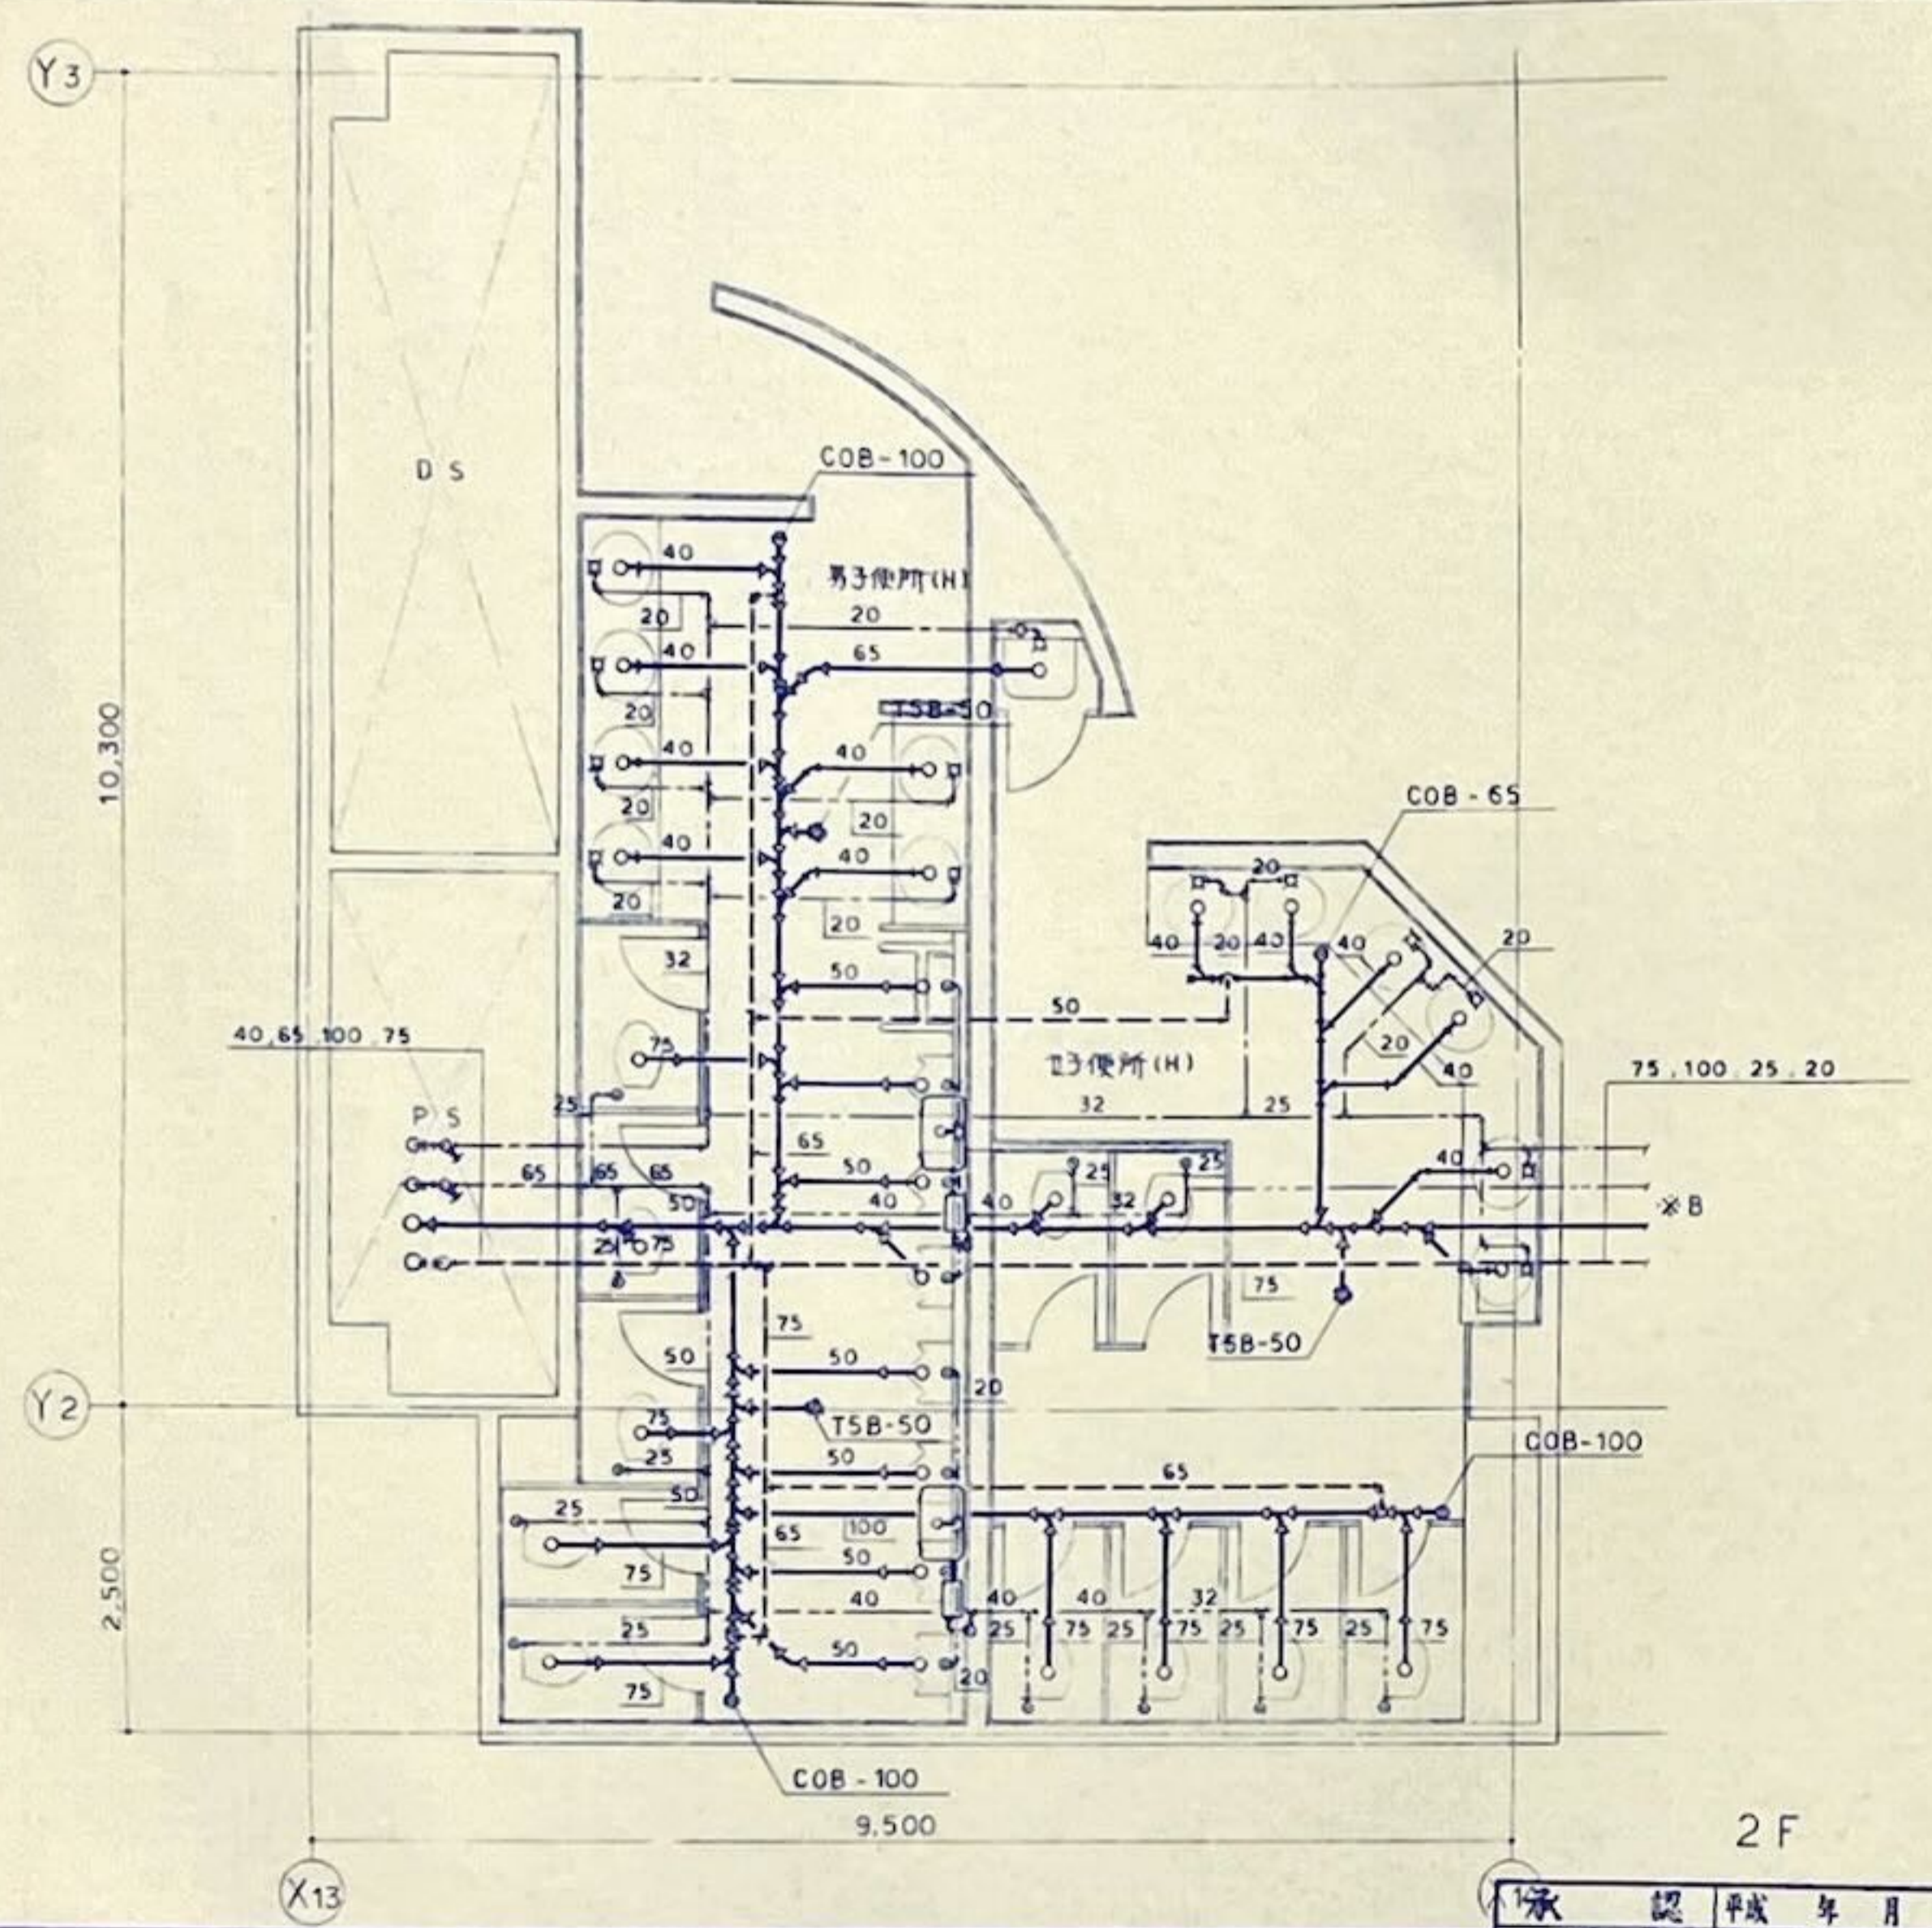

2F

承認 平成 年 月 日	承認 平成 年 月 日
業務課 都市整備室	千葉新都市開発株式会社
課長 佐野 隆 電機 機械	課長 佐野 隆 電機 機械
(印)	(印)

(仮称) 千葉市総合体育館・複合施設 設計企業連合

PROJECT	(仮称) 千葉市総合体育館・複合施設 建設事業 千葉市総合体育館新築工事
CHECK	(印)

TITLE	衛生設備 便所詳細図 (4)
SCALE	1 : 50
DATE	

2F
P-18