




図面番号	図名	縮尺	作成	確認
29-1	全29葉ノ内第1号			
29-2	千葉市水道局			
29-3				
29-4				
29-5				
29-6				
29-7				
29-8				
29-9				
29-10				
29-11				
29-12				
29-13				
29-14				
29-15				
29-16				
29-17				
29-18				
29-19				
29-20				
29-21				
29-22				
29-23				
29-24				
29-25				
29-26				
29-27				
29-28				
29-29				

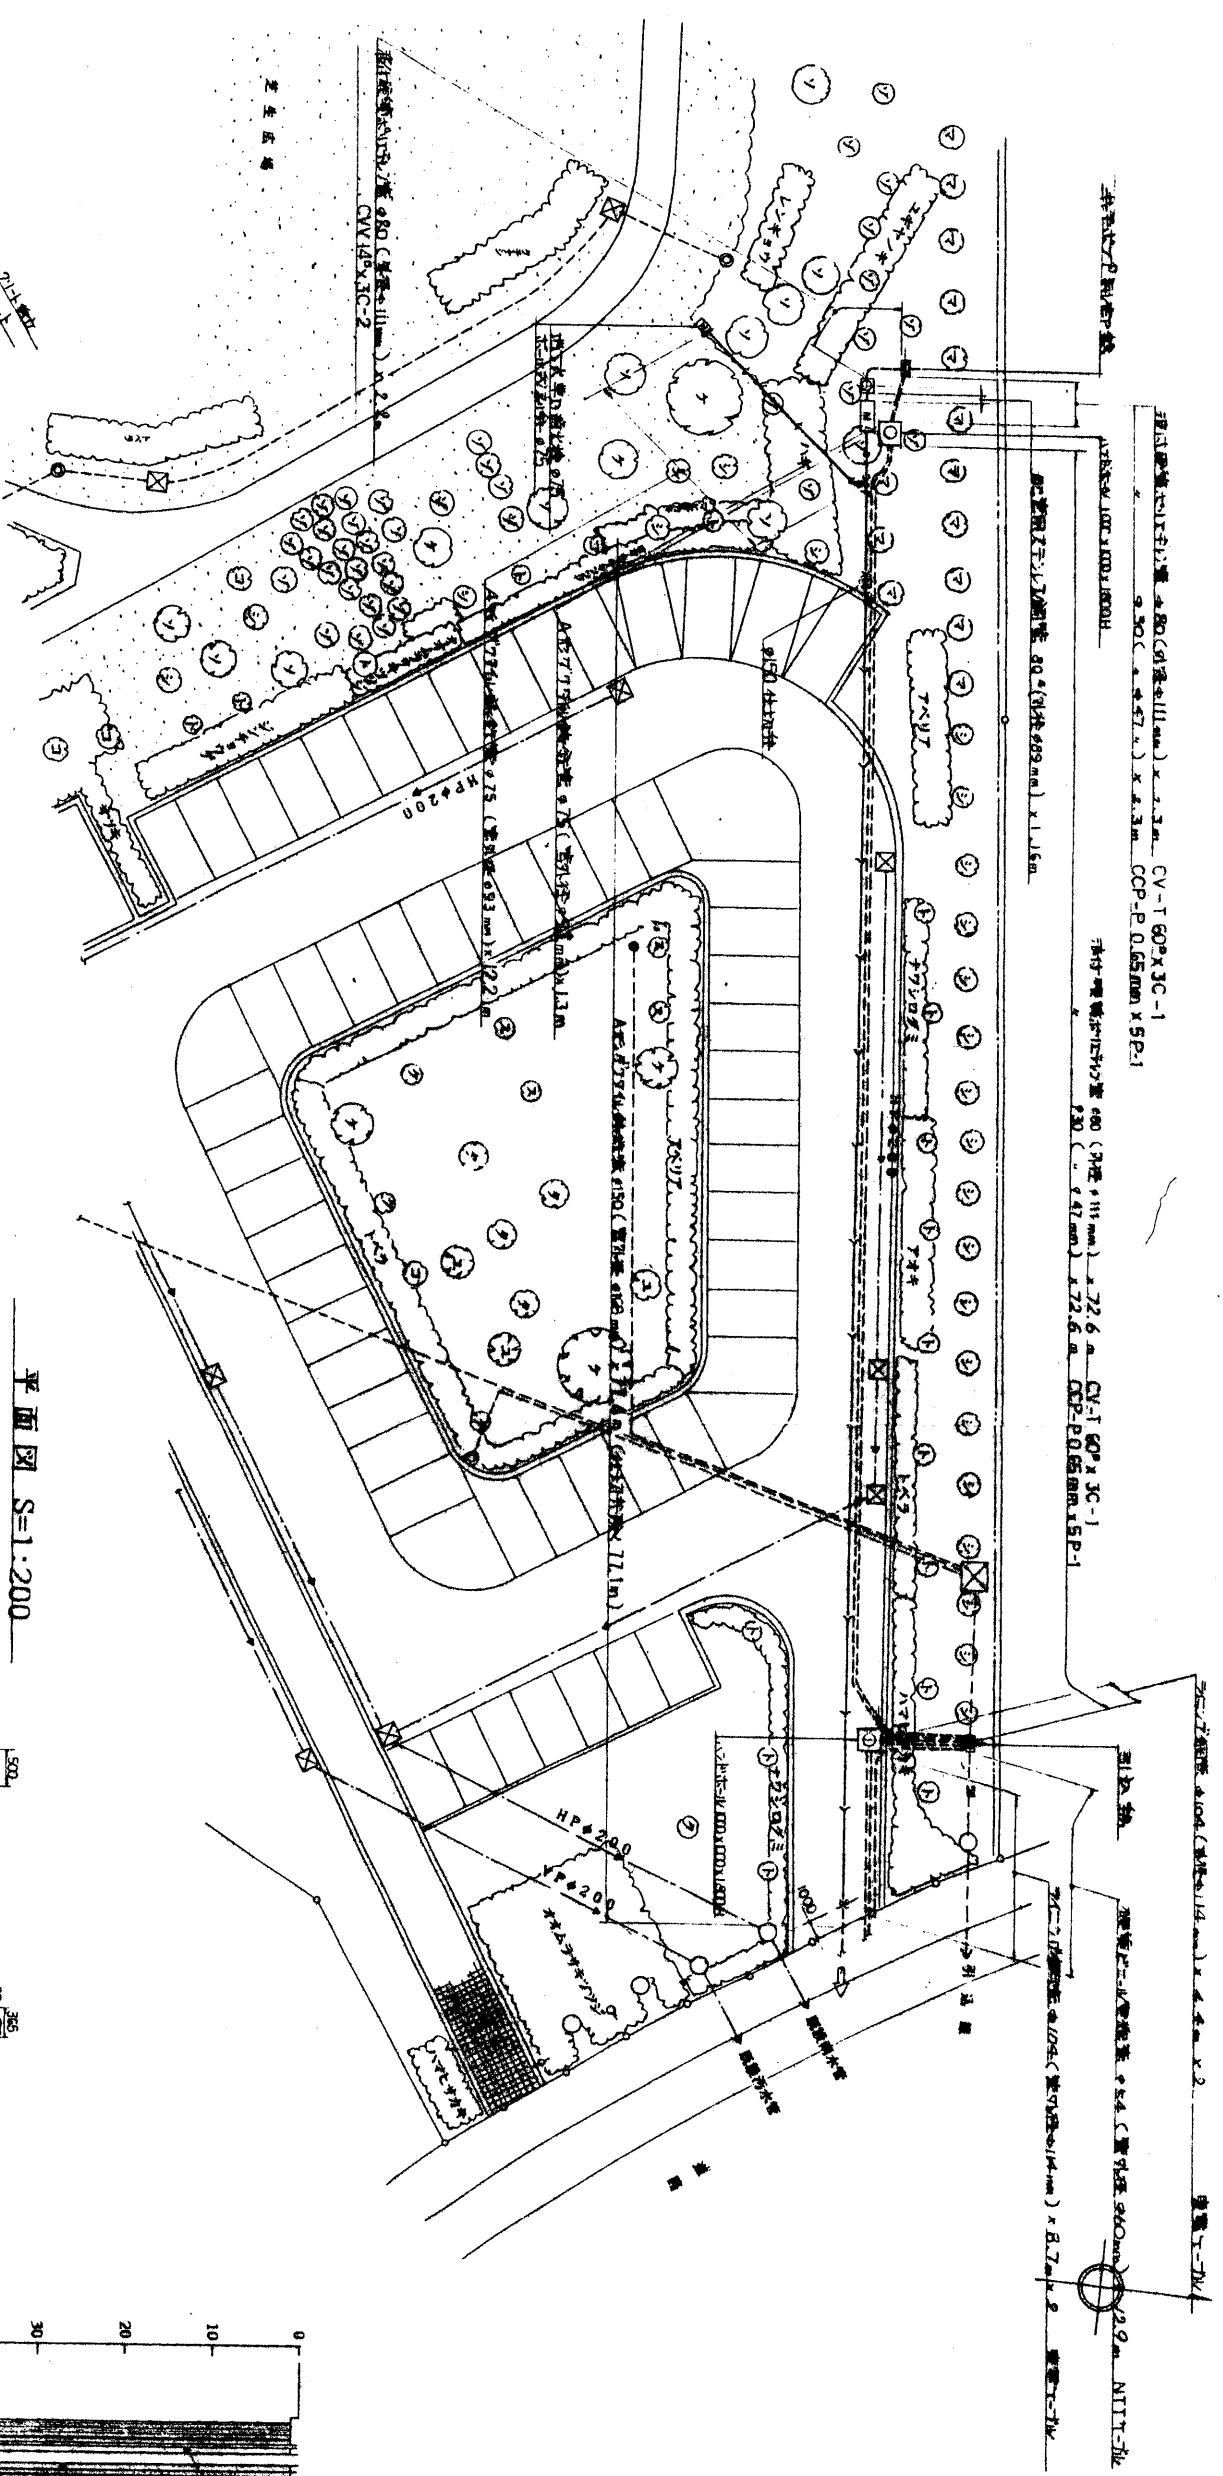


平面図 S=1:200

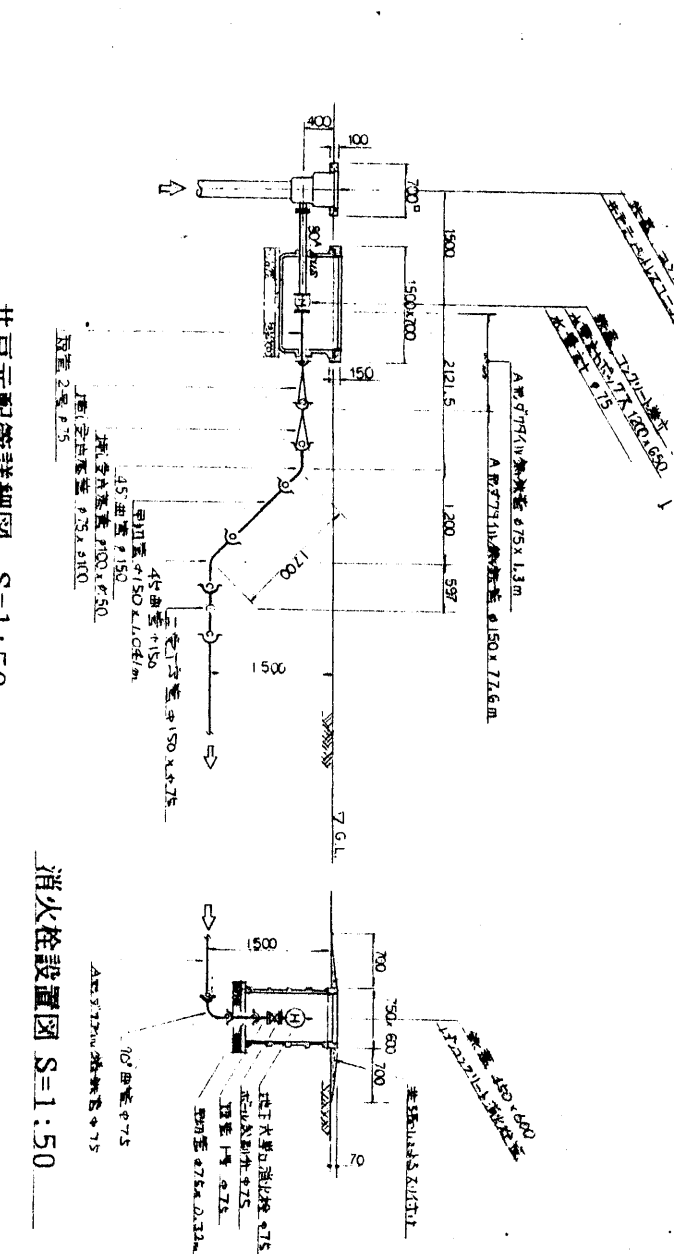


井戸元配管詳細図 S=1:50

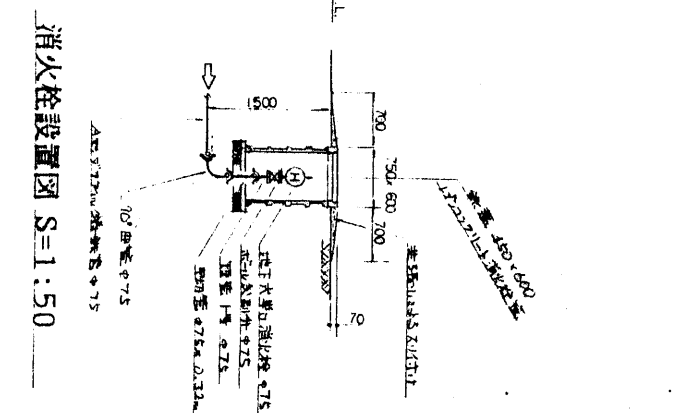


消火栓設置図 S=1:50

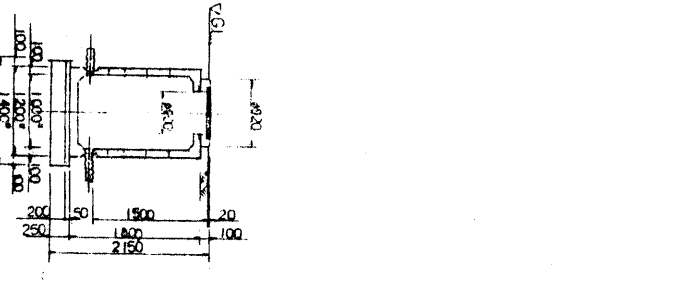

井戸ポンプ制御盤 S=1:50

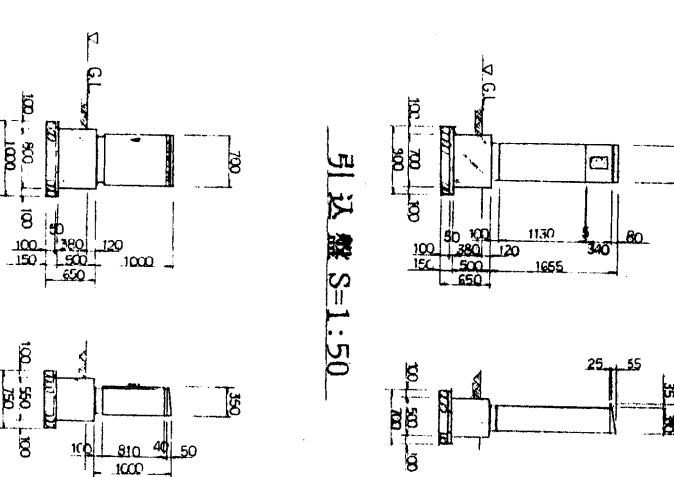


引込盤 S=1:50

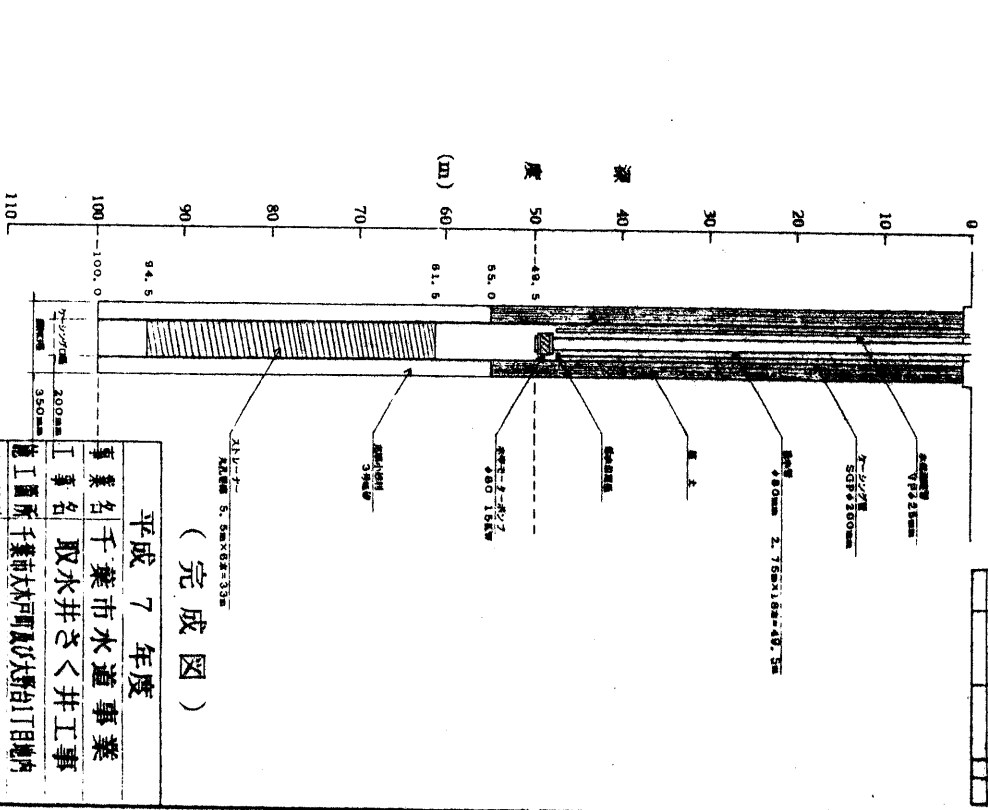

さく井仕上図

年度	事業名	工事名	工事内容	図面番号
平成7年度	千葉市水道事業	取水井さく井工事	千葉市水道局取水井さく井工事	29-1
			井戸元配管設置図	29-2
			消火栓設置図	29-3
			井戸ポンプ制御盤	29-4
			引込盤	29-5
			さく井仕上図	29-6


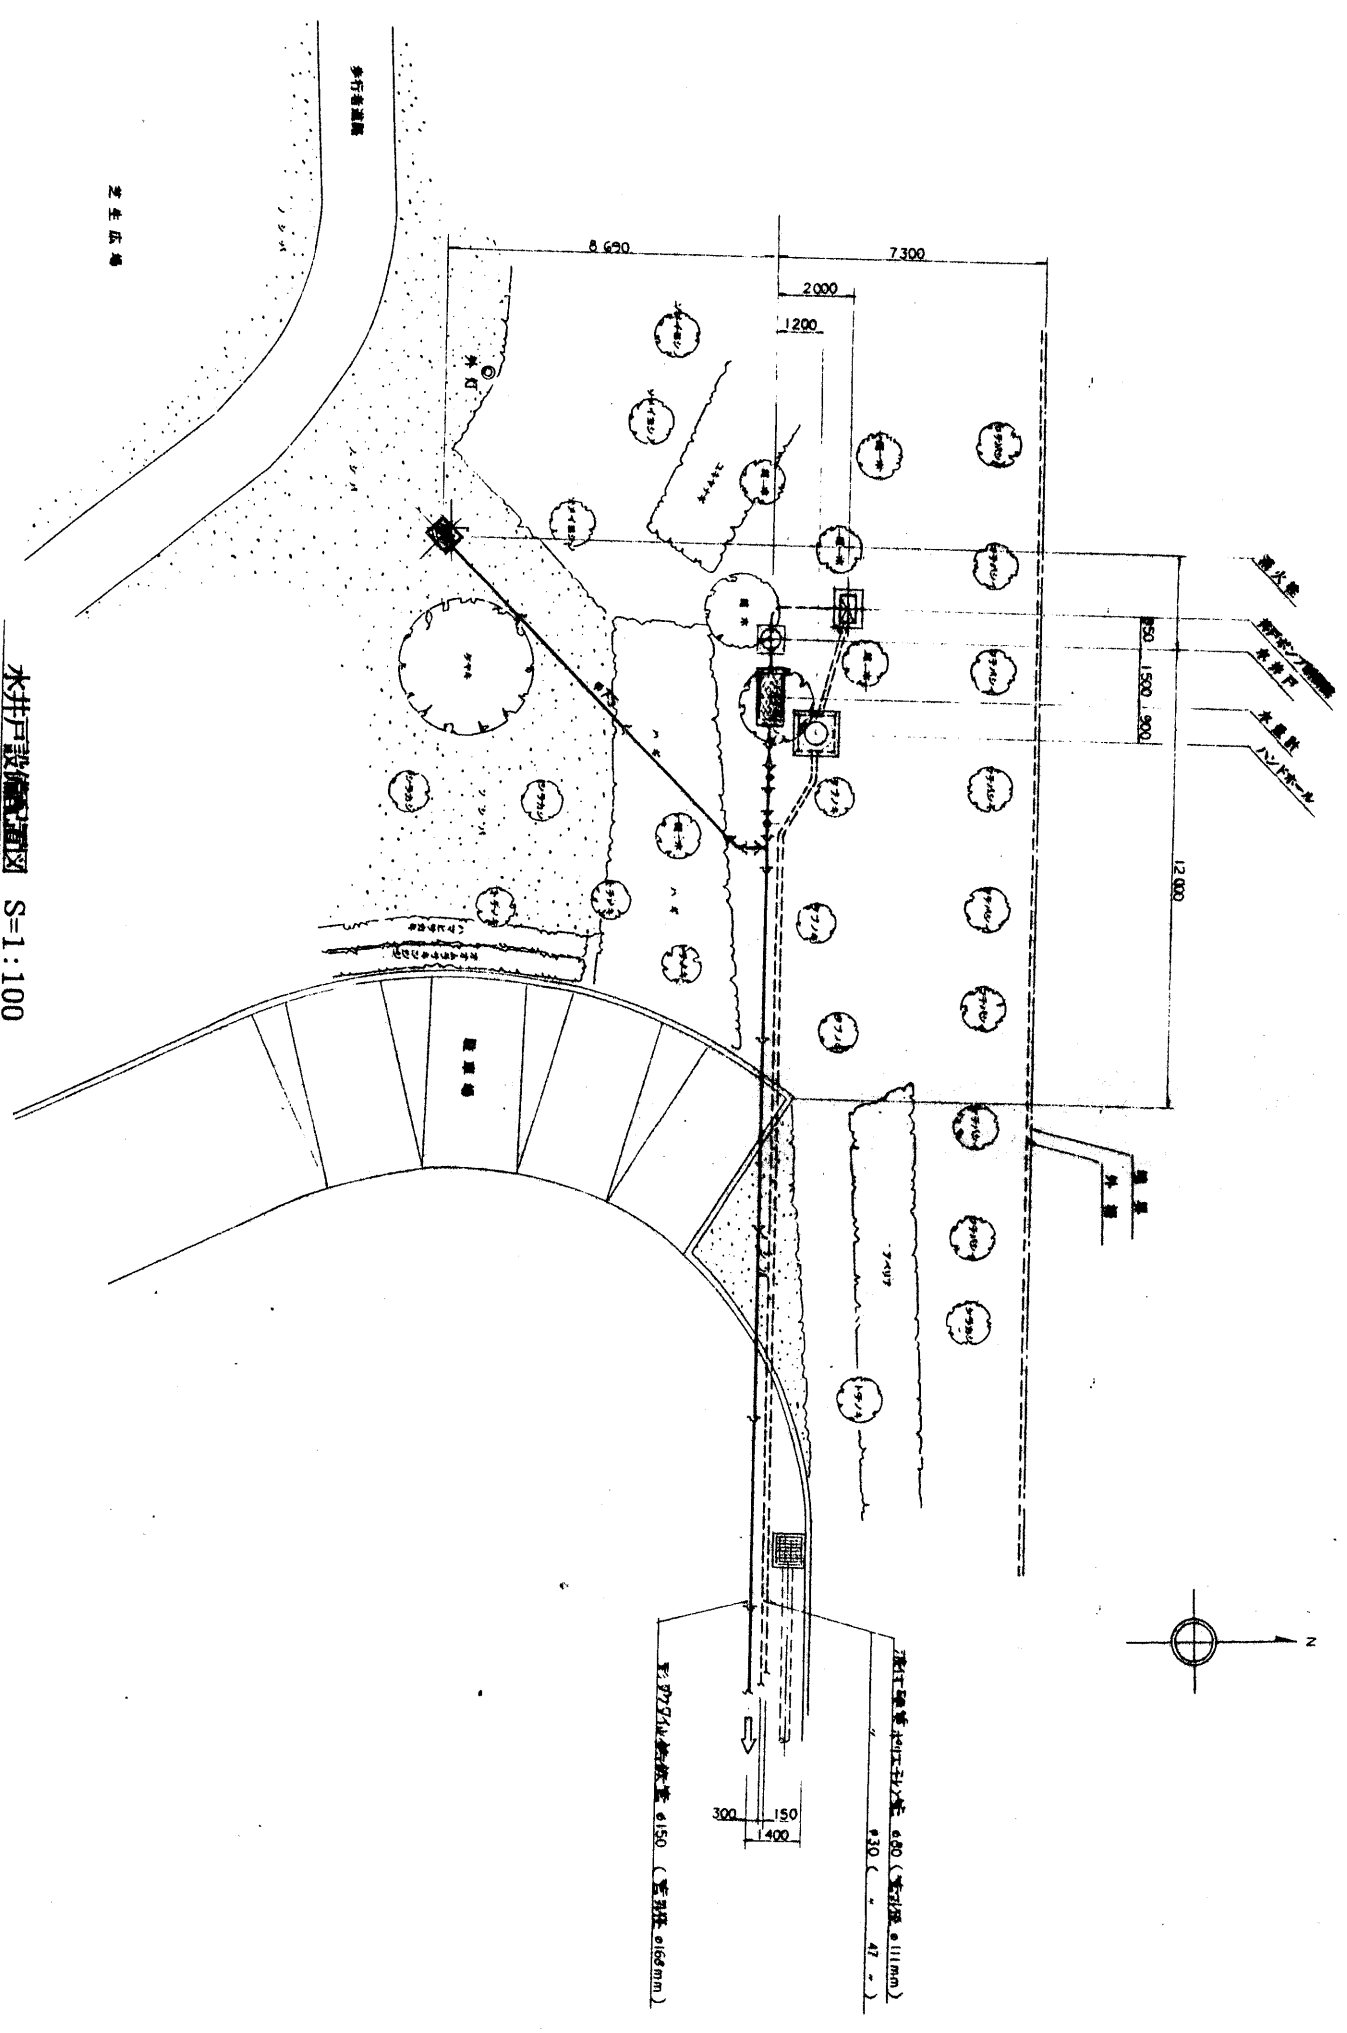


水井設備配置図 S=1:100

(完成図)

平成 7 年度	事業名
千葉市水道事業	取水井さく井工事
実施箇所	千葉市大木戸町境内
図面番号	井戸口の位置、設置図
縮尺	図示
図面番号	全 29 葉ノ内第 2 号
千葉市水道局	

坑口装置構造図 (CULTURE)

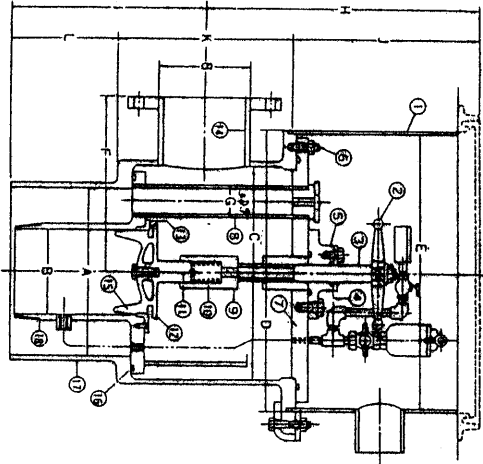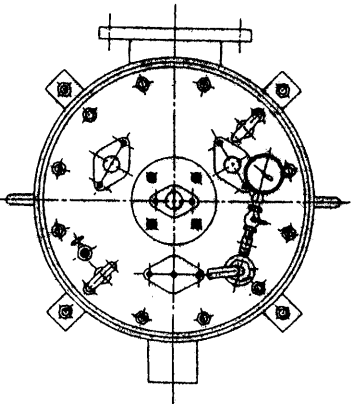


寸法表

寸法	単位
A	mm (mm)
B	mm
C	mm
D	mm
E	mm
F	mm
G	mm
H	mm
I	mm
J	mm
K	mm
L	mm

部品表

部品名	材質	規格	数量	単位
1 蓋上リ	SS41	1	1	個
2 ハシ	FC25	1	1	個
3 スクリュー	SS41	1	1	個
4 スクリュー	SS41	1	1	個
5 ハシ	FC25	1	1	個
6 スクリュー	SS41	1	1	個
7 ハシ	FC25	1	1	個
8 スクリュー	SS41	1	1	個
9 スクリュー	SS41	1	1	個
10 スクリュー	SS41	1	1	個
11 ハシ	FC25	1	1	個

鉄蓋 (WPM-A1)

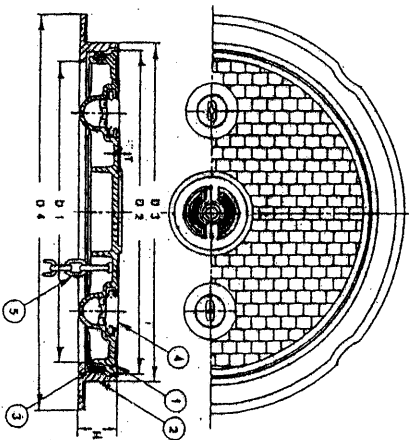

材料表

材料	品名	材質	表面処理
1	カバー	FC25	防止め塗装
2	スクリュー	FC25	防止め塗装
3	ハシ	FC25	防止め塗装
4	スクリュー	FC25	防止め塗装
5	ハシ	FC25	防止め塗装


●カバー上部の溝はWPM-A1に準拠

寸法	単位	寸法	単位	寸法	単位	寸法	単位	寸法	単位	寸法	単位
WPM-A1 500	500	547	547	547	547	547	547	547	547	547	547
WPM-A1 600	600	647	647	647	647	647	647	647	647	647	647

水害装置構造図

部品名	材質	規格	数量	単位
1	FC25	1	1	個
2	FC25	1	1	個
3	FC25	1	1	個




装置MR-4L-10L
上蓋MR-4-400AM
下蓋MR-4-300DM

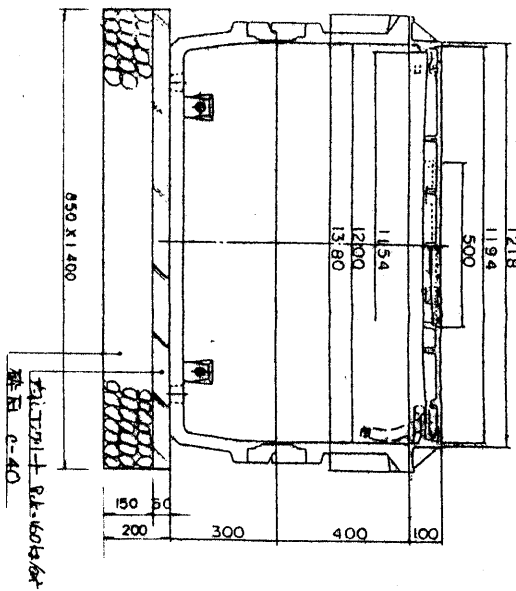

MR-4L-10L

MR-4-400AM



MR-4-300DM

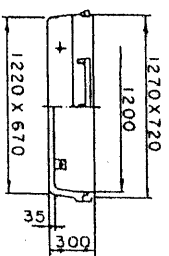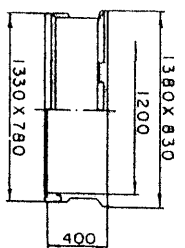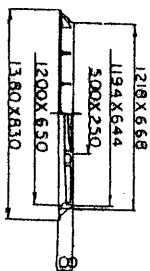

(完成図)

平成 7 年度	
事業名	千葉市水道事業
工事名	取水井さく井工事
施工場所	千葉市大木戸町地内
図面番号	坑口装置構造図、取水装置構造図
縮尺	Free
図面番号	全 25 葉ノ内第 4 号
千葉市水道局	


井戸元側配管管割区

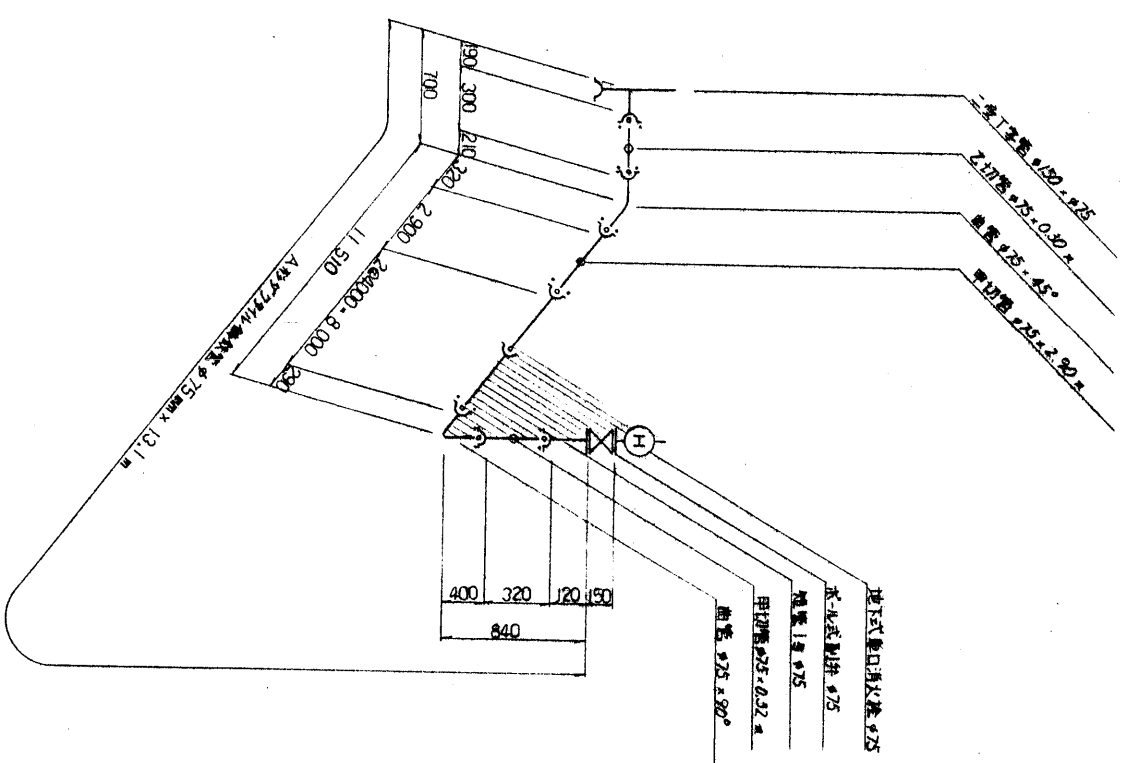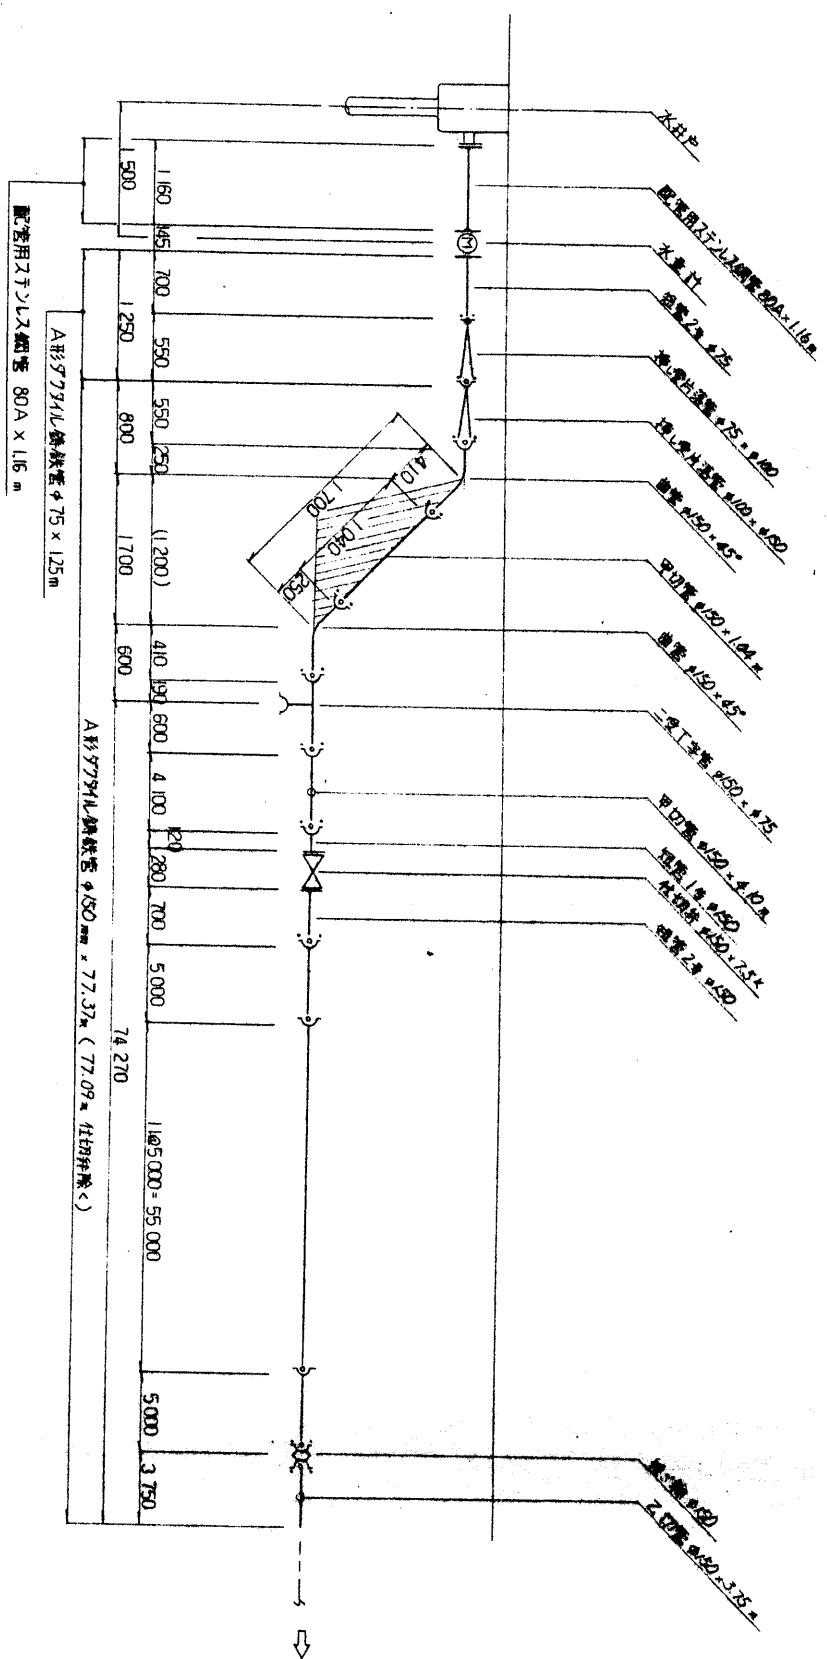


(完成圖)

事業名	千葉市水道事業
工事名	取水井さく井工事
施行箇所	千葉市太田町及び大塚台1地内
図面番号	井戸元部配管等配図
縮尺	F 1/200
図面番号	全29 葉ノ内第21号
千葉市水道局	


引込線

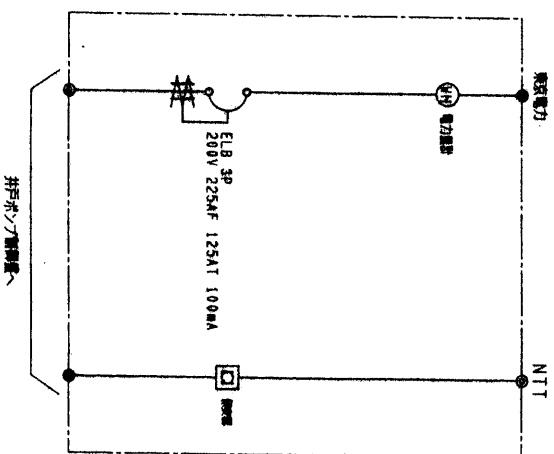


引込線 S=1:20

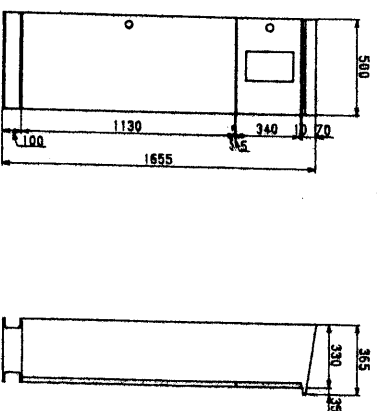

井戸ポンプ制御盤

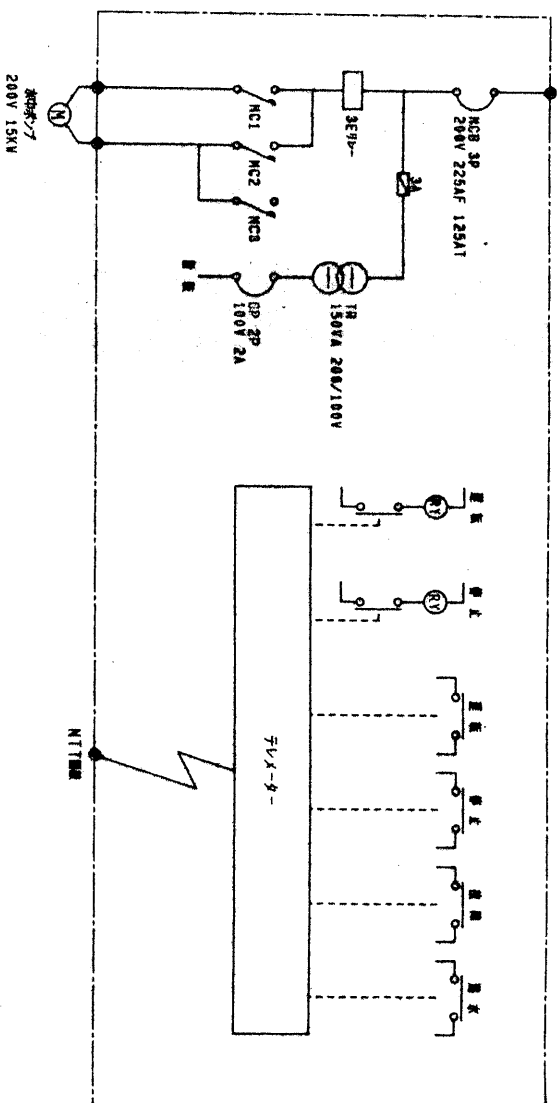

井戸ポンプ制御盤 S=1:20

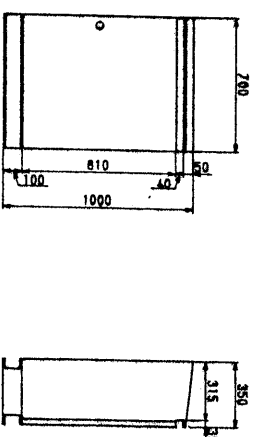

(完成図)

平成 7年度	事業名
千葉市水道事業	取水井さく井工事
執行箇所	千葉市大木戸町境内
図面番号	引込線、井戸ポンプ制御盤
縮尺	
図面番号	全 29葉ノ内第 25号
千葉市水道局	