


千葉市立星久喜小学校高圧幹線改修工事

図面リスト

図面番号	図面名称	縮尺(A1・A3)
E-00	図面リスト	—
E-01	案内図・配置図	1/300・1/600
E-02	平面図・引込柱参考図	1/30・1/60

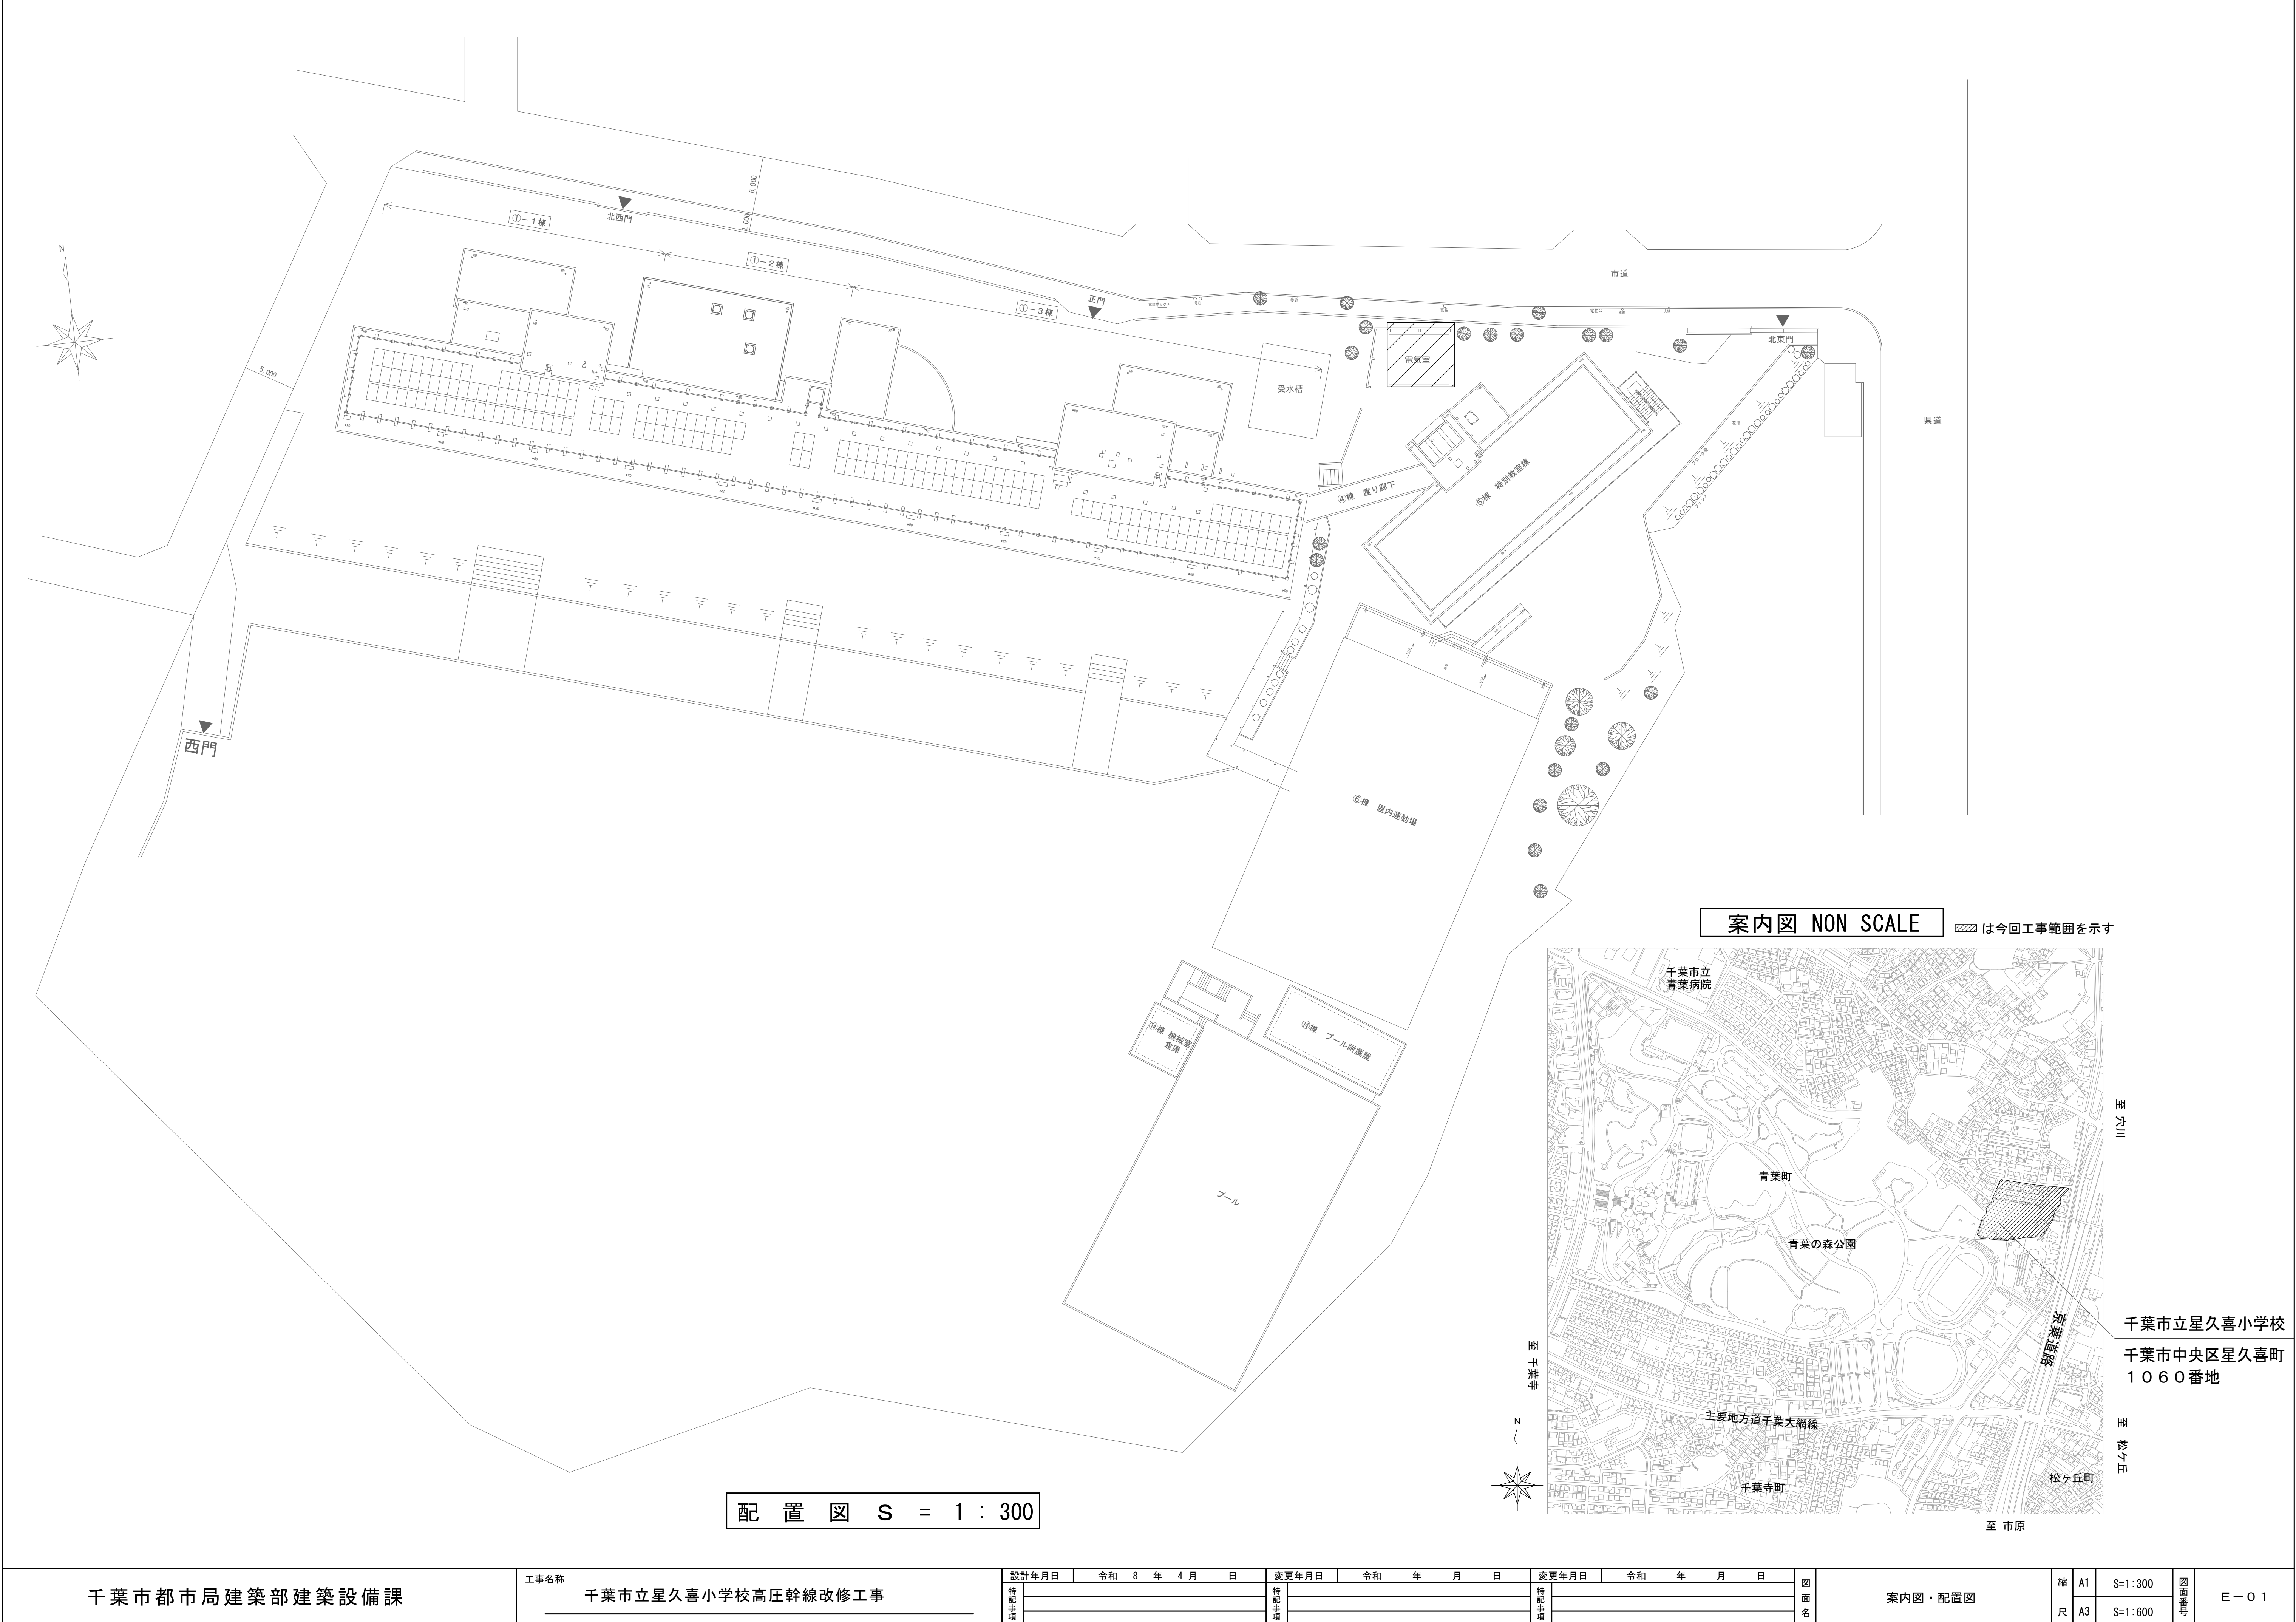


案内図 NON SCALE は今回工事範囲を示す



配置図 S = 1 : 300


千葉市都市局建築部建築設備課	工事名称 千葉市立星久喜小学校高圧幹線改修工事	設計年月日	令和 8 年 4 月 日	変更年月日	令和 年 月 日	変更年月日	令和 年 月 日	図面名 案内図・配置図	縮尺 A1 A3	S=1:300 S=1:600	図面番号 E-01
		特記事項		特記事項		特記事項					

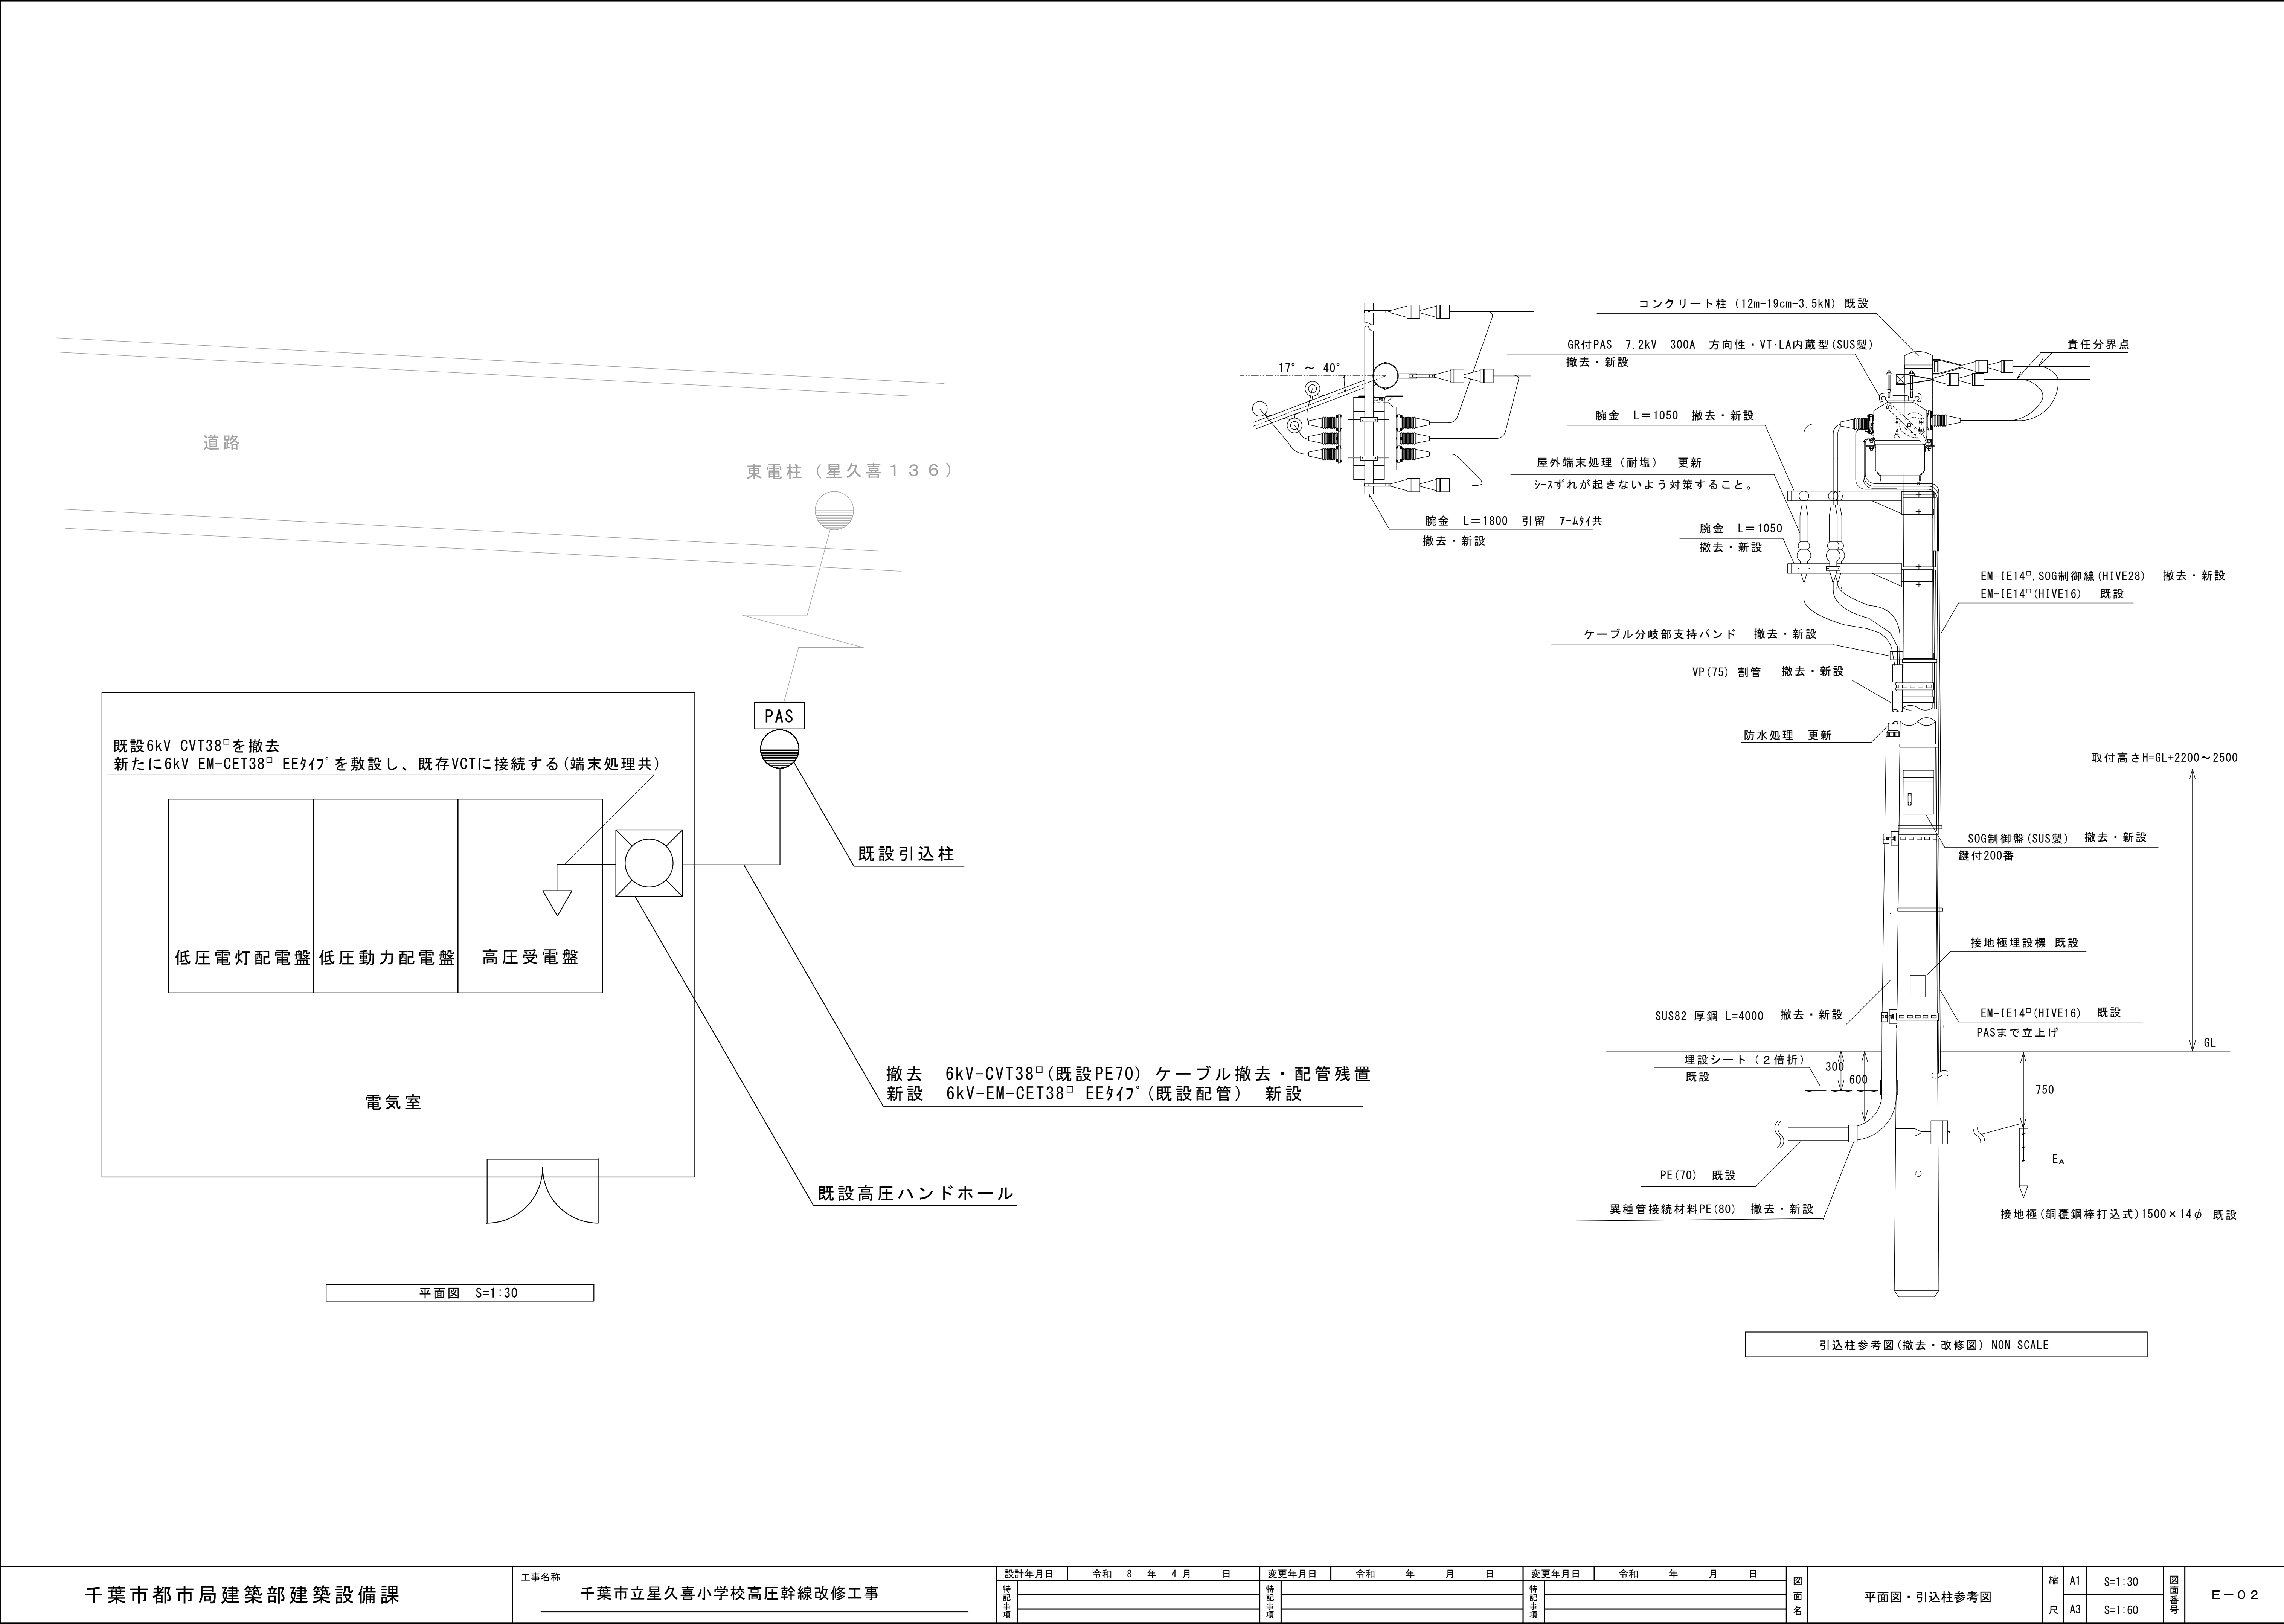

千葉県立院内小学校高圧幹線改修工事




図面リスト

図面番号	図面名称	縮 尺
E-00	図面リスト	A1:— A3:—
E-01	配置図・案内図	A1:1/400 A3:1/800
E-02	平面図・引込柱参考図	A1:1/40 A3:1/80

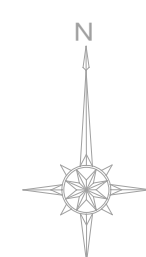

学校名：千葉市立院内小学校
住 所：千葉市中央区祐光1丁目25番3号

案内図 NON SCALE

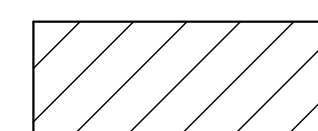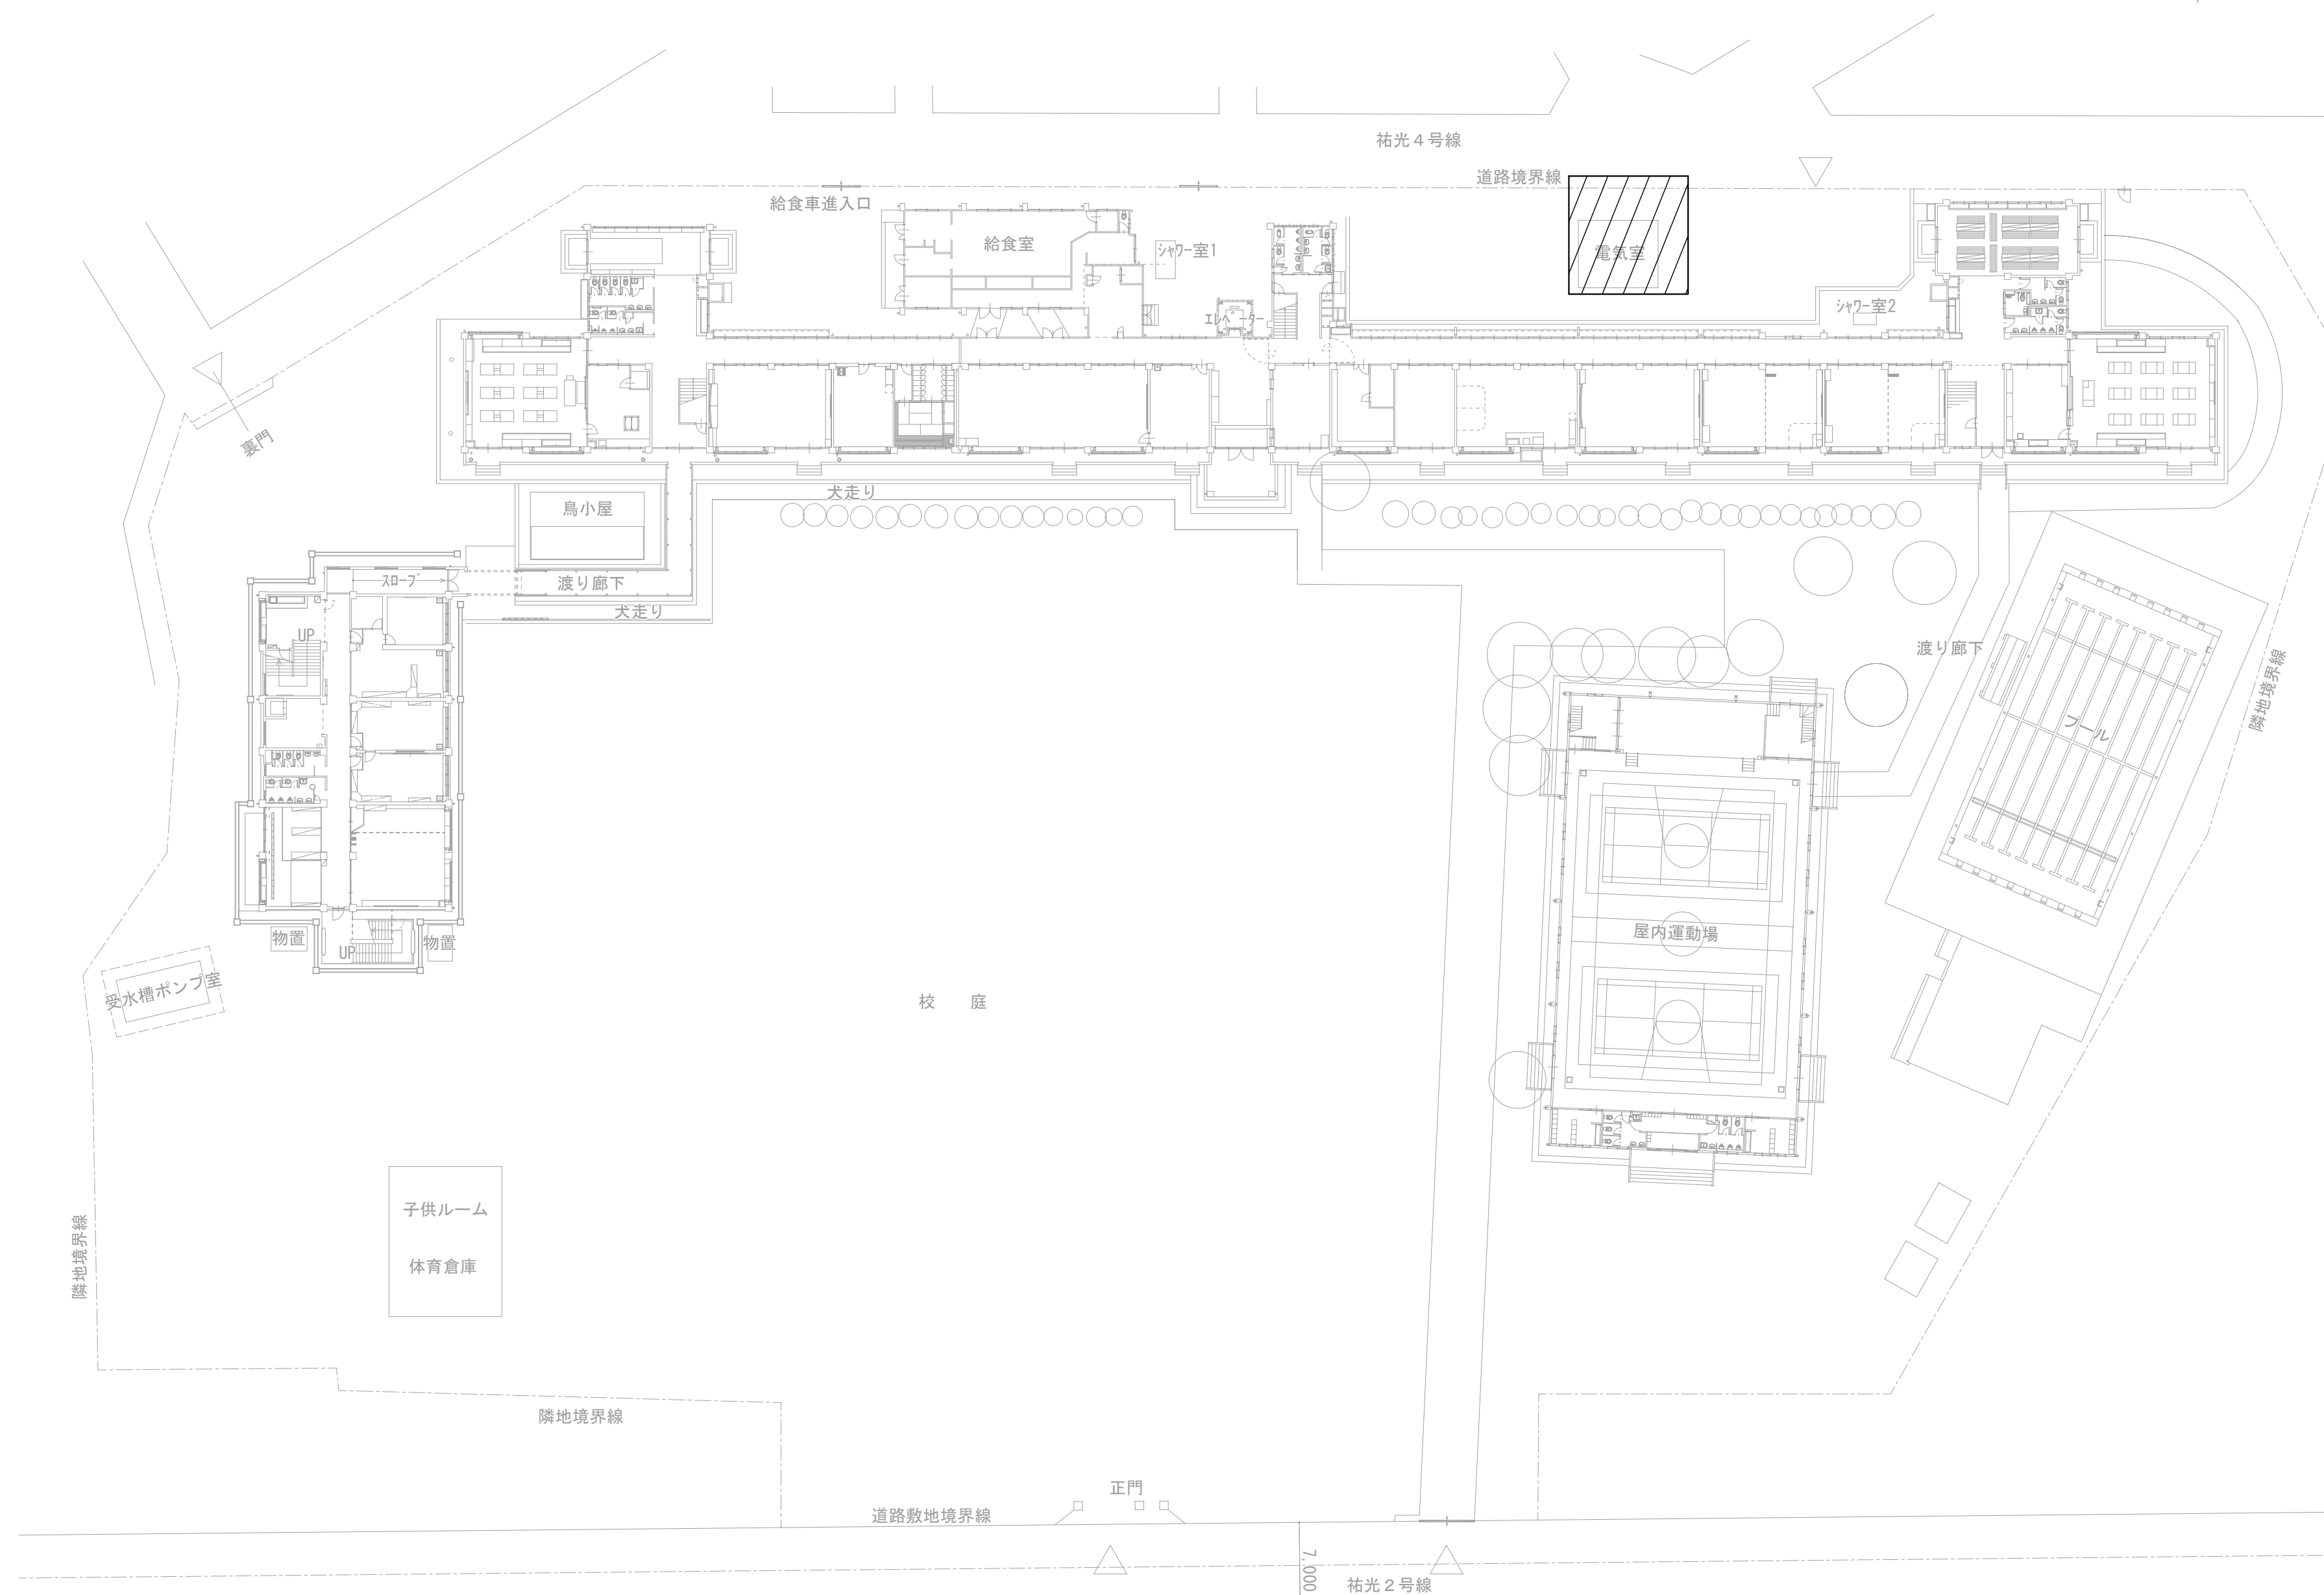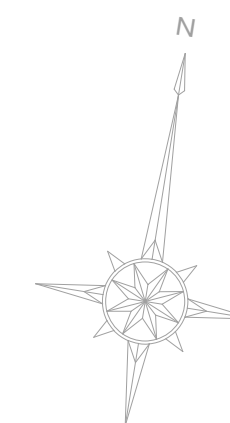

今回工事対象範囲を示す。

配置図 S=1:400

