


1:300

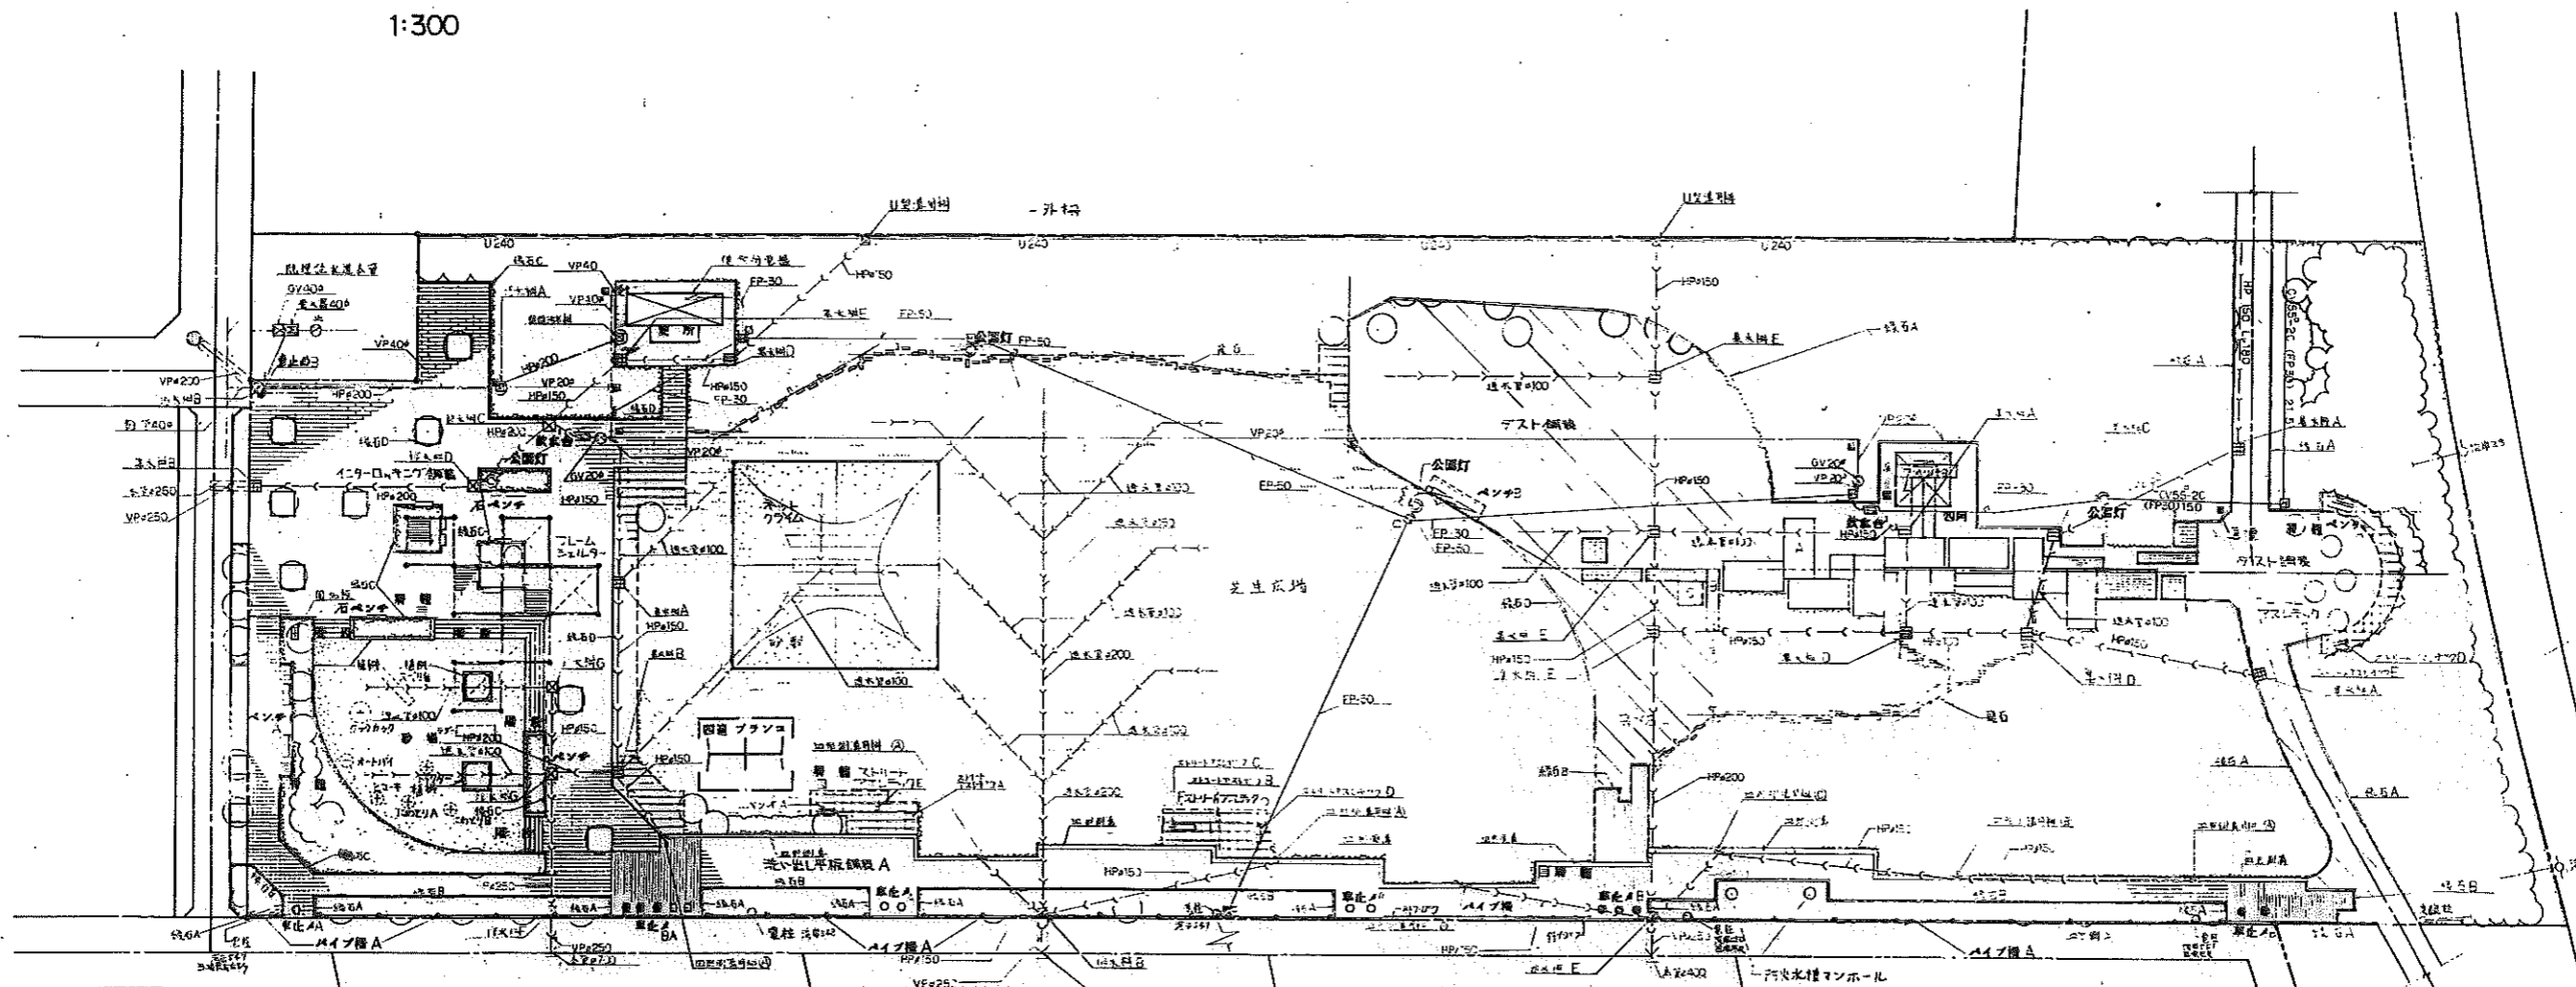


記号	名称	形状寸法	数量
○	引込社		1
□	分電盤		1
⊙	公園灯		4
⊕	ハンドホール		4
⊖	ケーブル保護鉄		4
—	ポリ塩化ビニル管	CV55φ2"	296.2
—	エレクトロス管	FP50	96.0
—	—	FP30	126.7
⊗	止水栓	20φ	2
○	—	40φ	2
⊠	水道管埋設鉄	80×80×600	6
⊡	排水器	40φ	1
□	メーサボックス		1
VP20	水道用銅管	20φ	114.2
VP40	—	40φ	37.9
VP40	水道用銅管	40φ	—
—	埋設シート		97.7
—	VSP管	50φ	3.0

記号	名称	形状寸法	単位	数量
U-240	U形耐草		m	131.1
—	凹形耐草		m	144.2
HP	ヒューム管	φ150	m	265.5
—	—	φ200	m	46.99
—	—	φ250	m	7.39
—	透水管	φ100	m	262.8
—	—	φ150	m	10.0
—	—	φ200	m	20.3
VP	硬質塩化ビニル管	φ200	m	6.5
—	—	φ250	m	13.4
⊠	排水枘 A	500 <sup>φ</sup> H=700	基	4
—	B	800	基	3
—	C	900	基	1
—	D	1000	基	3
—	E	600 <sup>φ</sup> 1200	基	5
⊠	排水枘 B	500 <sup>φ</sup> H=700	基	0
—	B	800	基	1
—	C	900	基	1
—	D	1000	基	1
—	E	600 <sup>φ</sup> 1200	基	1
—	F	1400	基	1
—	G	1600	基	2
—	U形溝用所	H=700	基	2
—	凹形溝用所	H=700	基	5
⊙	—	900	基	1
⊙	—	1100	基	1
⊙	汚水枘 A	450 <sup>φ</sup> H=700	基	1
—	B	800	基	1
—	ヒューム管	φ200	m	30.0

記号	名称	形状寸法	数量
—	アスベスト舗装	φ40	1037.60
—	スチール製埋設管 A	φ160	513.10
—	B	φ190	126.50
—	C	φ200	173.20
—	コンクリート舗装	φ210	577.70
—	—	50×25	9
—	—	50×10	10
—	—	20×20	7
—	コンクリート舗装	φ180	44.0
—	砕石 A		254.40
—	—		145.30
—	—		123.34
—	—		159.80
—	—		73.10
—	ベンチ A	14800	5
—	B		4
—	石ベンチ	14600	5
—	—	14900	7
—	—		1
—	丸木シールド		1
—	散水枘		2
—	踏石		23.20
—	—		108.40
—	砂		1

記号	名称	形状寸法	数量
—	ネットワライム		1
—	凹形アライム		1
—	スチール製埋設管 A		1
—	B		1
—	C		1
—	D		2
—	E		2
—	F		1
—	止水メ A		7
—	B		9
—	埋設鉄		1
—	埋設鉄		1
—	パイプ枘		1040
—	埋設鉄		1
—	斜ブロック		2
—	外柵		159.10
—	樹木枘	中島木用	31
—	—	岸木用	28
—	スベリ台	φ=5235	1
—	ネット A	450×960	1
—	B	530×880	1
—	トラクター	380×740	1
—	クワカキ	1420×1750	1
—	オートバイ	320×900	1
—	ヒューム管	φ=3200	1

公園名 養蚕西第3公園  
 工事場所 千葉県房総半島1丁目地先  
 図面種類 総括設計平面図  
 縮尺 1/300 単位  
 工事年度 年度  
 図面番号 全 表の内装、外装、植栽  
 千葉市公園管理課

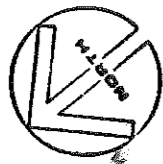

北極方位


表示名	種類	要数	単位	備考
○	集水弁	1	個	
○	止止弁	3	個	
○	排水弁	1	個	
○	排水弁	1	個	
○	排水弁	1	個	

表示名	種類	要数	単位	備考
○	排水弁	1	個	
○	排水弁	1	個	
○	排水弁	1	個	
○	排水弁	1	個	
○	排水弁	1	個	

北極方位

表示名	種類	要数	単位	備考
○	排水弁	1	個	
○	排水弁	1	個	
○	排水弁	1	個	
○	排水弁	1	個	
○	排水弁	1	個	

北極方位

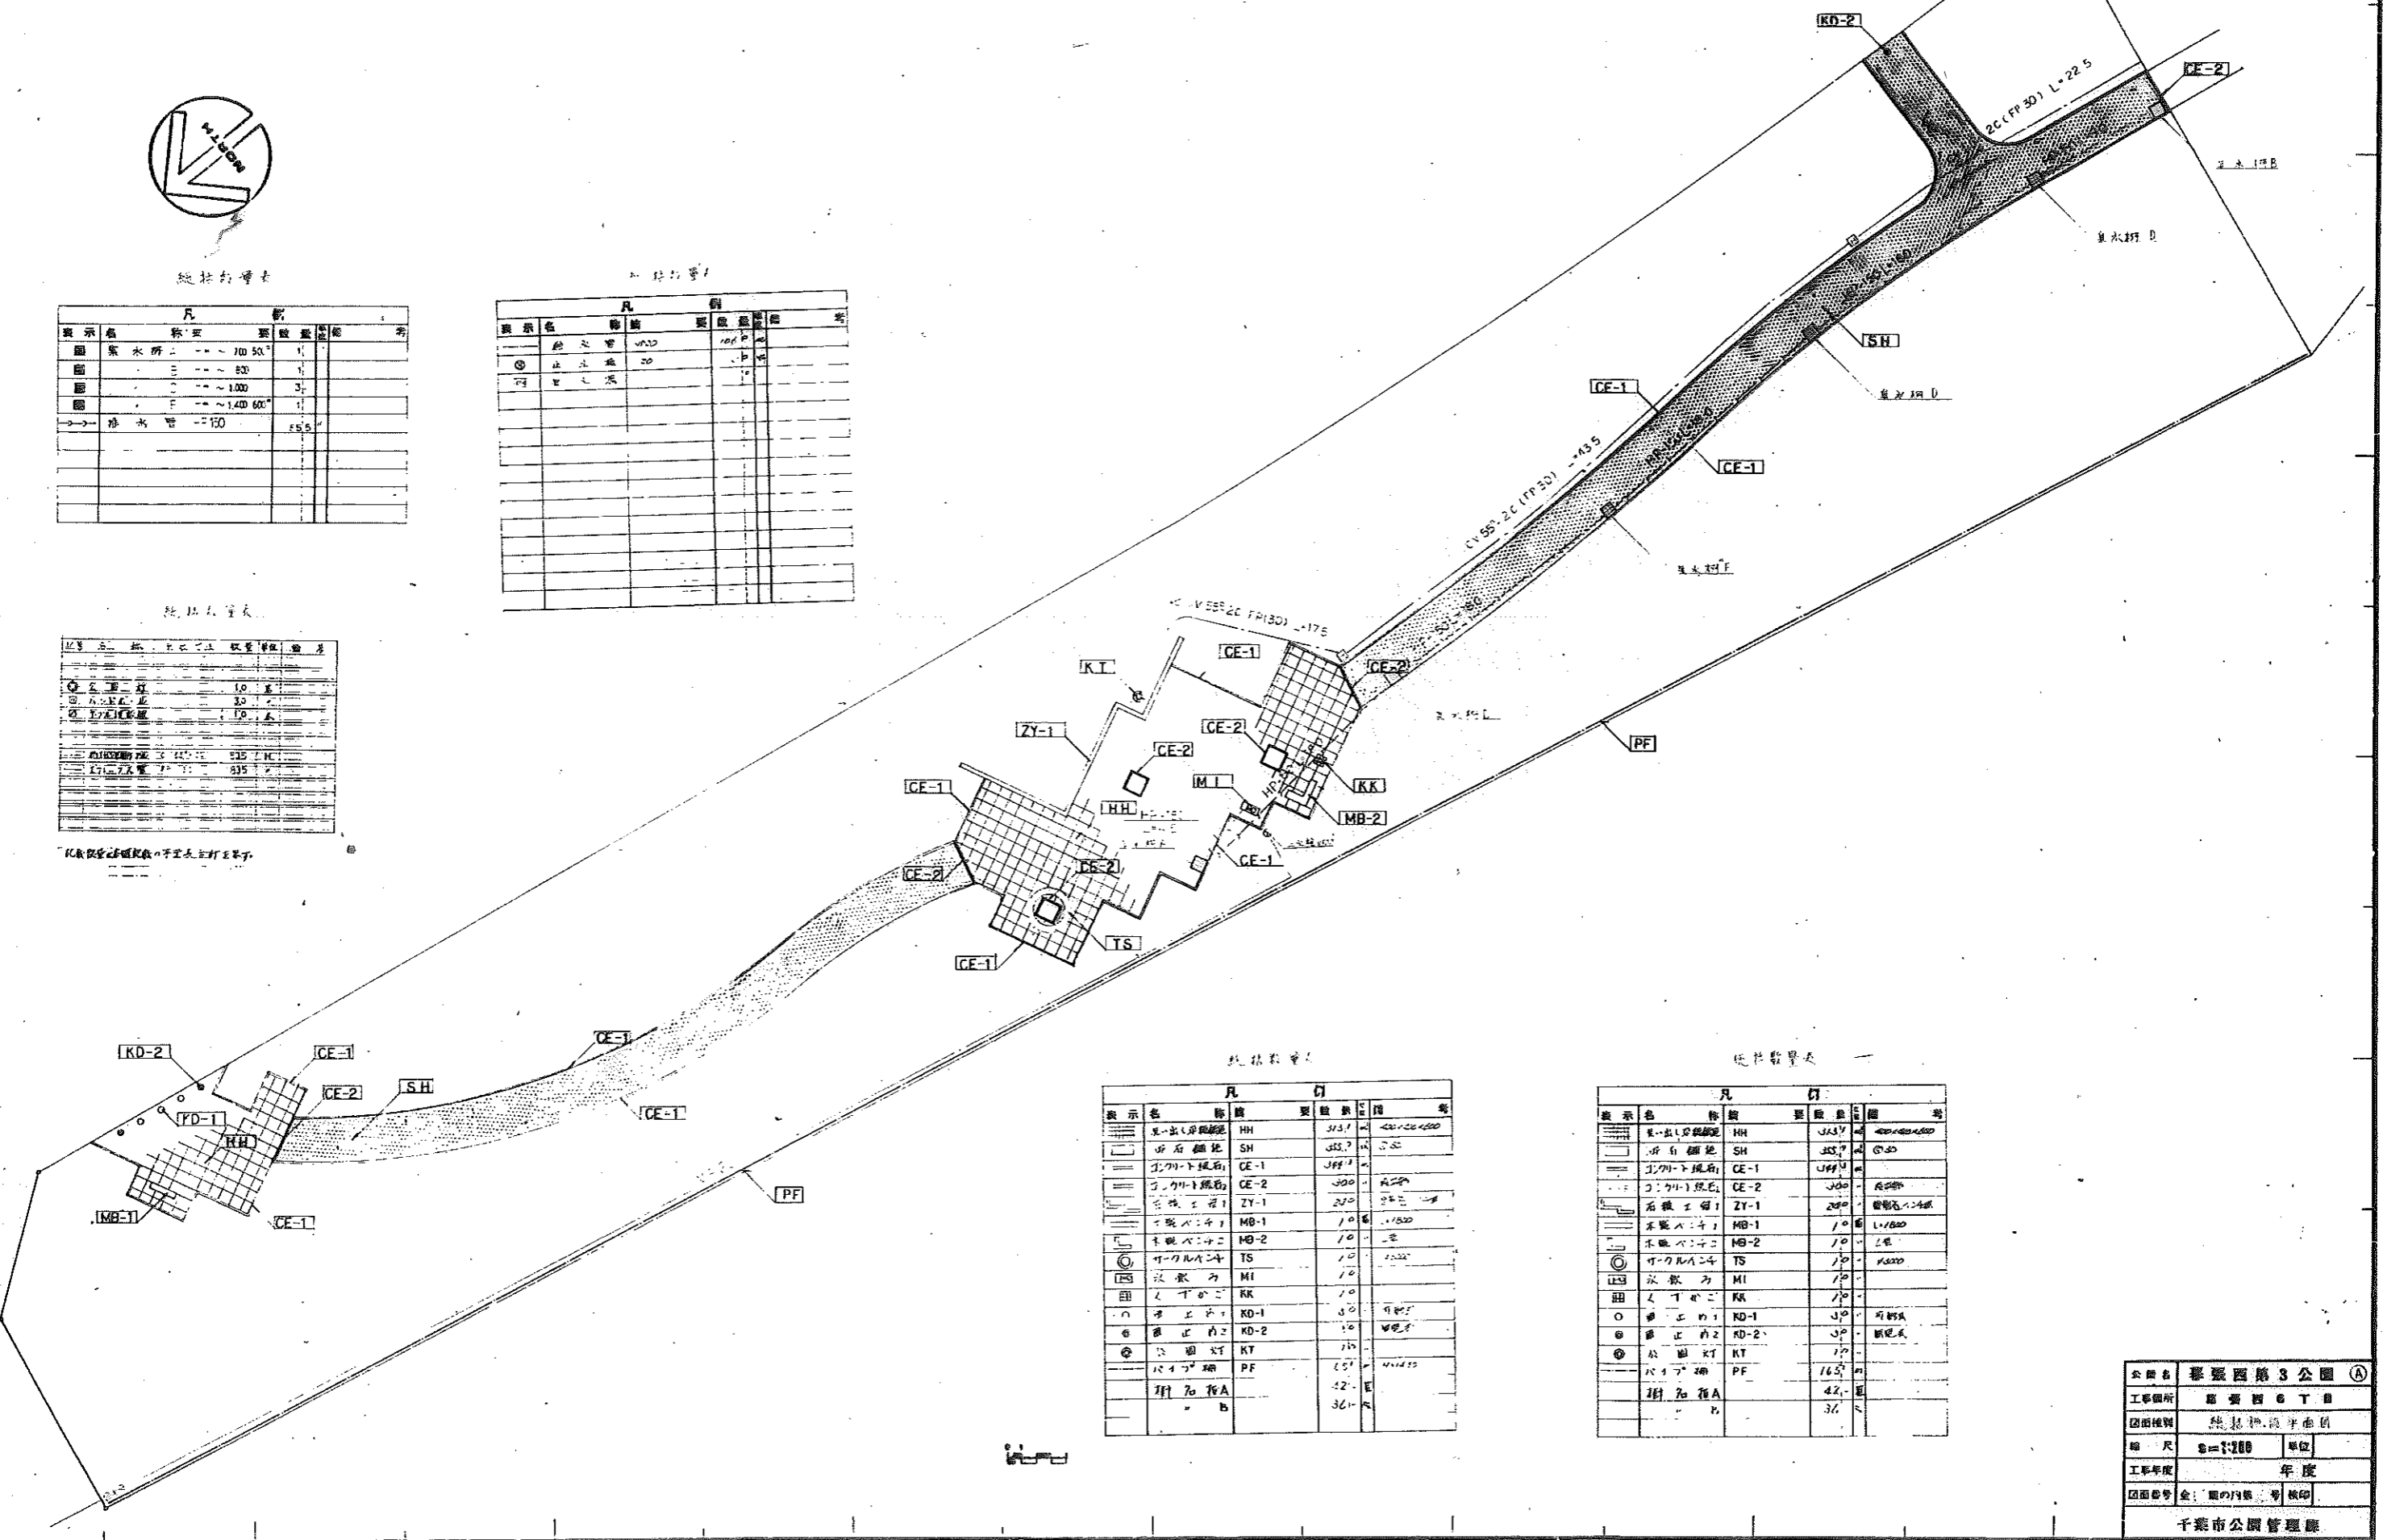

北極方位

表示名	種類	要数	単位	備考
○	排水弁	1	個	
○	排水弁	1	個	
○	排水弁	1	個	
○	排水弁	1	個	
○	排水弁	1	個	

北極方位

表示名	種類	要数	単位	備考
○	排水弁	1	個	
○	排水弁	1	個	
○	排水弁	1	個	
○	排水弁	1	個	
○	排水弁	1	個	

公園名	藤原西第3公園 (A)
工事箇所	藤原西第3丁目
図面種類	排水設備平面図
縮尺	1/2000 単位
工事年度	年度
図面番号	金: 図の付録 号 紙印
千葉市公園管理課	